


总	图	建	筑	结	构
会	签	暖	通	电	气

犁市镇纪委办公场所改造提升项目

施工图 2026.07

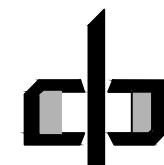

中潮博雅设计有限公司
ZHONGCHAO BOYA ENGINEERING
DESIGN CO., LTD

会 签			
总 图		建 筑	●
结 构		给 排 水	
暖 通		电 气	
动 力		弱 电	
自 控			
业主单位	犁市镇人民政府		
项目名称	犁市镇纪委办公场所改造提升项目		
子项名称			
图纸名称			
工程号			
阶 段	施工图	图 号	FM
专 业	建 筑	比 例	详图
出图日期	2026. 07		
项目负责人	赵春燕	赵春燕	
专业负责人	李立涛	李立涛	
审 定	李立涛		
校 审	黄强	黄强	
设 计	夏春燕	夏春燕	

* 本图纸版权属中潮博雅设计有限公司所有。
* 本图纸需手续齐全方可用于施工。


建筑	给排水	电气
图总	构结	暖通
会签		

* 本图纸版权属中潮博雅设计有限公司所有。
* 本图纸需手续齐全方可用于施工。

目录

序号	图 名	图 号	专业
1	封面		
2	图纸目录	ML-001	
3	图纸目录	ML-002	
4	施工图设计说明	SGSM-01	
5	施工图设计说明	SGSM-02	
6	施工图设计说明	SGSM-03	
7	材料表	CLB-01	
8	一层原始平面图	JS01	
9	一层拆墙图	JS-02	
10	一层砌墙图	JS-03	
11	一层平面布置图	JS-04	
12	一层地面铺贴图	JS-05	
13	一层天花布置图	JS-06	
14	一层天花尺寸图	JS-07	
15	一层灯具尺寸图	JS-08	
16	一层开关布置图	JS-09	
17	一层插座布置图	JS-10	
18	一层空调布置图	JS-11	
19	一层水路布置图	JS-12	
20	一层监控点位图	JS-13	
21	一层强电回路图	JS-14	
22	一层灯具回路图	JS-15	
23	一层监控回路图	JS-16	
24	一层空调回路图	JS-17	
25	一层电路系统图	JS-18	
26	一层立面索引图	JS-19	
27	一层01立面图	JS-20	
28	一层02立面图	JS-21	
29	一层03立面图	JS-22	
30	一层04立面图	JS-23	
31	一层外立面05立面图	JS-24	

序号	图 名	图 号	专业
32	一层外立面06立面图	JS-25	
33	一层外立面07立面图	JS-26	
34	一层外立面08立面图	JS-27	
35	一层接待室柜台09立面图	JS-28	
36	二层原始平面图	JS-29	
37	二层拆墙图	JS-30	
38	二层砌墙图	JS-31	
39	二层平面布置图	JS-32	
40	二层地面铺贴图	JS-33	
41	二层天花布置图	JS-34	
42	二层天花尺寸图	JS-35	
43	二层灯具尺寸图	JS-36	
44	二层开关布置图	JS-37	
45	二层插座布置图	JS-38	
46	二层空调布置图	JS-39	
47	二层监控点位图	JS-40	
48	二层强电回路图	JS-41	
49	二层灯具回路图	JS-42	
50	二层监控回路图	JS-43	
51	二层空调回路图	JS-44	
52	二层电路系统图	JS-45	
53	三层原始平面图	JS-46	
54	三层拆墙图	JS-47	
55	三层砌墙图	JS-48	
56	三层平面布置图	JS-49	
57	三层地面铺贴图	JS-50	
58	三层天花布置图	JS-51	
59	三层天花尺寸图	JS-52	

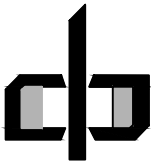

中潮博雅设计有限公司
ZHONGCHAO BOYA ENGINEERING
DESIGN CO., LTD

会 签			
总 图		建 筑	●
结 构		给 排 水	
暖 通		电 气	
动 力		弱 电	
自 控			
业主单位	犁市镇人民政府		
项目名称	犁市镇纪委办公场所改造提升项目		
子项名称			
图纸名称			
工程号			
阶 段	施工图	图 号	ML
专 业	建 筑	比 例	详图
出图日期	2026. 07		
项目负责人	赵春燕	赵春燕	
专业负责人	李立涛	李立涛	
审 定	李立涛		
校 审	黄强	黄强	
设 计	夏春燕	夏春燕	

※ 本图纸版权属中潮博雅设计有限公司所有。

※ 本图纸需手续齐全方可用于施工。

[illegible]

会		签	
总 图		建 筑	●
结 构		给 排 水	
暖 通		电 气	
动 力		弱 电	
自 控			
业主单位	犁市镇人民政府		
项目名称	犁市镇纪委办公场所改造提升项目		
子项名称			
图纸名称			
工程号			
阶 段	施工图	图 号	ML
专 业	建 筑	比 例	详图
出图日期	2026. 07		
项目负责人	赵春燕		
专业负责人	李立涛		
审 定	李立涛		
校 审	黄强		
设 计	夏春燕		

建	筑	电
结	构	气
总	图	通
名	签	

* 本图纸版权属中潮博雅设计有限公司所有。
* 本图纸需手续齐全方可用于施工。

设计依据

本施工图以设计图纸以及业主意见
为设计依据和基础。

设计规范及标准

- （1）《建筑装饰设计施工及验收规范》中华人民共和国行业标准JG73-91
- （2）《建筑工程质量检验评定标准》〈第十一章装饰工程〉GBJ-301-88
- （3）《高级建筑装饰工程质量检验评定标准》DBJQ1-27-96
- （4）《室内装饰工程质量规范》QB1838-93
- （5）《建筑内部装修设计防火规范》GB50222-95
- （6）《房屋渗漏缮技术规范》CJJ62-95

本工程所有的参照标准均按最新的相关施工及验收规范或最新的国家标准。承建商在进行工程中应采用最佳及最合适的标准，同时，业主方总监也有权要求承建商在工程实施中采用他认为最好的标准。但必须满足中华人民共和国行业标准之建筑装饰工程施工及验收规范。若图纸中出现跟上述技术规范相违背的地方，须以上述国家规范为准。

图纸图例：

- 1、图中若有尺寸与现场实际尺寸有矛盾之处，可视现场情况经设计师同意后作相应调整。
- 2、立面图中所注标高是以相对层完成地面为+0.000的相对标高。
- 3、图纸中所示尺寸均为MM为统一单位。

图纸说明：

- 1、本施工图中关于石材干挂所需龙骨、挂件、支撑件、角码等配件，需选用正规厂家的合格产品，并附有产品合格证及复检报告，经业主及土建设计方及室内设计方同意认可，方可施工。
- 2、本施工图中各类成品造型，需由专业公司设计制作，不在本次设计施工范围。
- 3、本施工图中若有与现场矛盾及不明确之处，需通知设计师，经设计师修改及增补图纸，并经业主认可后方可施工，超越设计范围部分作法，详见土建设计图纸及《建筑设计说明》，如有冲突应由设计师协调解决，以图纸变更为主。

材料工艺规范：

一、石料工程

材料：

- （1）石料本身不得有隐伤，风化等缺陷，清洗石料不得使用钢丝刷或其他工具，而破坏其外露表面或在上面留痕迹。

安装：

- （1）检查底层或垫层安施妥当，并修饰好。
- （2）确定线条，水平图案，并加以保护，防止石料混乱存放。
- （3）在底、垫层达到其初凝状态前施放石料。
- （4）令灰浆至少养24小时可施加填缝料。
- （5）用勾缝灰浆填缝，填孔隙，用工具将表面加工成平头接合。

清洁：

- （1）在完成勾缝和填缝以后及在这些材料施放和硬化之后，应清洁有尘土的表面，所用的溶液不得有损石料、接缝材料或相邻表面。
- （2）在清洁过程中应使用非金属工具。

石料加工：

- （1）将石料加工成需要的样板尺寸、厚度和形状、准确切割，保证尺寸符合设计要求。
- （2）准确塑造殊型、镶边和外露边缘，并且进行修饰以与相邻表面相配。
- （3）提供的砂应是干净、坚硬的硅质材料。
- （4）所用胶结材料的品种，掺合比例应符合设计要求，并有产品合格及复检报告。


二、木工

材料：

材料应用最好之类型，必须经过烘干或自然干燥后才能使用，自然生长的木料，没有虫蛀，松散或腐朽或其他缺点，锯成方条形，并且不会翘曲，爆裂及其他因为处理不当而引起的缺点。

胶合板按不同等级选用进口或国产，但必须达到AAA要求。承建商应在开工前据供材料和终饰样板经筹建处和设计师可批准。

防火处理：

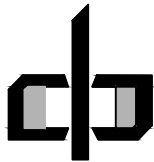

中潮博雅设计有限公司
ZHONGCHAO BOYA ENGINEERING
DESIGN CO., LTD

会 签			
总 图		建 筑	●
结 构		给 排 水	
暖 通		电 气	
动 力		弱 电	
自 控			
业主单位	犁市镇人民政府		
项目名称	犁市镇纪委办公场所改造提升项目		
子项名称			
图纸名称			
工程号			
层 或 段	施工图	图 号	SM01
专 业	建 筑	比 例	详图
出图日期	2026. 07		
项目负责人	赵春燕	赵春燕	
专业负责人	李立涛	李立涛	
审 定	李立涛	李立涛	
校 审	黄强	黄强	
设 计	夏春燕	夏春燕	

* 本图纸版权属中潮博雅设计有限公司所有。
* 本图纸需手续齐全方可用于施工。

建筑	给排水	电气
图	构	通
总	结	暖
会 签		

- (1) 所有基层木材均应满足防火要求，涂上三层本地消防大队同意使用的防火漆。
- (2) 承建商要在实际施工前呈送防火涂料给筹建处可批准方可开始油漆。

制作工艺及安装

- (1) 所有装饰用的木材均严格按图纸施工，凡原设计节点不明之处需补充设计图，经设计师同意后实施。
- (2) 所有尺寸必须在工地核实，若图样或规格与实际工地有任何偏差，应立即通知设计师。

- (1) 所有完工时在外之木作工艺表面，除特列注明处，都应该按设计做饰面。

- (1) 当采用自然终饰或者采用指定为染色、打白漆，或油漆补指定为终饰时，相连木板在形式，颜色或纹理上面相互协调。

所有木制品所用之木材，均应经过干燥并保证制品的收缩度不会损害其强度和装饰品之外观，也不应引起相邻材料和结构的破坏。

承建商应完成所有必要的开榫眼、接榫、开槽、配合做舌榫嵌入，榫舌接合，和其他的正确接合之必要工作提供所有金属板，螺丝，铁钉和其他室内设计要求的或者顺利进行规定的木工工作所需的装配件。

- (1) 木工制品须严格按照图样的说明制作，在没在特别标明的地方接合，应按该处接合之公认的形式完成。
- 胶接法适用于需要紧密接合的地方。所有胶接处应用交叉舌榫或其他加固法。

- (2) 所有铁钉头打进支并加上油灰，胶合表面接触地方用胶水接合，接触表面必须用锯或刨进行终饰。实板的表面需要用胶水接合的地方，必须用砂纸轻打磨光。

- (3) 有待接合之表面必须保持清洁，不肮脏，没有灰尘，锯灰，油渍和其他污染。
- (4) 胶合地方必须给予足够压力以保持粘牢，并且在胶水凝固条件均按照胶水制造商之说明而进行。

所有踢脚板、框缘、平板和其他木工制品必须准确划线以配合实际现场达成应有的紧密配合。

镶嵌细木工工作：

在细木工制品规定要嵌镶的地方，应跟随其周边的工作完成之后嵌入加工。

施工图设计说明（二）

除特别指出的终饰之外，承建商应将有关木工制品清洁使其保持完好状态。所有柜之内部装饰，包括活动

层板应涂上二度清漆使其光滑。

木材、夹板成型架框：

- (1) 一般用木材成架安装于天花板上时，应确保所有部件牢固及拉紧，且不得影响其他管线（风管、喷淋管等）走向。依照设计图纸固定于天花。
- 全部木作天花均要涂上三层当地消防大队批准使用的防火漆。

材料

三、装饰五金

所有五金器具必须防止生锈和沾染，使用前应提供样品征得筹建处及设计师同意

在完成工作所有五金器具都应擦油、清洗、磨光和可以操作，所有钥匙必须清楚地贴上标签。

四、玻璃工程

材料：

玻璃及镜子均要选用质量好的。

提供样板并在安装切割之前送交筹建处及设计师同意。所有镜子的边要光滑，在安装前用砂纸擦过。室内安

装玻璃要用毡制条子，颜色要与周围材质相配，厚度按图纸所示。

制作工艺及安装：

准确地把所有玻璃切割成为适当的尺寸，安装槽要清洁，没有任何灰尘。所有螺丝或其他固定部件都不能从槽中突出来。所有框架的调整将有安装玻璃之前进行。所有封密剂在完工时要清洁，平滑。

玻璃工程应在框、扇校正和五金件安装完毕后，以及框、扇最后一遍涂料前进行。

玻璃的基本要求：


- (1) 落地玻璃屏风的厚度最小为12mm，它们必须能够抵受预定2.5KN/m 风压力或吸力。
- (2) 玻璃必须顾及温差应力和视觉歪曲的效果。
- (3) 用作玻璃门和栏杆之透明强化玻璃必须符合GB4871规格的产品质量。
- (4) 玻璃必须结构完整，无破坏的伤痕，针孔、尖角或不平直的边缘。

五、油漆工程

材料和品质：

本施工图所有未标明之墙面用涂料均选用乳胶漆三遍，顶平面涂料均选用胶漆三遍。

油漆工程的等级和品质应符合设计院要求设计和现行有关产品国家标准的规定。

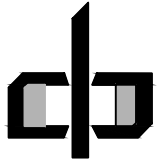

中潮博雅设计有限公司

ZHONGCHAO BOYA ENGINEERING
DESIGN CO., LTD

喷淋管

会 签			
总 图		建 筑	●
结 构		给 排 水	
暖 通		电 气	
动 力		弱 电	
自 控			
业主单位	犁市镇人民政府		
项目名称	犁市镇纪委办公场所改造提升项目		
审核名称			
图纸名称			
工程号			
阶 段	施工图	图 号	SM02
专 业	建 筑	比 例	详图
出图日期	2026. 07		
项目负责人	赵春燕	赵春燕	
专业负责人	李立涛	李立涛	
审 定	李立涛		
校 审	黄强	黄强	
设 计	夏春燕	夏春燕	

建筑	给排水	电气
图	构	通
总	结	暖
会 签		

施工图设计说明（三）

- （2）对所表面之洞，裂缝和其他不足之处应预先修整好，才进行油漆。
- （3）要保证每道油漆工序的质量，要求涂刷均匀，防止漏刷、过厚、流淌等底病。
- （4）在原先之油漆涂层结硬并打磨后，才可再进行下一道工序。

上油漆应先进行油漆小色板的封样，在征得筹建处和设计师同意后方可大面积施工。

六、天花吊顶工程工作范围

- （1）天花板悬挂部份，包括支撑照明，框架或其他装置。
- （2）悬挂该系统所需要的吊钩和其他附件。
- （3）边缘修饰，间隔等。
- （4）天花板材
- （5）照明装置

吊顶工程所选用材料的品种，规格、颜色以及基层构造，固定方法应符合规范及设计要求。

所有在天花平面上暴露之构件，布局均按照综合平面图进行。吊顶龙骨在运输安装时，不得扔摔，碰撞。龙骨在运输安装时，不得扔摔，碰撞。龙骨应平放，防止变形。各类面板不应有气泡，起皮、裂纹。缺角，污垢和图案不完整等缺陷，表面应平整，边缘应整齐，色泽应统一。

紧固件宜采用镀锌制品，预埋的木件应作防腐处理，凡固定铝材必须采用不锈钢紧固件。

1. 准备：面板安装前的准备工作应符合下列规定：

- a、在楼板中按设计要求设置预埋件或吊杆。天花吊筋采用Φ8钢筋吊杆(可根据现场情况采用L25吊件)吊点间距1200mm，主龙骨为UC60，中距1200mm。次龙骨UC60，中距a=450x450mm，c=600x600mm。横撑龙骨U60，中距a=450x450mm(900x1800板材)，c=600x600mm(1200x2400板材)。
- b吊顶内的通风、水电管道等隐蔽工程应安装完毕。消防系统安装并试压完毕。
- c、吊顶内的灯槽、斜撑、剪刀撑等，应根据工程情况适当布置。

d、轻型灯具应吊在主龙骨或附加龙骨上，重型灯具或其他装饰不得与吊顶龙骨联结，应另设吊钩。


2、龙骨安装

- a、安装龙骨的基体质量，应符合国家标准GB11980-89之规定。
- b、主龙骨吊点间距，应按设计推荐系列选择，中间操份应起拱，金属龙骨起拱高度应不小于房间短向跨度的1/200，主龙骨安装后应用时校正其位置和标高。
- c、次龙骨应紧贴主龙骨安装,用自攻螺钉安装板材时，板材的接缝处必须安装在宽度不小于40mm的次龙骨上。
- d、全面校正主、交龙骨的位置及水平度。连接件应错位安装，明龙骨应目测无明显弯曲，通长次龙骨连接处对接错位偏差不得超过2mm。

3、板材安装

纸面石膏板的安装，应符合下列规定：

- a、纸面石膏板的长边应沿纵向次龙骨铺设。
- b、自攻螺钉与纸面石膏板距离：面纸包封的板边以10～15mm为宜，切割的板边以15～20mm为宜。
- c、钉距以150～170mm为宜，螺钉应与板面垂直且略埋入板面，并不使面破损。钉眼应作防锈处理并用石膏腻子抹平。
- d、拌制石膏腻子应用不含有害物质的洁净水。
- e、凡施工图中出现石材直角拼接的地方，石材直角均倒45度小斜角处理。

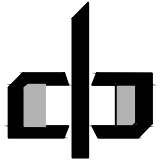


中潮博雅设计有限公司

ZHONGCHAO BOYA ENGINEERING
DESIGN CO., LTD

会 签			
总 图		建 筑	●
结 构		给 排 水	
设 计		电 气	
动 力		弱 电	
自 控			
业 主 单 位	犁市镇人民政府		
项 目 名 称	犁市镇纪委办公场所改造提升项目		
子 项 名 称			
图 纸 名 称			
工 程 号			
阶 段	施工图	图 号	SM03
专 业	建 筑	比 例	详图
出图日期	2026. 07		
项目 负责人	赵春燕	赵春燕	
专业 负责人	李立涛	李立涛	
审 定	李立涛		
校 审	黄强	黄强	
设 计	夏春燕	夏春燕	


图	建	建	建	建	建
总	结	构	给	排	水
会	签	暖	电	气	电

* 本图纸版权属中潮博雅设计有限公司所有。
* 本图纸需手续齐全方可用于施工。

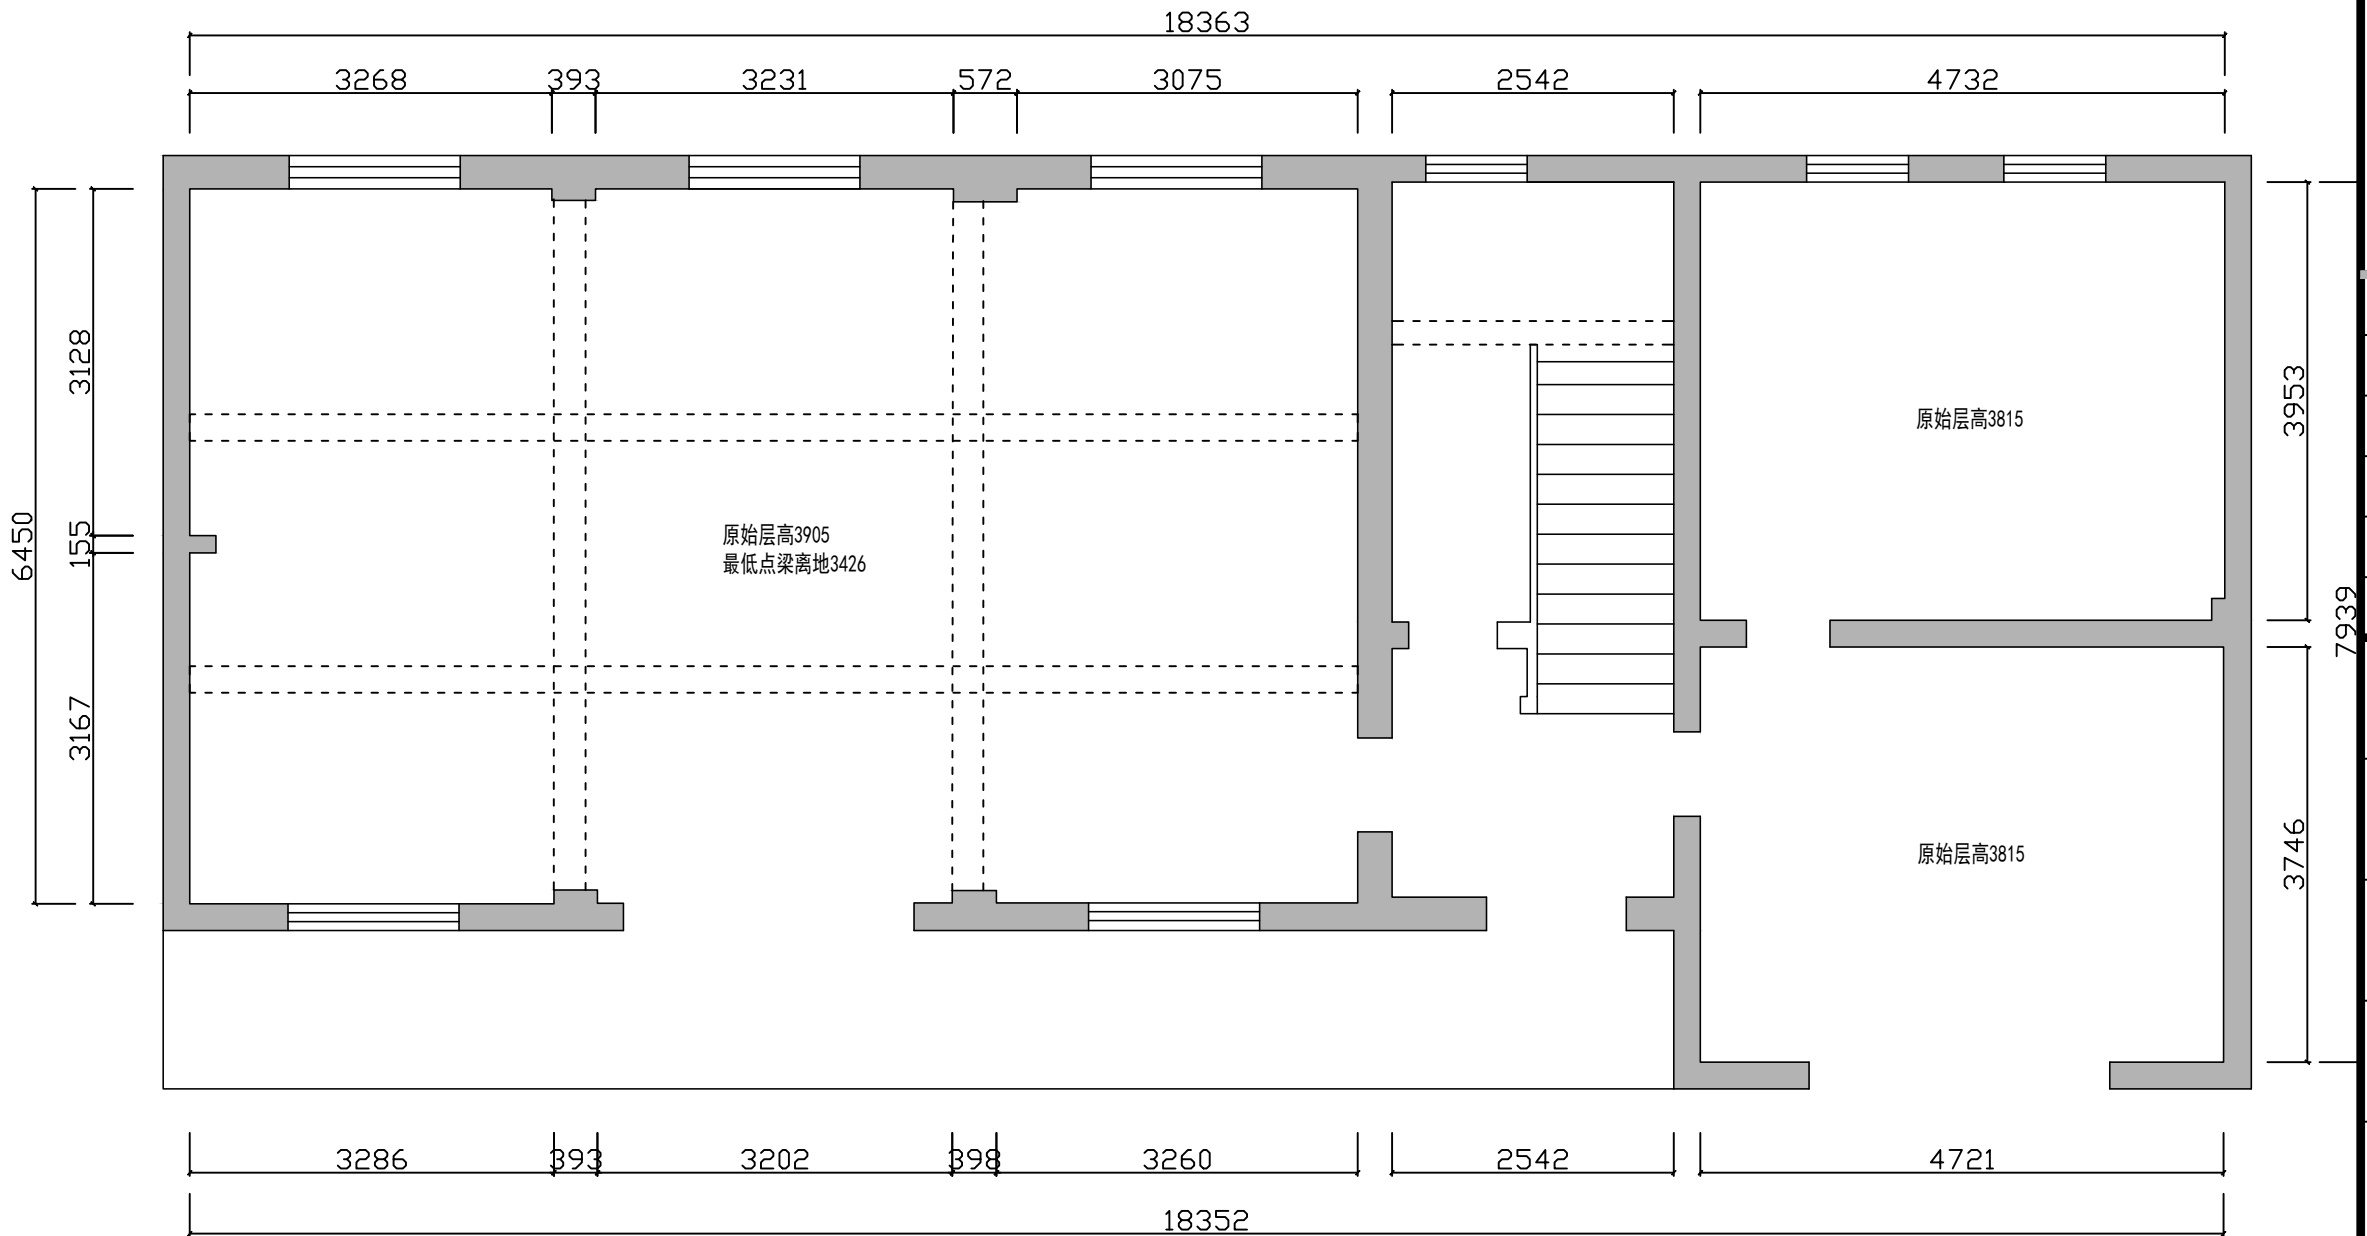

ARCHITECTURAL PLAN

一层原始平面图 SCALE 1:50@A4

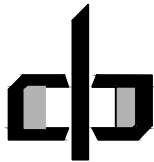

中潮博雅设计有限公司
ZHONGCHAO BOYA ENGINEERING
DESIGN CO., LTD


会 签			
总 图		建 筑	●
结 构		给 排 水	
暖 通		电 气	
动 力		弱 电	
自 控			
业主单位	犁市镇人民政府		
项目名称	犁市镇纪委办公场所改造提升项目		
子项名称			
图纸名称			
工程号			
阶 段	施工图	图 号	JS01
专 业	建 筑	比 例	详图
出图日期	2026. 07		
项目负责人	赵春燕	赵春燕	
专业负责人	李立涛	李立涛	
审 定	李立涛	李立涛	
校 审	黄强	黄强	
设 计	夏春燕	夏春燕	

*** 本图纸版权属中潮博雅设计有限公司所有。

*** 本图纸需手续齐全方可用于施工。

会		签	
总 图		建 筑	●
结 构		给 排 水	
暖 通		电 气	
动 力		弱 电	
自 控			
业主单位	犁市镇人民政府		
项目名称	犁市镇纪委办公场所改造提升项目		
子项名称			
图纸名称			
工程号			
阶 段	施工图	图 号	JS02
专 业	建 筑	比 例	详图
出图日期	2026. 07		
项目负责人	赵春燕		
专业负责人	李立涛		
审 定	李立涛		
校 审	黄强		
设 计	夏春燕		

图	建	给	电
总	结	暖	
会	签		

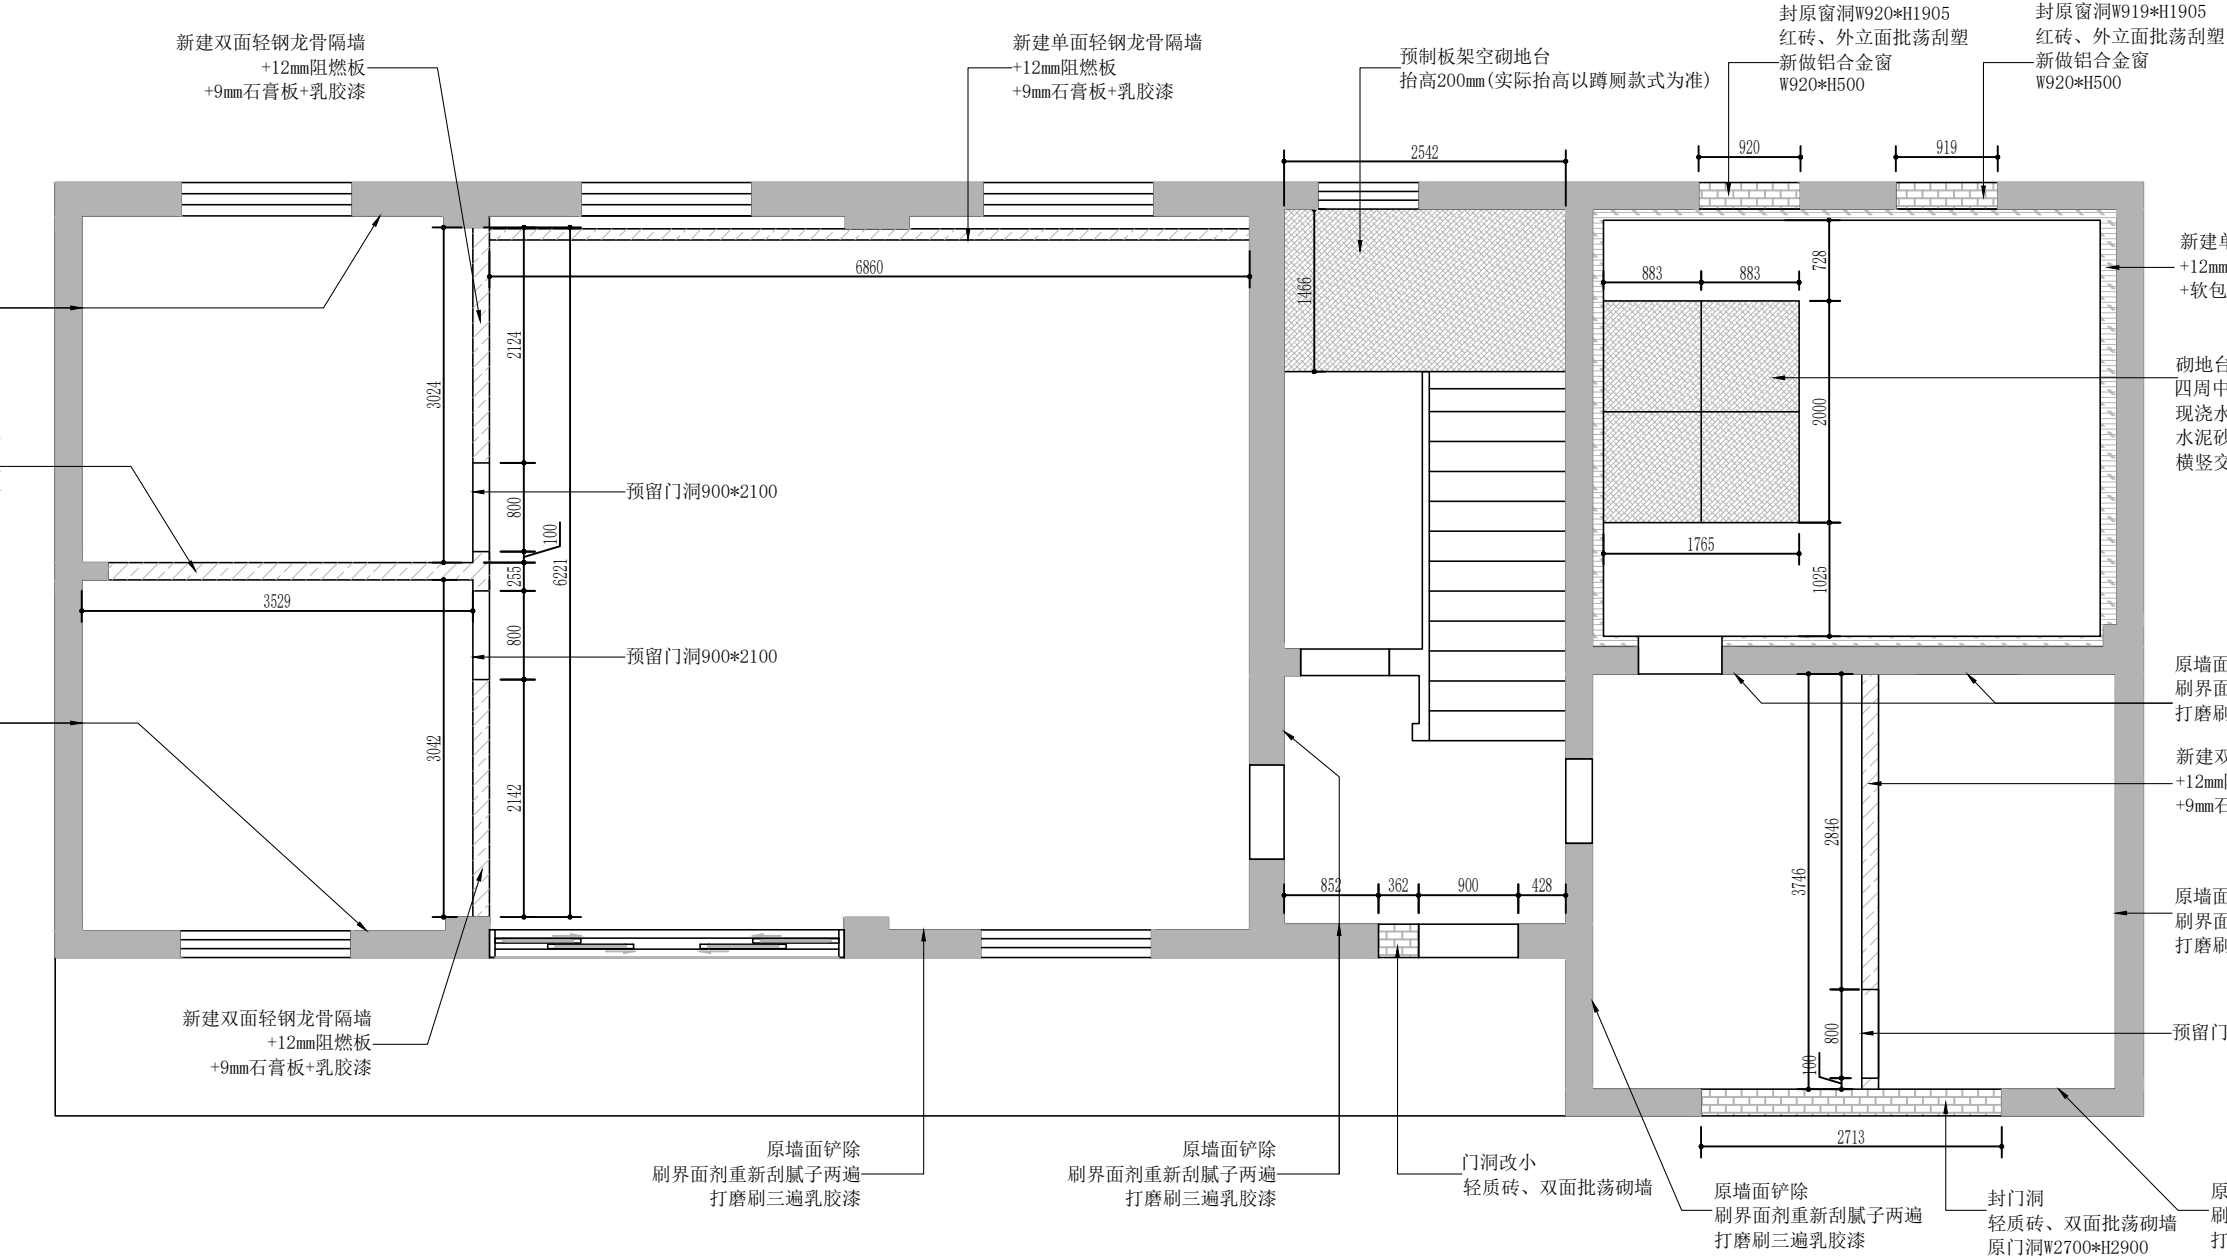

图例	名称
	新建轻钢龙骨隔墙
	轻质砖、批荡砌墙

ARCHITECTURAL PLAN

一层砌墙图

SCALE 1:50@A4



中潮博雅设计有限公司
ZHONGCHAO BOYA ENGINEERING
DESIGN CO., LTD

会 签

图 审	建 筑	●
给 排 水		
电 气		
弱 电		
自 控		

犁市镇人民政府

项目名称 犁市镇纪委办公场所改造提升项目

子项名称

图纸名称

工程名称


阶 段	施工图	图 号	JS03
专 业	建 筑	比 例	详图
出图日期	2026. 07		

项目负责人	赵春燕	
专业负责人	李立涛	
审 定	李立涛	
校 审	黄强	
设 计	夏春燕	

* 本图纸版权属中潮博雅设计有限公司所有。
* 本图纸需手续齐全方可用于施工。

图	建	给	电	气	
总	结	暖			
会	签				


* 本图纸版权属中潮博雅设计有限公司所有。
* 本图纸需手续齐全方可用于施工。

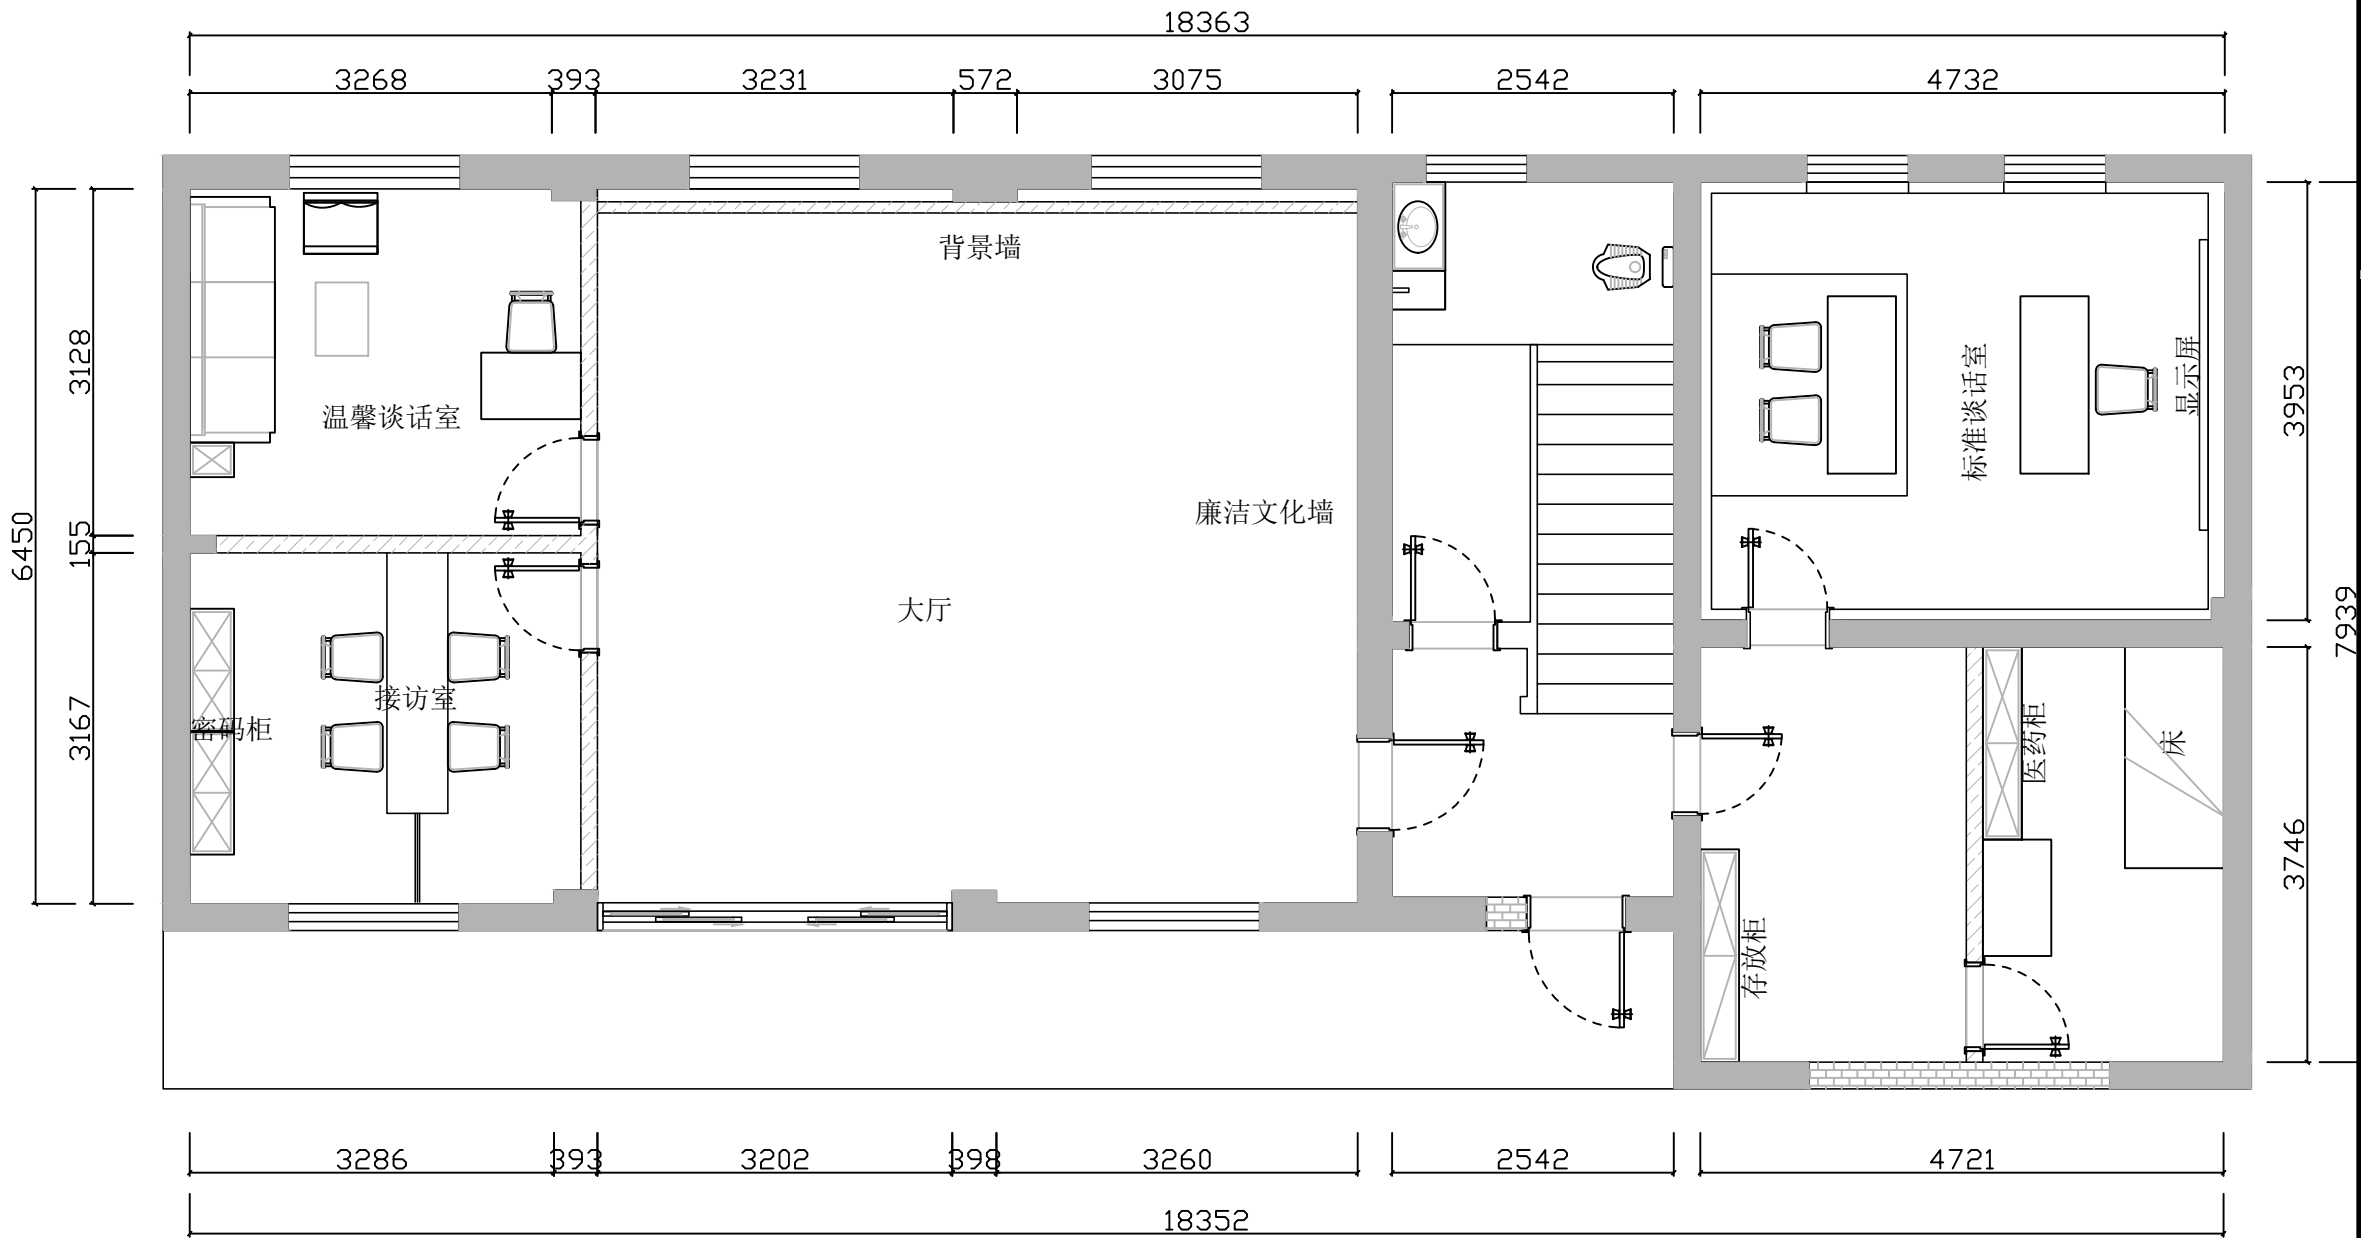

ARCHITECTURAL PLAN

一层平面布置图

SCALE 1:50@A4

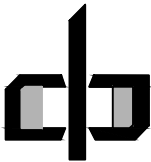


中潮博雅设计有限公司
ZHONGCHAO BOYA ENGINEERING
DESIGN CO., LTD

会 签			
总 图		建 筑	●
结 构		给 排 水	
暖 通		电 气	
动 力		弱 电	
自 控			
业 主 单 位	犁市镇人民政府		
项 目 名 称	犁市镇纪委办公场所改造提升项目		
子 项 名 称			
图 纸 名 称			
工 程 号			
阶 段	施工图	图 号	JS04
专 业	建 筑	比 例	详图
出图日期	2026.07		
项 目 负 责 人	赵春燕	赵春燕	
专 业 负 责 人	李立涛	李立涛	
审 定	李立涛	李立涛	
校 审	黄强	黄强	
设 计	夏春燕	夏春燕	

图	建	筑	结	构	通
会	总	结	暖	通	电
签	会	签	会	签	会


* 本图纸版权属中潮博雅设计有限公司所有。
* 本图纸需手续齐全方可用于施工。

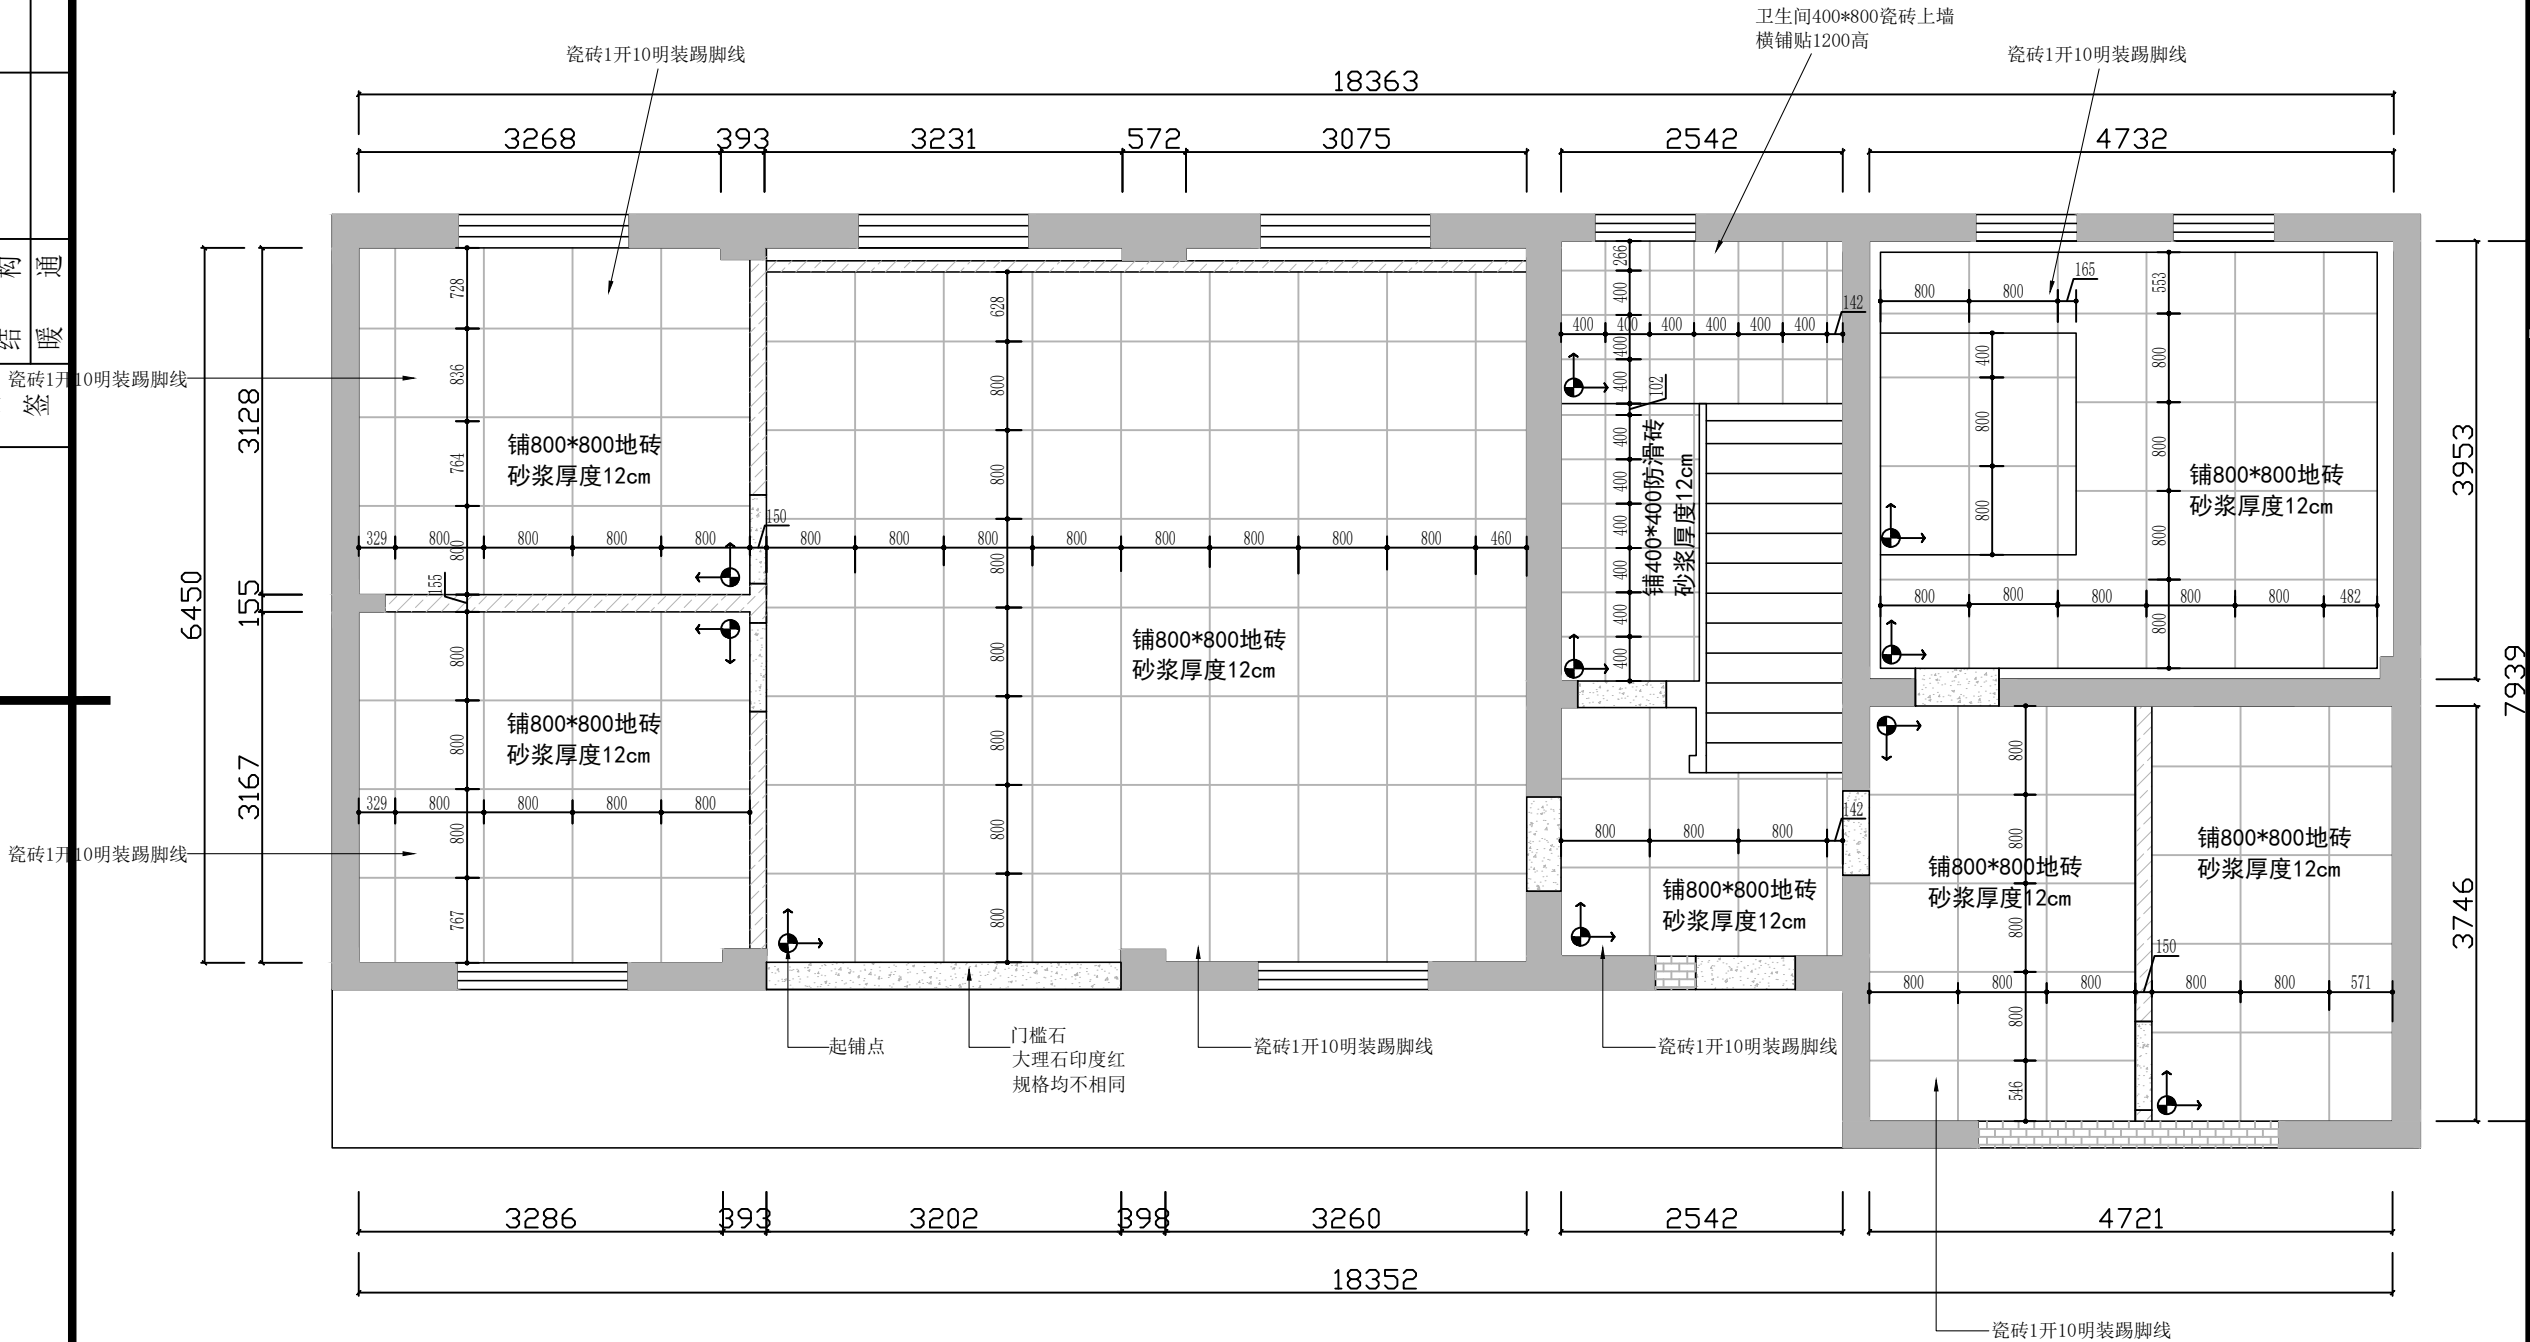

ARCHITECTURAL PLAN

一层地面铺贴图


SCALE 1:50@A4

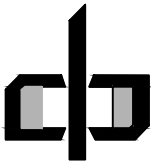

中潮博雅设计有限公司
ZHONGCHAO BOYA ENGINEERING
DESIGN CO., LTD

会 签			
总 图		建 筑	●
结 构		给 排 水	
暖 通		电 气	
动 力		弱 电	
自 控			
业主单位	犁市镇人民政府		
项目名称	犁市镇纪委办公场所改造提升项目		
子项名称			
图纸名称			
工程号			
阶 段	施工图	图 号	JS05
专 业	建 筑	比 例	详图
出图日期	2026. 07		
项目负责人	赵春燕	赵春燕	
专业负责人	李立涛	李立涛	
审 定	李立涛	李立涛	
校 审	黄强	黄强	
设 计	夏春燕	夏春燕	

图	建	给	电
总	结	暖	
会 签			

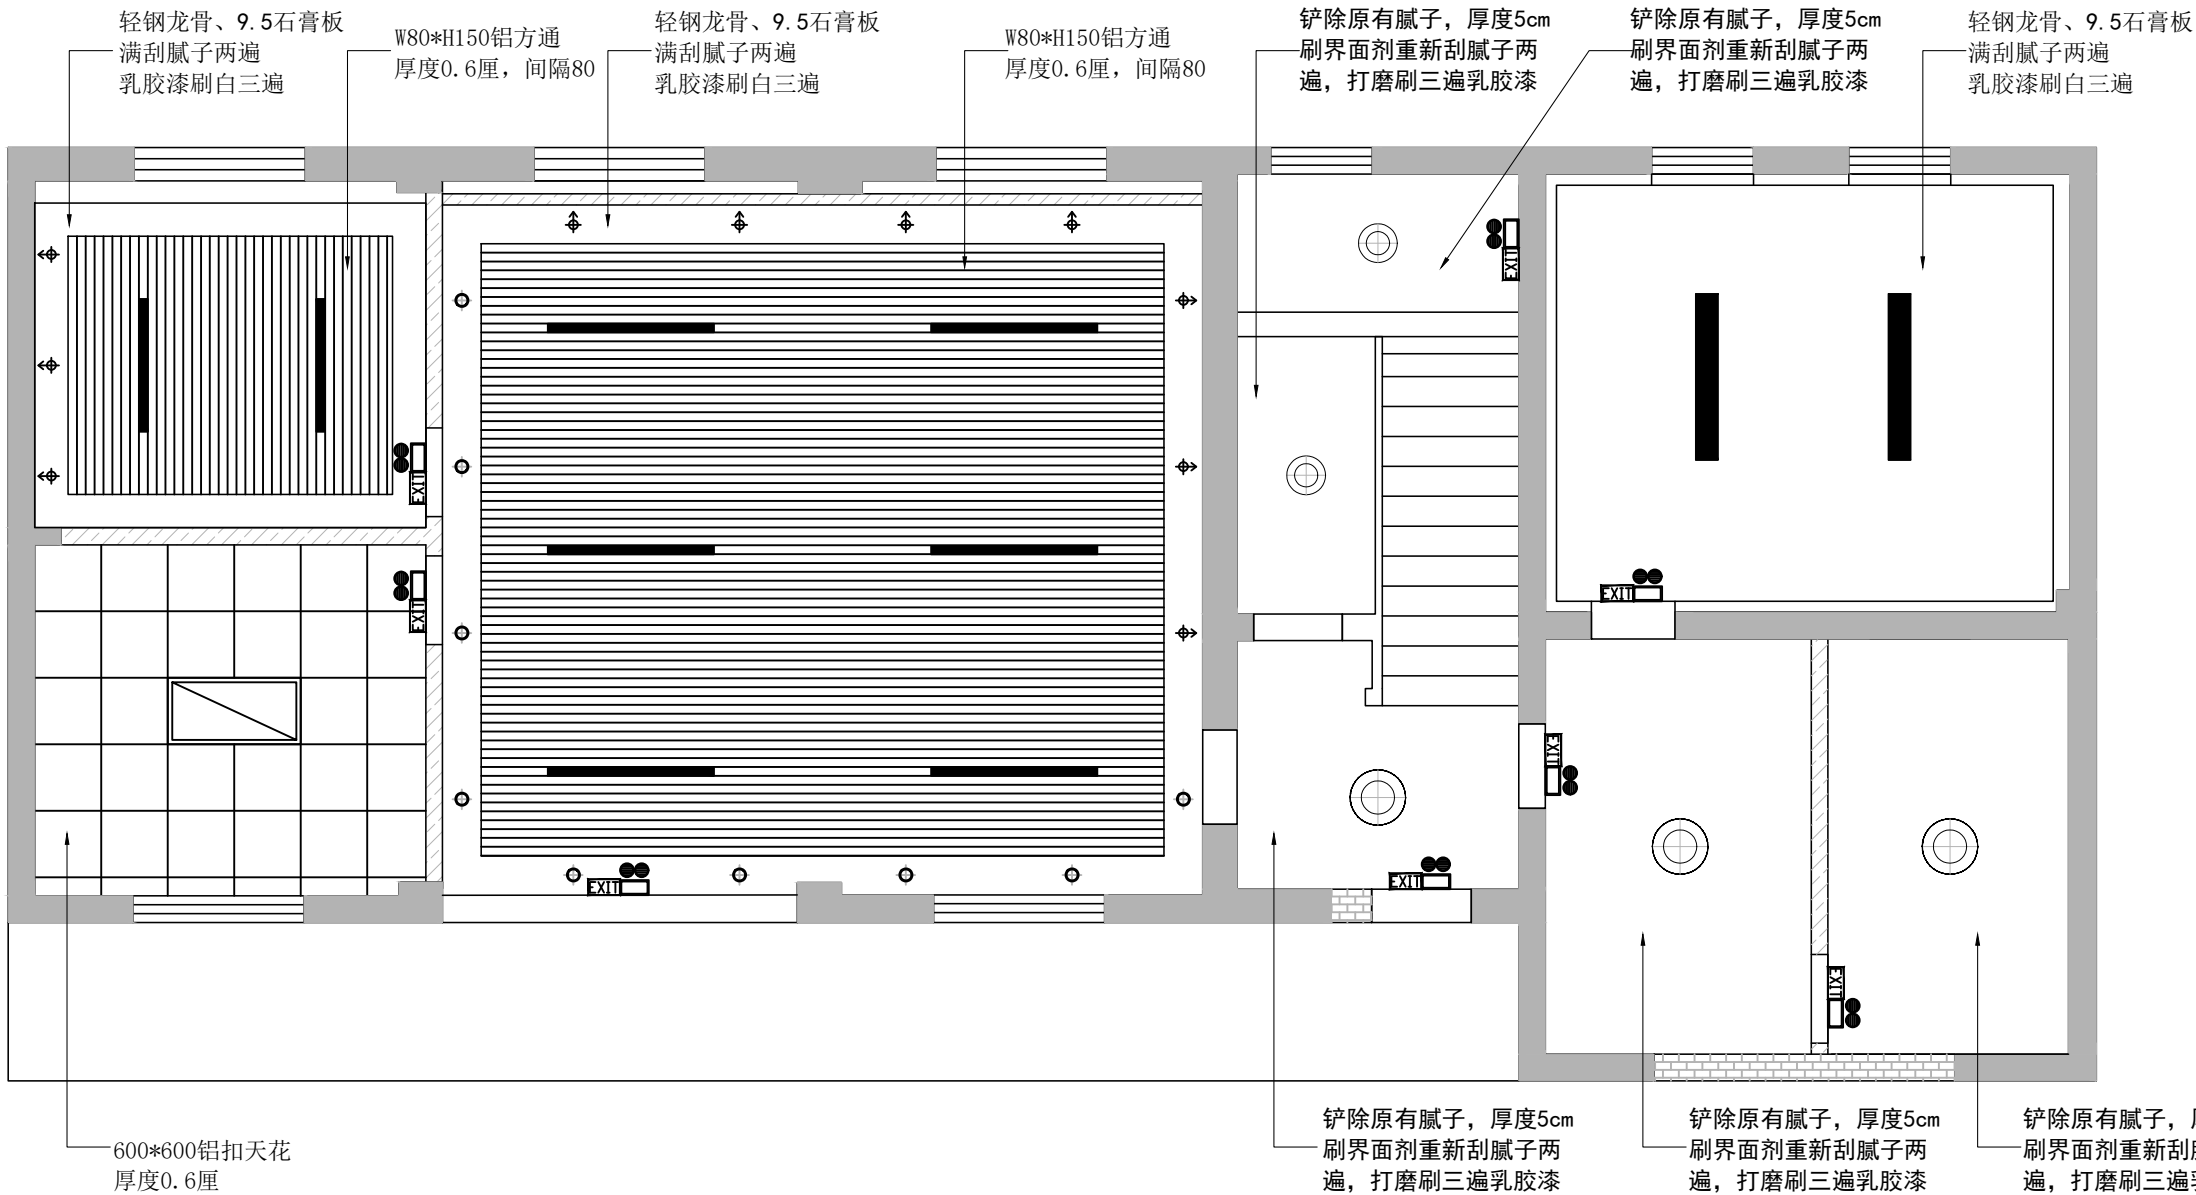


序号	图例	说明
1		条形灯
2		铝扣灯
3		普通吸顶灯
4		回风口
5		侧出风
6		侧回风
7		双头射灯
8		圆形筒灯
9		可调向射灯
10		暗藏灯带

ARCHITECTURAL PLAN

一层天花布置图

SCALE 1:50@A4

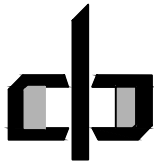

中潮博雅设计有限公司
ZHONGCHAO BOYA ENGINEERING
DESIGN CO., LTD


会 签			
总 图		建 筑	●
结 构		给 排 水	
暖 通		电 气	
动 力		弱 电	
自 控			

业主单位	犁市镇人民政府		
项目名称	犁市镇纪委办公场所改造提升项目		
子项名称			
图纸名称			
工程号			

阶 段	施工图	图 号	JS06
专 业	建 筑	比 例	详图

出图日期	2026. 07		
项目负责人	赵春燕		
专业负责人	李立涛		
审 定	李立涛		
校 审	黄强		
设 计	夏春燕		

图	建	给	水	电	气
总					
结					
暖					
会					
签					

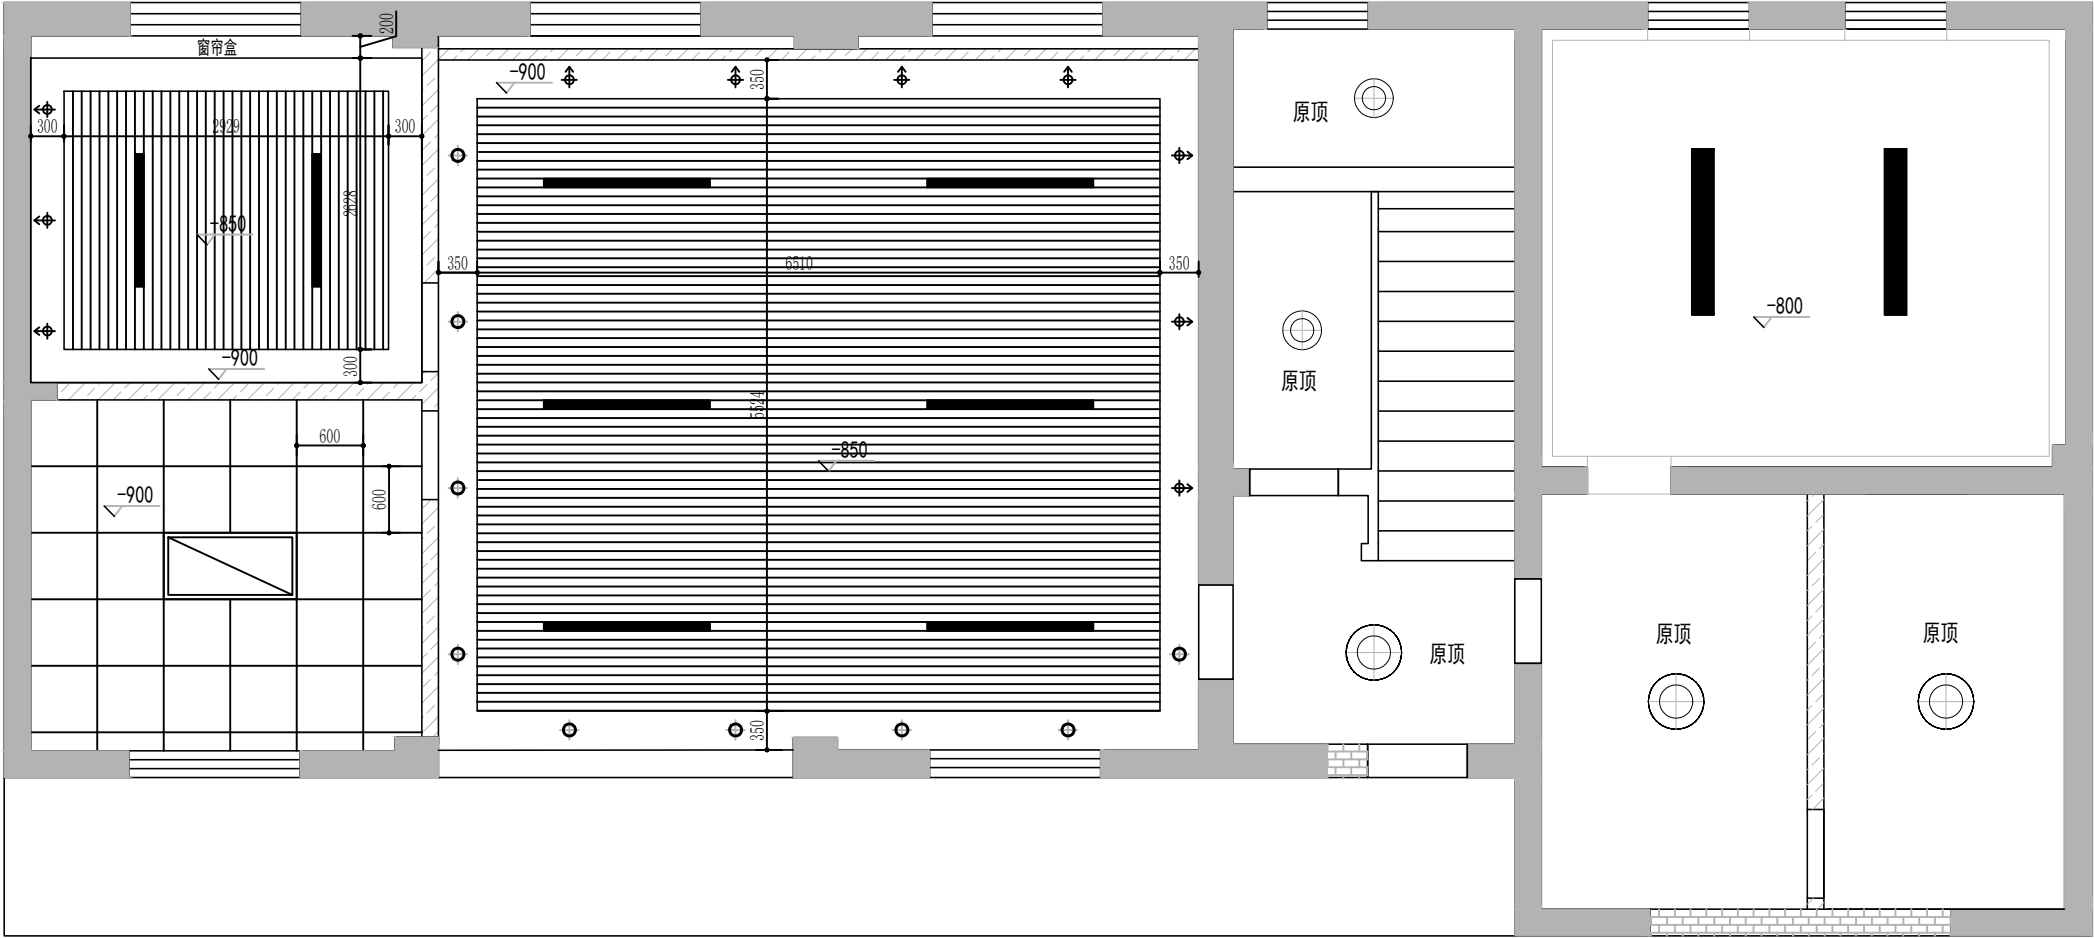


序号	图例	说明
1		条形灯
2		铝扣灯
3		普通吸顶灯
4		回风口
5		侧出风
6		侧回风
7		双头射灯
8		圆形筒灯
9		可调向射灯
10		暗藏灯带

ARCHITECTURAL PLAN

一层天花尺寸图

SCALE 1:50@A4

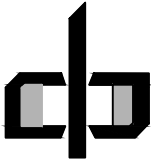


中潮博雅设计有限公司
ZHONGCHAO BOYA ENGINEERING
DESIGN CO., LTD

会 签

总 图		建 筑	●
结 构		给 排 水	
暖 通		电 气	
动 力		弱 电	
自 控			

业主单位	犁市镇人民政府		
项目名称	犁市镇纪委办公场所改造提升项目		
子项名称			
图纸名称			
工程号			
阶 段	施工图	图 号	JS07
专 业	建 筑	比 例	详图
出图日期	2026. 07		
项目负责人	赵春燕		
专业负责人	李立涛		
审 定	李立涛		
校 审	黄强		
设 计	夏春燕		

图	建	给	电	气	
总					
会					
签					

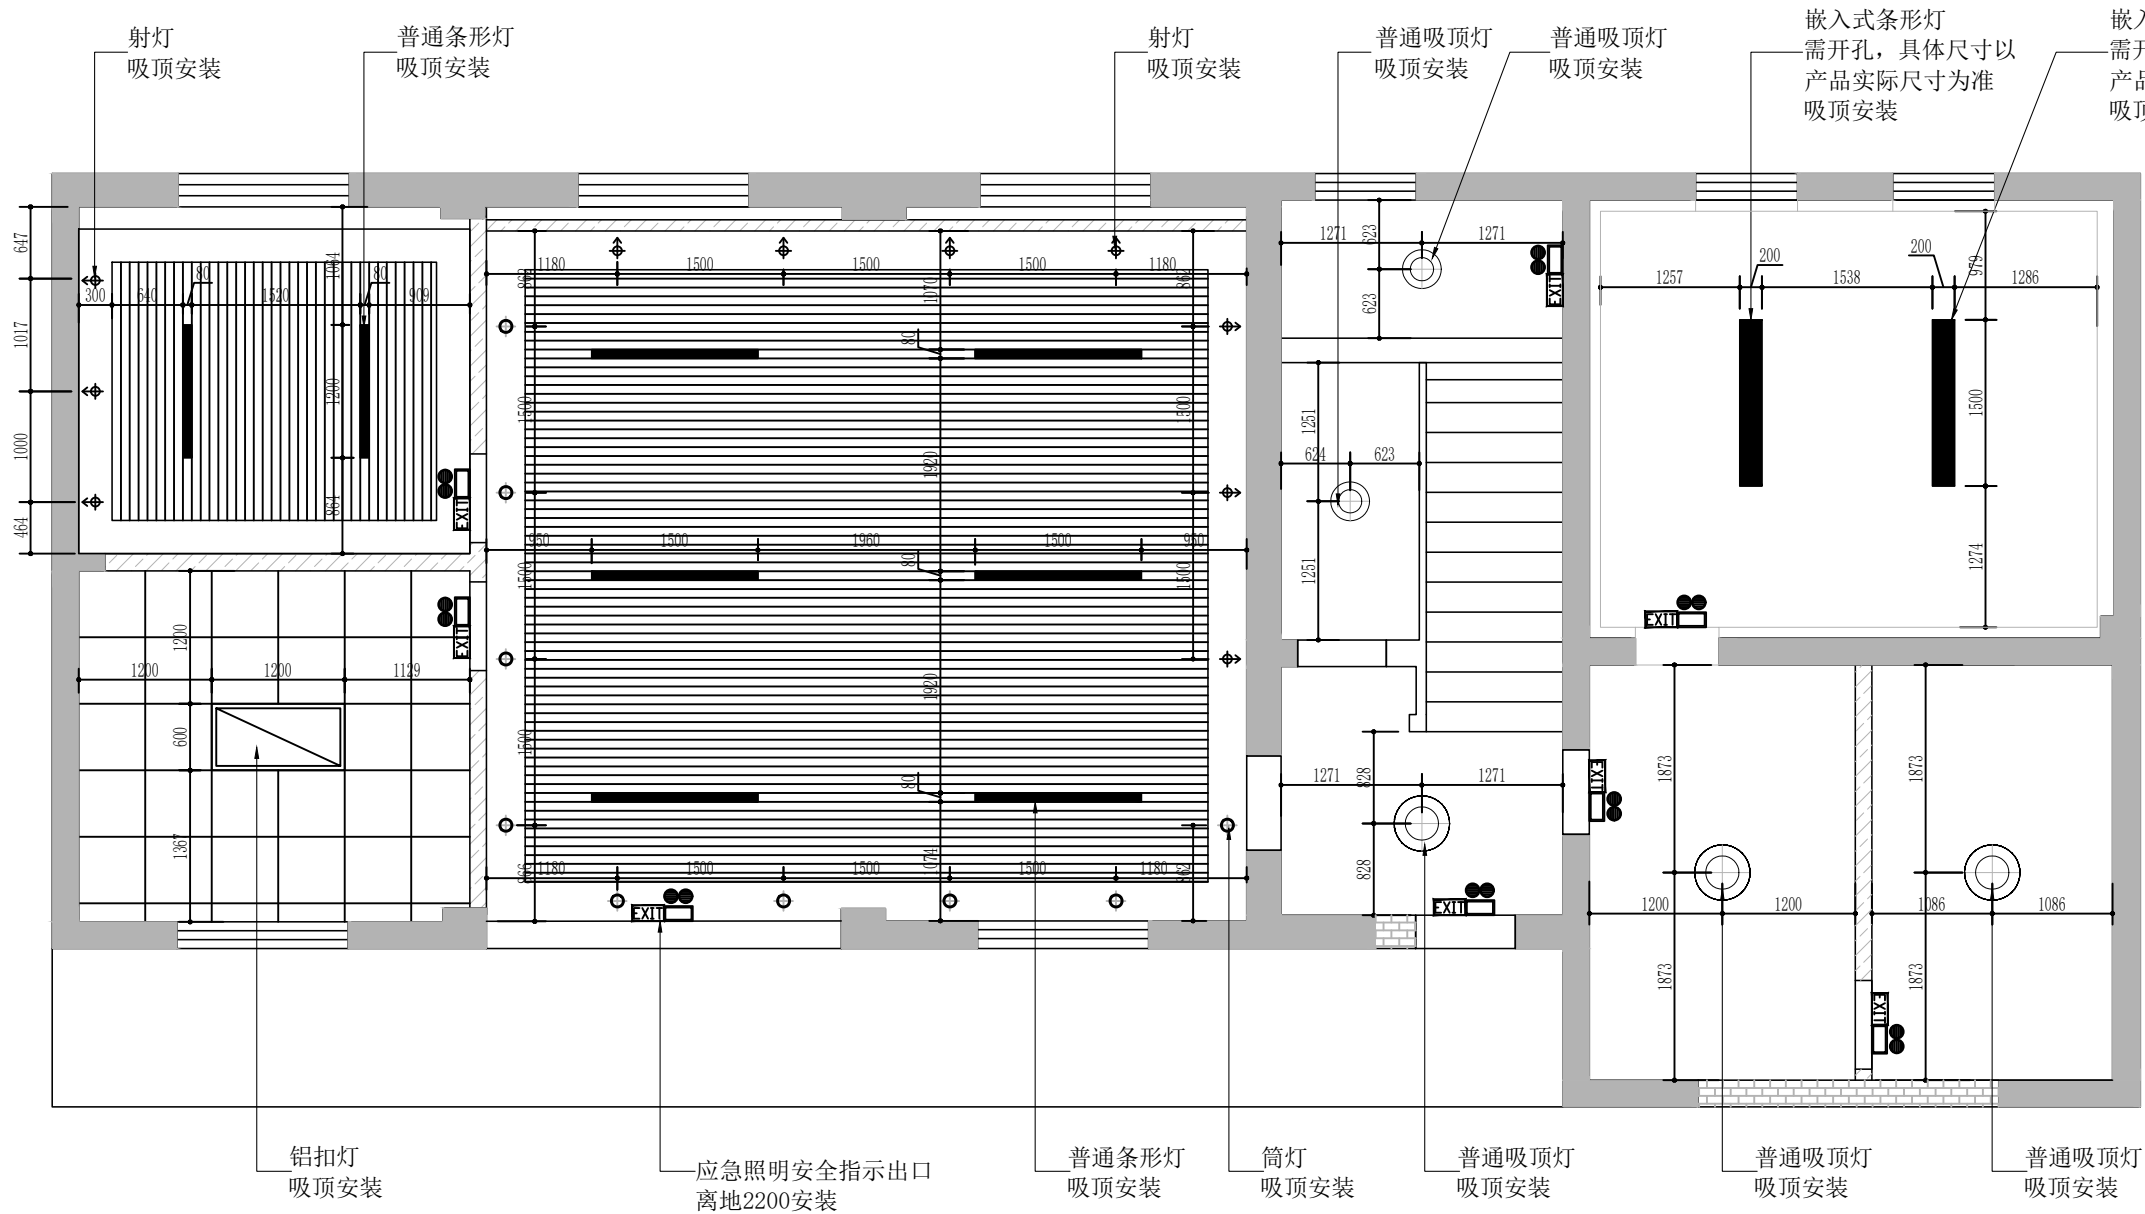


序号	图例	说明
1	■	条形灯
2	▤	铝扣灯
3	⊙	普通吸顶灯
4	▬	回风口
5	↗S	侧出风
6	R↖	侧回风
7	⊞	双头射灯
8	○	筒灯
9	◆	射灯
10	—	暗藏灯带

ARCHITECTURAL PLAN

一层灯具尺寸图

SCALE 1:50@A4

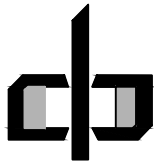


中潮博雅设计有限公司
ZHONGCHAO BOYA ENGINEERING
DESIGN CO., LTD

会 签

总 图		建 筑	●
结 构		给 排 水	
暖 通		电 气	
动 力		弱 电	
自 控			

业主单位	犁市镇人民政府		
项目名称	犁市镇纪委办公场所改造提升项目		
子项名称			
图纸名称			
工程号			
阶 段	施工图	图 号	JS08
专 业	建 筑	比 例	详图
出图日期	2026. 07		
项目负责人	赵春燕	赵春燕	
专业负责人	李立涛	李立涛	
审 定	李立涛	李立涛	
校 审	黄强	黄强	
设 计	夏春燕	夏春燕	

图	建	建	建	建	建
总	结	构	给	排	水
会	签	暖	电	气	电

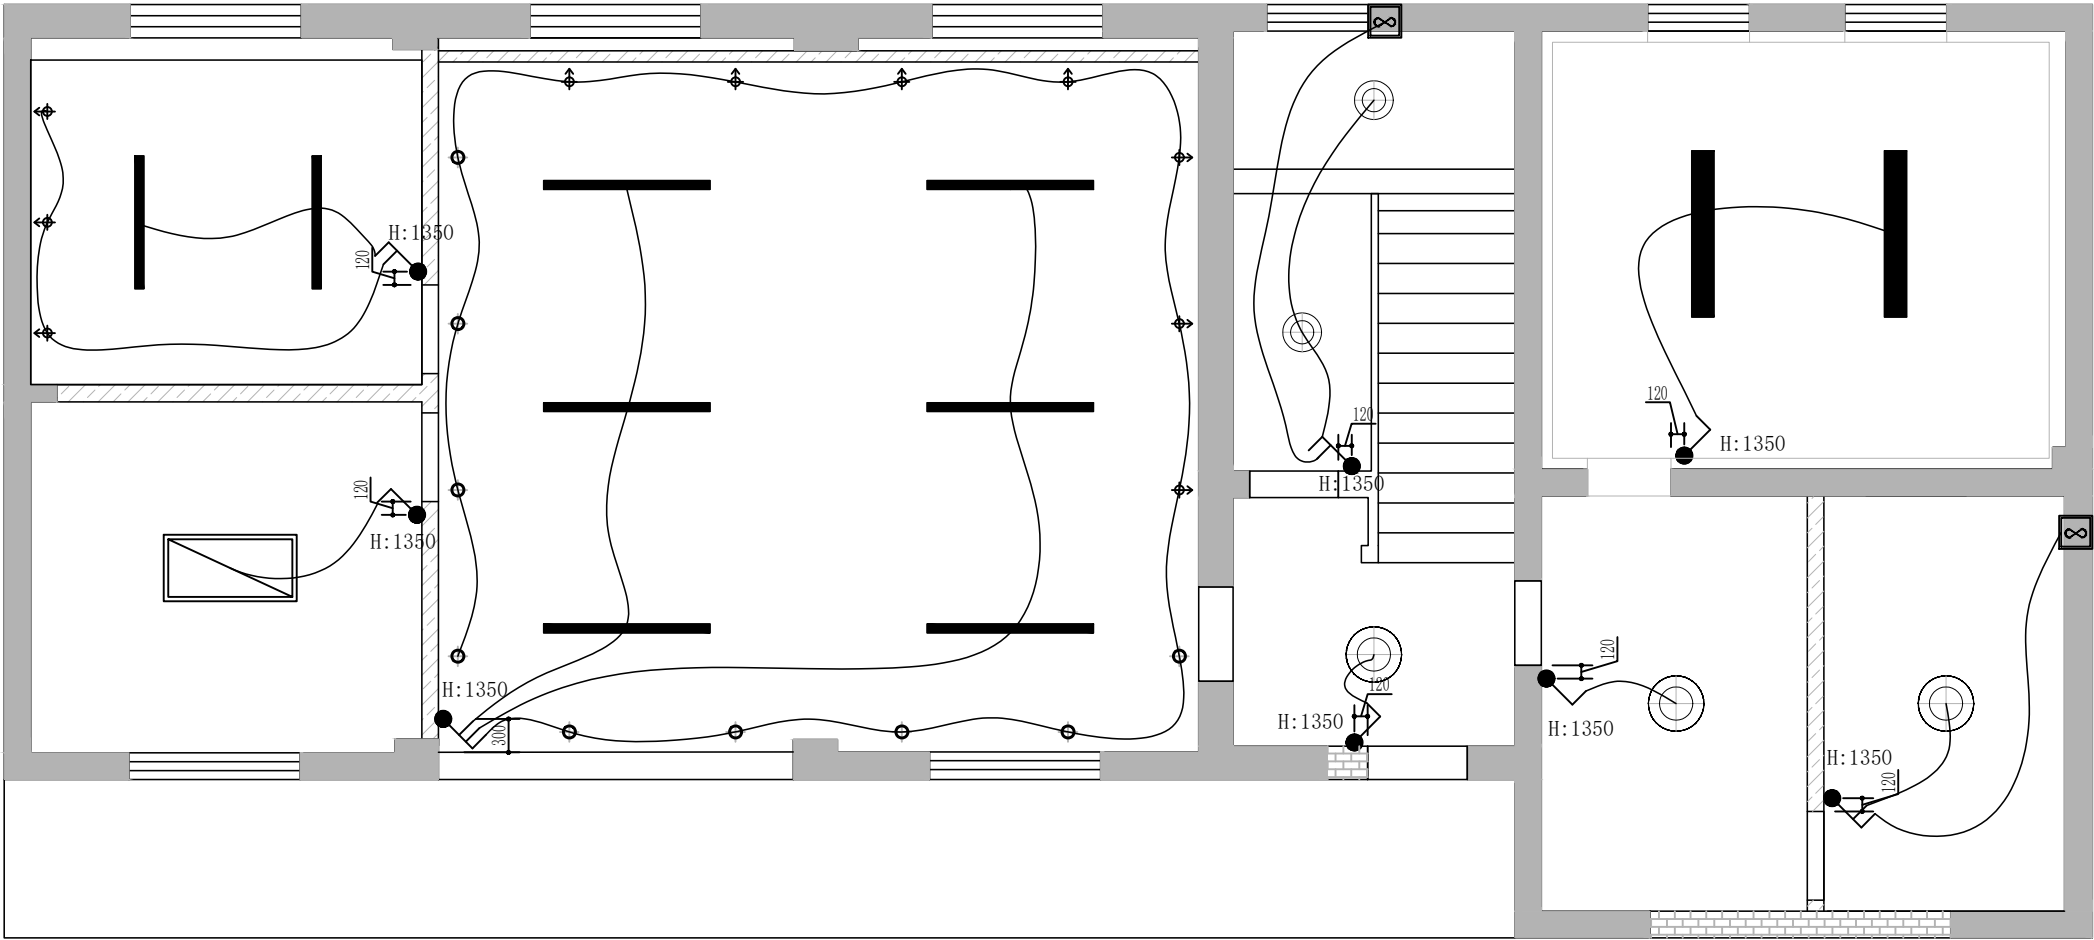

* 本图纸版权属中潮博雅设计有限公司所有。
* 本图纸需手续齐全方可用于施工。


图例说明		
符号(平)	符号(立)	说明
	⊕	●
	⊕	●
	⊕	●
	⊕	●
	⊕	●
	⊕	●

注1. 图中所示标高均为装修完成面的尺寸。

ARCHITECTURAL PLAN

一层开关布置图

SCALE 1:50@A4

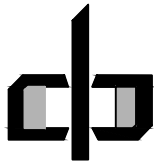

中潮博雅设计有限公司
ZHONGCHAO BOYA ENGINEERING
DESIGN CO., LTD


会 签			
总 图		建 筑	●
结 构		给 排 水	
暖 通		电 气	
动 力		弱 电	
自 控			

业主单位	犁市镇人民政府		
项目名称	犁市镇纪委办公场所改造提升项目		
子项名称			
图纸名称			
工程号			
阶 段	施工图	图 号	JS09
专 业	建 筑	比 例	详图
出图日期	2026. 07		

项目负责人	赵春燕	赵春燕
专业负责人	李立涛	李立涛
审 定	李立涛	李立涛
校 审	黄强	黄强
设 计	夏春燕	夏春燕

图	建	筑	电
总	结	构	暖
会	签		


* 本图纸版权属中潮博雅设计有限公司所有。
* 本图纸需手续齐全方可用于施工。

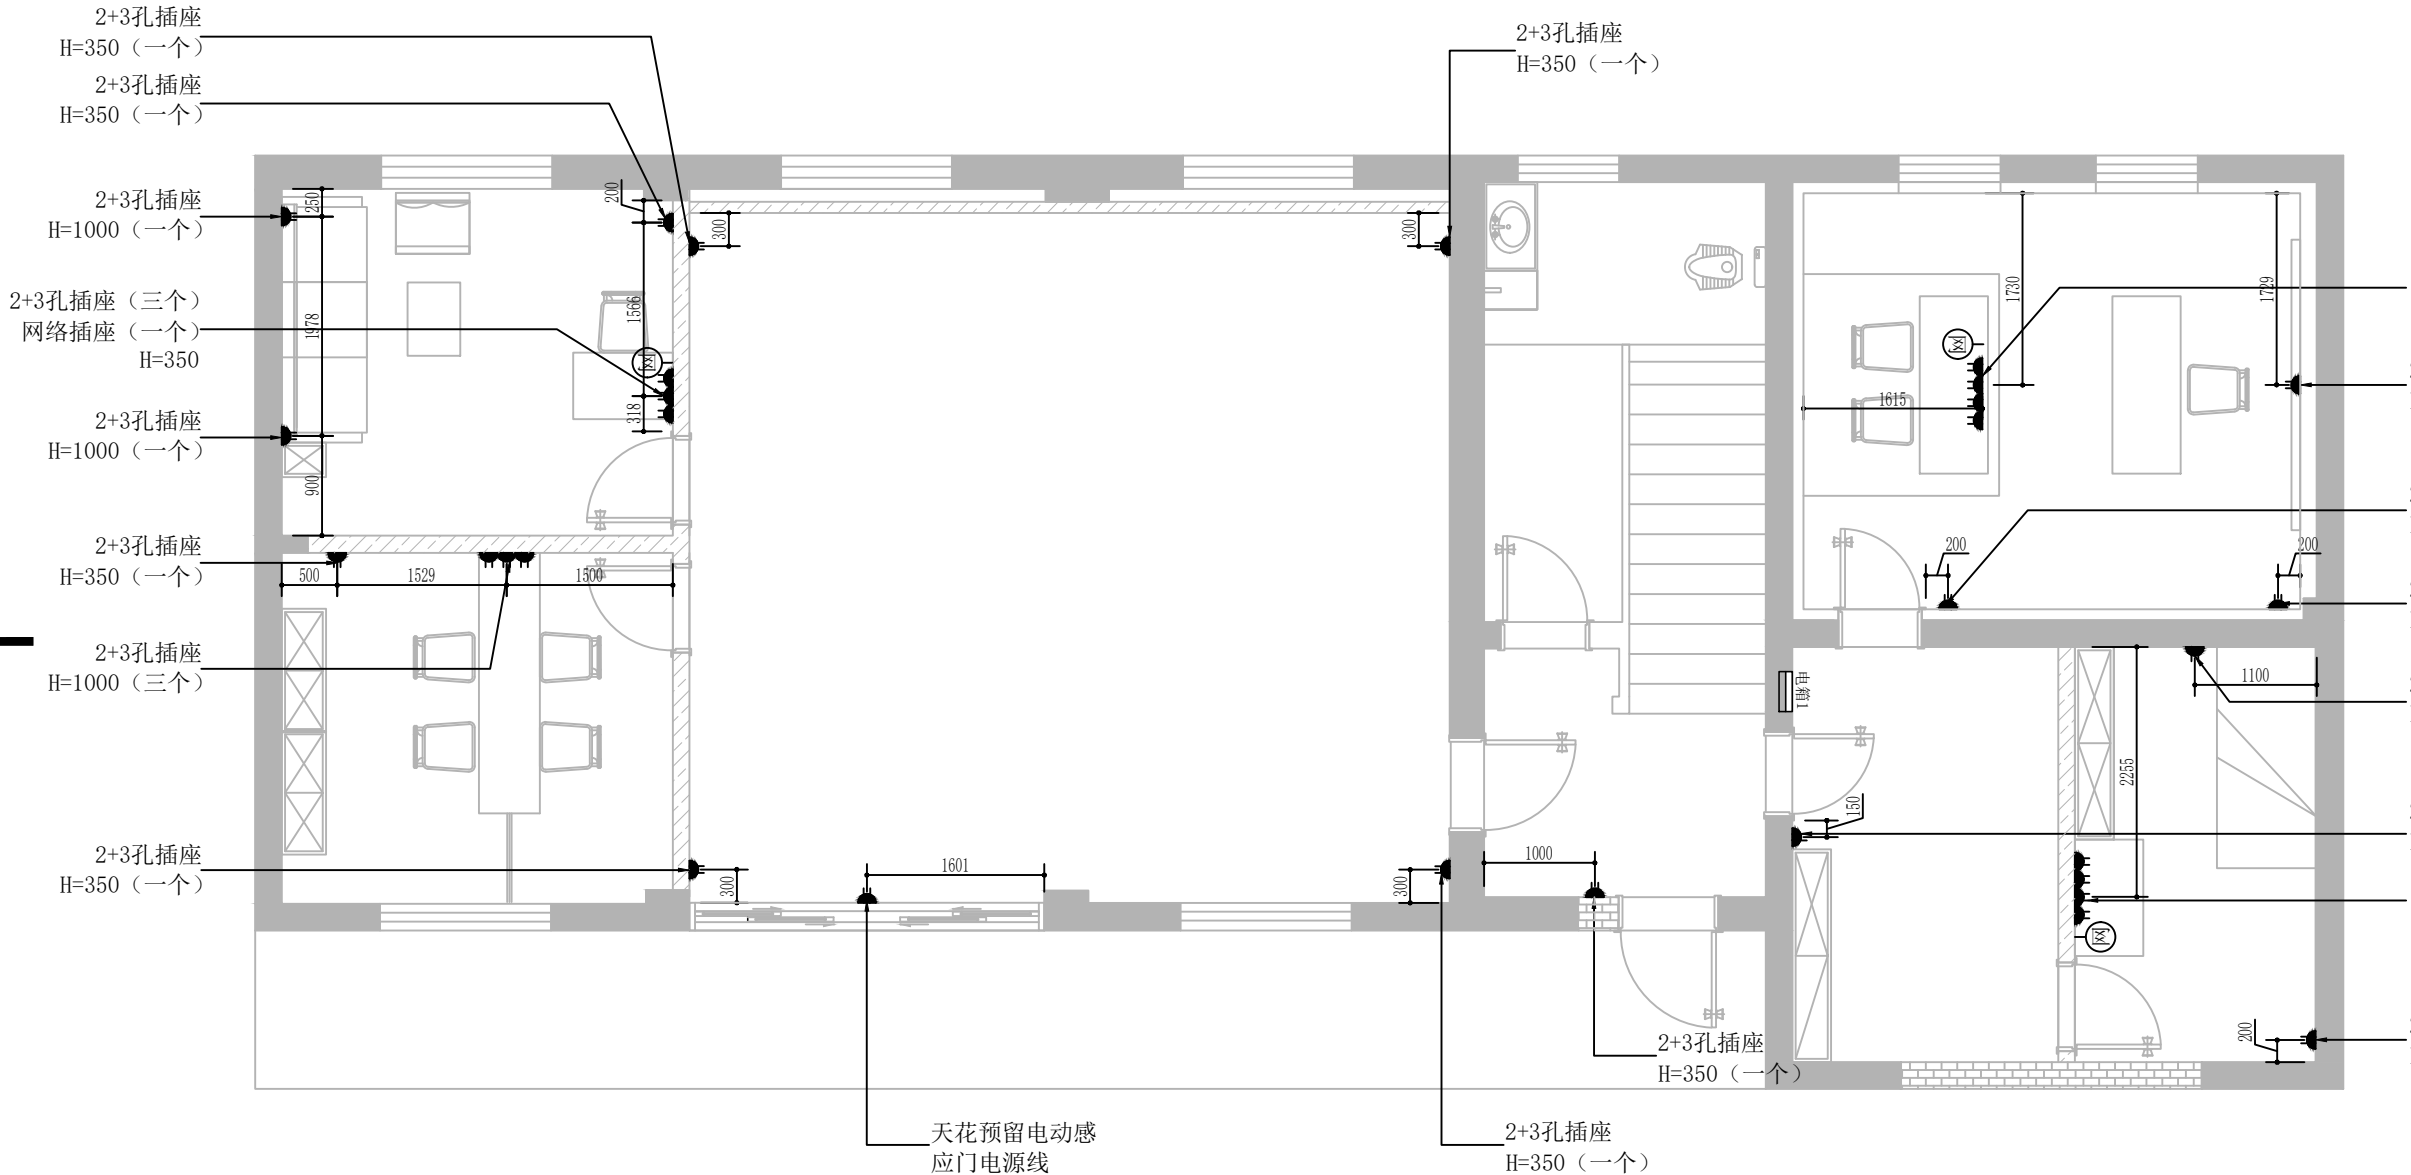

ARCHITECTURAL PLAN

一层插座布置图

SCALE 1:50@A4

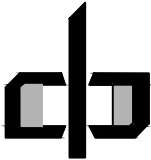

中潮博雅设计有限公司
ZHONGCHAO BOYA ENGINEERING
DESIGN CO., LTD

2+3孔插座 (三个)
网络插座 (一个)
H=350
留线, 明装底盒在桌下

插座图	建筑	●
结构	给排水	
暖通	电气	
动力	弱电	
自控		

2+3孔插座 (三个)
H=350
业主单位

2+3孔插座 (三个)
H=350
项目名称

2+3孔插座 (四个)
网络插座 (一个)
H=350
子项名称

2+3孔插座
H=350
图纸名称


工程号

阶段	施工图	图号	JS10
专业	建筑	比例	详图

出图日期 2026. 07

项目负责人	赵春燕	赵春燕
专业负责人	李立涛	李立涛
审 定	李立涛	
校 审	黄强	黄强
设 计	夏春燕	夏春燕


图	建	建	建	建	建
总	结	结	结	结	结
会	签	会	签	会	签

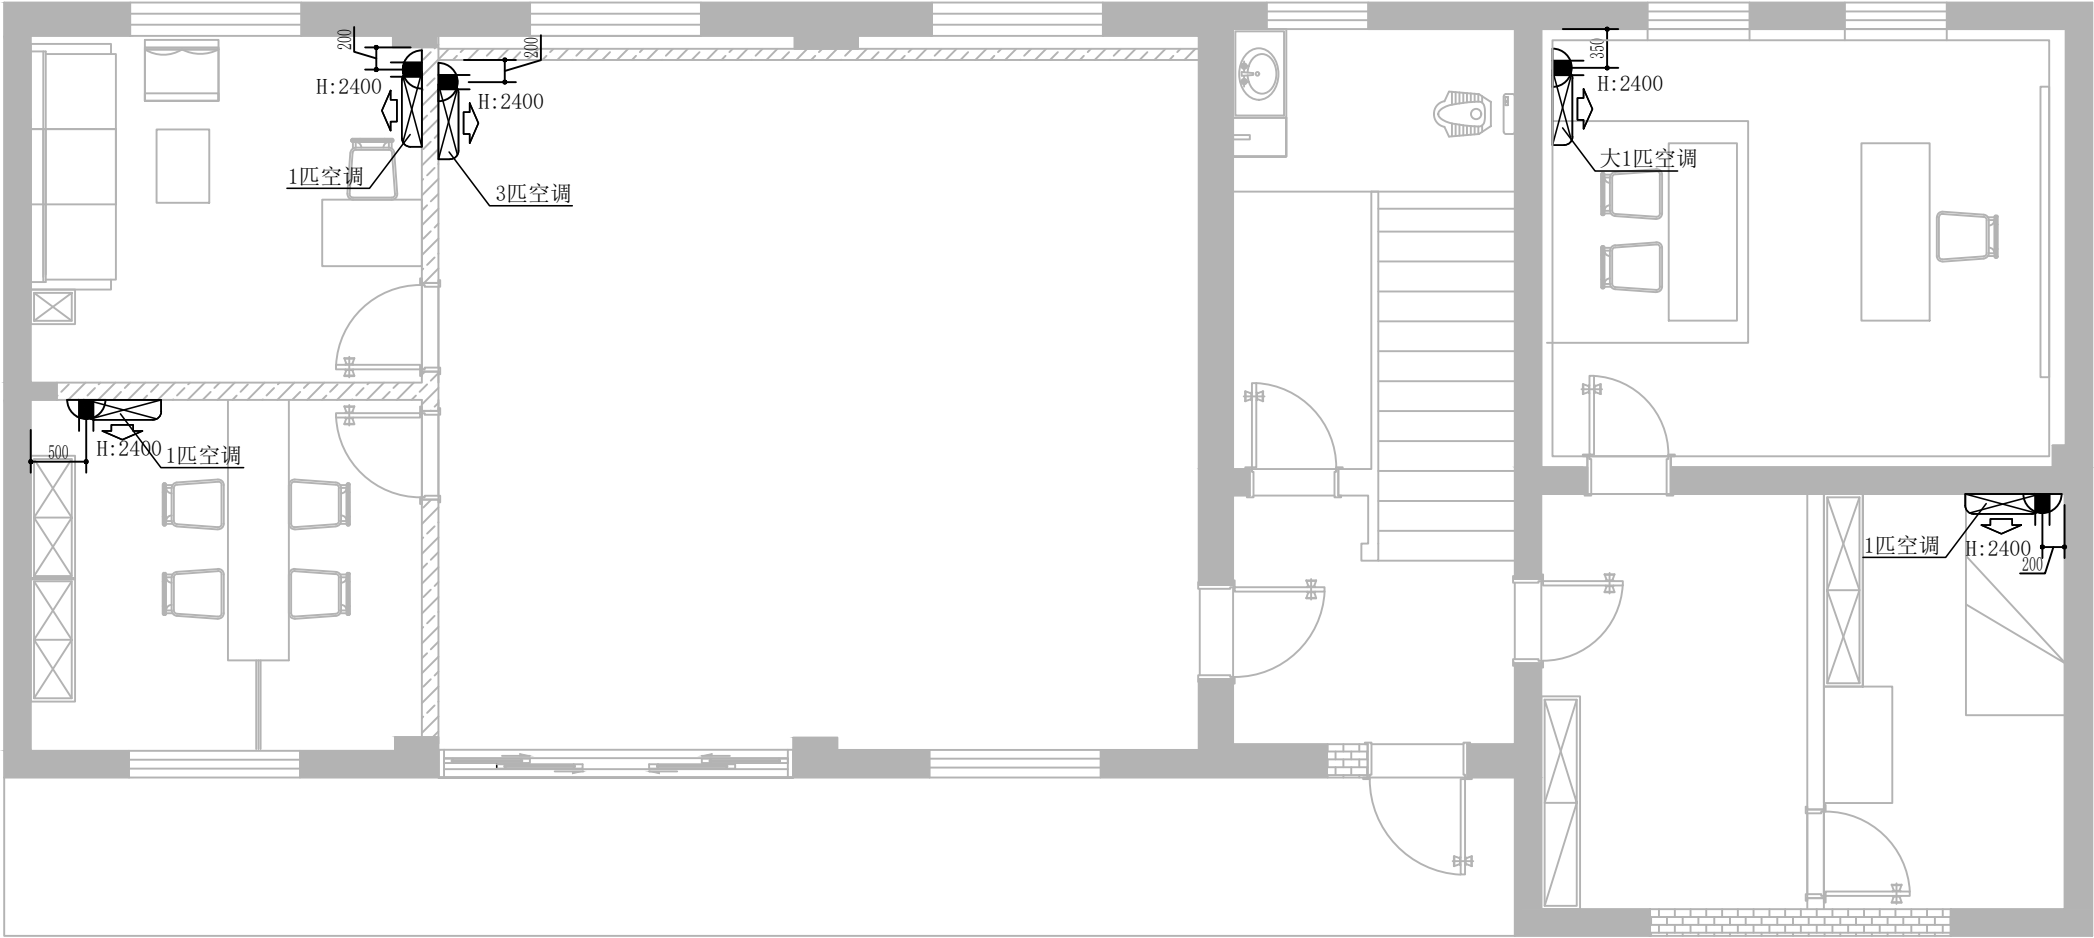

ARCHITECTURAL PLAN

一层空调布置图

SCALE 1:50@A4

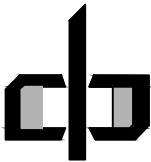

中潮博雅设计有限公司
ZHONGCHAO BOYA ENGINEERING
DESIGN CO., LTD


会 签			
总 图		建 筑	●
结 构		给 排 水	
暖 通		电 气	
动 力		弱 电	
自 控			
业 主 单 位	犁市镇人民政府		
项 目 名 称	犁市镇纪委办公场所改造提升项目		
子 项 名 称			
图 纸 名 称			
工 程 号			
阶 段	施工图	图 号	JS11
专 业	建 筑	比 例	详图
出图日期	2026. 07		
项 目 负 责 人	赵春燕	赵春燕	
专 业 负 责 人	李立涛	李立涛	
审 定	李立涛	李立涛	
校 审	黄强	黄强	
设 计	夏春燕	夏春燕	

* 本图纸版权属中潮博雅设计有限公司所有。
* 本图纸需手续齐全方可用于施工。

图	建	建	建	建	建
总	结	结	结	结	结
会	签	会	签	会	签

* 本图纸版权属中潮博雅设计有限公司所有。
* 本图纸需手续齐全方可用于施工。


冷水管
热水管

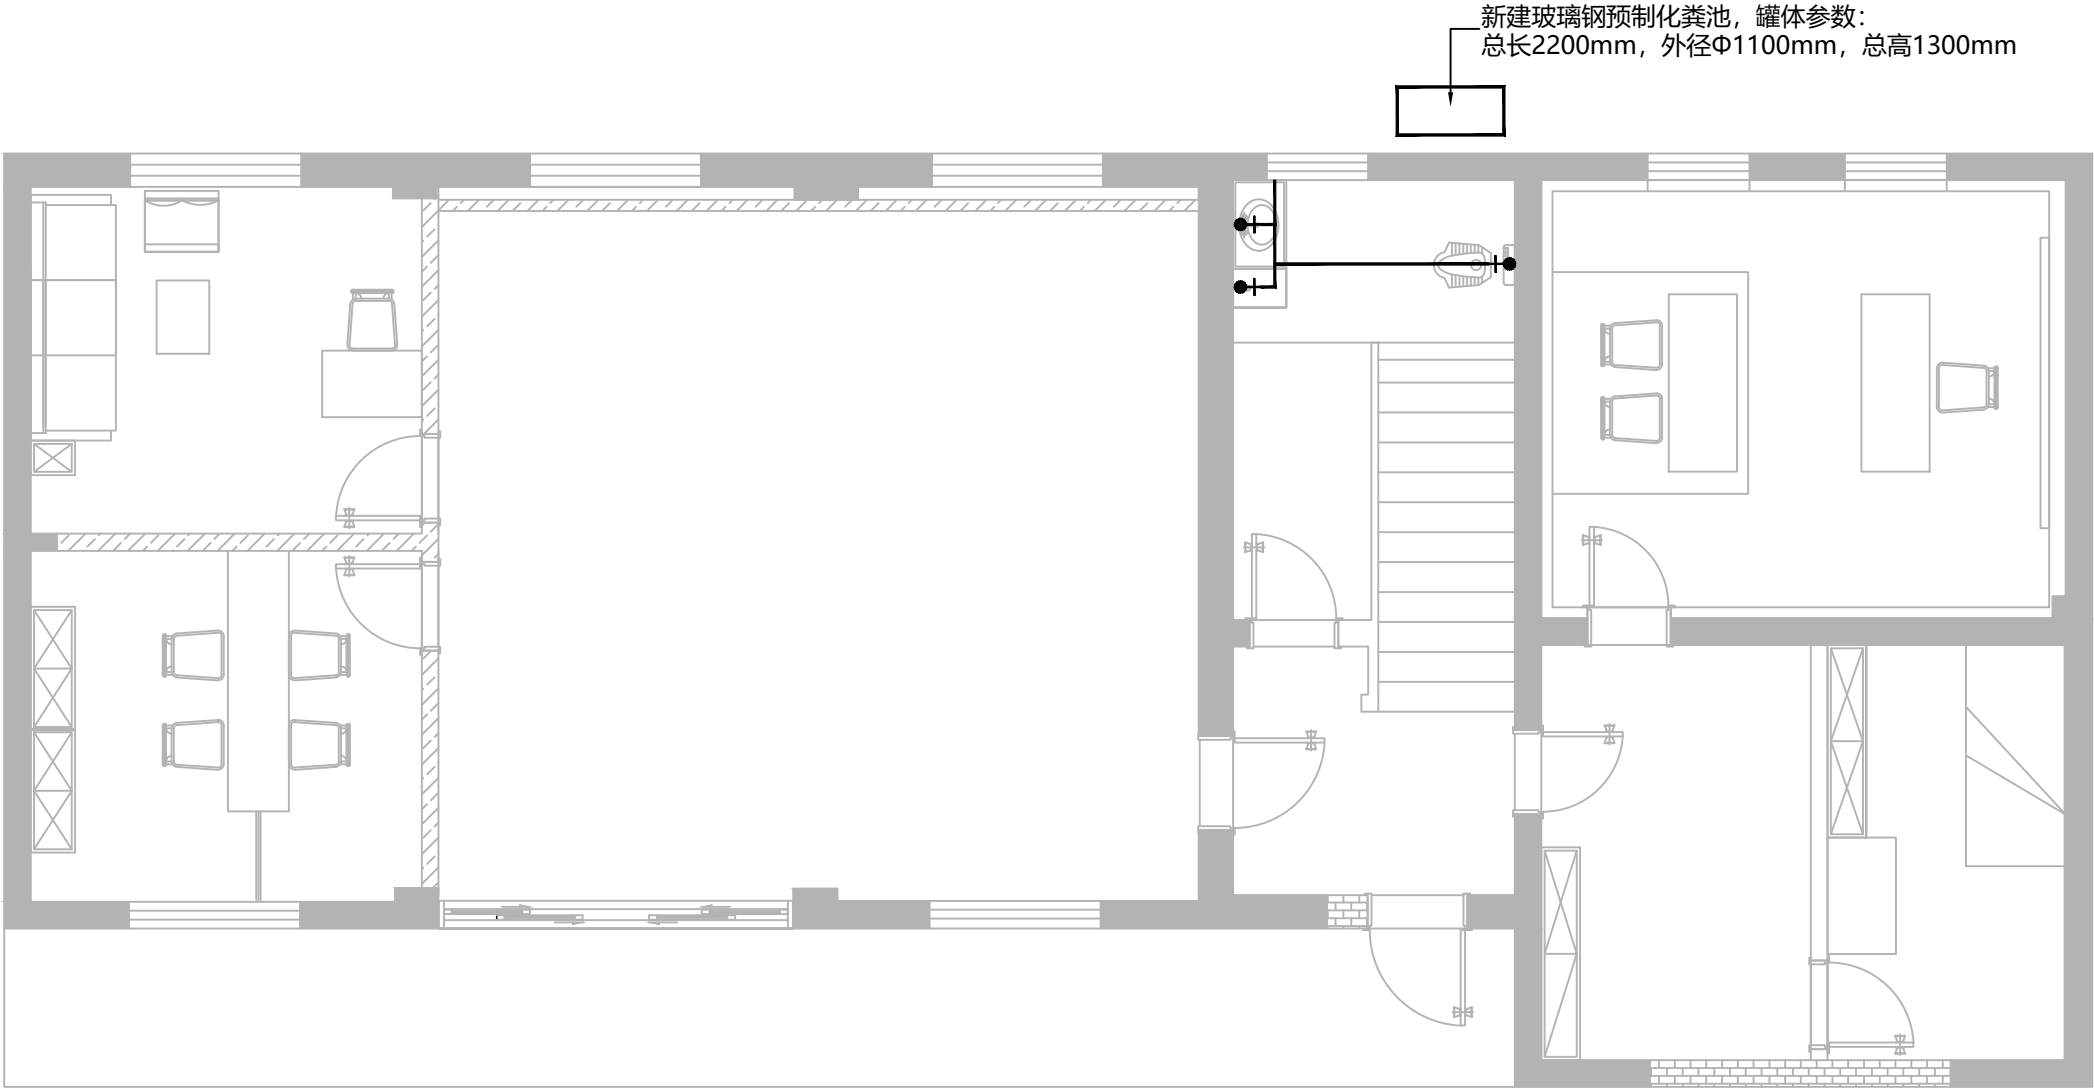

ARCHITECTURAL PLAN

一层水路布置图


SCALE 1:50@A4

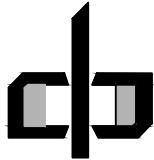

中潮博雅设计有限公司
ZHONGCHAO BOYA ENGINEERING
DESIGN CO., LTD

会 签			
总 图		建 筑	●
结 构		给 排 水	
暖 通		电 气	
动 力		弱 电	
自 控			
业 主 单 位	犁市镇人民政府		
项 目 名 称	犁市镇纪委办公场所改造提升项目		
子 项 名 称			
图 纸 名 称			
工 程 号			
阶 段	施工图	图 号	JS12
专 业	建 筑	比 例	详图
出图日期	2026. 07		
项 目 负 责 人	赵春燕	赵春燕	
专 业 负 责 人	李立涛	李立涛	
审 定	李立涛	李立涛	
校 审	黄强	黄强	
设 计	夏春燕	夏春燕	

图	建	筑	气
总	结	给	电
会	签		

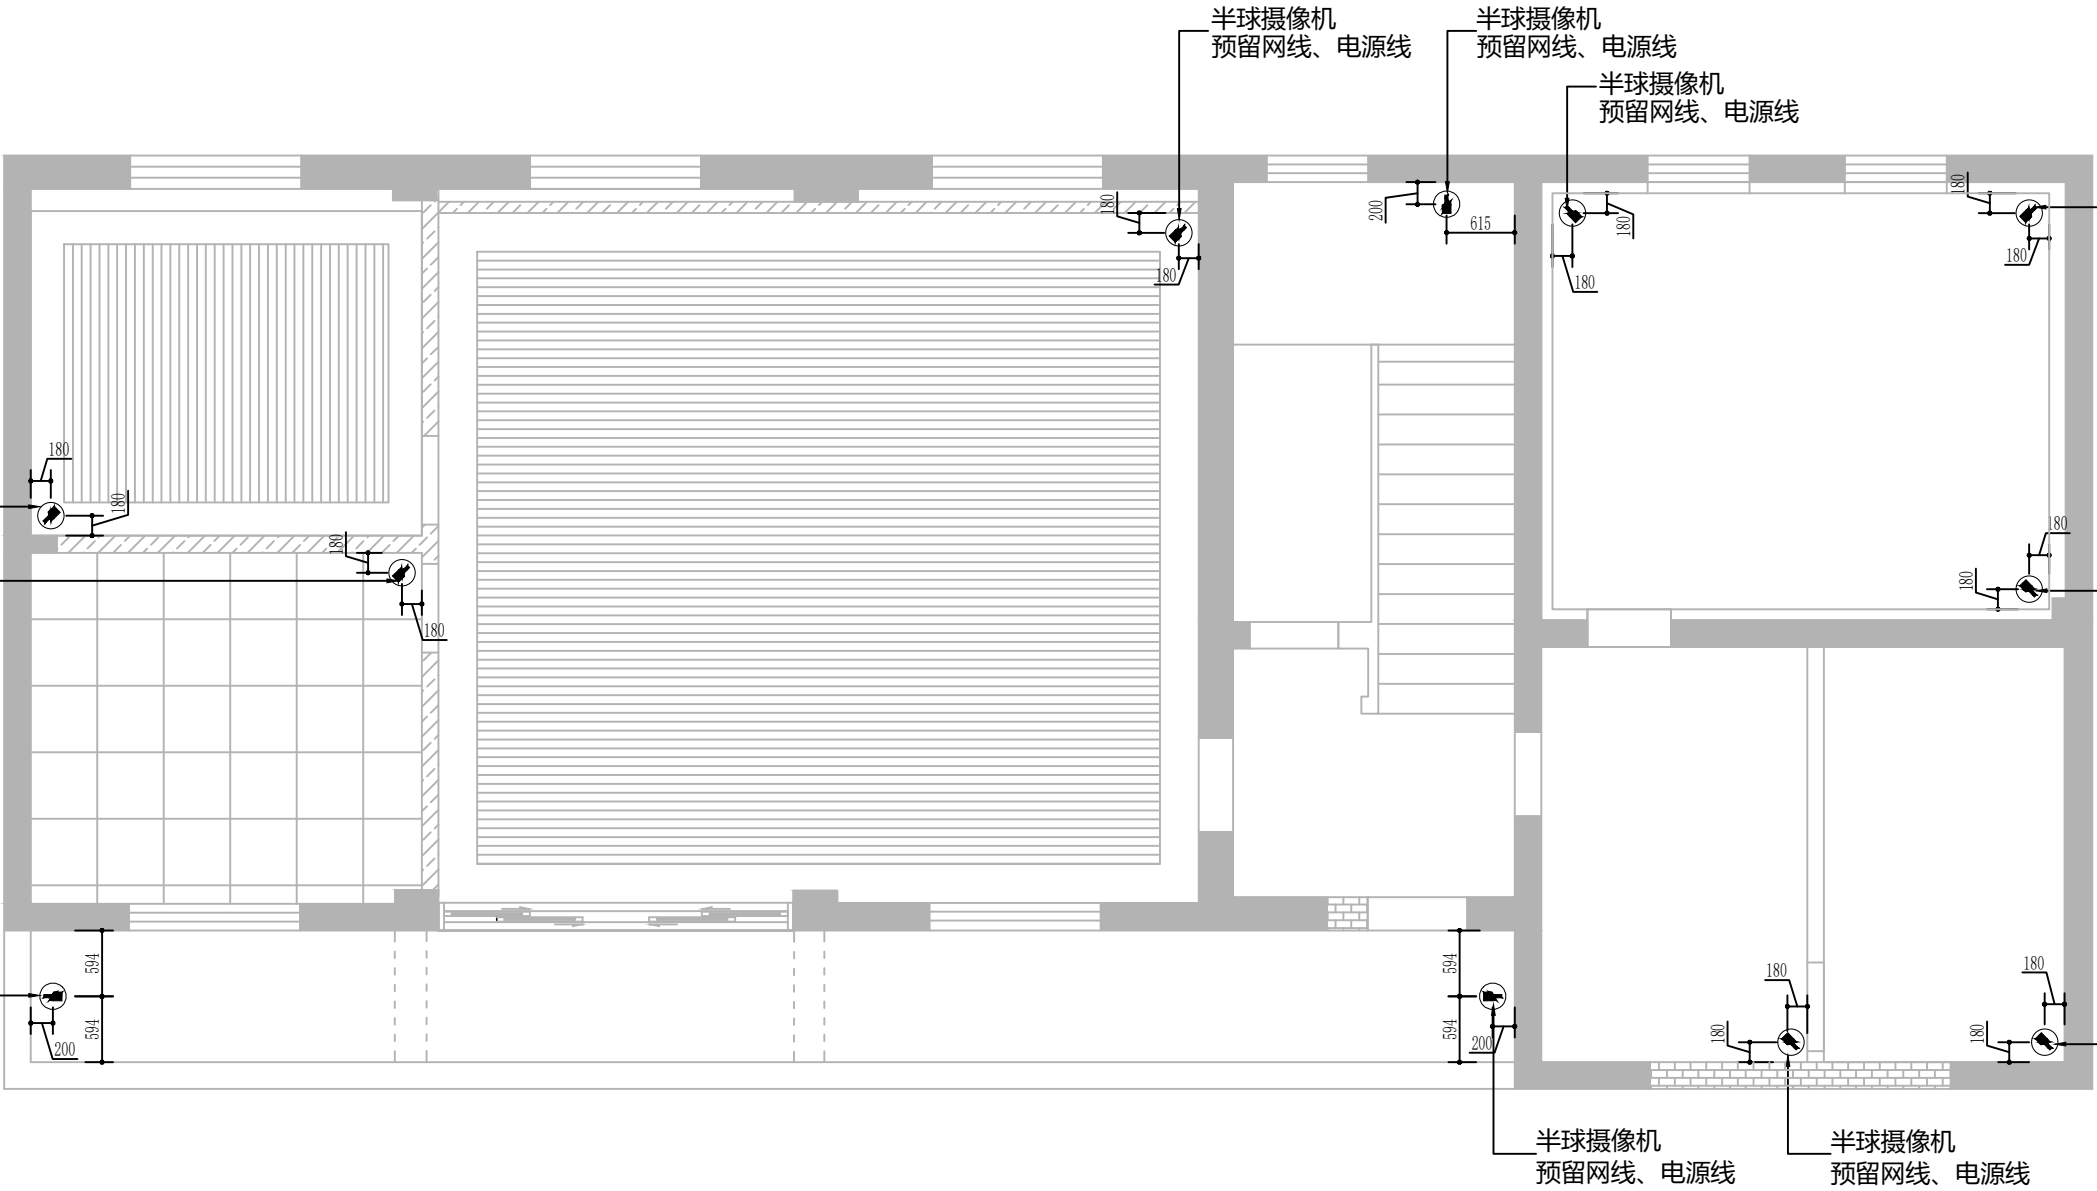


* 本图纸版权属中潮博雅设计有限公司所有。
* 本图纸需手续齐全方可用于施工。

图例	名称	使用位置
	半球摄像机	天花底
	球形一体化电视摄像机	天花底

ARCHITECTURAL PLAN

一层监控点位图

SCALE 1:50@A4

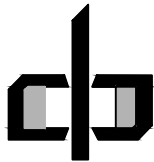


中潮博雅设计有限公司
ZHONGCHAO BOYA ENGINEERING
DESIGN CO., LTD

会 签			
总 图		建 筑	●
结 构		给 排 水	
暖 通		电 气	
动 力		弱 电	
半球摄像机 预留网线、电源线			

业主单位	犁市镇人民政府		
项目名称	犁市镇纪委办公场所改造提升项目		
子项名称			
工程号			
阶 段	施工图	图 号	JS13
专 业	建 筑	比 例	详图
出图日期	2026. 07		
项目负责人	赵春燕		
专业负责人	李立涛		
审 定	李立涛		
校 审	黄强		
设 计	夏春燕		


图	建	建	建	建	建
总	结	结	结	结	结
会	签	会	签	会	签

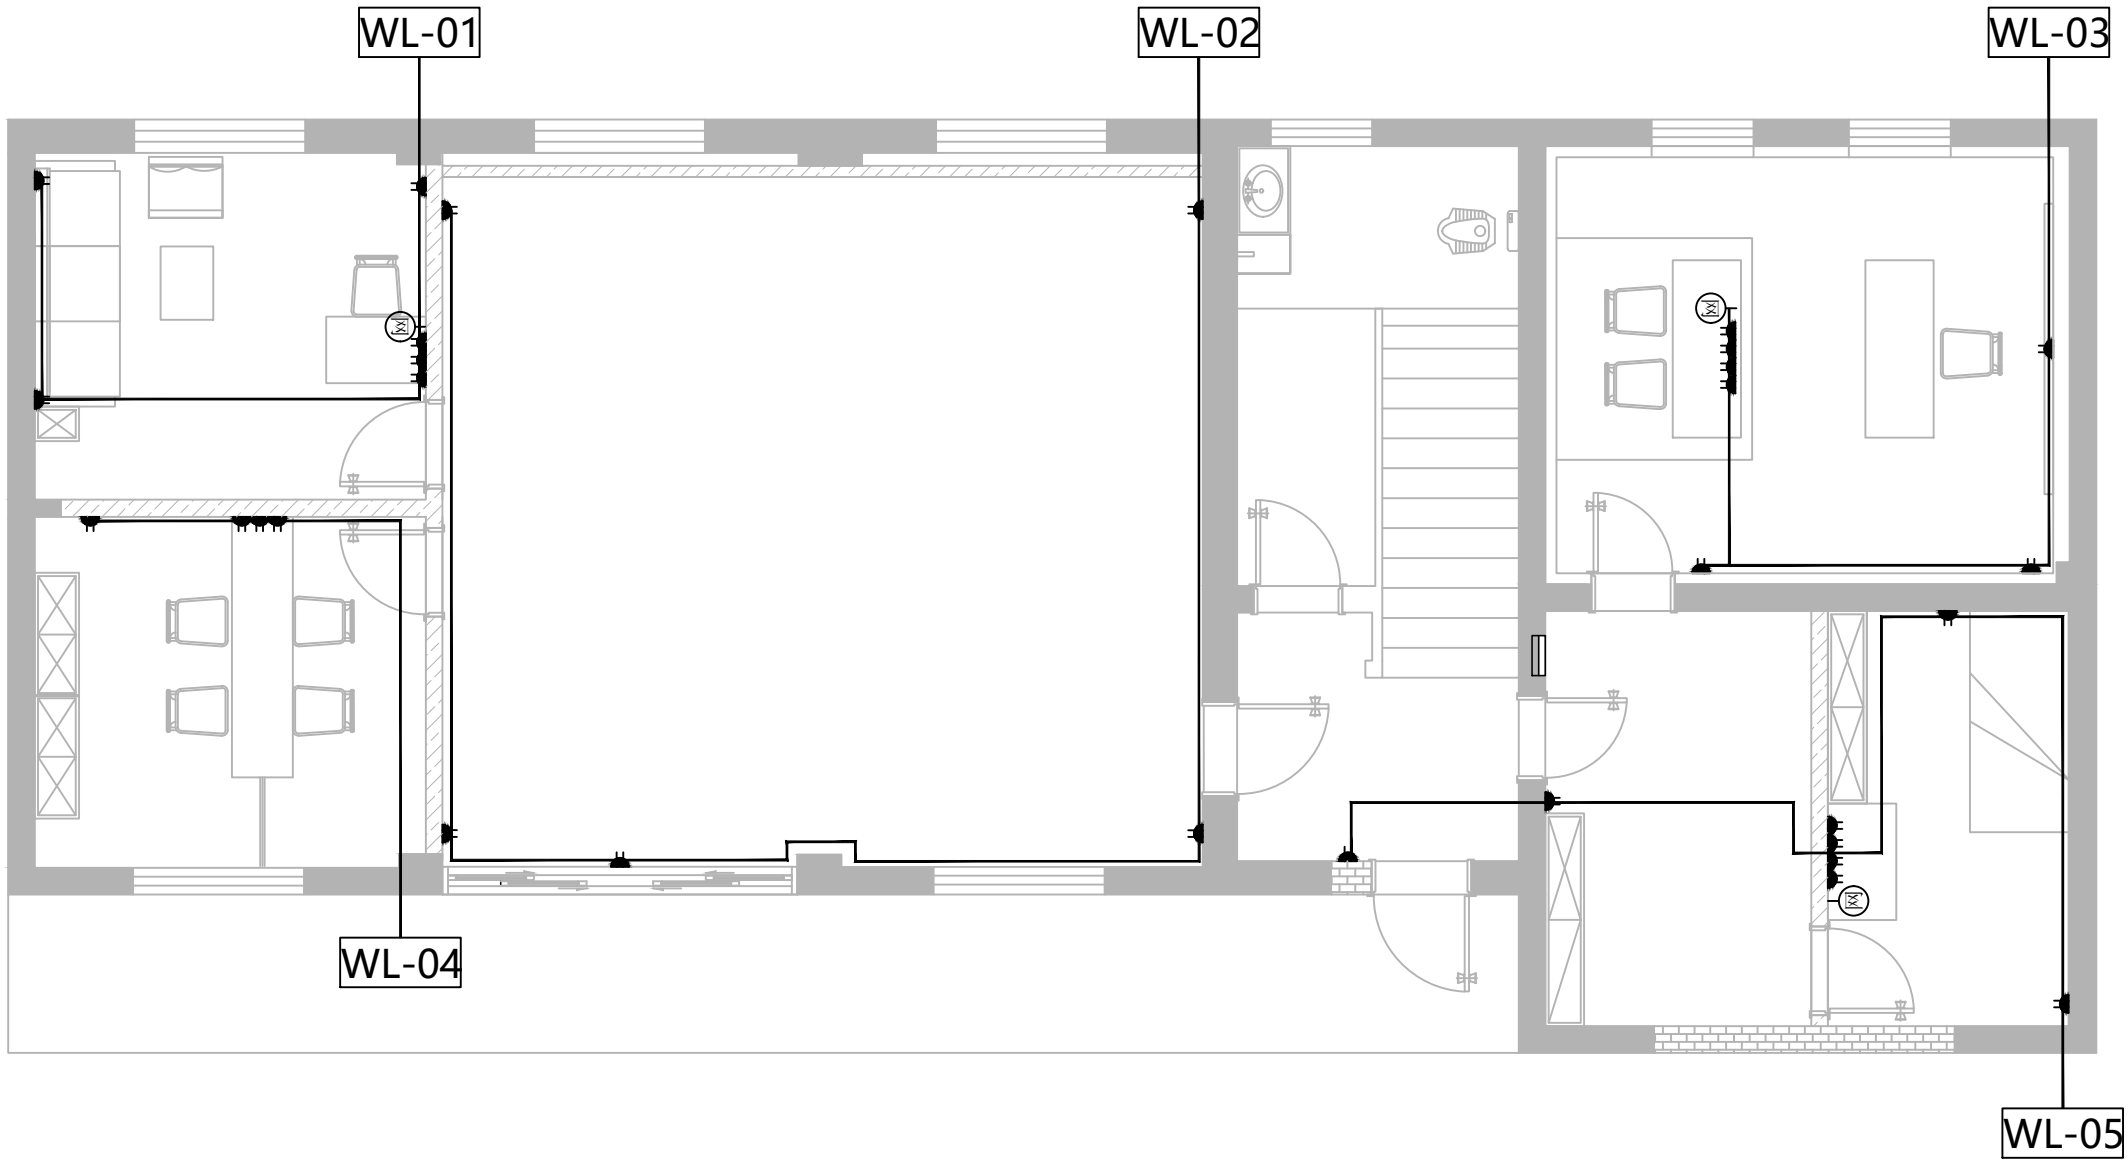

ARCHITECTURAL PLAN

一层强电回路图

SCALE 1:50@A4

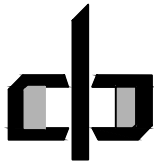


中潮博雅设计有限公司
ZHONGCHAO BOYA ENGINEERING
DESIGN CO., LTD

会 签			
总 图		建 筑	●
结 构		给 排 水	
暖 通		电 气	
动 力		弱 电	
自 控			
业 主 单 位	犁市镇人民政府		
项 目 名 称	犁市镇纪委办公场所改造提升项目		
子 项 名 称			
图 纸 名 称			
工 程 号			
阶 段	施工图	图 号	JS14
专 业	建 筑	比 例	详图
出图日期	2026. 07		
项目 负责人	赵春燕	赵春燕	
专业 负责人	李立涛	李立涛	
审 定	李立涛	李立涛	
校 审	黄强	黄强	
设 计	夏春燕	夏春燕	

* 本图纸版权属中潮博雅设计有限公司所有。
* 本图纸需手续齐全方可用于施工。


图	建	建	建	建	建
总	结	结	结	结	结
会	签	会	签	会	签

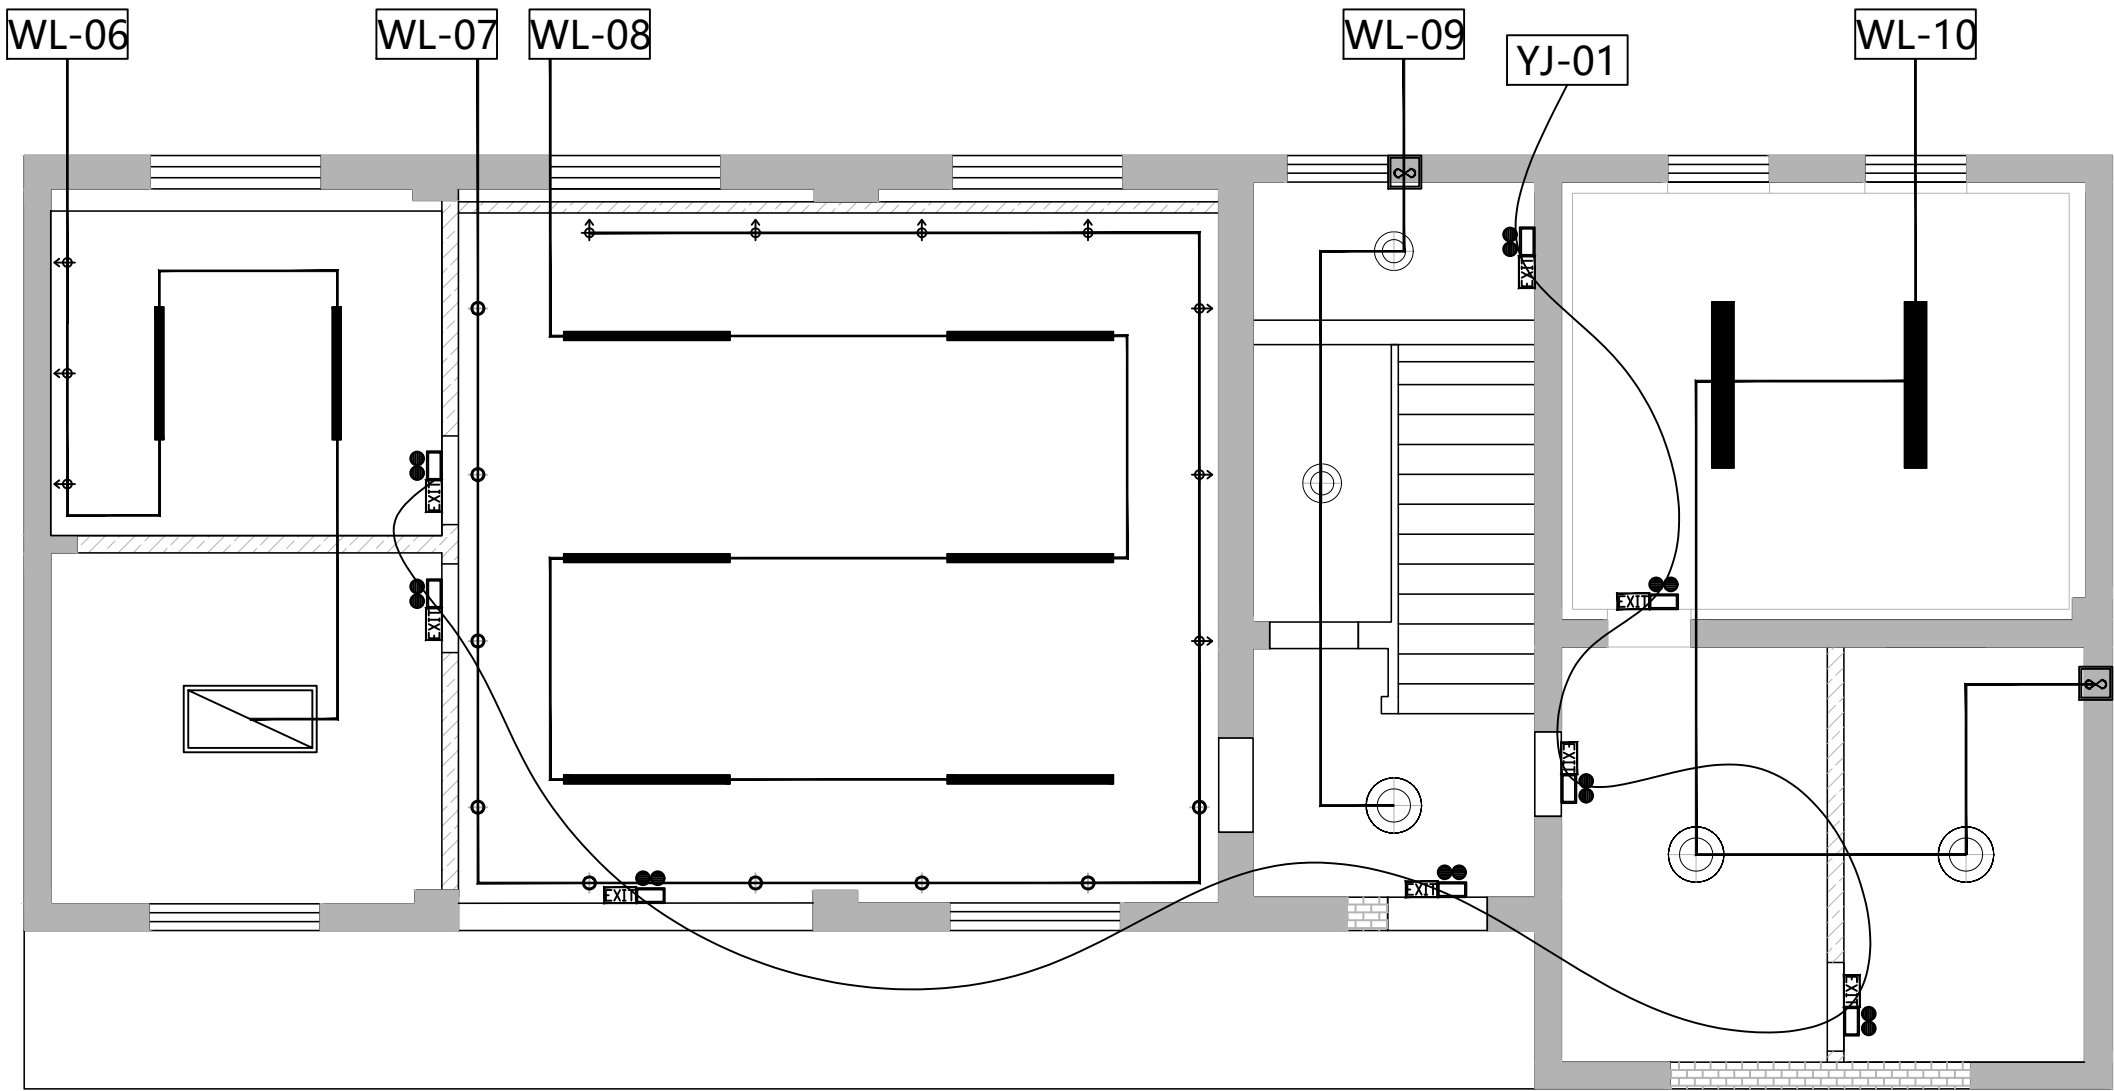

ARCHITECTURAL PLAN

一层灯具回路图

SCALE 1:50@A4

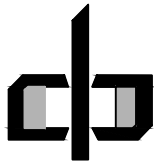


中潮博雅设计有限公司
ZHONGCHAO BOYA ENGINEERING
DESIGN CO., LTD

会 签			
总 图		建 筑	●
结 构		给 排 水	
暖 通		电 气	
动 力		弱 电	
自 控			
业主单位	犁市镇人民政府		
项目名称	犁市镇纪委办公场所改造提升项目		
子项名称			
图纸名称			
工程号			
阶 段	施工图	图 号	JS15
专 业	建 筑	比 例	详图
出图日期	2026. 07		
项目负责人	赵春燕	赵春燕	
专业负责人	李立涛	李立涛	
审 定	李立涛	李立涛	
校 审	黄强	黄强	
设 计	夏春燕	夏春燕	

* 本图纸版权属中潮博雅设计有限公司所有。
* 本图纸需手续齐全方可用于施工。


总图	建筑	给排水	电气		
结构					
暖通					
会签					

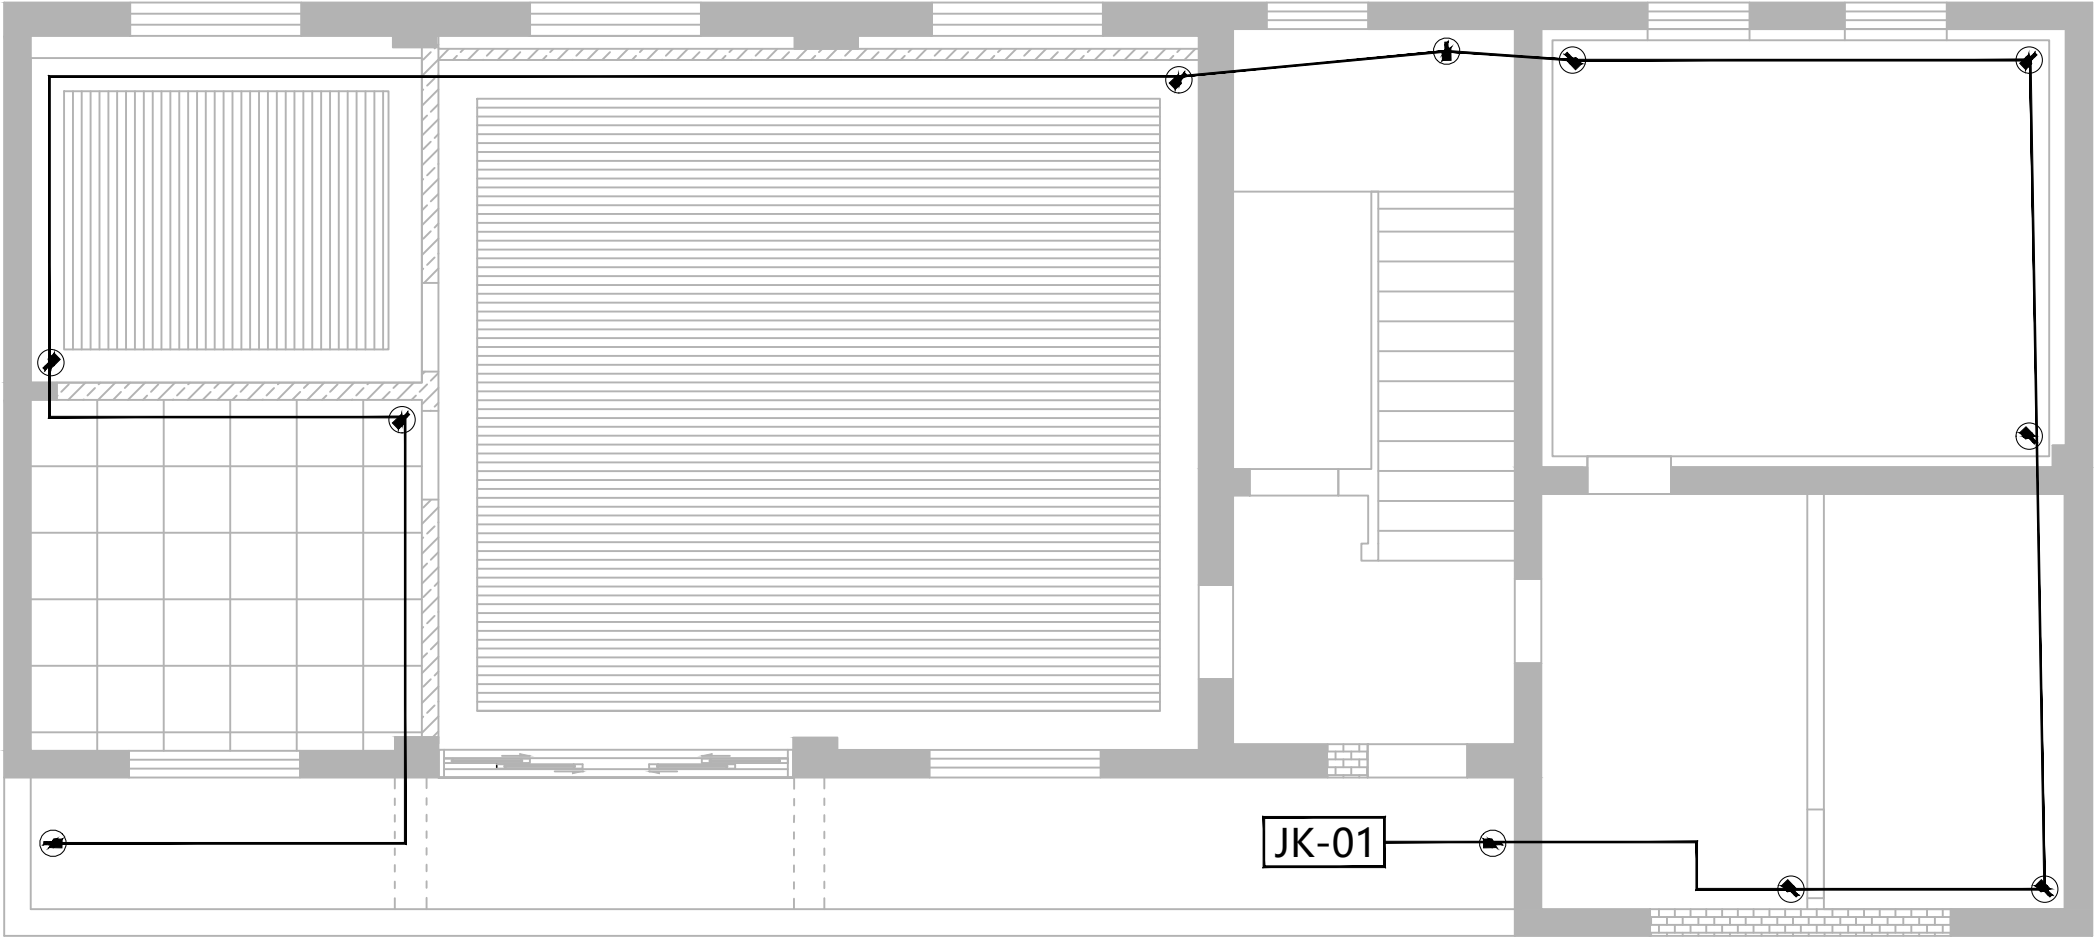

ARCHITECTURAL PLAN

一层监控回路图

SCALE 1:50@A4

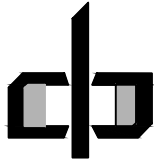


中潮博雅设计有限公司
ZHONGCHAO BOYA ENGINEERING
DESIGN CO., LTD

会 签			
总图		建筑	●
结构		给排水	
暖通		电气	
动力		弱电	
自控			
业主单位	犁市镇人民政府		
项目名称	犁市镇纪委办公场所改造提升项目		
子项名称			
图纸名称			
工程号			
阶段	施工图	图 号	JS16
专业	建筑	比 例	详图
出图日期	2026. 07		
项目负责人	赵春燕	赵春燕	
专业负责人	李立涛	李立涛	
审 定	李立涛	李立涛	
校 审	黄强	黄强	
设 计	夏春燕	夏春燕	

* 本图纸版权属中潮博雅设计有限公司所有。
* 本图纸需手续齐全方可用于施工。


图	建	建	建	建	建
总	结	结	结	结	结
会	签	会	签	会	签

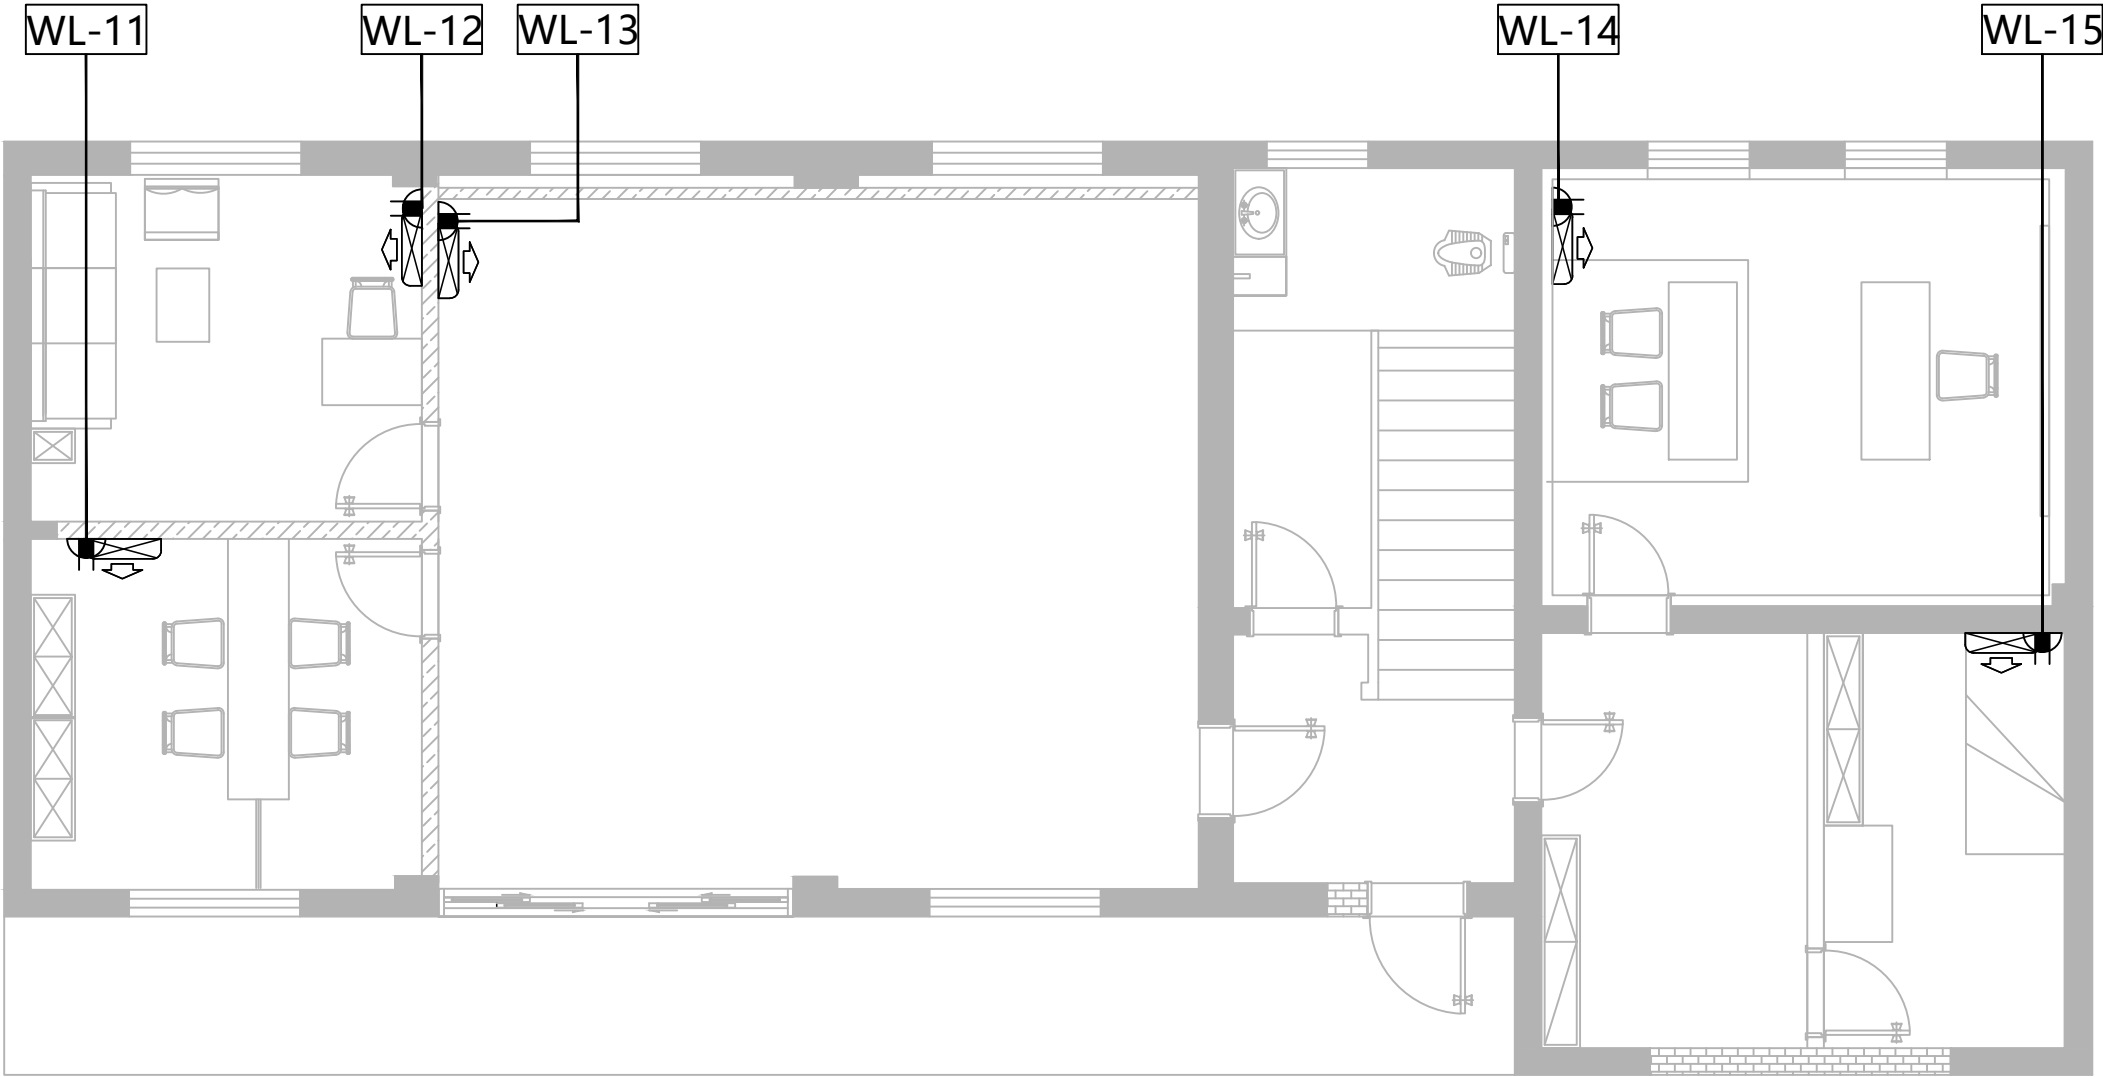

ARCHITECTURAL PLAN

一层空调回路图

SCALE 1:50@A4

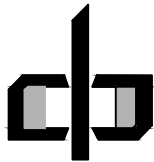


中潮博雅设计有限公司
ZHONGCHAO BOYA ENGINEERING
DESIGN CO., LTD

会 签			
总 图		建 筑	●
结 构		给 排 水	
暖 通		电 气	
动 力		弱 电	
自 控			
业 主 单 位	犁市镇人民政府		
项 目 名 称	犁市镇纪委办公场所改造提升项目		
子 项 名 称			
图 纸 名 称			
工 程 号			
阶 段	施工图	图 号	JS17
专 业	建 筑	比 例	详图
出图日期	2026. 07		
项 目 负 责 人	赵春燕	赵春燕	
专 业 负 责 人	李立涛	李立涛	
审 定	李立涛	李立涛	
校 审	黄强	黄强	
设 计	夏春燕	夏春燕	

* 本图纸版权属中潮博雅设计有限公司所有。
* 本图纸需手续齐全方可用于施工。

建筑	给排水	电气
图	构	通
总	结	暖
会 签		


PE=23.8KW
PJ=19.04KW
KX=0.8
COS=0.85
IJS=101.82A

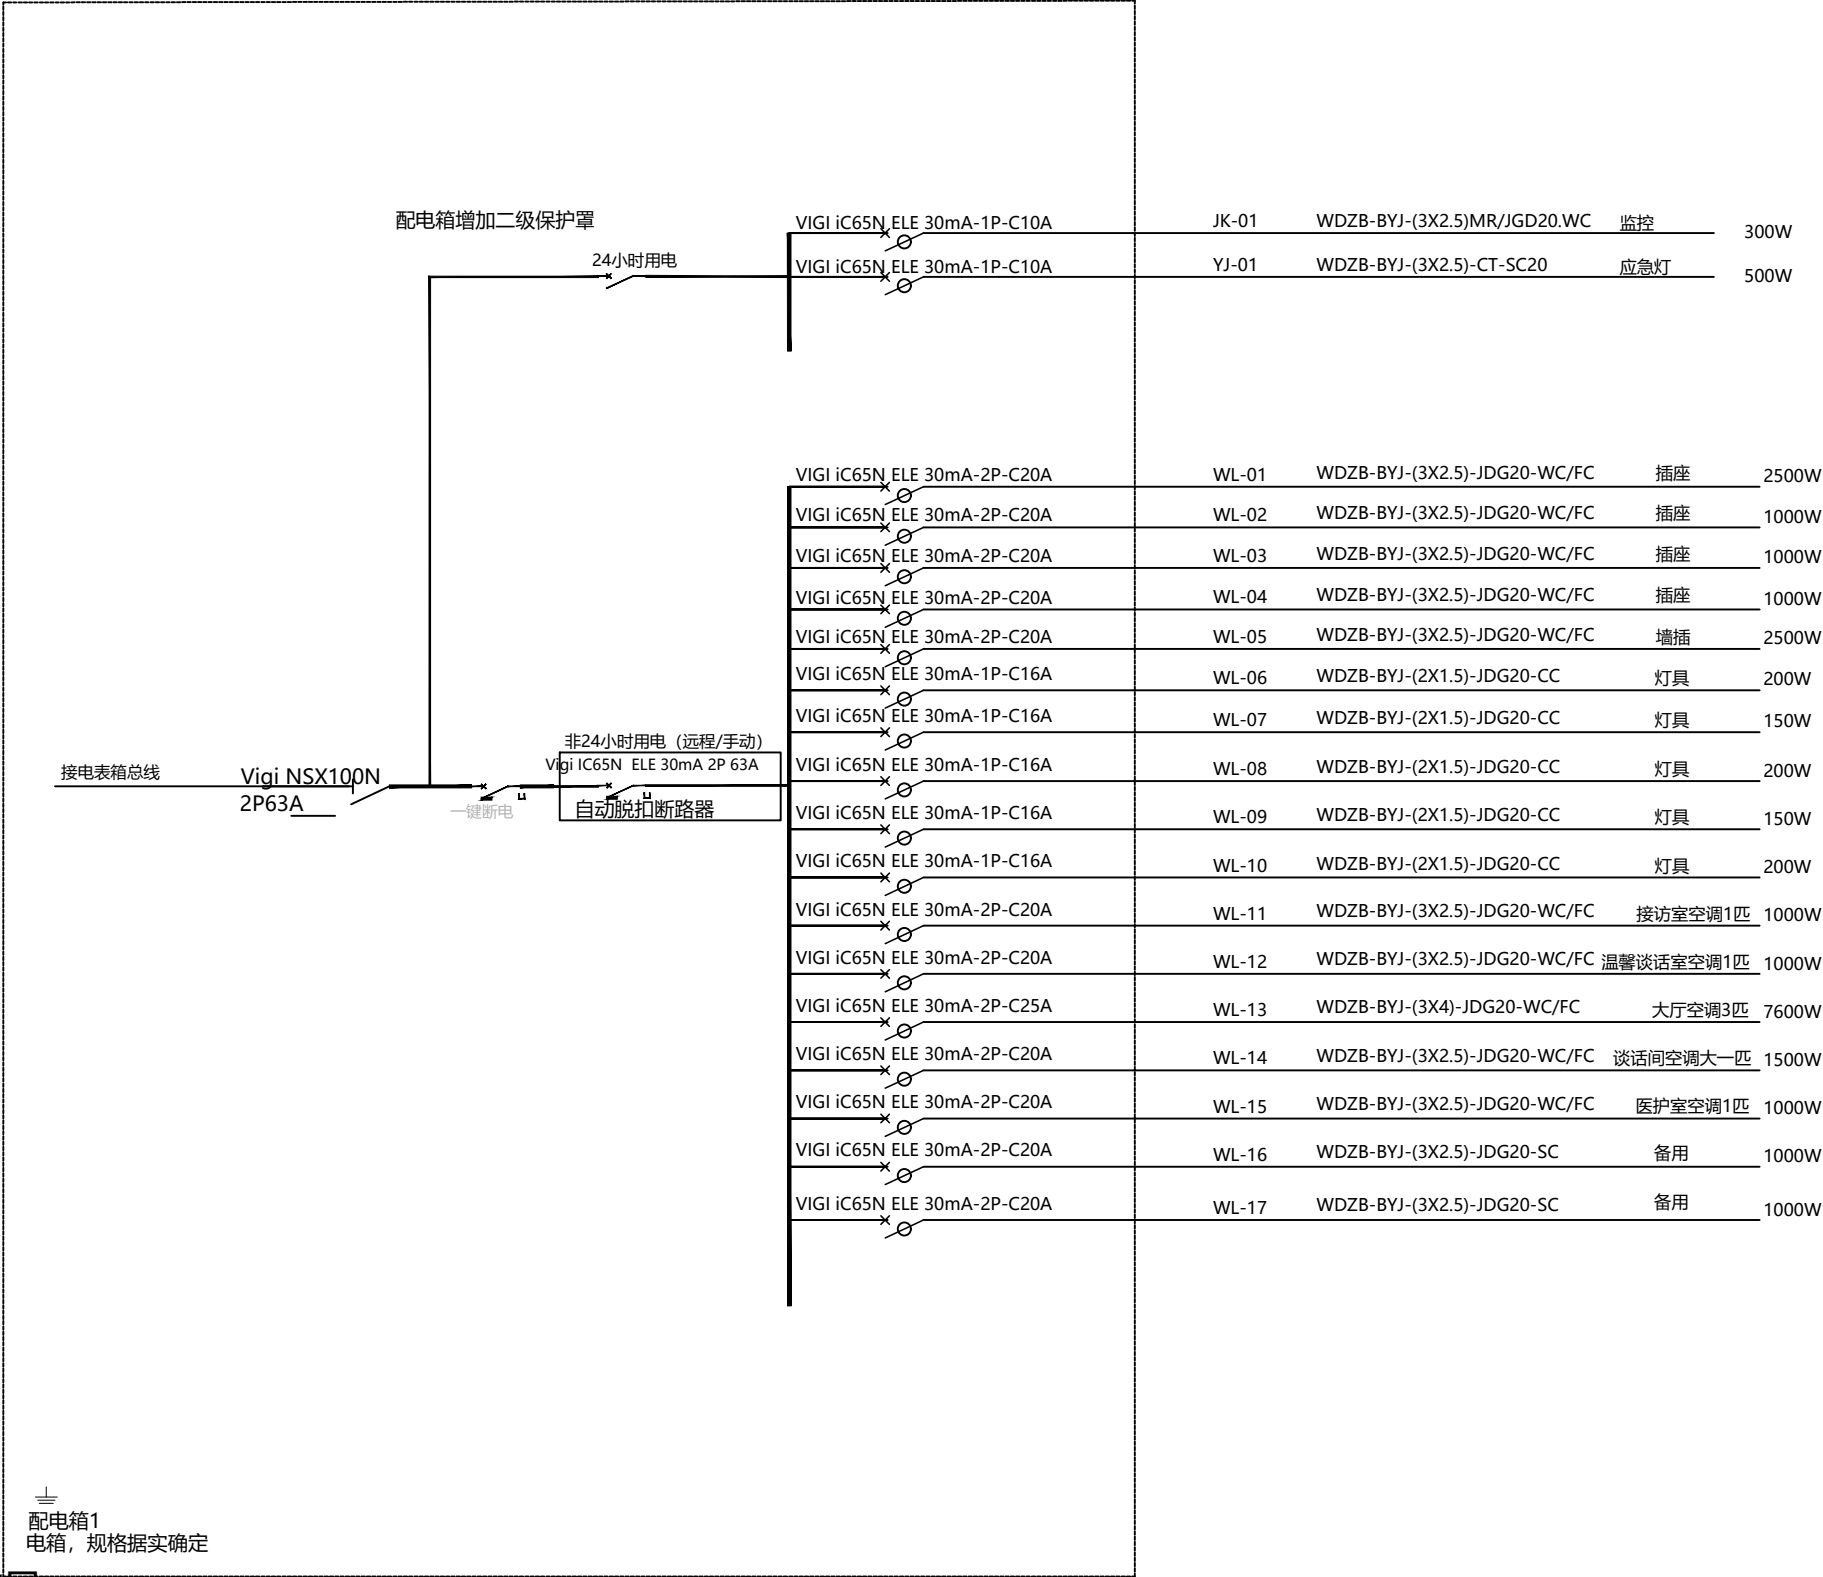

注：

1/各空开上端连线规格需满足与下端连线规格保持一致。

2/现场电工施工前先检视系统图准确性，如有不合理的地方请联系设计沟通调整。

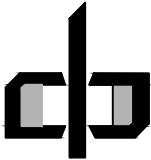



中潮博雅设计有限公司
ZHONGCHAO BOYA ENGINEERING
DESIGN CO., LTD

会 签			
总 图		建 筑	●
结 构		给 排 水	
暖 通		电 气	
动 力		弱 电	
自 控			
业 主 单 位	犁市镇人民政府		
项 目 名 称	犁市镇纪委办公场所改造提升项目		
子 项 名 称			
图 纸 名 称			
工 程 号			
阶 段	施工图	图 号	JS18
专 业	建 筑	比 例	详图
出图日期	2026. 07		
项目 负责人	赵春燕	赵春燕	
专业 负责人	李立涛	李立涛	
审 定	李立涛		
校 审	黄强	黄强	
设 计	夏春燕	夏春燕	

ARCHITECTURAL PLAN

一层电路系统图 SCALE 1:50@A4

图	建	建	水	电	气
总	结	构	给	排	水
会	签	暖	通	电	气

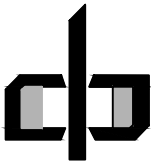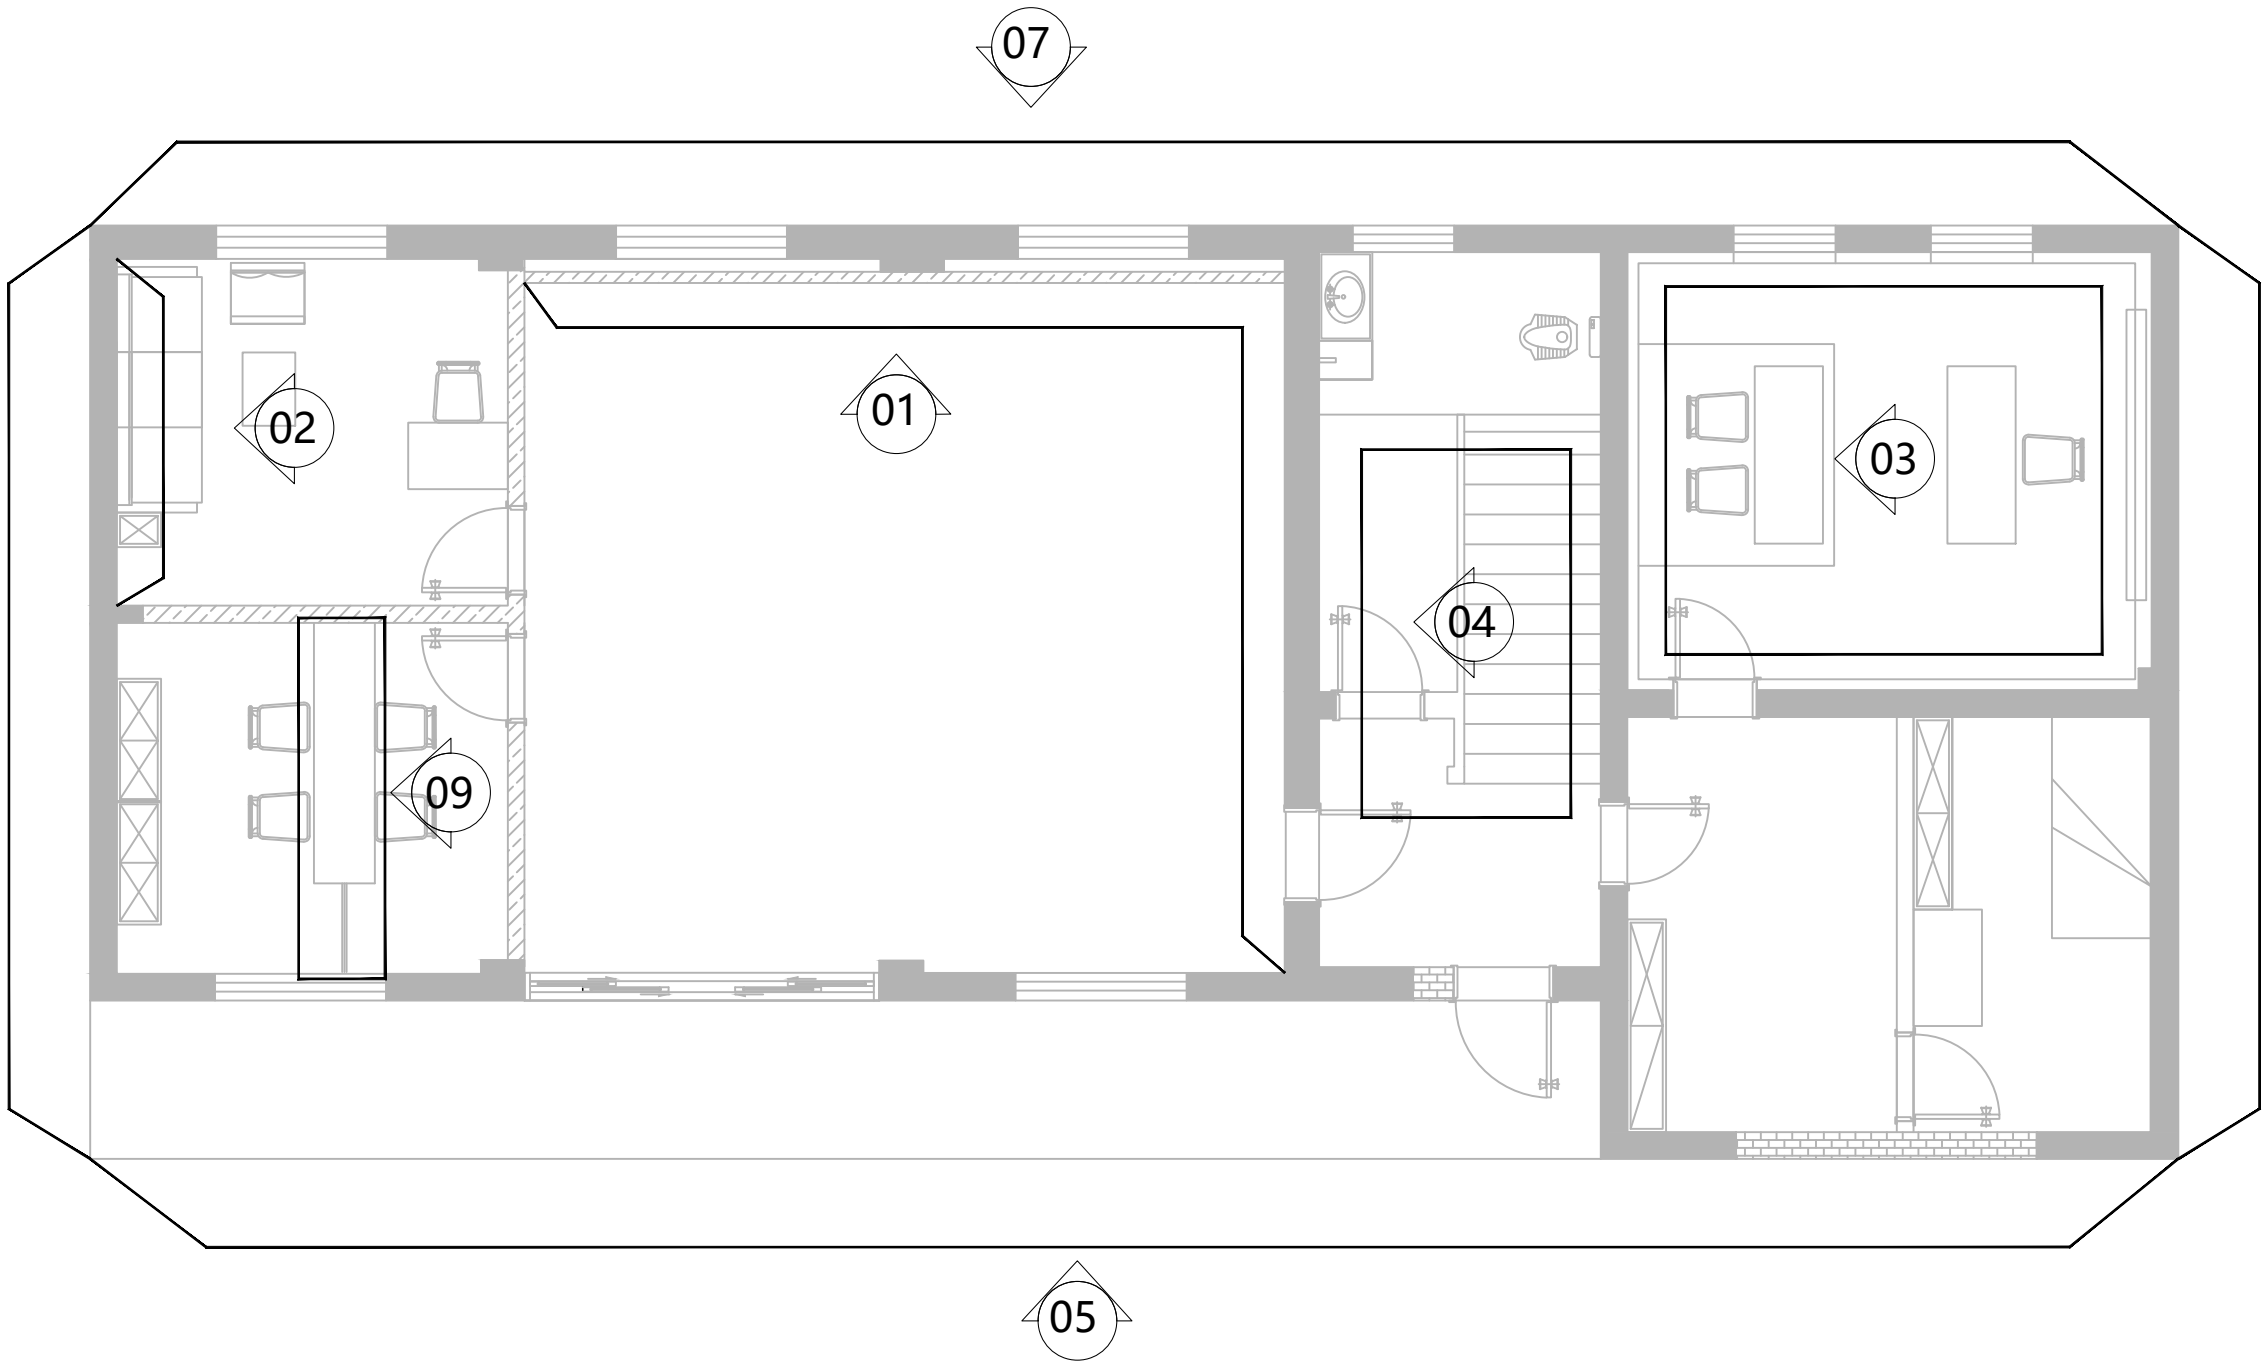

中潮博雅设计有限公司
ZHONGCHAO BOYA ENGINEERING
DESIGN CO., LTD

会 签

总 图		建 筑	●
结 构		给 排 水	
暖 通		电 气	
动 力		弱 电	
自	08		

业主单位 犁市镇人民政府

项目名称 犁市镇纪委办公场所改造提升项目

子项名称

图纸名称

工程号

阶 段 施工图 图 号 JS19

专 业 建 筑 比 例 详图

出图日期 2026. 07

项目负责人	赵春燕	赵春燕
专业负责人	李立涛	李立涛
审 定	李立涛	李立涛
校 审	黄强	黄强
设 计	夏春燕	夏春燕



ARCHITECTURAL PLAN

一层立面索引图

SCALE 1:50@A4

* 本图纸版权属中潮博雅设计有限公司所有。
* 本图纸需手续齐全方可用于施工。


会 签	总 图			建 筑		
	结 构			给 排 水		
	暖 通			电 气		

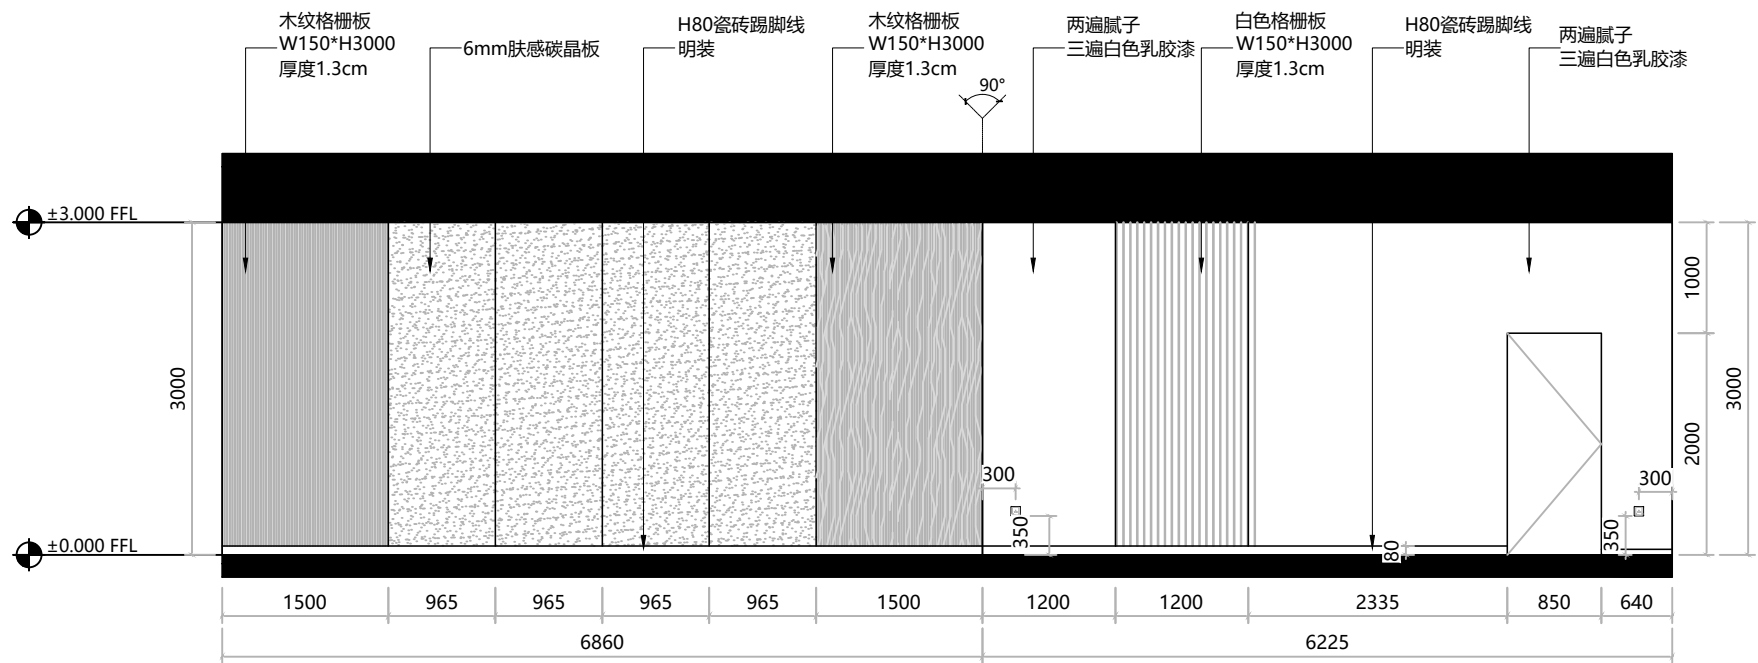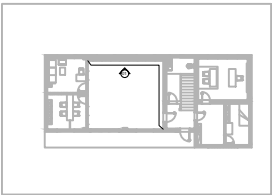

ARCHITECTURAL PLAN

一层01立面图

SCALE 1:50@A4

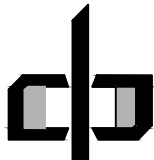

中潮博雅设计有限公司



ZHONGCHAO BOYA ENGINEERING
DESIGN CO., LTD

会		签	
总 图		建 筑	●
结 构		给 排 水	
暖 通		电 气	
动 力		弱 电	
自 控			
业主单位	犁市镇人民政府		
项目名称	犁市镇纪委办公场所改造提升项目		
子项名称			
图纸名称			
工程号			
阶 段	施工图	图 号	JS20
专 业	建 筑	比 例	详图
出图日期	2026. 07		
项目负责人	赵春燕		
专业负责人	李立涛		
审 定	李立涛		
校 审	黄强		
设 计	夏春燕		

* 本图纸版权属中潮博雅设计有限公司所有。
* 本图纸需手续齐全方可用于施工。

* 本图纸版权属中潮博雅设计有限公司所有。
* 本图纸需手续齐全方可用于施工。


会 签		总 图					
结 暖	构 通	建 筑	给 排 水	电 气			

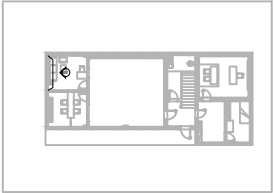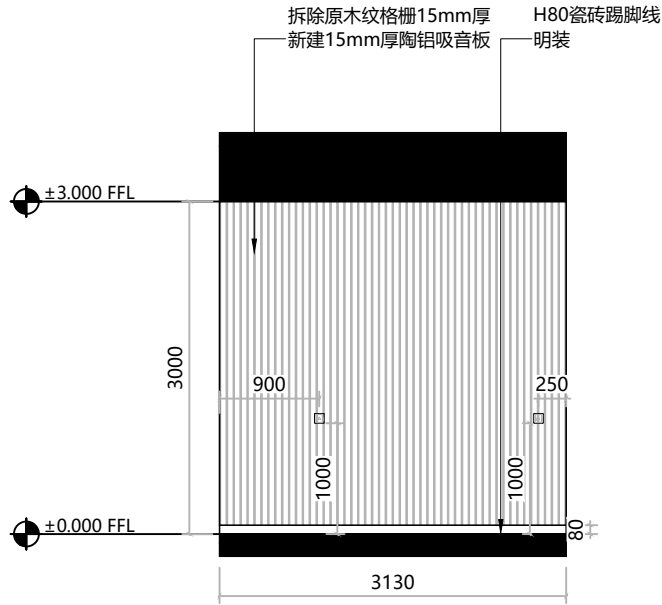

ARCHITECTURAL PLAN

一层02立面图

SCALE 1:50@A4

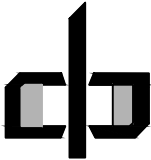

中潮博雅设计有限公司
ZHONGCHAO BOYA ENGINEERING
DESIGN CO., LTD

会 签


总 图		建 筑	●
结 构		给 排 水	
暖 通		电 气	
动 力		弱 电	
自 控			

业主单位	犁市镇人民政府		
项目名称	犁市镇纪委办公场所改造提升项目		
子项名称			
图纸名称			
工程号			
阶 段	施工图	图 号	JS21
专 业	建 筑	比 例	详图
出图日期	2026. 07		

项目负责人	赵春燕	赵春燕
专业负责人	李立涛	李立涛
审 定	李立涛	
校 审	黄强	黄强
设 计	夏春燕	夏春燕

图	建	筑	结	构	通
总	建	给	结	排	电
会	气	电	暖		
签					


* 本图纸版权属中潮博雅设计有限公司所有。
* 本图纸需手续齐全方可用于施工。

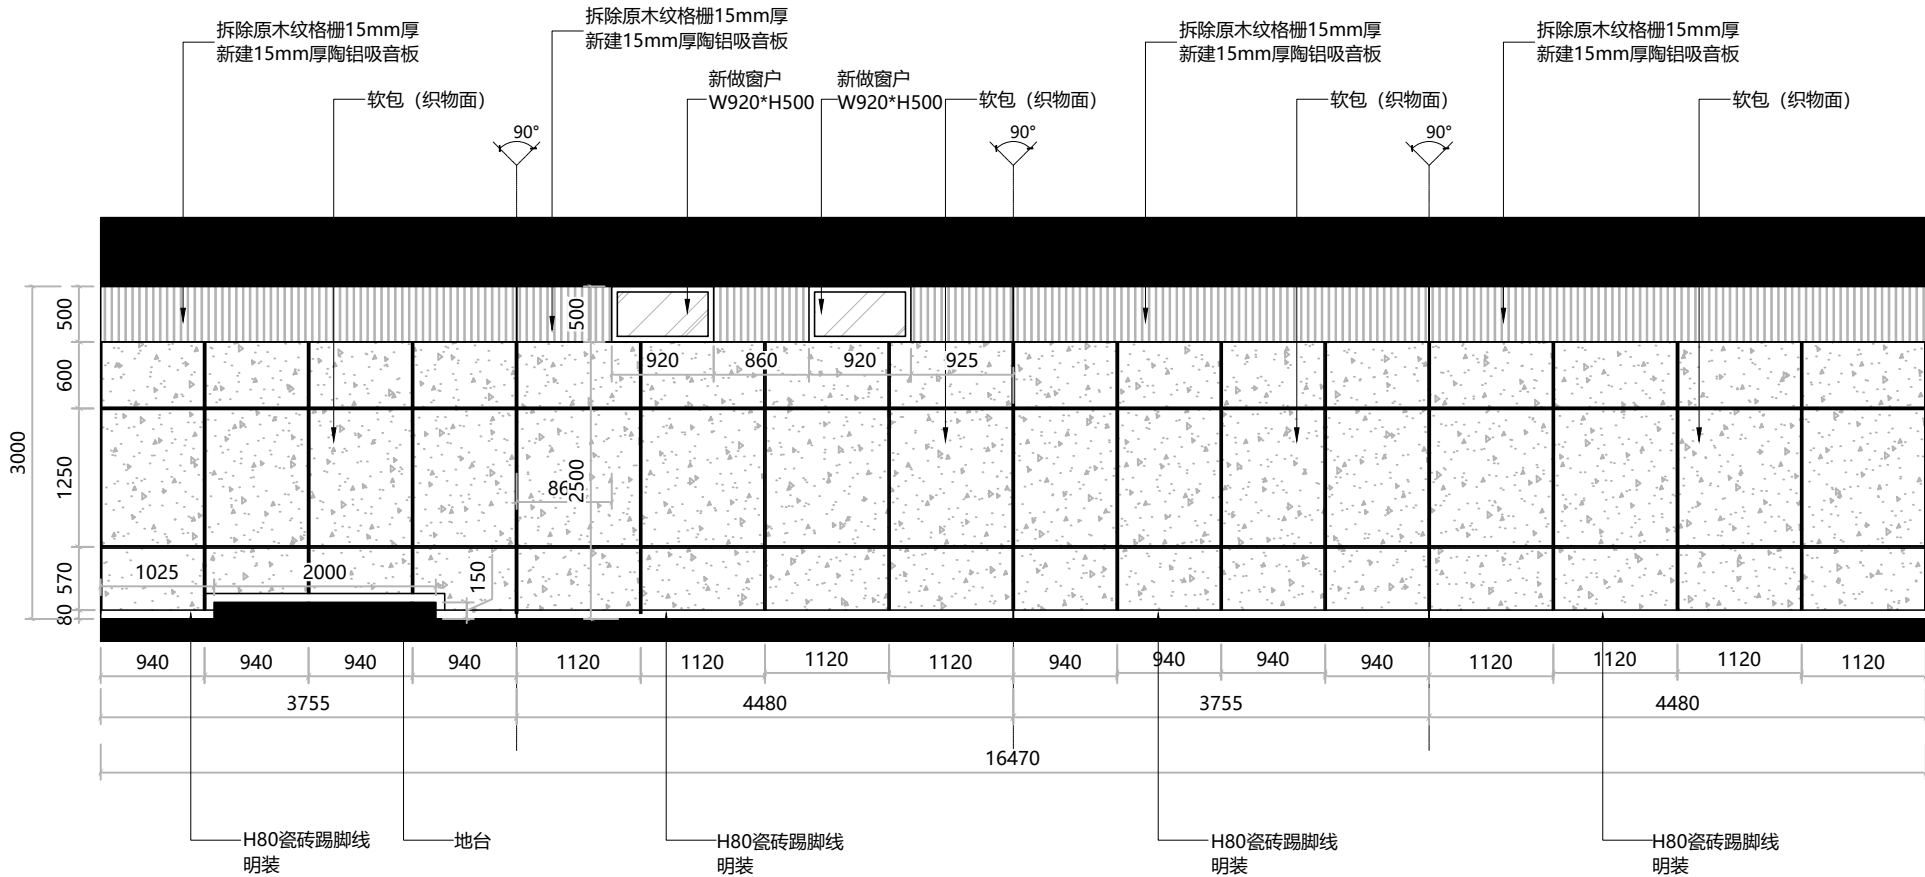

ARCHITECTURAL PLAN

一层03立面图

SCALE 1:50@A4

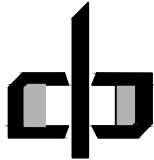

中潮博雅设计有限公司
ZHONGCHAO BOYA ENGINEERING
DESIGN CO., LTD


会 签

总 图		建 筑	●
结 构		给 排 水	
暖 通		电 气	
动 力		弱 电	
自 控			

业 主 单 位	犁市镇人民政府		
项 目 名 称	犁市镇纪委办公场所改造提升项目		
子 项 名 称			
图 纸 名 称			
工 程 号			
阶 段	施工图	图 号	JS22
专 业	建 筑	比 例	详图
出图日期	2026. 07		
项目 负责人	赵春燕	赵春燕	
专业 负责人	李立涛	李立涛	
审 定	李立涛	李立涛	
校 审	黄强	黄强	
设 计	夏春燕	夏春燕	

图	建	给	电	气	
总	结	暖			
会	签				

* 本图纸版权属中潮博雅设计有限公司所有。
* 本图纸需手续齐全方可用于施工。

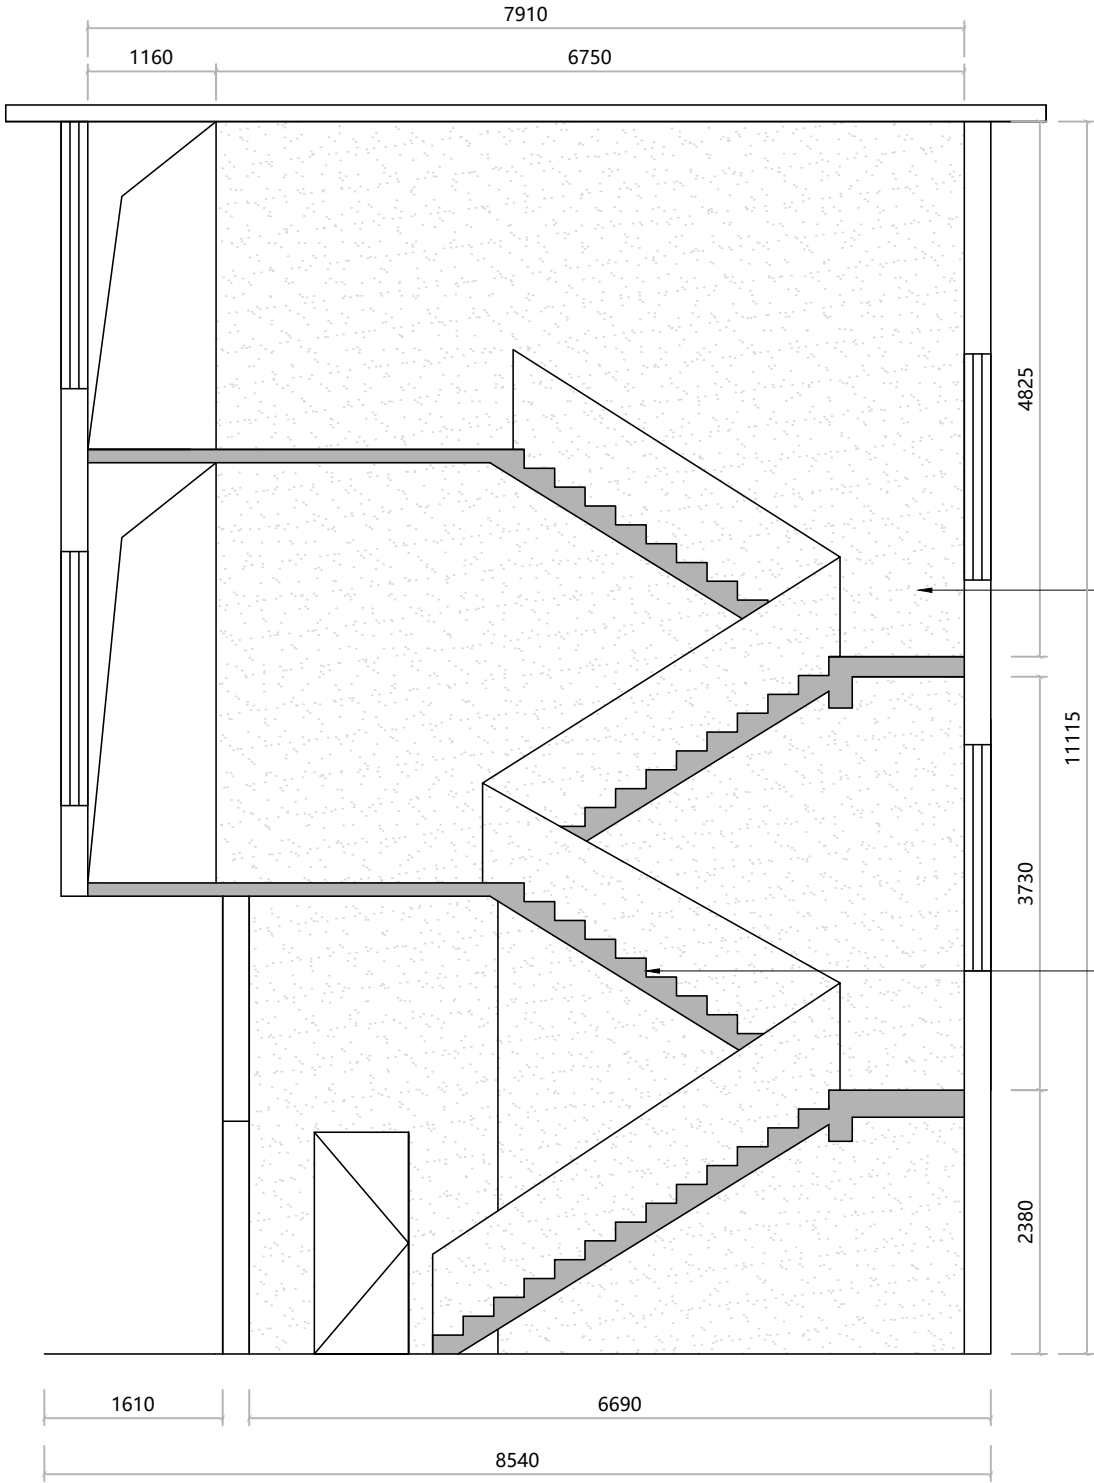

铲除1-3楼原有腻子，厚度5cm
刷界面剂重新刮腻子两遍，打磨刷三遍乳胶漆


铲除1-3楼原有地砖及地脚线，厚度5cm
重新铺贴楼梯砖



ARCHITECTURAL PLAN

04立面图

SCALE 1:50@A4


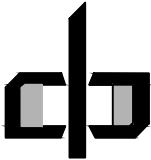


中潮博雅设计有限公司
ZHONGCHAO BOYA ENGINEERING
DESIGN CO., LTD

会 签			
总 图		建 筑	●
结 构		给 排 水	
暖 通		电 气	
动 力		弱 电	
自 控			
业主单位	犁市镇人民政府		
项目名称	犁市镇纪委办公场所改造提升项目		
子项名称			
图纸名称			
工程号			
阶 段	施工图	图 号	JS23
专 业	建 筑	比 例	详图
出图日期	2026. 07		
项目负责人	赵春燕		
专业负责人	李立涛		
审 定	李立涛		
校 审	黄强		
设 计	夏春燕		

* 本图纸版权属中潮博雅设计有限公司所有。

* 本图纸需手续齐全方可用于施工。

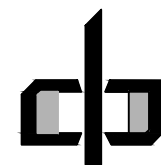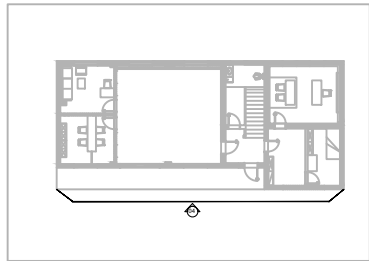


中潮博雅设计有限公司
ZHONGCHAO BOYA ENGINEERING
DESIGN CO., LTD

会 签			
总 图		建 筑	●
结 构		给 排 水	
暖 通		电 气	
动 力		弱 电	
自 控			
业主单位	犁市镇人民政府		
项目名称	犁市镇纪委办公场所改造提升项目		
子项名称			
图纸名称			
工程号			
阶 段	施工图	图 号	JS24
专 业	建 筑	比 例	详图
出图日期	2026. 07		
项目负责人	赵春燕		
专业负责人	李立涛		
审 定	李立涛		
校 审	黄强		
设 计	夏春燕		


会 签		总 图	建 筑			
	结 构		给 排 水			
	暖 通		电 气			

* 本图纸版权属中潮博雅设计有限公司所有。
* 本图纸需手续齐全方可用于施工。

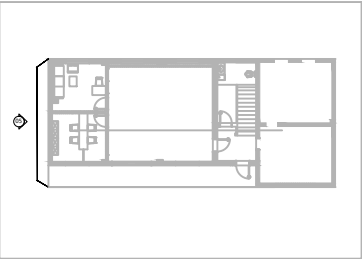

ARCHITECTURAL PLAN
外立面06立面图


SCALE 1:50@A4

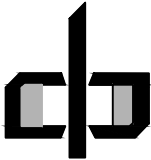

中潮博雅设计有限公司
ZHONGCHAO BOYA ENGINEERING
DESIGN CO., LTD

会 签			
总 图		建 筑	●
结 构		给 排 水	
暖 通		电 气	
动 力		弱 电	
自 控			
业主单位	犁市镇人民政府		
项目名称	犁市镇纪委办公场所改造提升项目		
子项名称			
图纸名称			
工程号			
阶 段	施工图	图 号	JS25
专 业	建 筑	比 例	详图
出图日期	2026. 07		
项目负责人	赵春燕		
专业负责人	李立涛		
审 定	李立涛		
校 审	黄强		
设 计	夏春燕		

图	建	给	电	气	
总	结	暖			
会	签				

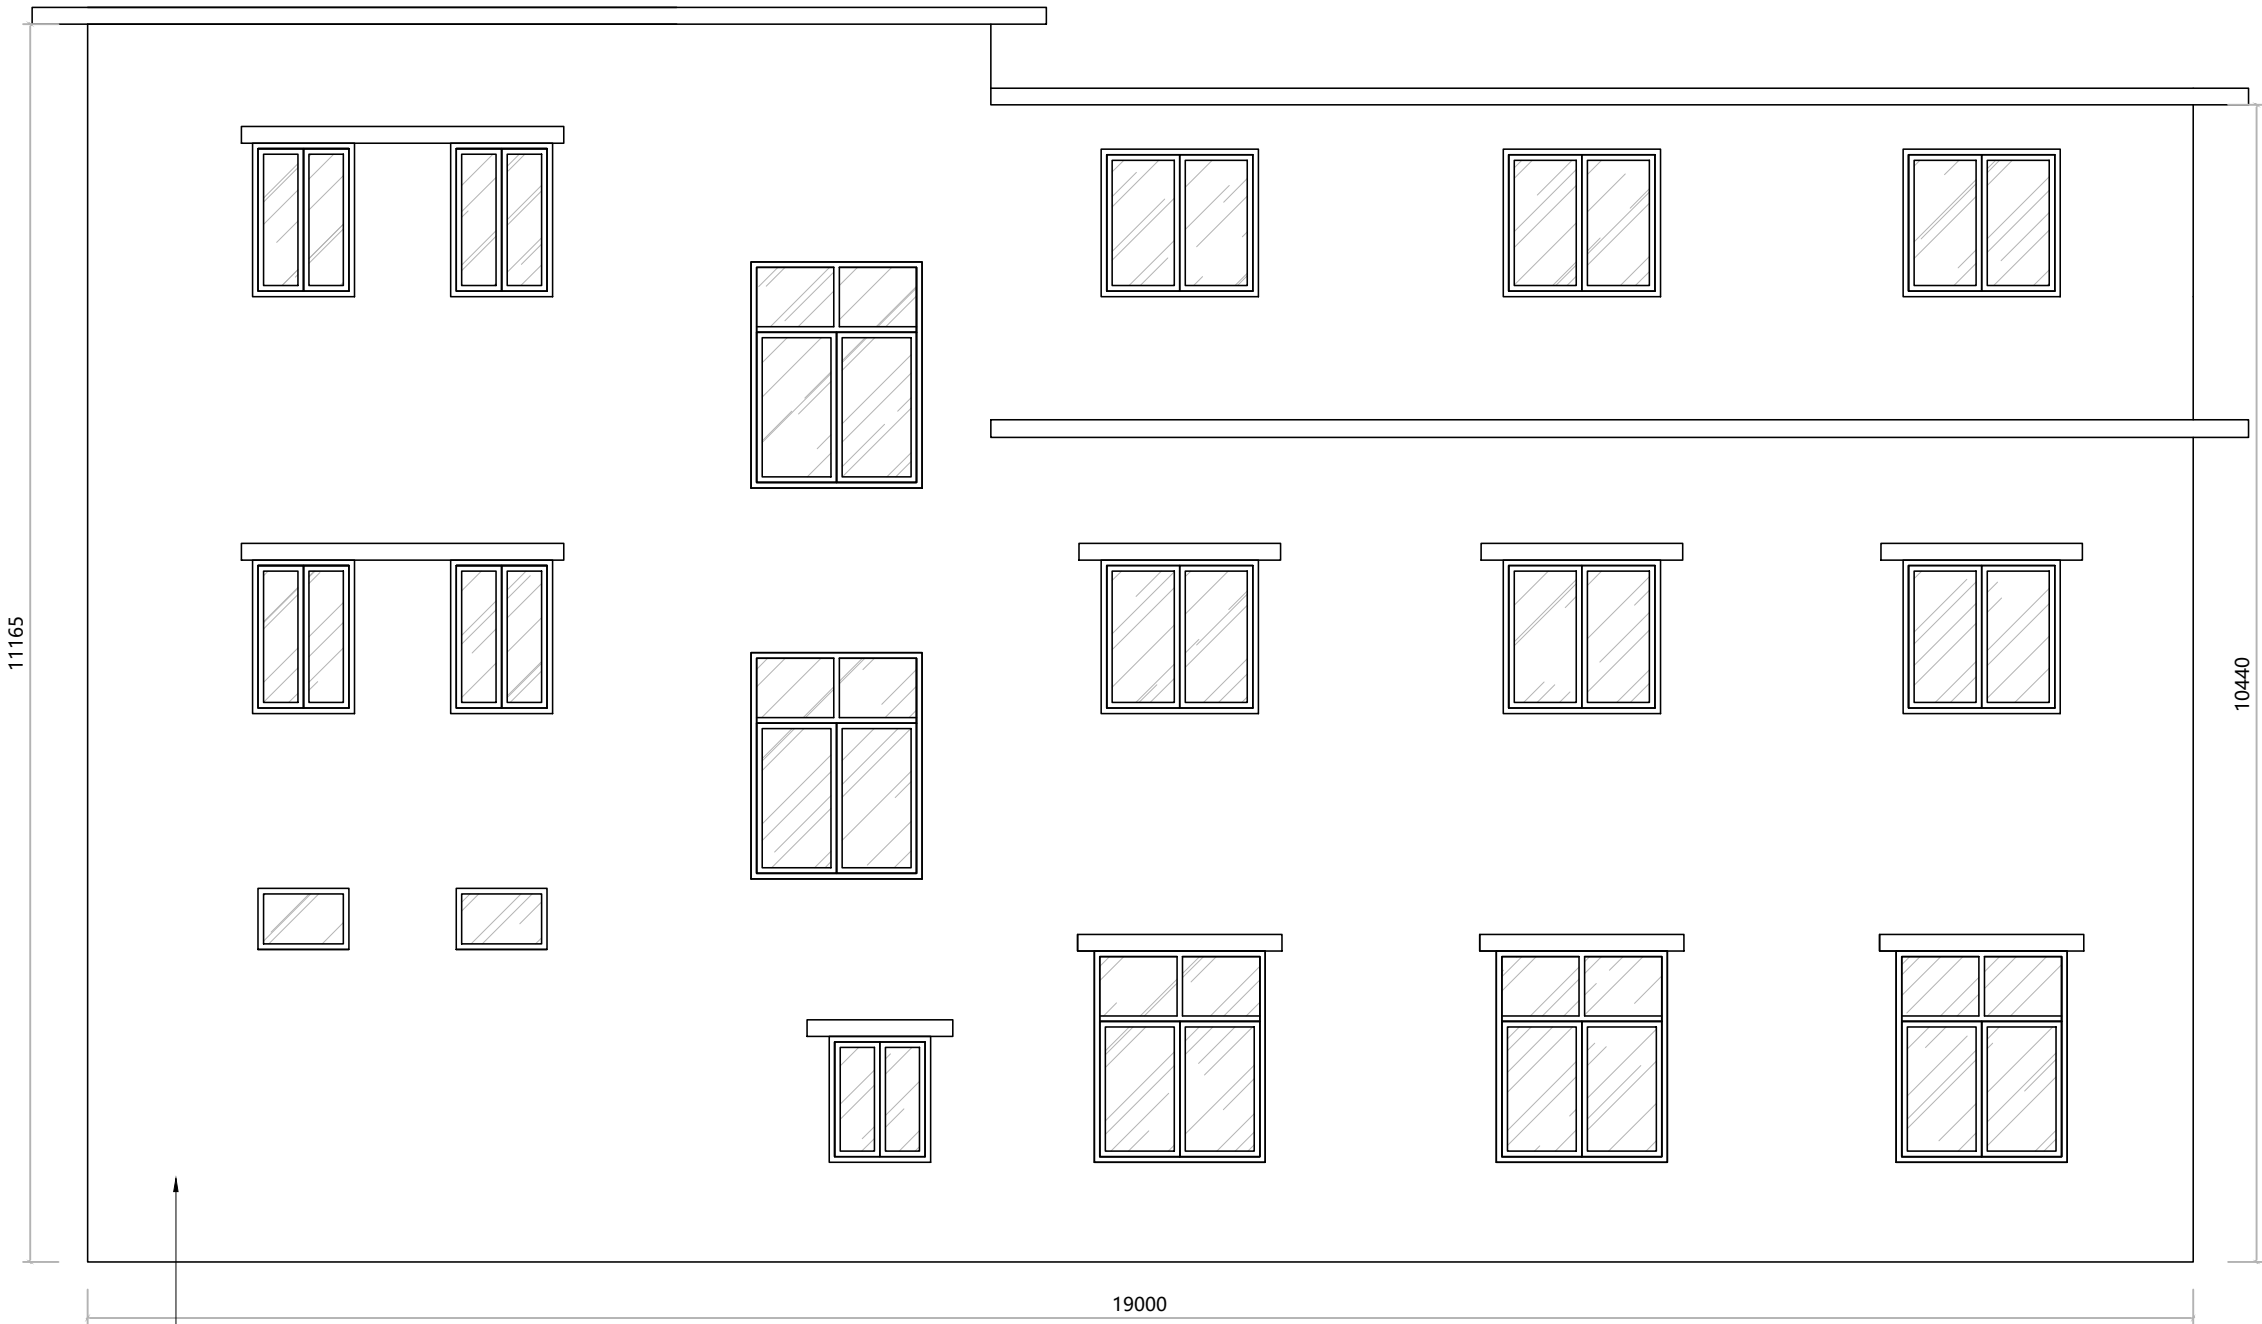


- 1.清：冲干净墙面，敲掉松动空鼓的瓷砖/腻子，磨一下瓷砖表面。
- 2.涂：2mm厚聚合物水泥防水涂料；
- 3.涂：刷一层瓷砖专用界面剂（关键步骤，保证腻子粘得住），晾干。
- 4.刮：分2-3遍薄刮外墙专用腻子，每遍干透再刮下一遍，总厚度不超3mm。
- 5.磨：腻子干透后，轻轻打磨找平，扫掉浮尘。
- 6.刷：刷一遍抗碱底漆，再刷两遍面漆。

ARCHITECTURAL PLAN

外立面07立面图


SCALE 1:50@A4

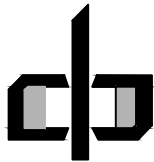



中潮博雅设计有限公司
ZHONGCHAO BOYA ENGINEERING
DESIGN CO., LTD

会 签			
总 图		建 筑	●
结 构		给 排 水	
暖 通		电 气	
动 力		弱 电	
自 控			
业 主 单 位	犁市镇人民政府		
项 目 名 称	犁市镇纪委办公场所改造提升项目		
子 项 名 称			
图 纸 名 称			
工 程 号			
阶 段	施工图	图 号	JS26
专 业	建 筑	比 例	详图
出图日期	2026. 07		
项目 负责人	赵春燕	赵春燕	
专业 负责人	李立涛	李立涛	
审 定	李立涛	李立涛	
校 审	黄强	黄强	
设 计	夏春燕	夏春燕	

图	建	给	电	气	
总	结	暖			
会	签				

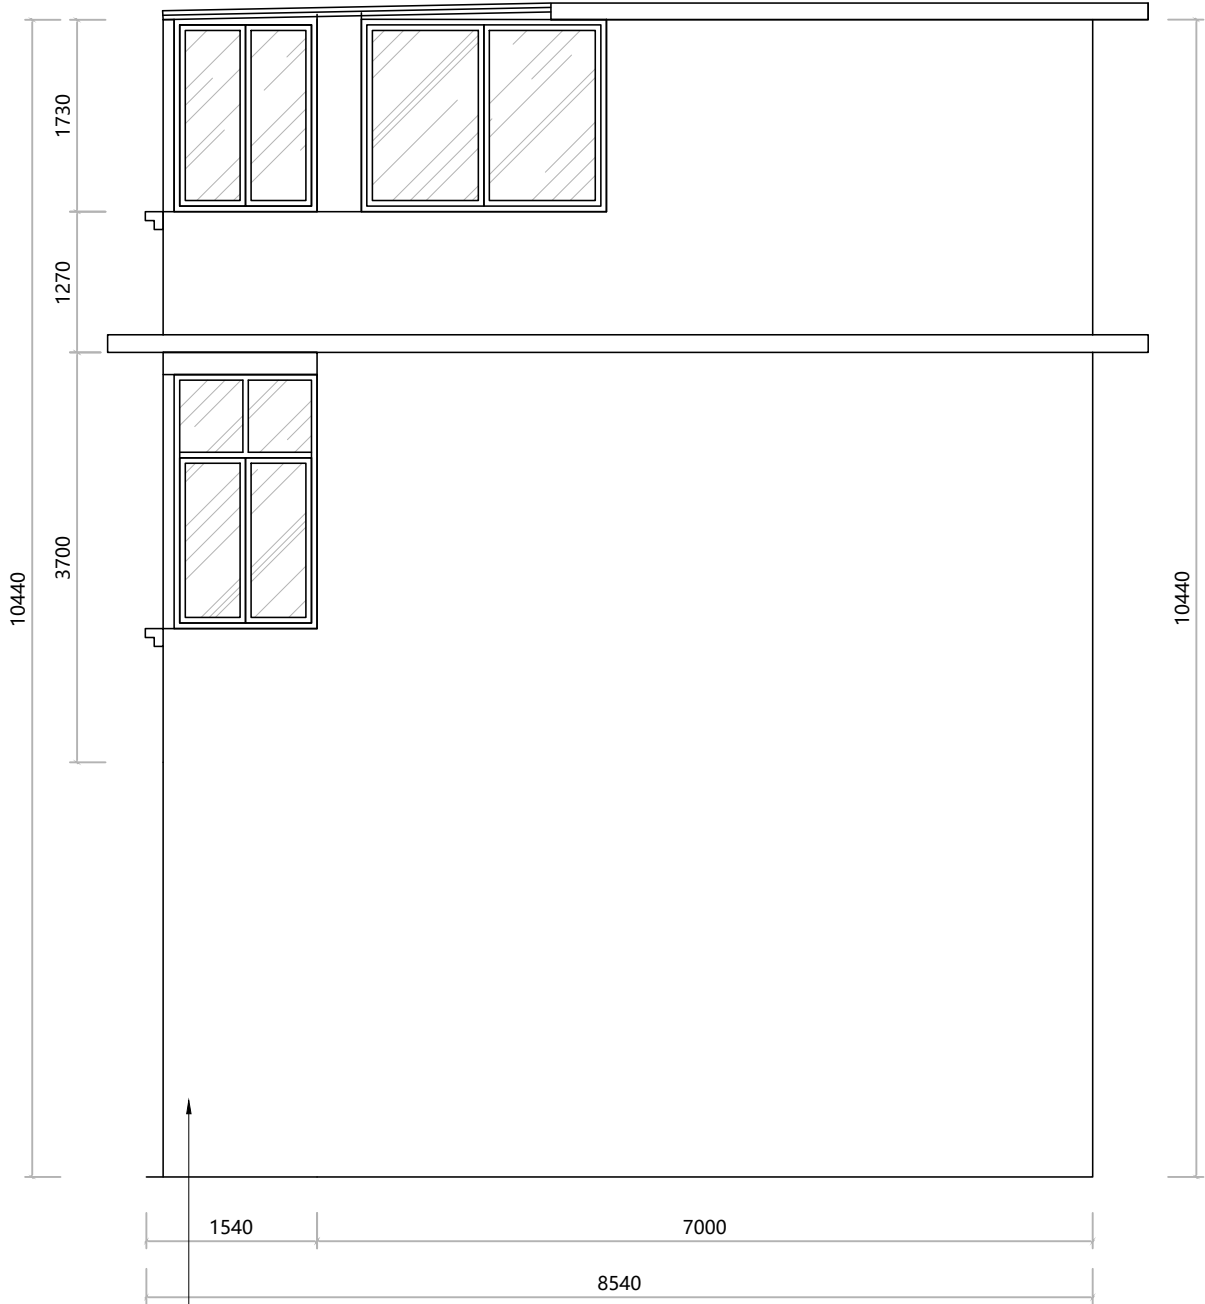

- 1.清：冲干净墙面，敲掉松动空鼓的瓷砖/腻子，磨一下瓷砖表面。
- 2.涂：2mm厚聚合物水泥防水涂料；
- 3.涂：刷一层瓷砖专用界面剂（关键步骤，保证腻子粘得住），晾干。
- 4.刮：分2-3遍薄刮外墙专用腻子，每遍干透再刮下一遍，总厚度不超3mm。
- 5.磨：腻子干透后，轻轻打磨找平，扫掉浮尘。
- 6.刷：刷一遍抗碱底漆，再刷两遍面漆。

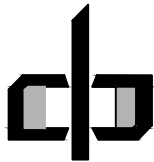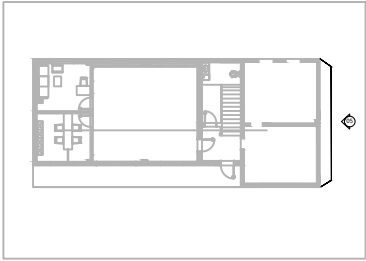

中潮博雅设计有限公司
ZHONGCHAO BOYA ENGINEERING
DESIGN CO., LTD

会 签			
总 图		建 筑	●
结 构		给 排 水	
暖 通		电 气	
动 力		弱 电	
自 控			
业主单位	犁市镇人民政府		
项目名称	犁市镇纪委办公场所改造提升项目		
子项名称			
图纸名称			
工程号			
阶 段	施工图	图 号	JS27
专 业	建 筑	比 例	详图
出图日期	2026. 07		
项目负责人	赵春燕	赵春燕	
专业负责人	李立涛	李立涛	
审 定	李立涛		
校 审	黄强	黄强	
设 计	夏春燕	夏春燕	

ARCHITECTURAL PLAN


外立面08立面图

SCALE 1:50@A4


* 本图纸版权属中潮博雅设计有限公司所有。
* 本图纸需手齐全方可用于施工。

总图	建筑	给排水	电气		
暖通					
会签					


* 本图纸版权属中潮博雅设计有限公司所有。
* 本图纸需手续齐全方可用于施工。

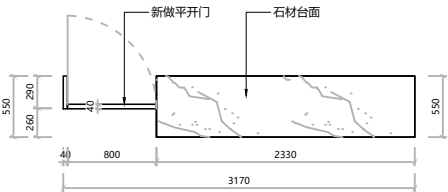


俯视图

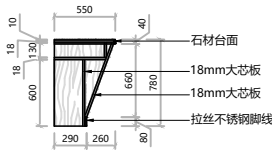

剖面图

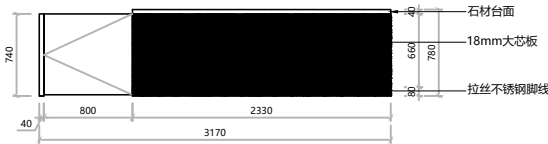


立面图

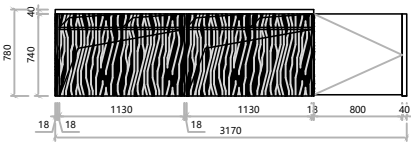

背立面图

ARCHITECTURAL PLAN
一层接待室柜台09立面图 SCALE 1:50@A4

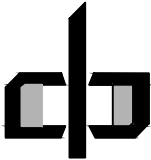



中潮博雅设计有限公司
ZHONGCHAO BOYA ENGINEERING
DESIGN CO., LTD

会 签

总图		建筑	●
结构		给排水	
暖通		电气	
动力		弱电	
自控			

业主单位	犁市镇人民政府		
项目名称	犁市镇纪委办公场所改造提升项目		
子项名称			
图纸名称			
工程号			
阶 段	施工图	图 号	JS28
专 业	建 筑	比 例	详图
出图日期	2026. 07		
项目负责人	赵春燕	赵春燕	
专业负责人	李立涛	李立涛	
审 定	李立涛		
校 审	黄强	黄强	
设 计	夏春燕	夏春燕	

图	建	给	电	气	
总	结	暖			
会	签				

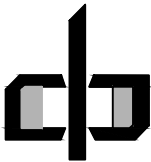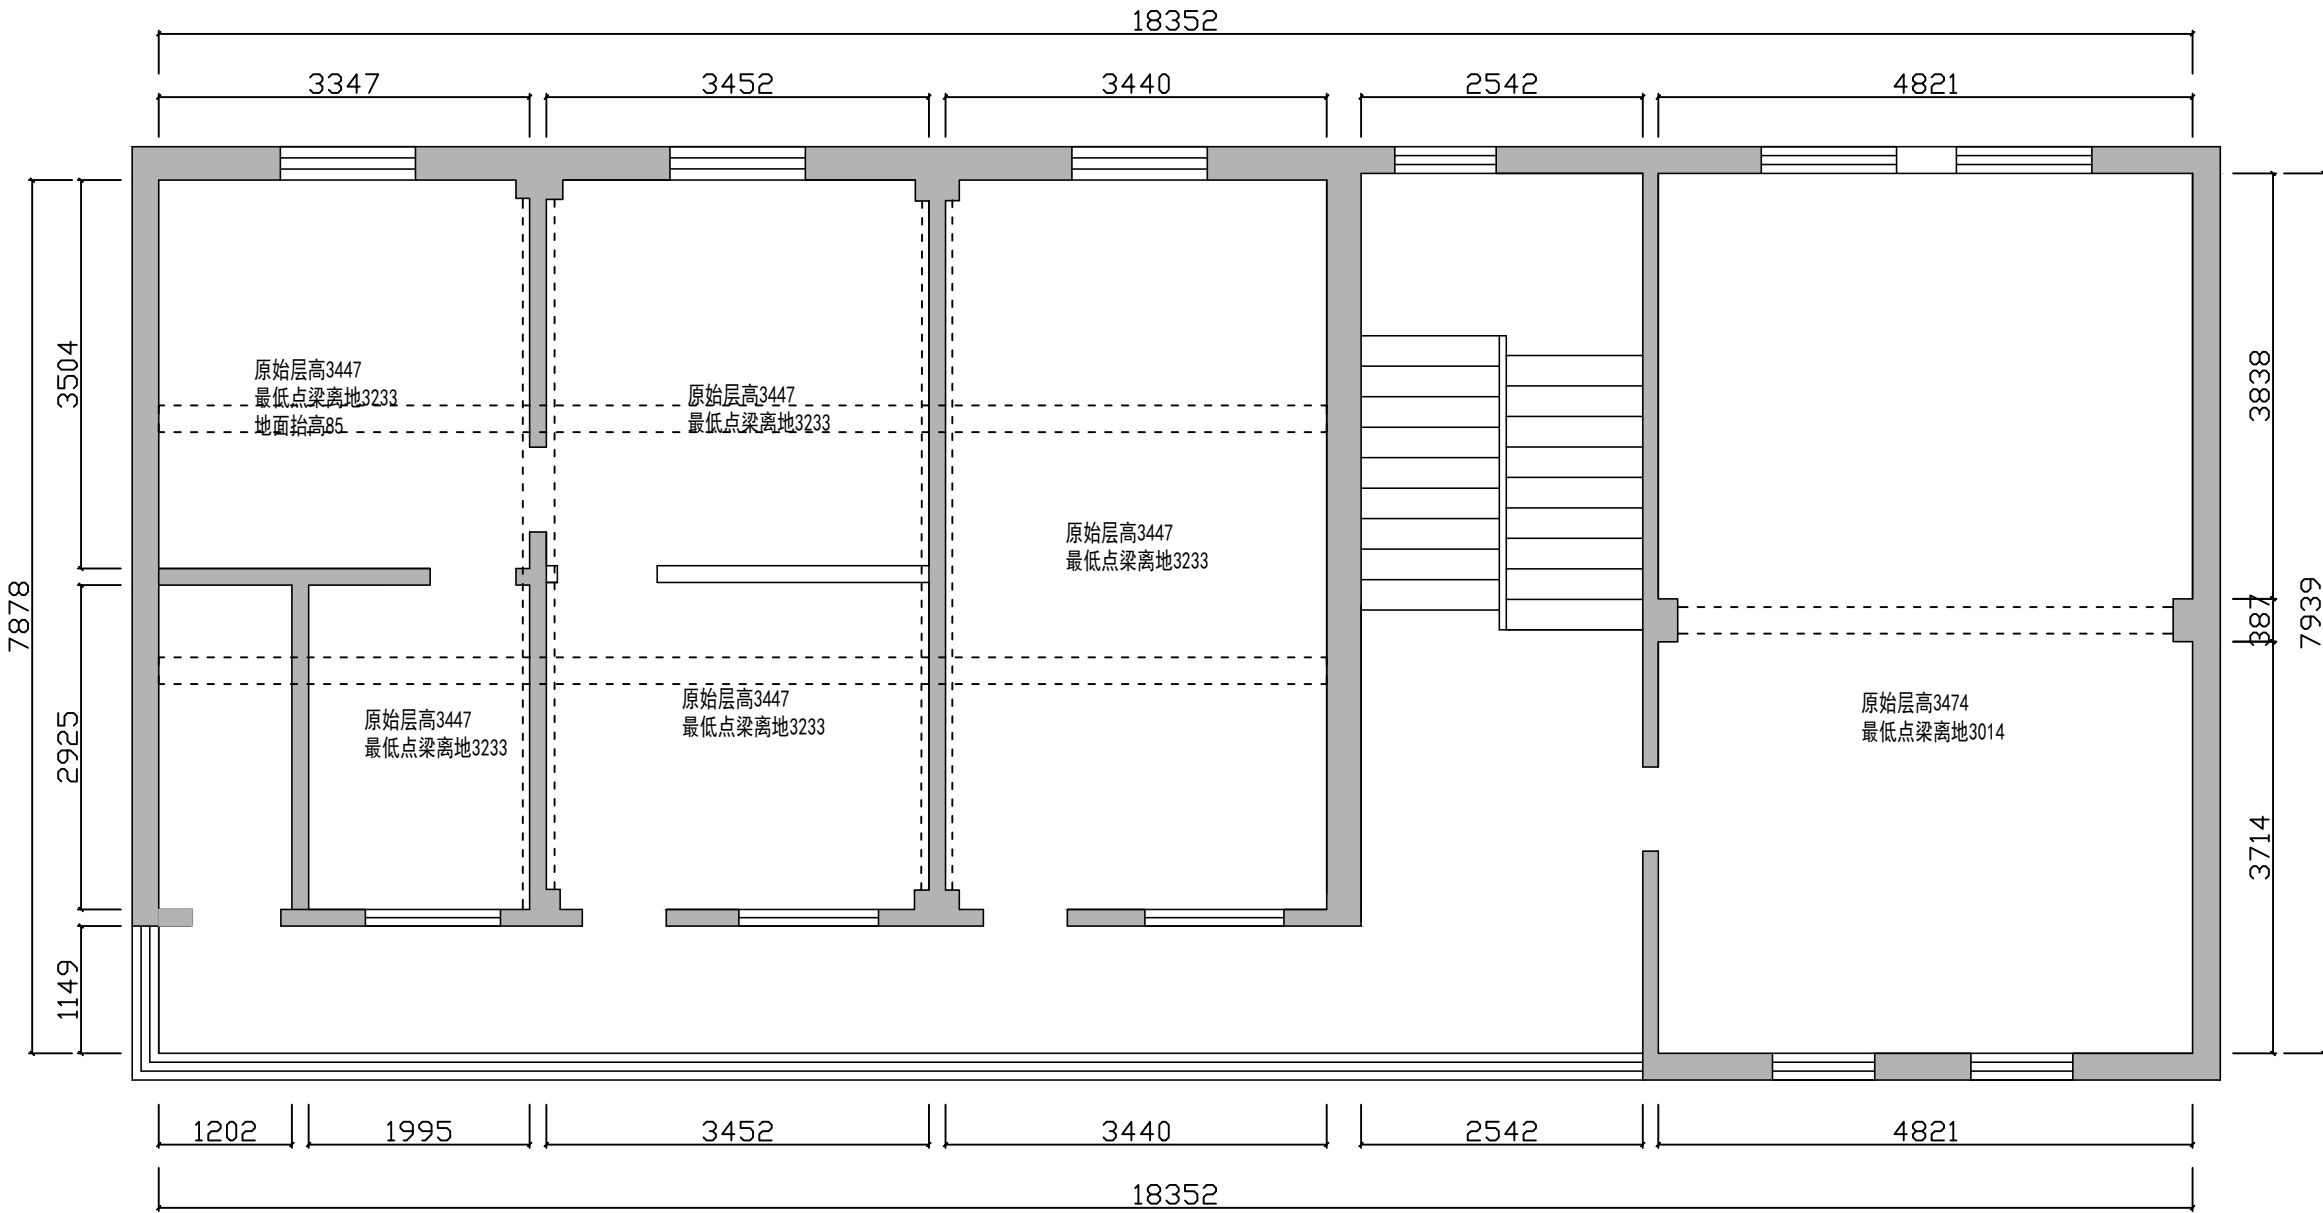

中潮博雅设计有限公司
ZHONGCHAO BOYA ENGINEERING
DESIGN CO., LTD

会 签			
总 图		建 筑	●
结 构		给 排 水	
暖 通		电 气	
动 力		弱 电	
自 控			
业 主 单 位	犁市镇人民政府		
项 目 名 称	犁市镇纪委办公场所改造提升项目		
子 项 名 称			
图 纸 名 称			
工 程 号			
阶 段	施工图	图 号	JS29
专 业	建 筑	比 例	详图
出图日期	2026. 07		
项目 负责人	赵春燕	赵春燕	
专业 负责人	李立涛	李立涛	
审 定	李立涛	李立涛	
校 审	黄强	黄强	
设 计	夏春燕	夏春燕	


ARCHITECTURAL PLAN

二层原始平面图

SCALE 1:50@A4

* 本图纸版权属中潮博雅设计有限公司所有。
* 本图纸需手续齐全方可用于施工。

建筑	给排水	电气	
图	结	通	
总	构	暖	
会 签			

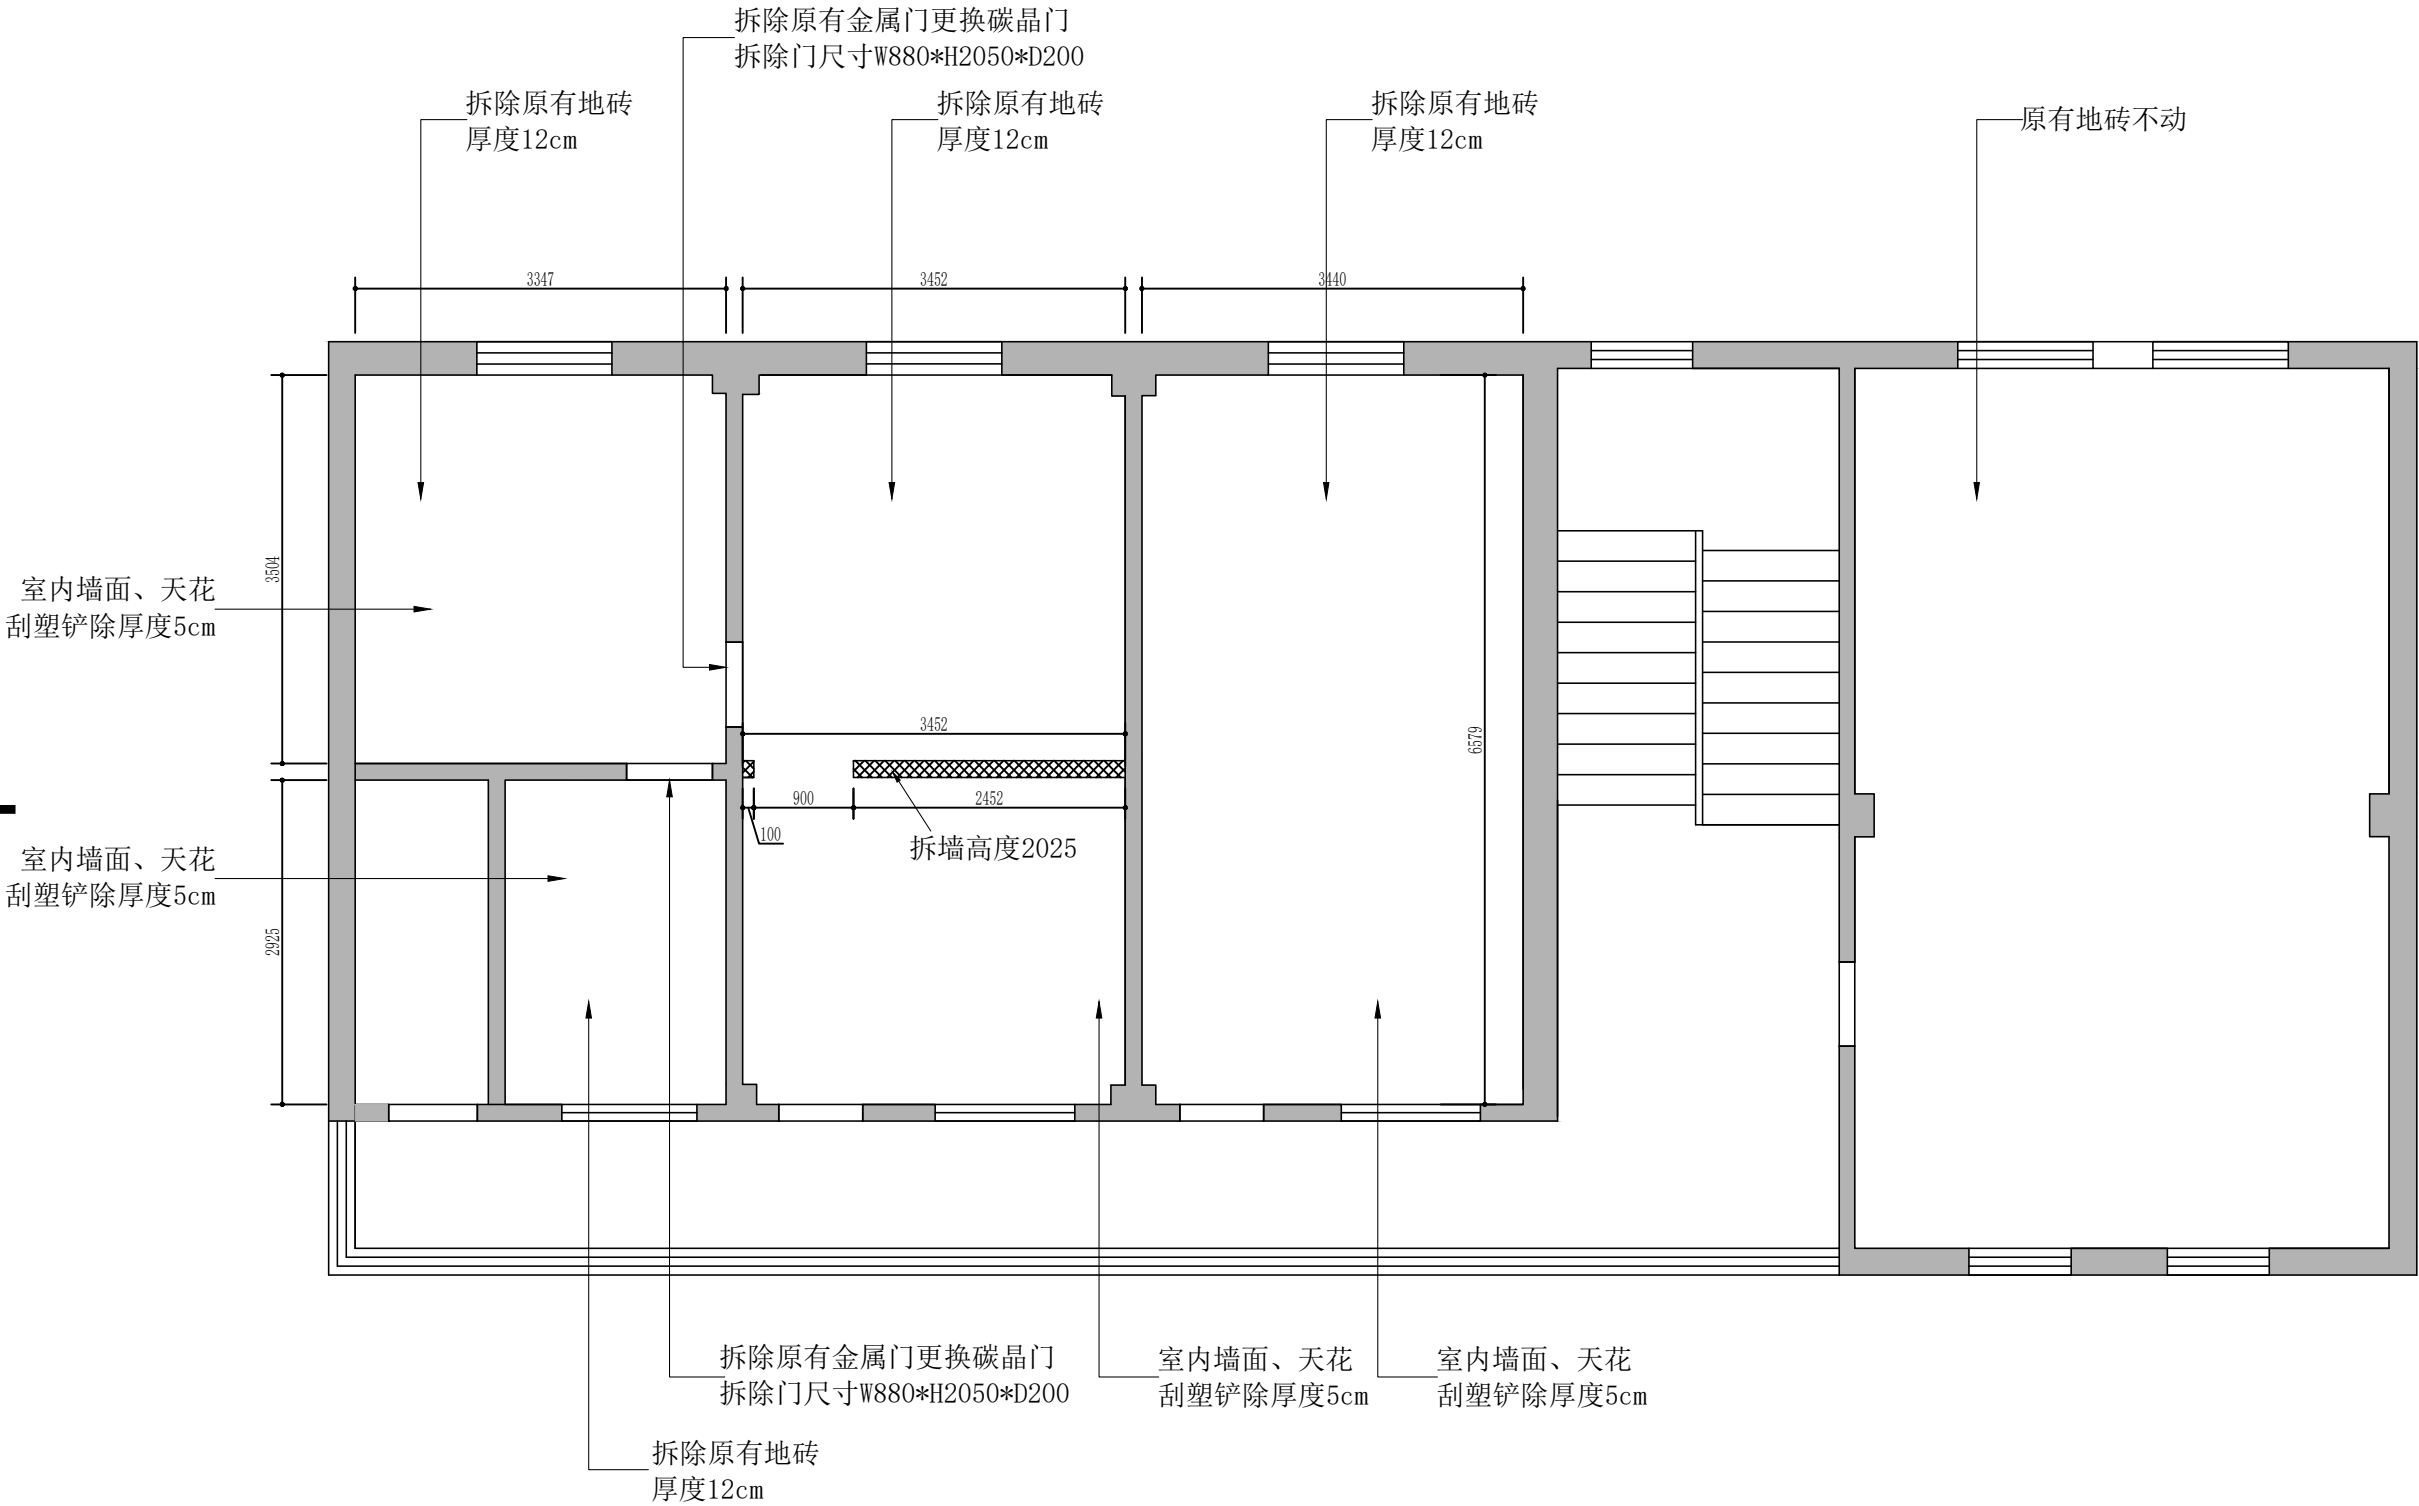


注1. 图中所示标高均为装修完成面的尺寸.

ARCHITECTURAL PLAN

二层拆墙图

SCALE 1:50@A4

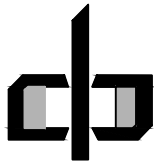


中潮博雅设计有限公司
ZHONGCHAO BOYA ENGINEERING
DESIGN CO., LTD

会 签			
总 图		建 筑	●
结 构		给 排 水	
暖 通		电 气	
动 力		弱 电	
自 控			
业主单位	犁市镇人民政府		
项目名称	犁市镇纪委办公场所改造提升项目		
子项名称			
图纸名称			
工程号			
阶 段	施工图	图 号	JS30
专 业	建 筑	比 例	详图
出图日期	2026. 07		
项目负责人	赵春燕	赵春燕	
专业负责人	李立涛	李立涛	
审 定	李立涛	李立涛	
校 审	黄强	黄强	
设 计	夏春燕	夏春燕	

* 本图纸版权属中潮博雅设计有限公司所有。
* 本图纸需手续齐全方可用于施工。

图	建	水	气
总	结	电	
会	签		

* 本图纸版权属中潮博雅设计有限公司所有。
* 本图纸需手续齐全方可用于施工。

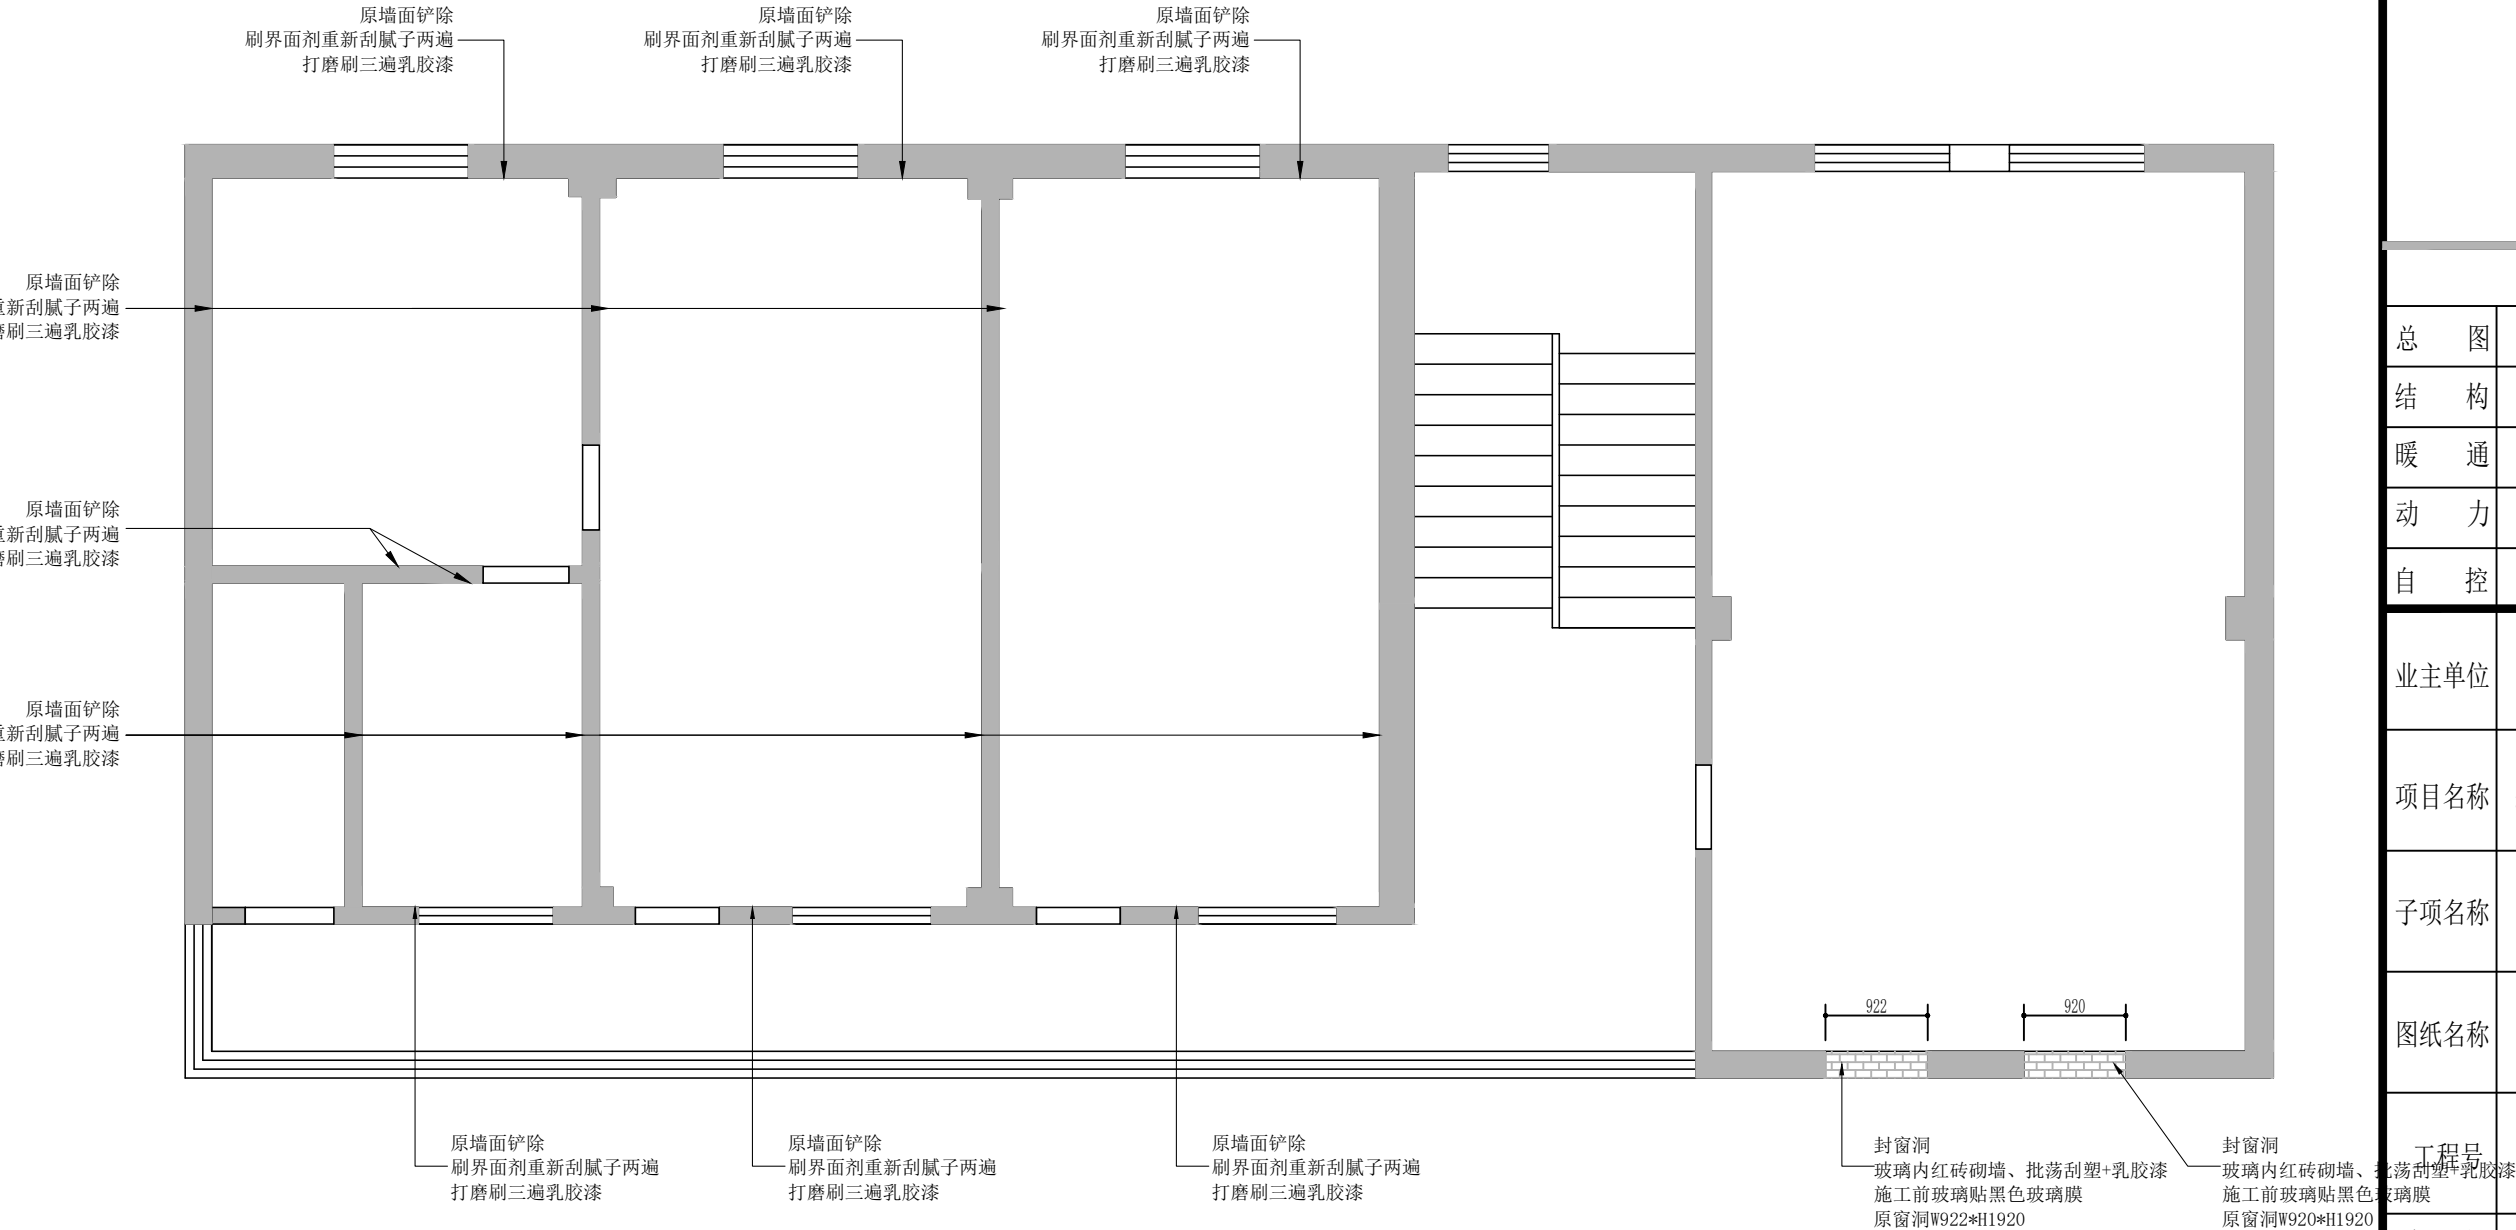


图例	名称
	新建轻钢龙骨隔墙
	轻质砖、批荡砌墙

ARCHITECTURAL PLAN

二层砌墙图



SCALE 1:50@A4

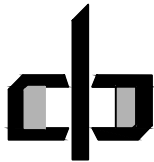

中潮博雅设计有限公司
ZHONGCHAO BOYA ENGINEERING
DESIGN CO., LTD

会 签			
总 图		建 筑	●
结 构		给 排 水	
暖 通		电 气	
动 力		弱 电	
自 控			
业主单位	犁市镇人民政府		
项目名称	犁市镇纪委办公场所改造提升项目		
子项名称			
图纸名称			
工程号			
阶 段	施工图	图 号	JS31
专 业	建 筑	比 例	详图
出图日期	2026. 07		
项目负责人	赵春燕		
专业负责人	李立涛		
审 定	李立涛		
校 审	黄强		
设 计	夏春燕		

图	建	建	水	电	气
总	结	构	给	排	水
会	签	暖	通	电	气

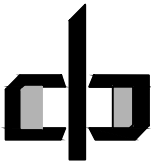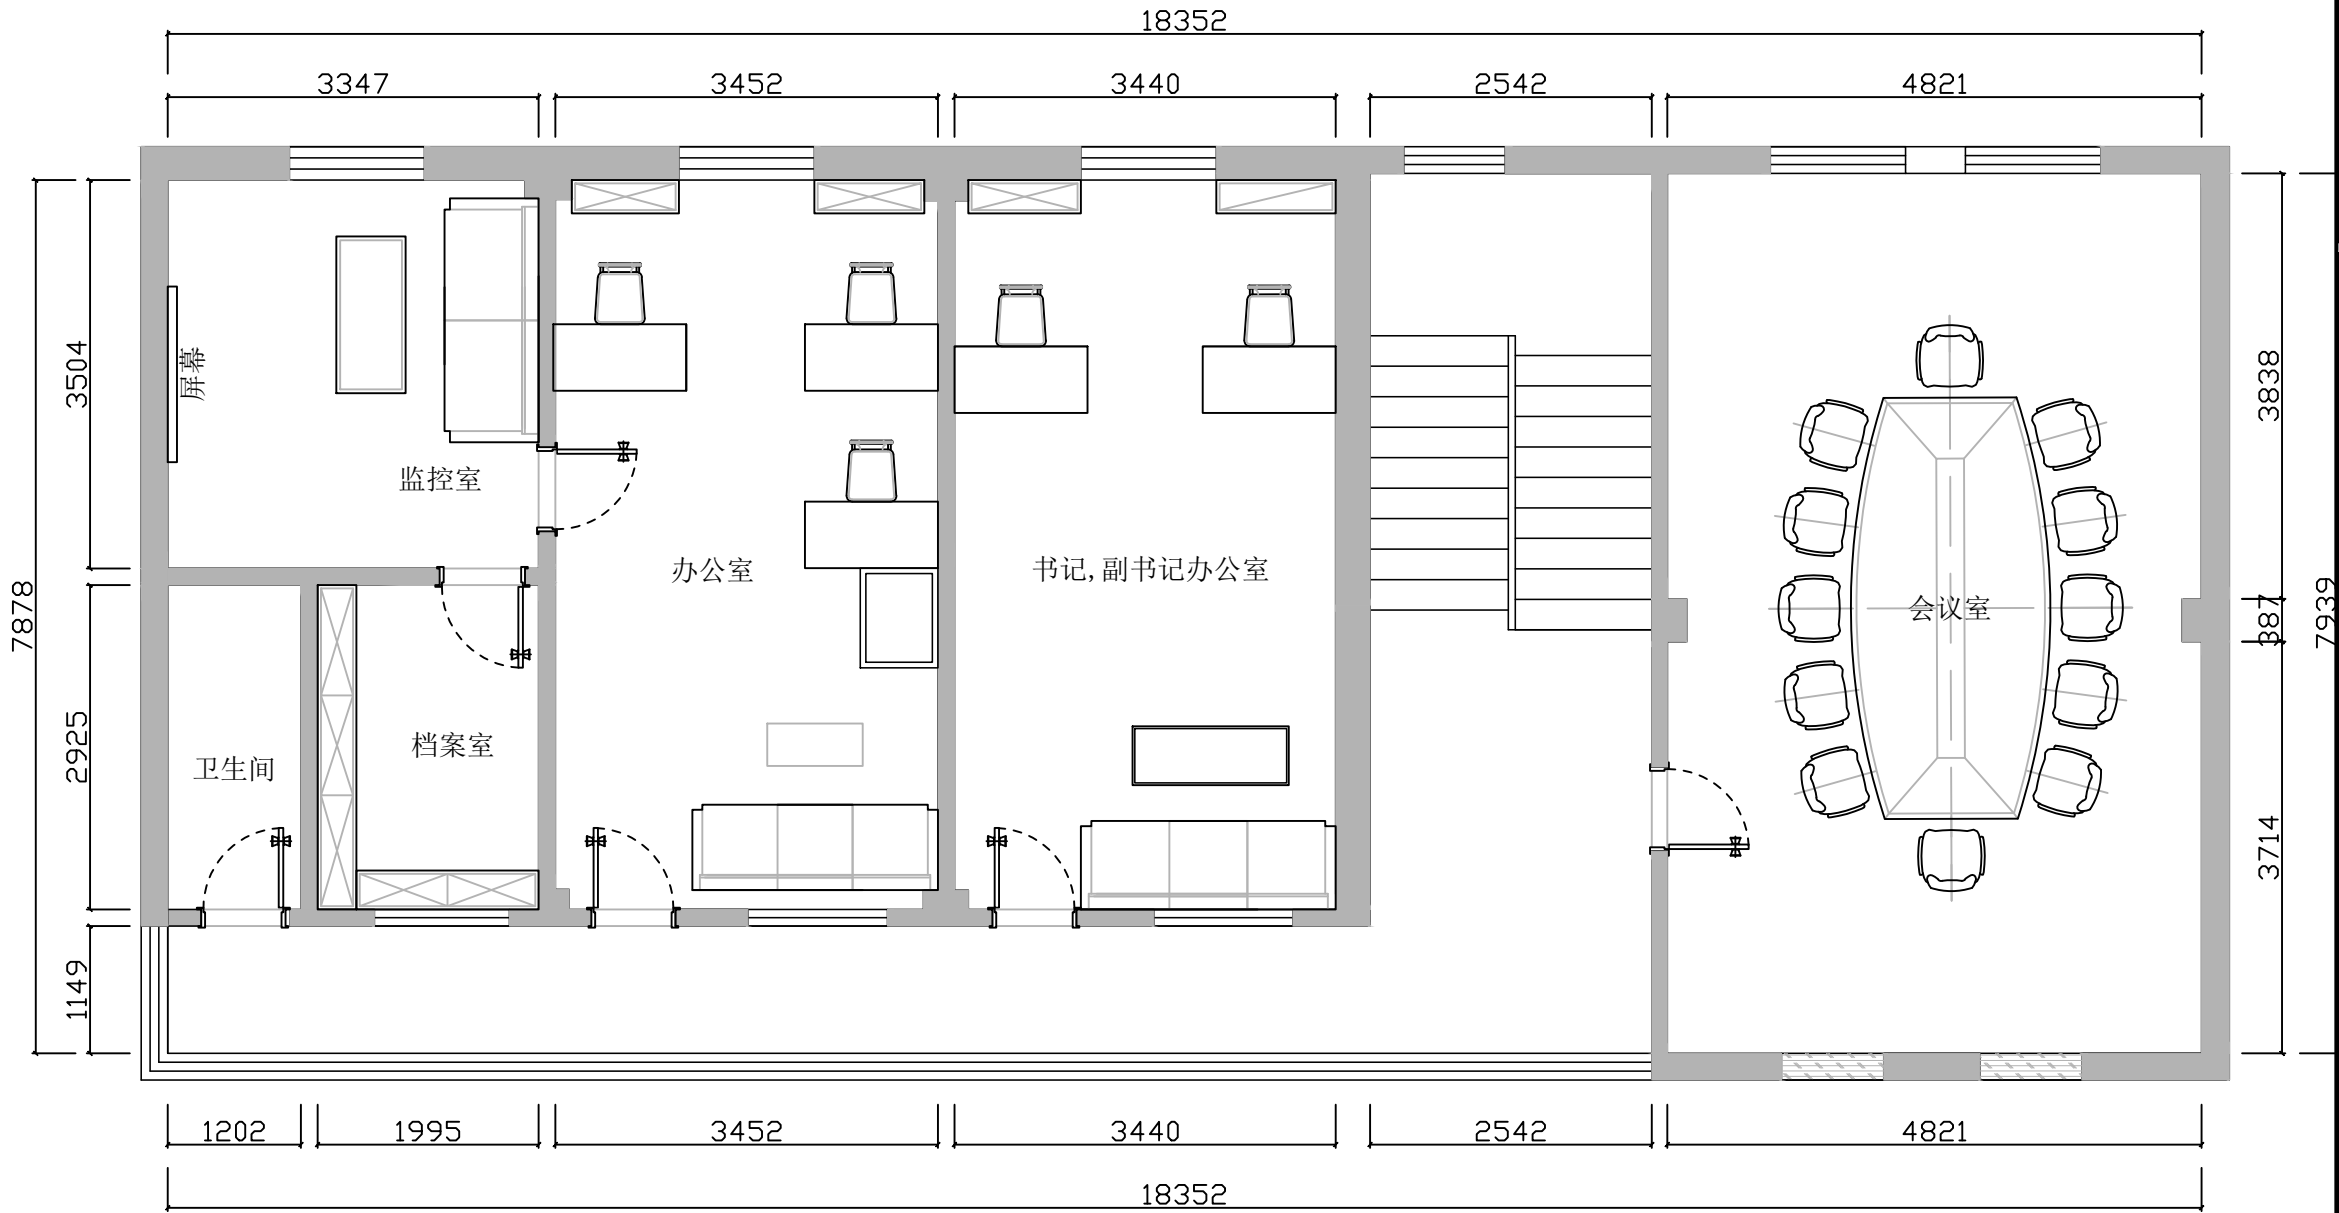

中潮博雅设计有限公司
ZHONGCHAO BOYA ENGINEERING
DESIGN CO., LTD

会 签			
总 图		建 筑	●
结 构		给 排 水	
暖 通		电 气	
动 力		弱 电	
自 控			
业 主 单 位	犁市镇人民政府		
项 目 名 称	犁市镇纪委办公场所改造提升项目		
子 项 名 称			
图 纸 名 称			
工 程 号			
阶 段	施工图	图 号	JS32
专 业	建 筑	比 例	详图
出图日期	2026. 07		
项目 负责人	赵春燕	赵春燕	
专业 负责人	李立涛	李立涛	
审 定	李立涛	李立涛	
校 审	黄强	黄强	
设 计	夏春燕	夏春燕	

ARCHITECTURAL PLAN


二层平面布置图

SCALE 1:50@A4

* 本图纸版权属中潮博雅设计有限公司所有。
* 本图纸需手续齐全方可用于施工。

图	建	筑	结	构	电
总	给	排	水	气	
会	暖	通			
签					


* 本图纸版权属中潮博雅设计有限公司所有。
* 本图纸需手续齐全方可用于施工。

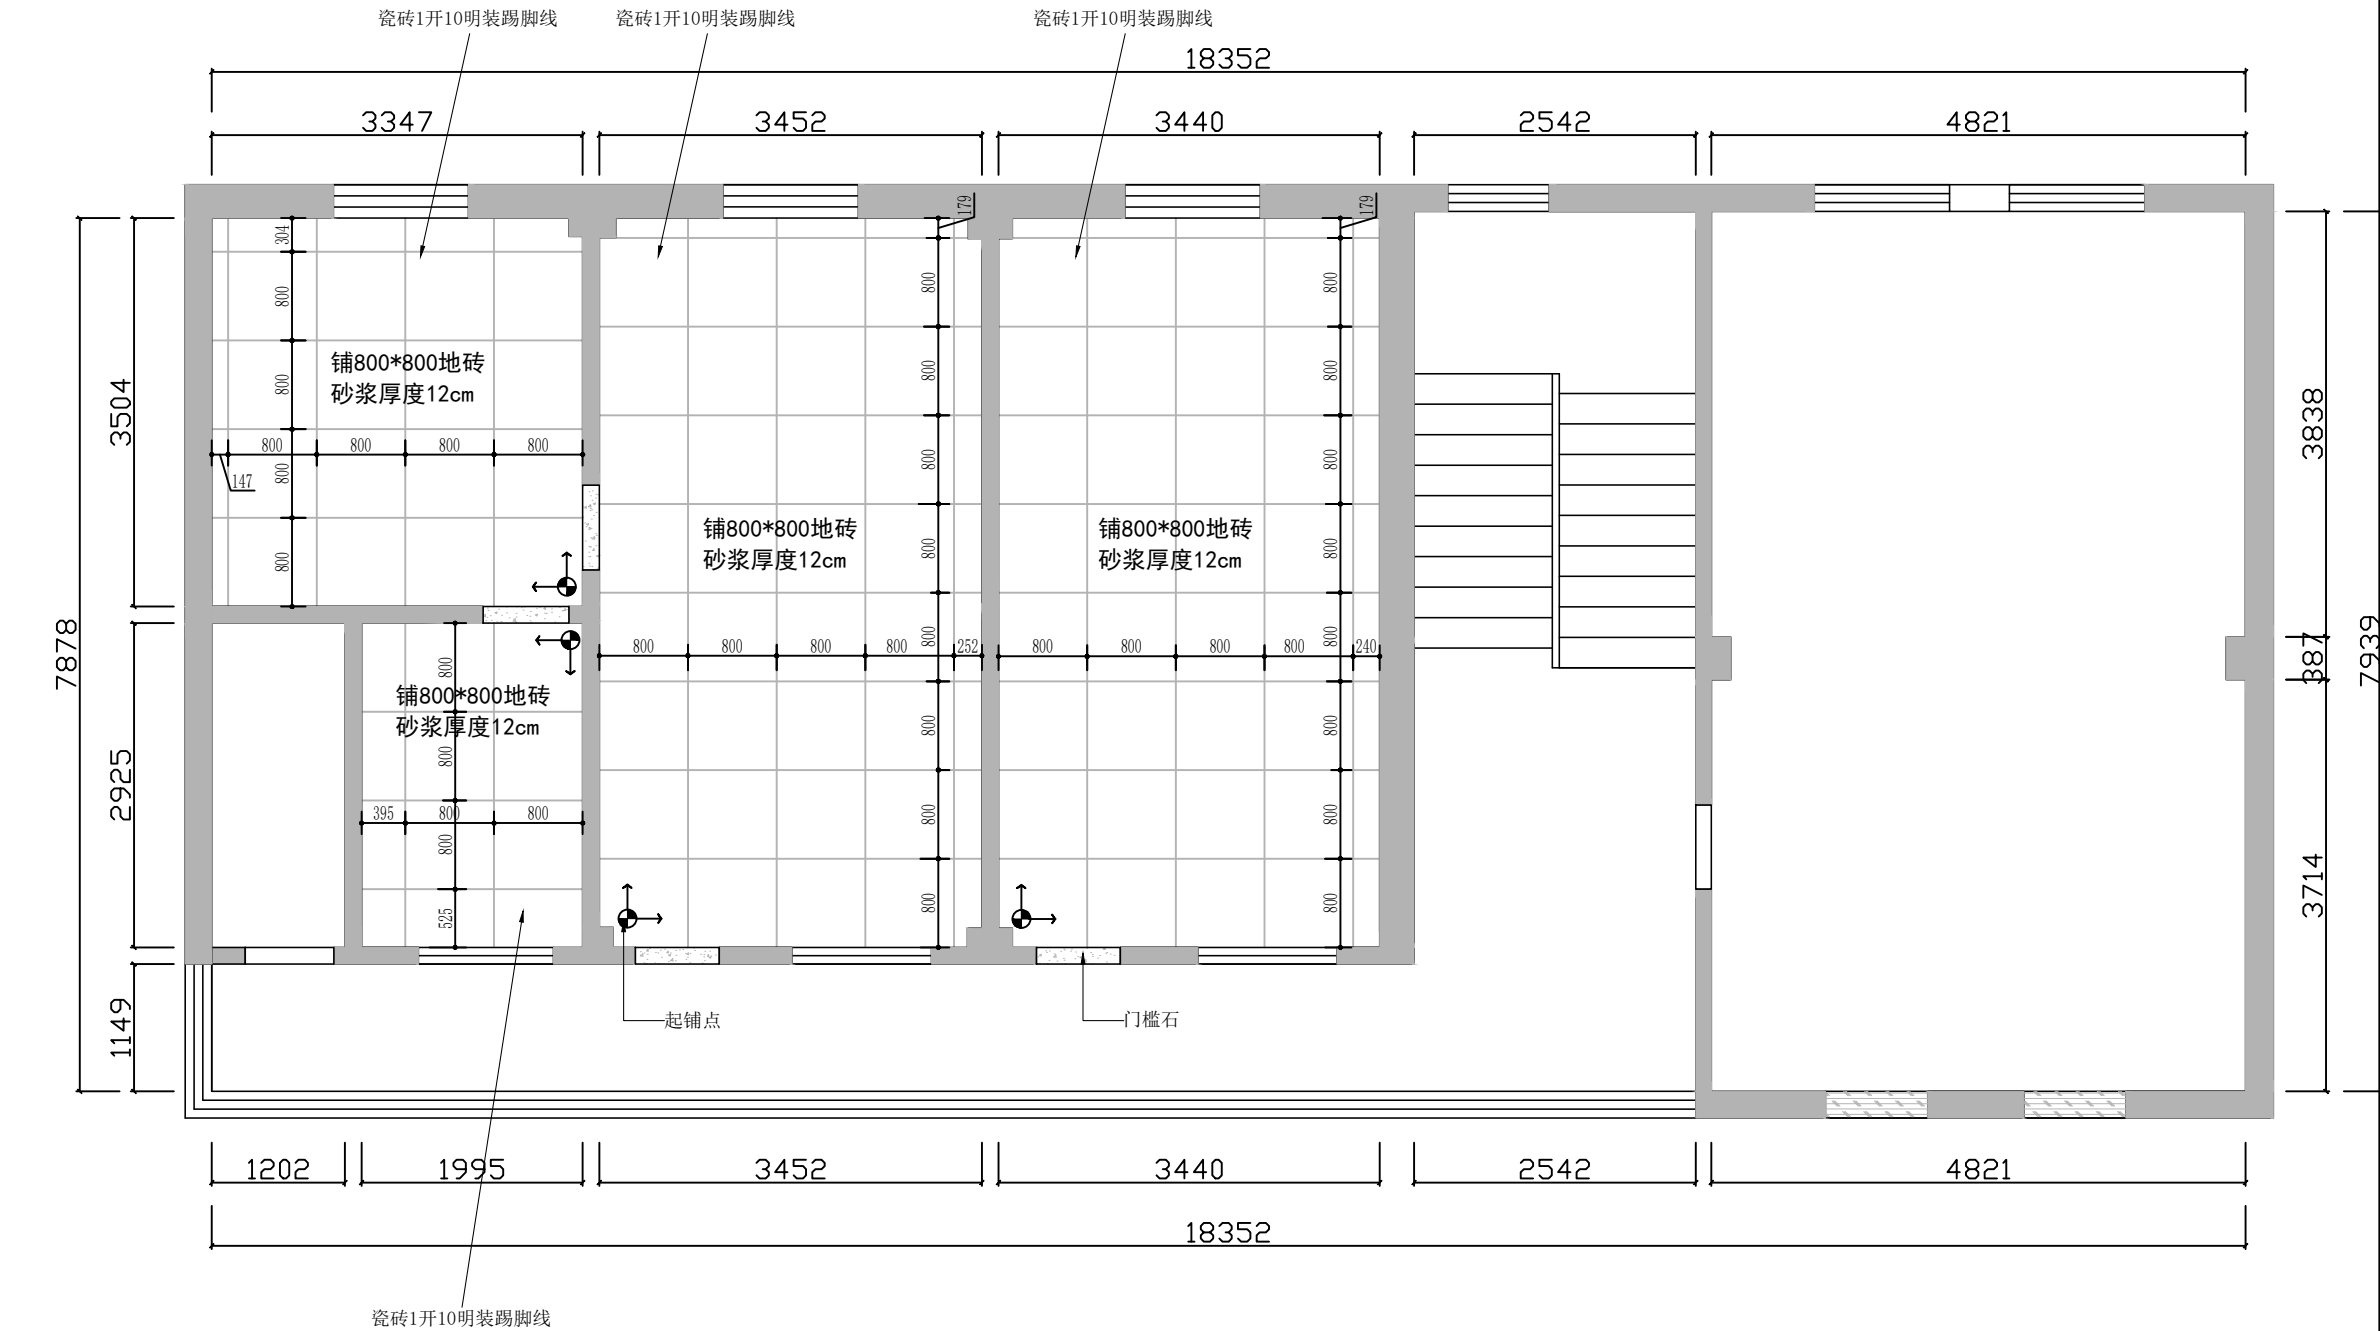

ARCHITECTURAL PLAN

二层地面铺贴图


SCALE 1:50@A4

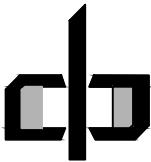

中潮博雅设计有限公司
ZHONGCHAO BOYA ENGINEERING
DESIGN CO., LTD

会 签			
总 图		建 筑	●
结 构		给 排 水	
暖 通		电 气	
动 力		弱 电	
自 控			
业 主 单 位	犁市镇人民政府		
项 目 名 称	犁市镇纪委办公场所改造提升项目		
子 项 名 称			
图 纸 名 称			
工 程 号			
阶 段	施工图	图 号	JS33
专 业	建 筑	比 例	详图
出图日期	2026. 07		
项目 负责人	赵春燕		
专业 负责人	李立涛		
审 定	李立涛		
校 审	黄强		
设 计	夏春燕		

建筑	给排水	电气	
图总	构结	暖通	
会签			

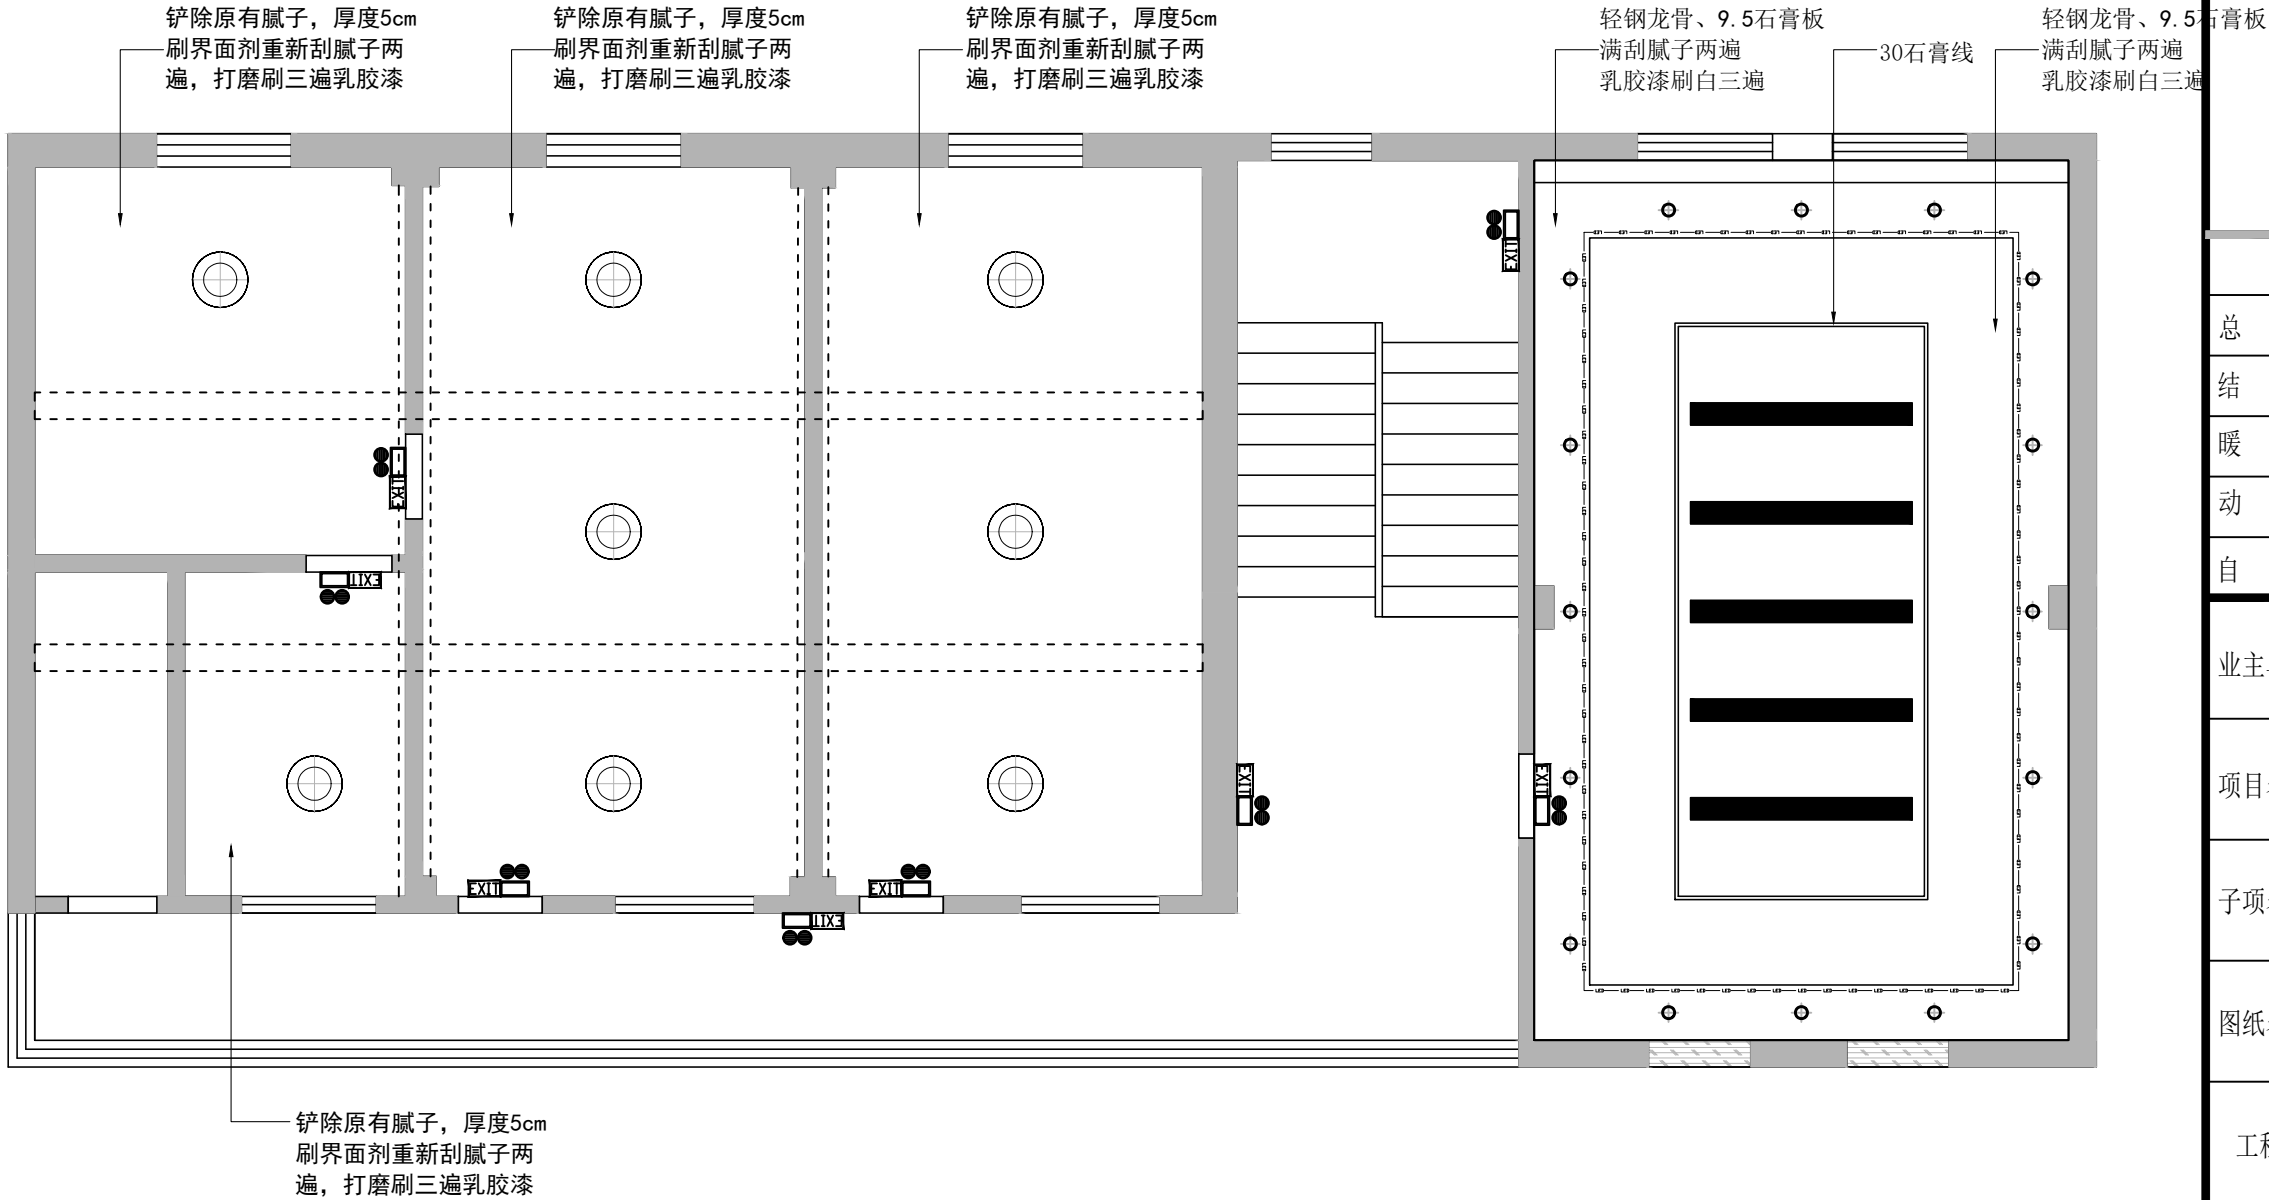


序号	图例	说明
1		条形灯
2		铝扣灯
3		普通吸顶灯
4		回风口
5		侧出风
6		侧回风
7		双头射灯
8		圆形筒灯
9		可调向射灯
10		暗藏灯带

ARCHITECTURAL PLAN

二层天花布置图


SCALE 1:50@A4

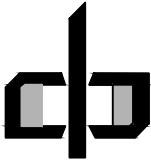

中潮博雅设计有限公司
ZHONGCHAO BOYA ENGINEERING
DESIGN CO., LTD

会 签			
总 图		建 筑	●
结 构		给 排 水	
暖 通		电 气	
动 力		弱 电	
自 控			
业主单位	犁市镇人民政府		
项目名称	犁市镇纪委办公场所改造提升项目		
子项名称			
图纸名称			
工程号			
阶 段	施工图	图 号	JS34
专 业	建 筑	比 例	详图
出图日期	2026. 07		
项目负责人	赵春燕		
专业负责人	李立涛		
审 定	李立涛		
校 审	黄强		
设 计	夏春燕		

图	建	建	建	建	建
总	结	构	给	排	水
会	签	暖	电	气	

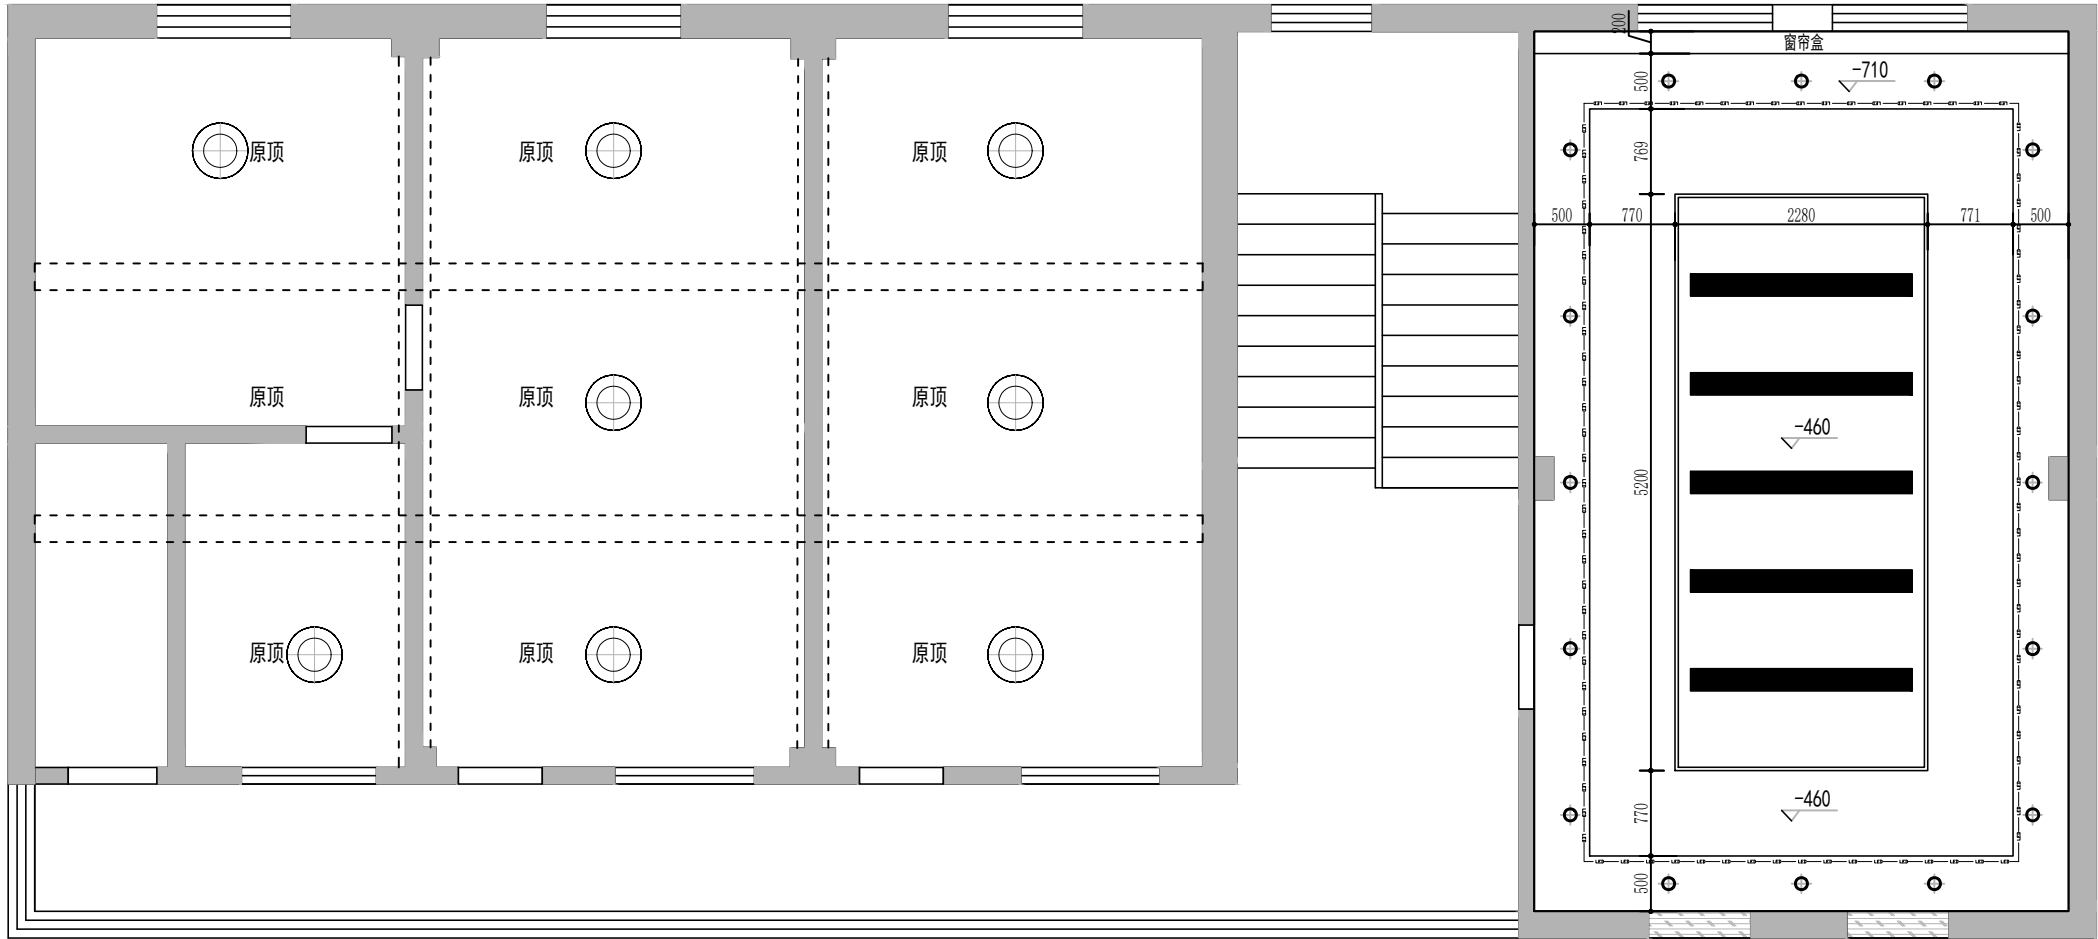


序号	图例	说明
1		条形灯
2		铝扣灯
3		普通吸顶灯
4		回风口
5		侧出风
6		侧回风
7		双头射灯
8		圆形筒灯
9		可调向射灯
10		暗藏灯带

* 本图纸版权属中潮博雅设计有限公司所有。
* 本图纸需手续齐全方可用于施工。

ARCHITECTURAL PLAN

二层天花尺寸图


SCALE 1:50@A4

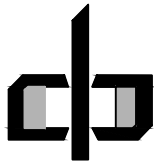

中潮博雅设计有限公司
ZHONGCHAO BOYA ENGINEERING
DESIGN CO., LTD

会 签			
总 图		建 筑	●
结 构		给 排 水	
暖 通		电 气	
动 力		弱 电	
自 控			
业 主 单 位	犁市镇人民政府		
项 目 名 称	犁市镇纪委办公场所改造提升项目		
子 项 名 称			
图 纸 名 称			
工 程 号			
阶 段	施工图	图 号	JS35
专 业	建 筑	比 例	详图
出图日期	2026. 07		
项目 负责人	赵春燕		
专业 负责人	李立涛		
审 定	李立涛		
校 审	黄强		
设 计	夏春燕		

图	建	建	建	建	建
总	结	构	给	排	水
会	签	暖	电	气	

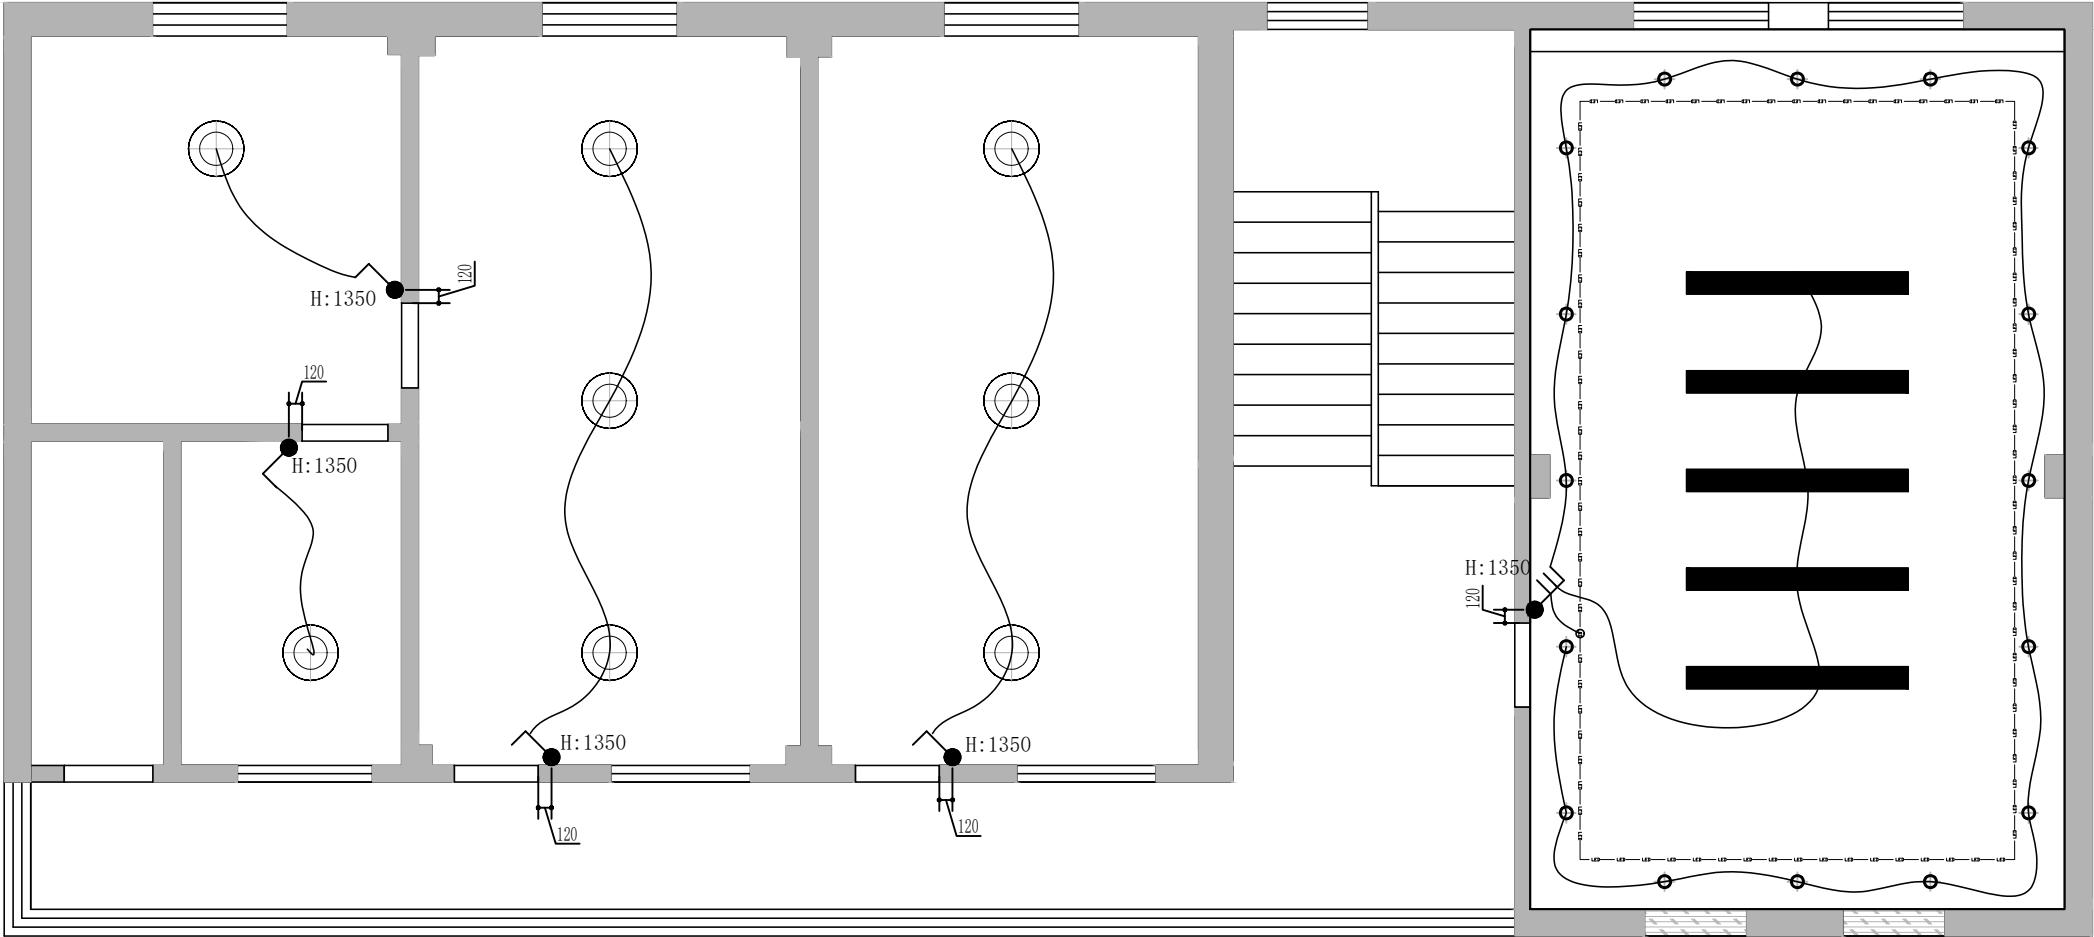


图例说明		
符号(平)	符号(立)	说明
	⊕	开关
	⊕	开关
	⊕	开关
	⊕	开关
	⊕	开关
	⊕	开关

注1. 图中所示标高均为装修完成面的尺寸。

ARCHITECTURAL PLAN

二层开关布置图


SCALE 1:50@A4

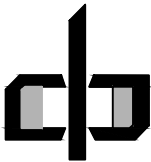

中潮博雅设计有限公司
ZHONGCHAO BOYA ENGINEERING
DESIGN CO., LTD

会 签			
总 图		建 筑	●
结 构		给 排 水	
暖 通		电 气	
动 力		弱 电	
自 控			
业主单位	犁市镇人民政府		
项目名称	犁市镇纪委办公场所改造提升项目		
子项名称			
图纸名称			
工程号			
阶 段	施工图	图 号	JS37
专 业	建 筑	比 例	详图
出图日期	2026. 07		
项目负责人	赵春燕	赵春燕	
专业负责人	李立涛	李立涛	
审 定	李立涛	李立涛	
校 审	黄强	黄强	
设 计	夏春燕	夏春燕	


* 本图纸版权属中潮博雅设计有限公司所有。
* 本图纸需手续齐全方可用于施工。

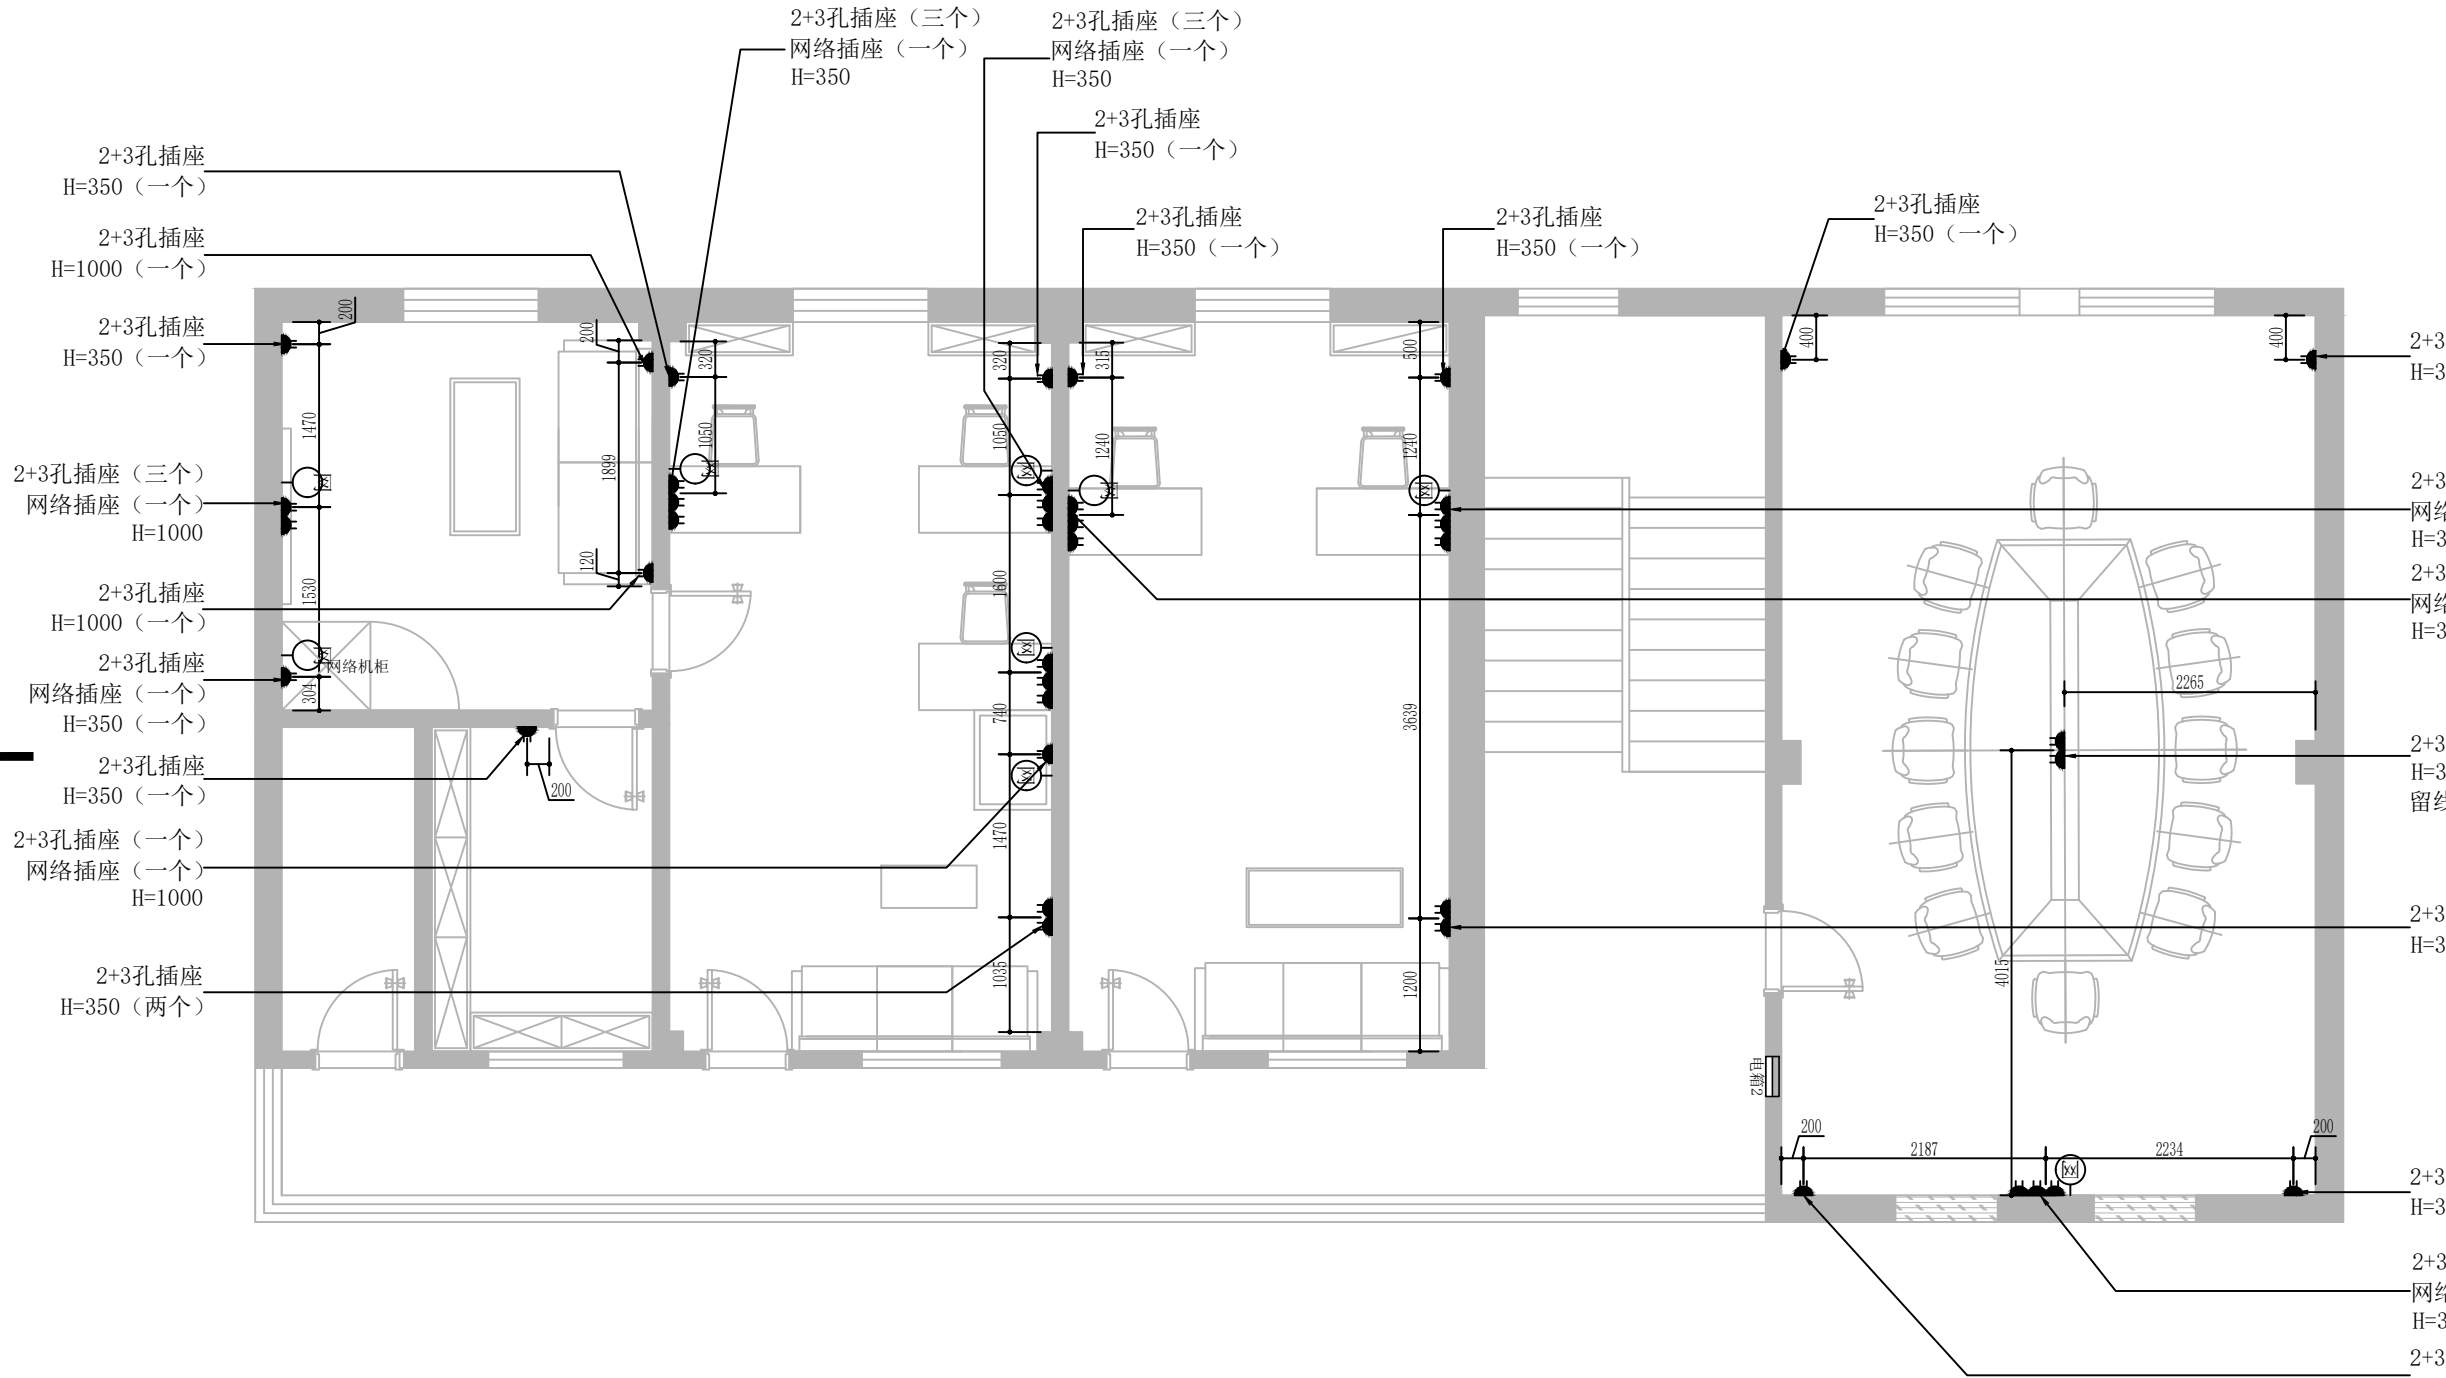

ARCHITECTURAL PLAN

二层插座布置图


SCALE 1:50@A4

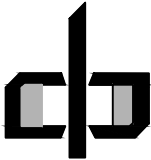

中潮博雅设计有限公司
ZHONGCHAO BOYA ENGINEERING
DESIGN CO., LTD

会 签			
2+3孔插座 (三个) 网络插座 (一个) H=350	建 筑	●	
2+3孔插座 (三个) 网络插座 (一个) H=350	结 构		
2+3孔插座 (三个) 网络插座 (一个) H=350	给 排 水		
2+3孔插座 (三个) 网络插座 (一个) H=350	电 气		
2+3孔插座 (三个) 网络插座 (一个) H=350	动 力		
2+3孔插座 (三个) 网络插座 (一个) H=350	弱 电		
2+3孔插座 (三个) 网络插座 (一个) H=350	自 控		
2+3孔插座 (三个) 网络插座 (一个) H=350	留 线		
2+3孔插座 (三个) 网络插座 (一个) H=350	明装底盒在桌下		
2+3孔插座 (三个) 网络插座 (一个) H=350	业 主 单 位	犁市镇人民政府	
2+3孔插座 (三个) 网络插座 (一个) H=350	项 目 名 称	犁市镇纪委办公场所改造提升项目	
2+3孔插座 (三个) 网络插座 (一个) H=350	子 项 名 称		
2+3孔插座 (三个) 网络插座 (一个) H=350	图 纸 名 称		
2+3孔插座 (三个) 网络插座 (一个) H=350	图 纸 号 数		
2+3孔插座 (三个) 网络插座 (一个) H=350	施 工 图	图 号	JS38
2+3孔插座 (三个) 网络插座 (一个) H=350	专 业	建 筑	详 图
2+3孔插座 (三个) 网络插座 (一个) H=350	出 图 日 期	2026.07	
2+3孔插座 (三个) 网络插座 (一个) H=350	项 目 负 责 人	赵春燕	赵春燕
2+3孔插座 (三个) 网络插座 (一个) H=350	专 业 负 责 人	李立涛	李立涛
2+3孔插座 (三个) 网络插座 (一个) H=350	审 定	李立涛	李立涛
2+3孔插座 (三个) 网络插座 (一个) H=350	校 审	黄强	黄强
2+3孔插座 (三个) 网络插座 (一个) H=350	设 计	夏春燕	夏春燕


图	建	建	建	建	建
总	结	构	给	排	水
会	签	暖	电	气	电

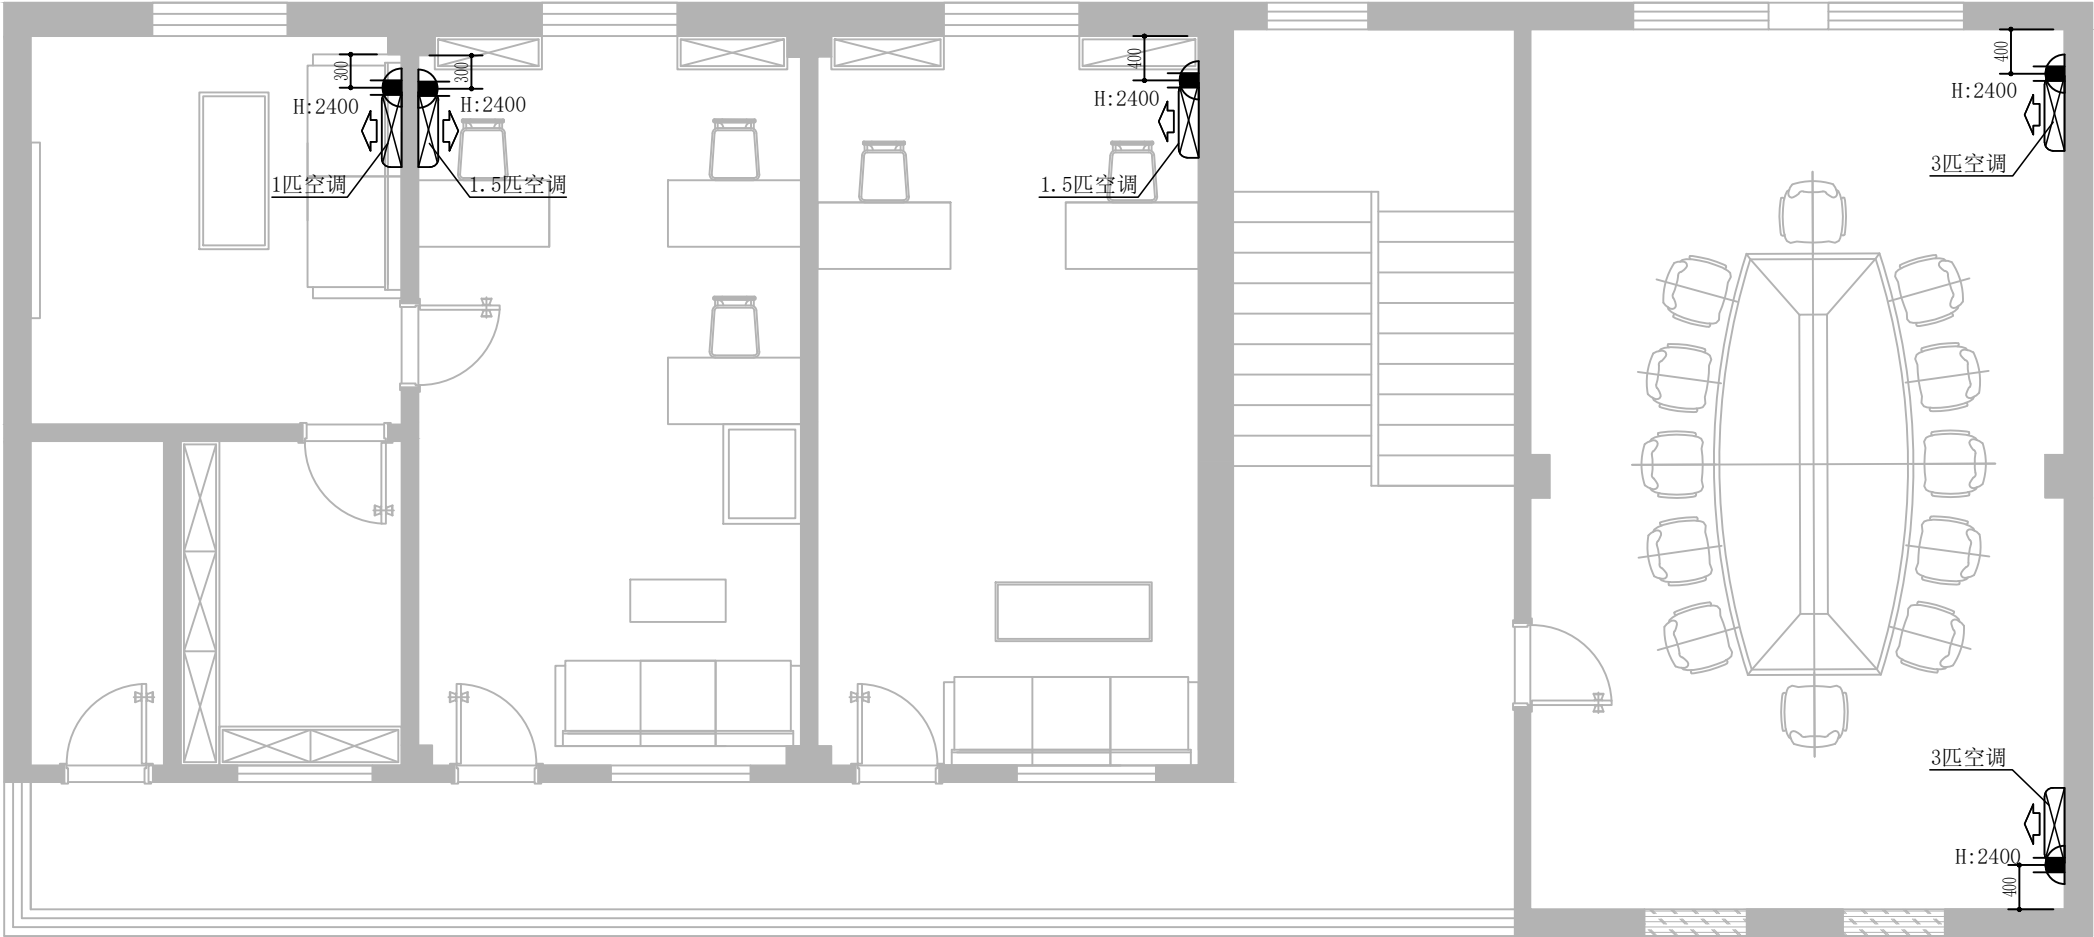

ARCHITECTURAL PLAN

二层空调布置图

SCALE 1:50@A4

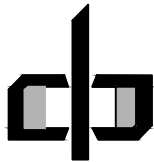


中潮博雅设计有限公司
ZHONGCHAO BOYA ENGINEERING
DESIGN CO., LTD

会 签			
总 图		建 筑	●
结 构		给 排 水	
暖 通		电 气	
动 力		弱 电	
自 控			
业 主 单 位	犁市镇人民政府		
项 目 名 称	犁市镇纪委办公场所改造提升项目		
子 项 名 称			
图 纸 名 称			
工 程 号			
阶 段	施工图	图 号	JS39
专 业	建 筑	比 例	详图
出图日期	2026. 07		
项 目 负 责 人	赵春燕	赵春燕	
专 业 负 责 人	李立涛	李立涛	
审 定	李立涛	李立涛	
校 审	黄强	黄强	
设 计	夏春燕	夏春燕	

* 本图纸版权属中潮博雅设计有限公司所有。
* 本图纸需手续齐全方可用于施工。

图	建	筑	结	构	通
总	建	给	结	排	电
会	结	水	暖	气	气
签	电	电			

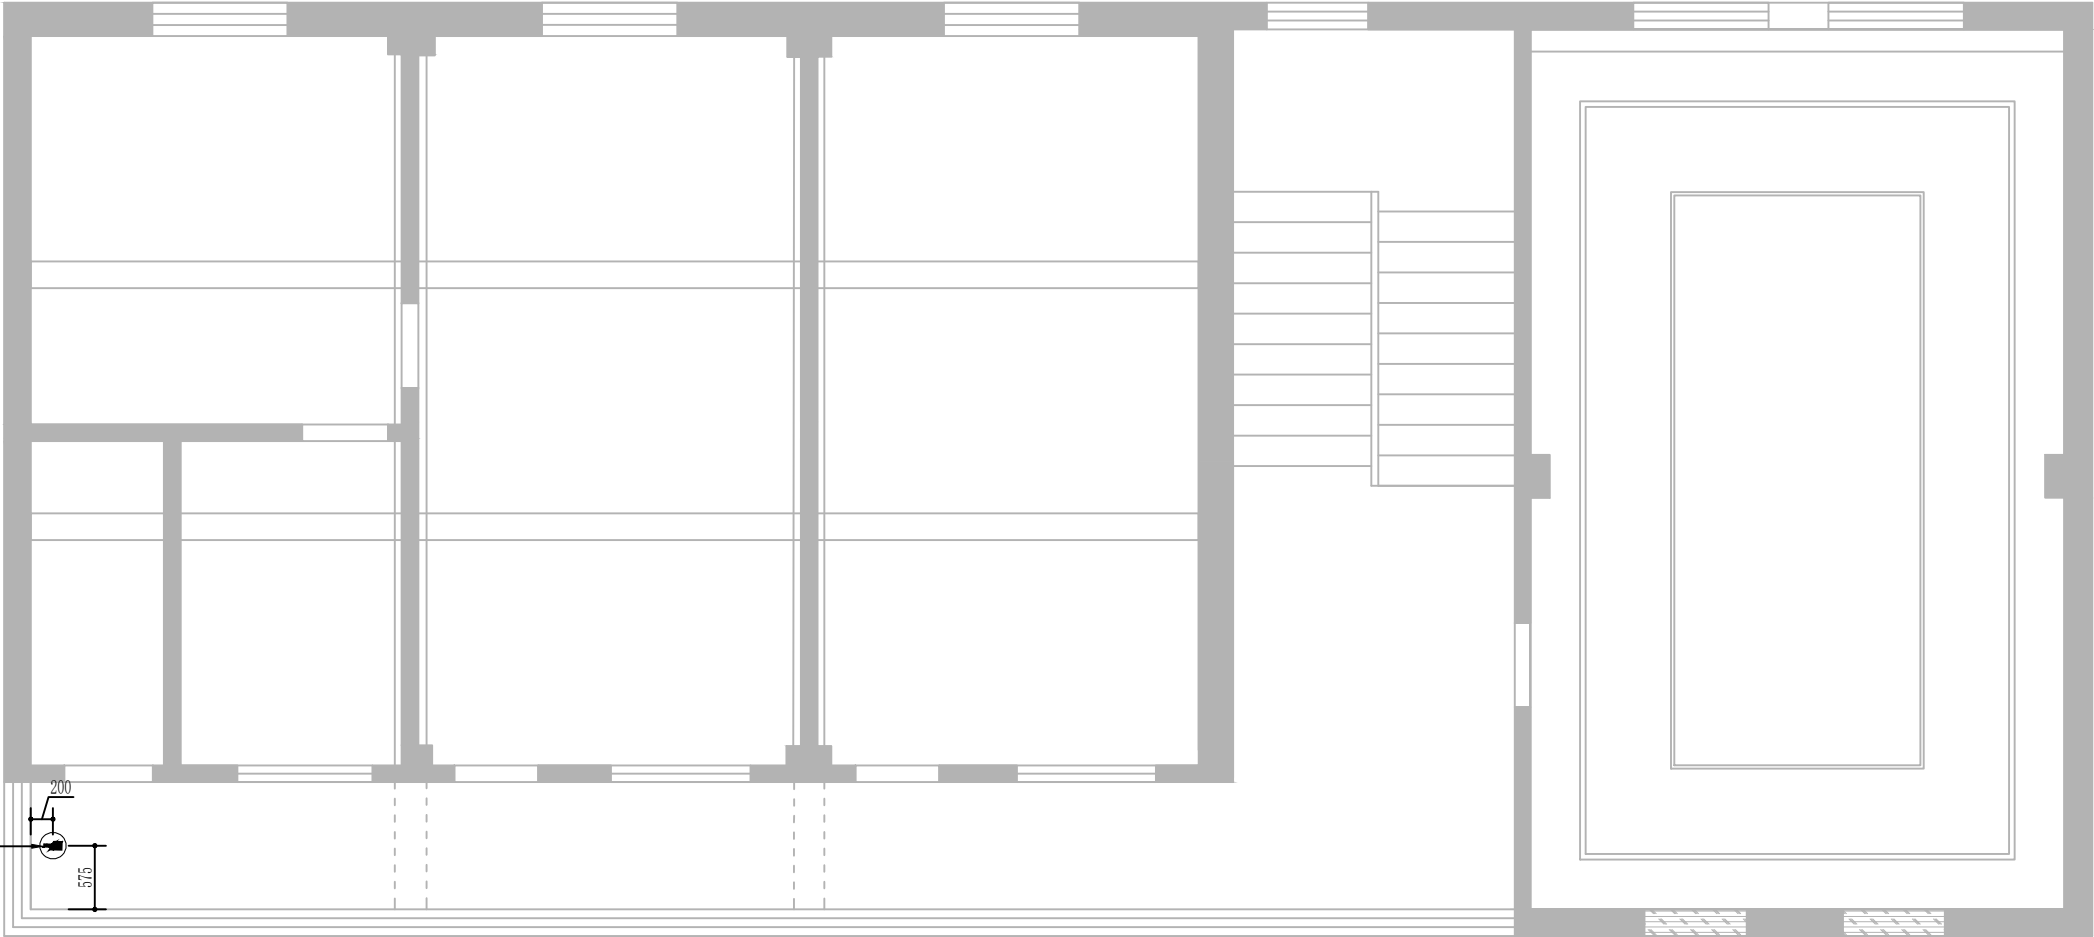


半球摄像机
预留网线、电源线

图例	名称	使用位置
	半球摄像机	天花底
	球形一体化电视摄像机	天花底

ARCHITECTURAL PLAN

二层监控点位图

SCALE 1:50@A4

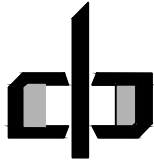


中潮博雅设计有限公司
ZHONGCHAO BOYA ENGINEERING
DESIGN CO., LTD

会 签			
总 图		建 筑	●
结 构		给 排 水	
暖 通		电 气	
动 力		弱 电	
自 控			
业主单位	犁市镇人民政府		
项目名称	犁市镇纪委办公场所改造提升项目		
子项名称			
图纸名称			
工程号			
阶 段	施工图	图 号	JS40
专 业	建 筑	比 例	详图
出图日期	2026. 07		
项目负责人	赵春燕		
专业负责人	李立涛		
审 定	李立涛		
校 审	黄强		
设 计	夏春燕		

* 本图纸版权属中潮博雅设计有限公司所有。
* 本图纸需手续齐全方可用于施工。


图	建	建	建	建	建
总	结	构	给	排	水
会	签	通	电	气	电

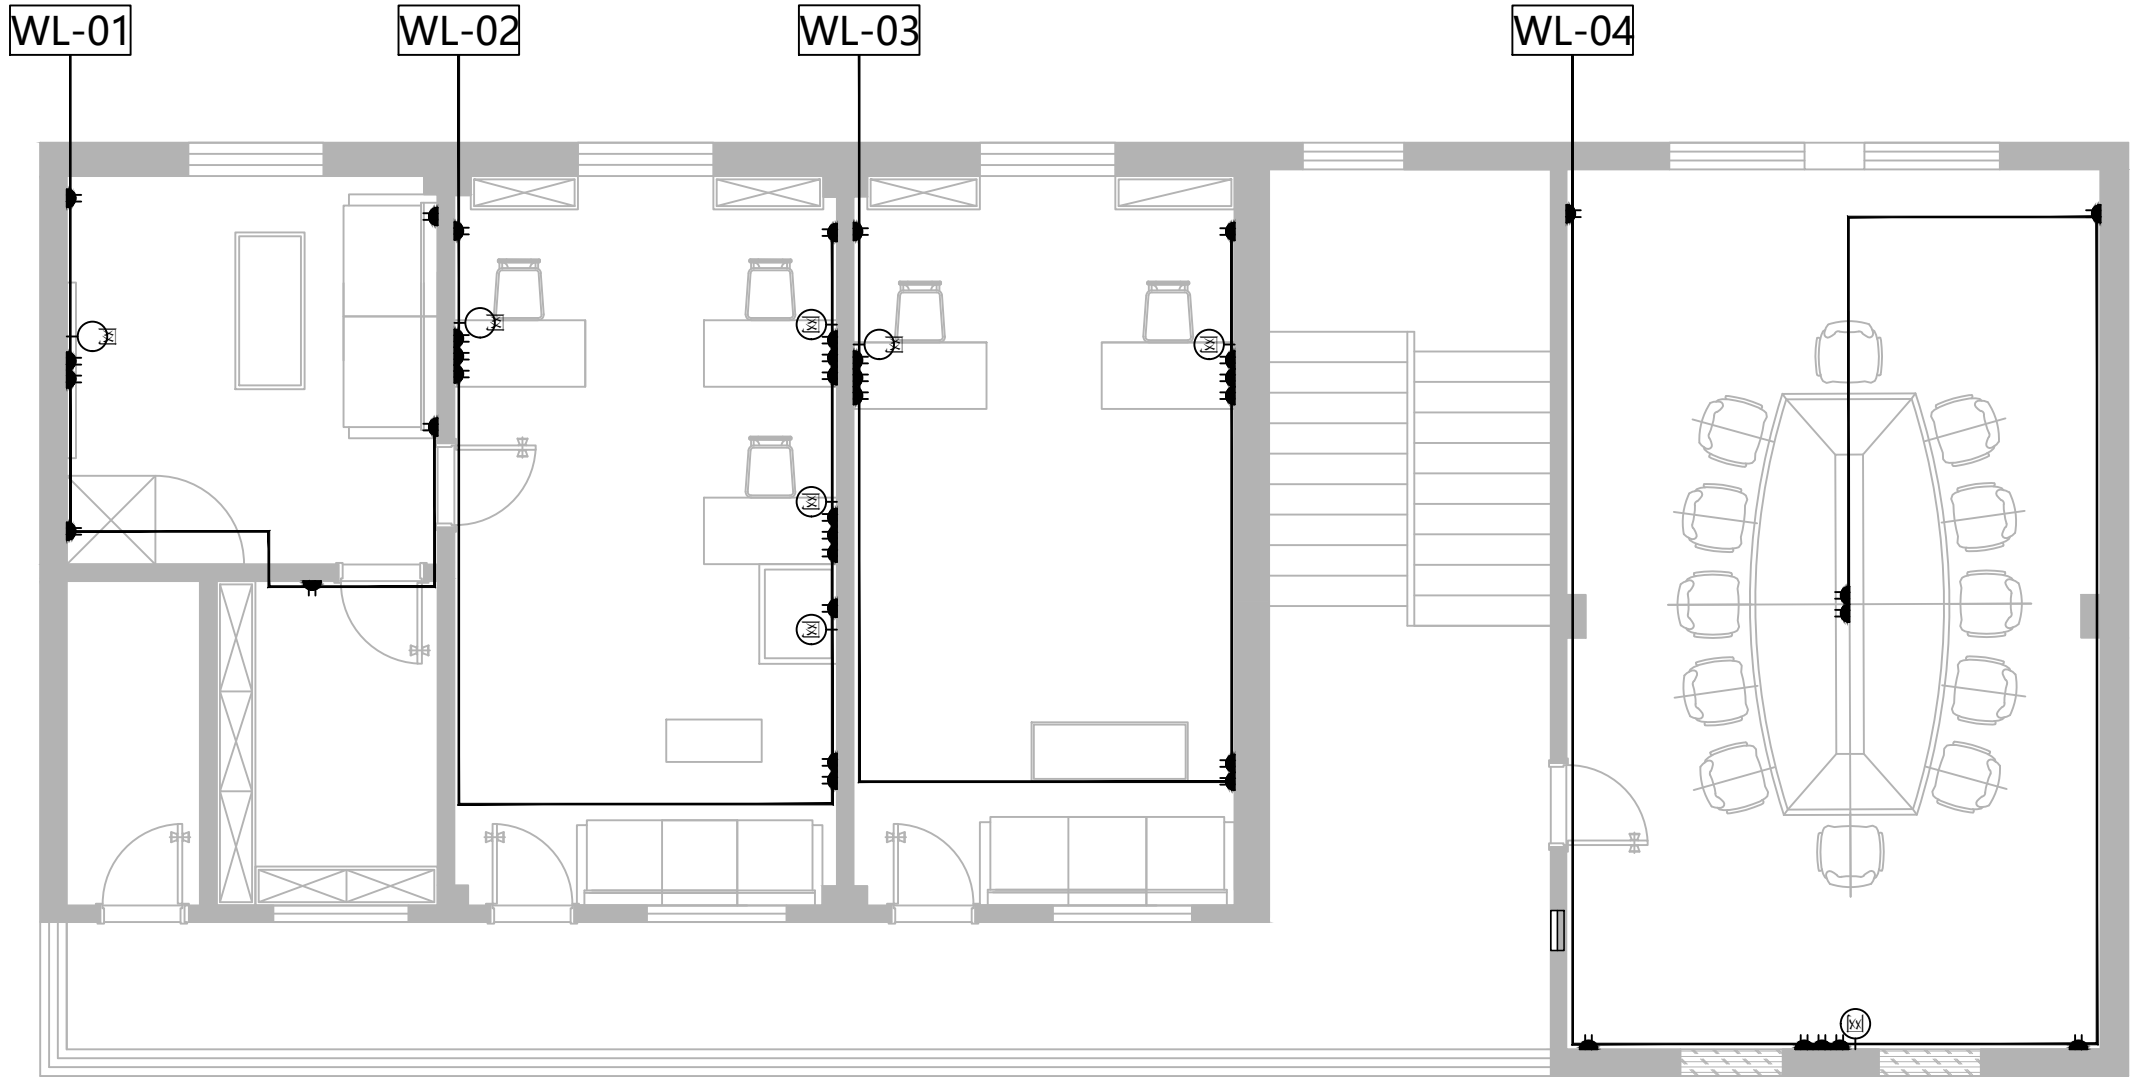

ARCHITECTURAL PLAN

二层强电回路图

SCALE 1:50@A4

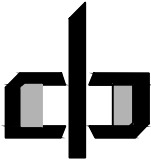


中潮博雅设计有限公司
ZHONGCHAO BOYA ENGINEERING
DESIGN CO., LTD

会 签			
总 图		建 筑	●
结 构		给 排 水	
暖 通		电 气	
动 力		弱 电	
自 控			
业主单位	犁市镇人民政府		
项目名称	犁市镇纪委办公场所改造提升项目		
子项名称			
图纸名称			
工程号			
阶 段	施工图	图 号	JS41
专 业	建 筑	比 例	详图
出图日期	2026. 07		
项目负责人	赵春燕	赵春燕	
专业负责人	李立涛	李立涛	
审 定	李立涛	李立涛	
校 审	黄强	黄强	
设 计	夏春燕	夏春燕	

* 本图纸版权属中潮博雅设计有限公司所有。
* 本图纸需手续齐全方可用于施工。


图	建	建	建	建	建
总	结	构	给	排	水
会	签	暖	电	气	

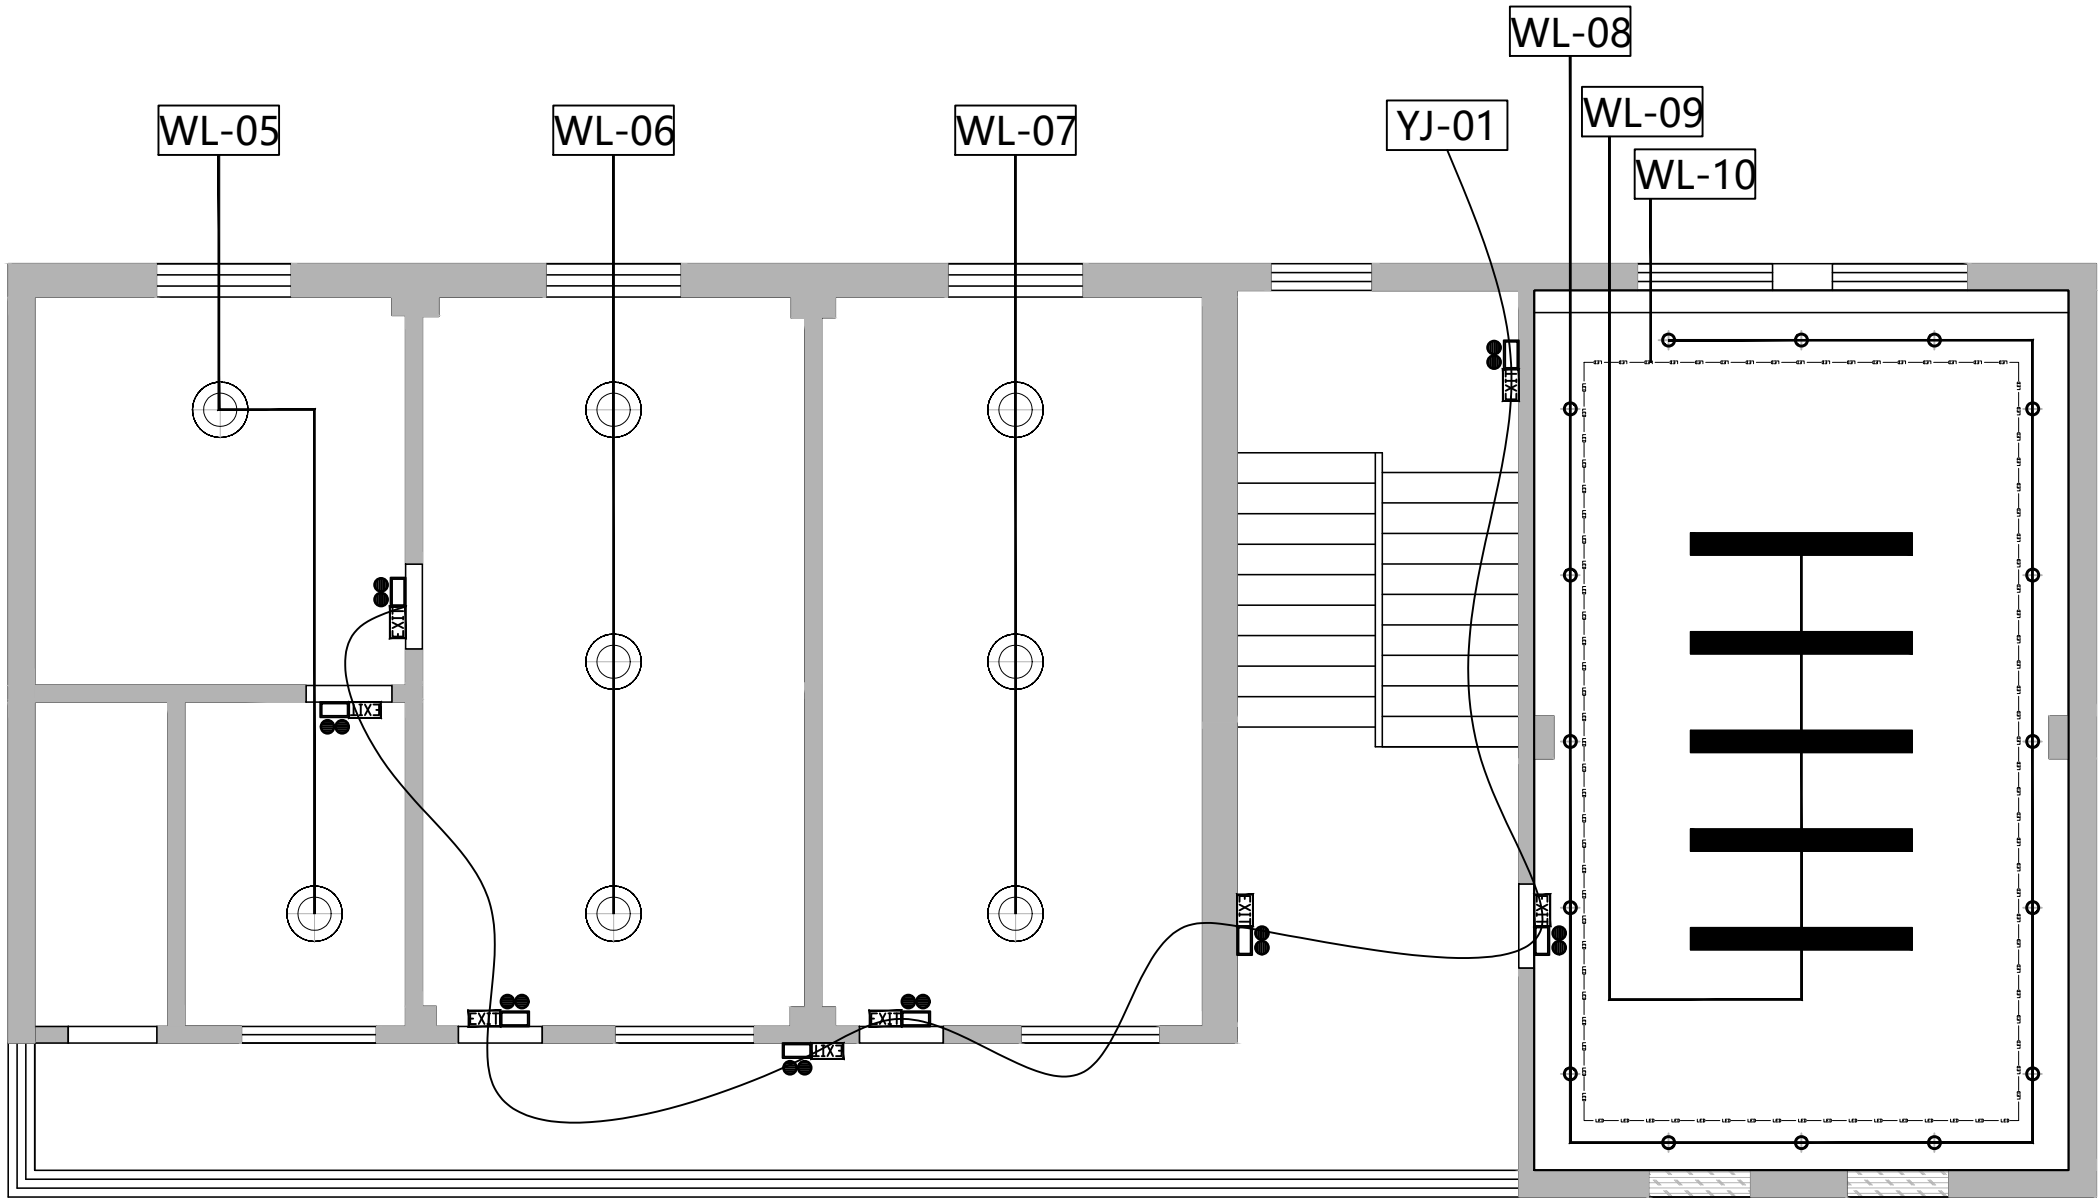

ARCHITECTURAL PLAN

二层灯具回路图

SCALE 1:50@A4

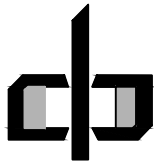


中潮博雅设计有限公司
ZHONGCHAO BOYA ENGINEERING
DESIGN CO., LTD

会 签			
总 图		建 筑	●
结 构		给 排 水	
暖 通		电 气	
动 力		弱 电	
自 控			
业 主 单 位	犁市镇人民政府		
项 目 名 称	犁市镇纪委办公场所改造提升项目		
子 项 名 称			
图 纸 名 称			
工 程 号			
阶 段	施工图	图 号	JS42
专 业	建 筑	比 例	详图
出图日期	2026. 07		
项目 负责人	赵春燕	赵春燕	
专业 负责人	李立涛	李立涛	
审 定	李立涛	李立涛	
校 审	黄强	黄强	
设 计	夏春燕	夏春燕	

* 本图纸版权属中潮博雅设计有限公司所有。
* 本图纸需手续齐全方可用于施工。

会 签		总 图		建 筑	
		结 构		给 排 水	
		暖 通		电 气	


* 本图纸版权属中潮博雅设计有限公司所有。
* 本图纸需手续齐全方可用于施工。

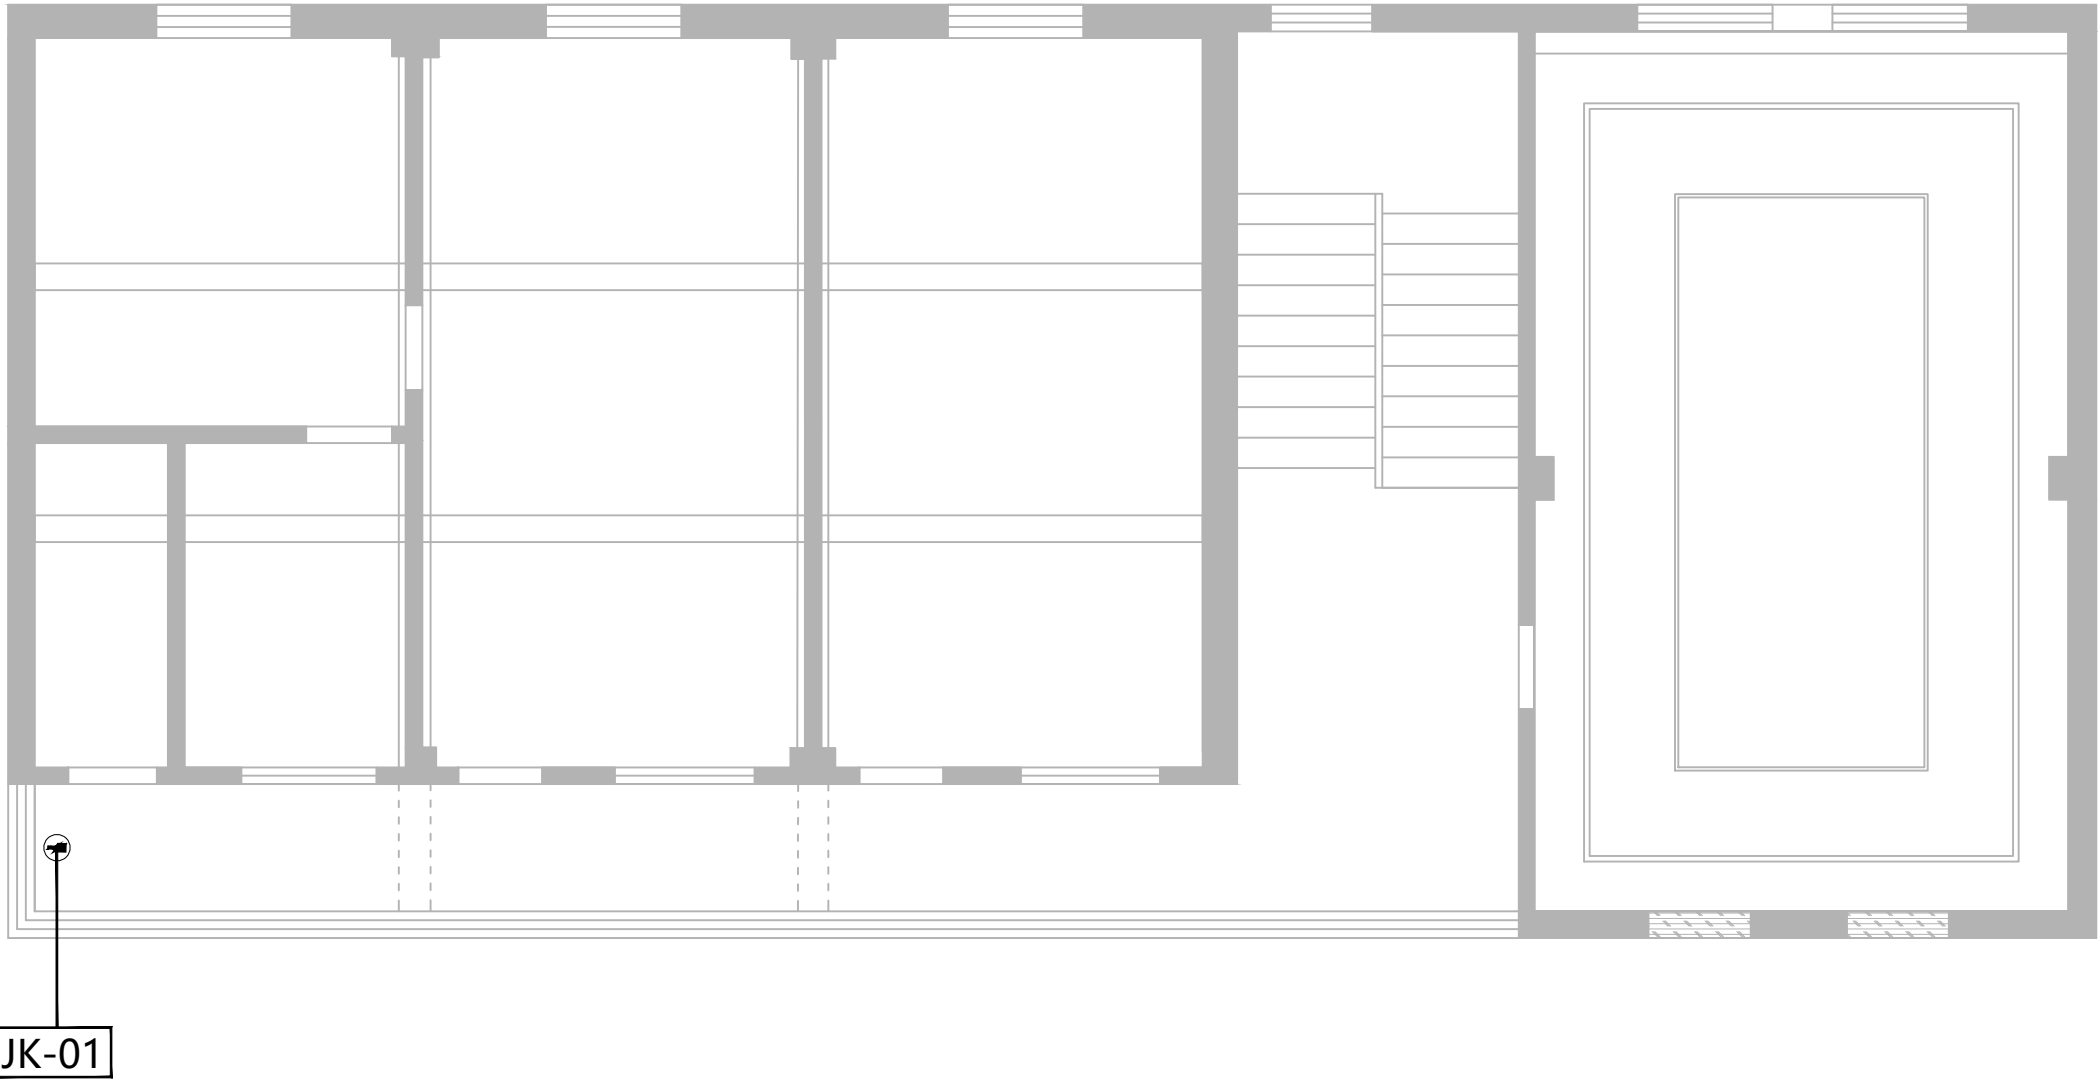

ARCHITECTURAL PLAN

二层监控回路图


SCALE 1:50@A4

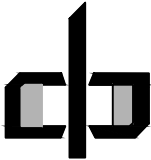

中潮博雅设计有限公司
ZHONGCHAO BOYA ENGINEERING
DESIGN CO., LTD

会 签			
总 图		建 筑	●
结 构		给 排 水	
暖 通		电 气	
动 力		弱 电	
自 控			
业主单位	犁市镇人民政府		
项目名称	犁市镇纪委办公场所改造提升项目		
子项名称			
图纸名称			
工程号			
阶 段	施工图	图 号	JS43
专 业	建 筑	比 例	详图
出图日期	2026. 07		
项目负责人	赵春燕	赵春燕	
专业负责人	李立涛	李立涛	
审 定	李立涛		
校 审	黄强	黄强	
设 计	夏春燕	夏春燕	


图	建	建	建	建	建
总	结	构	给	排	水
会	签	暖	电	气	电

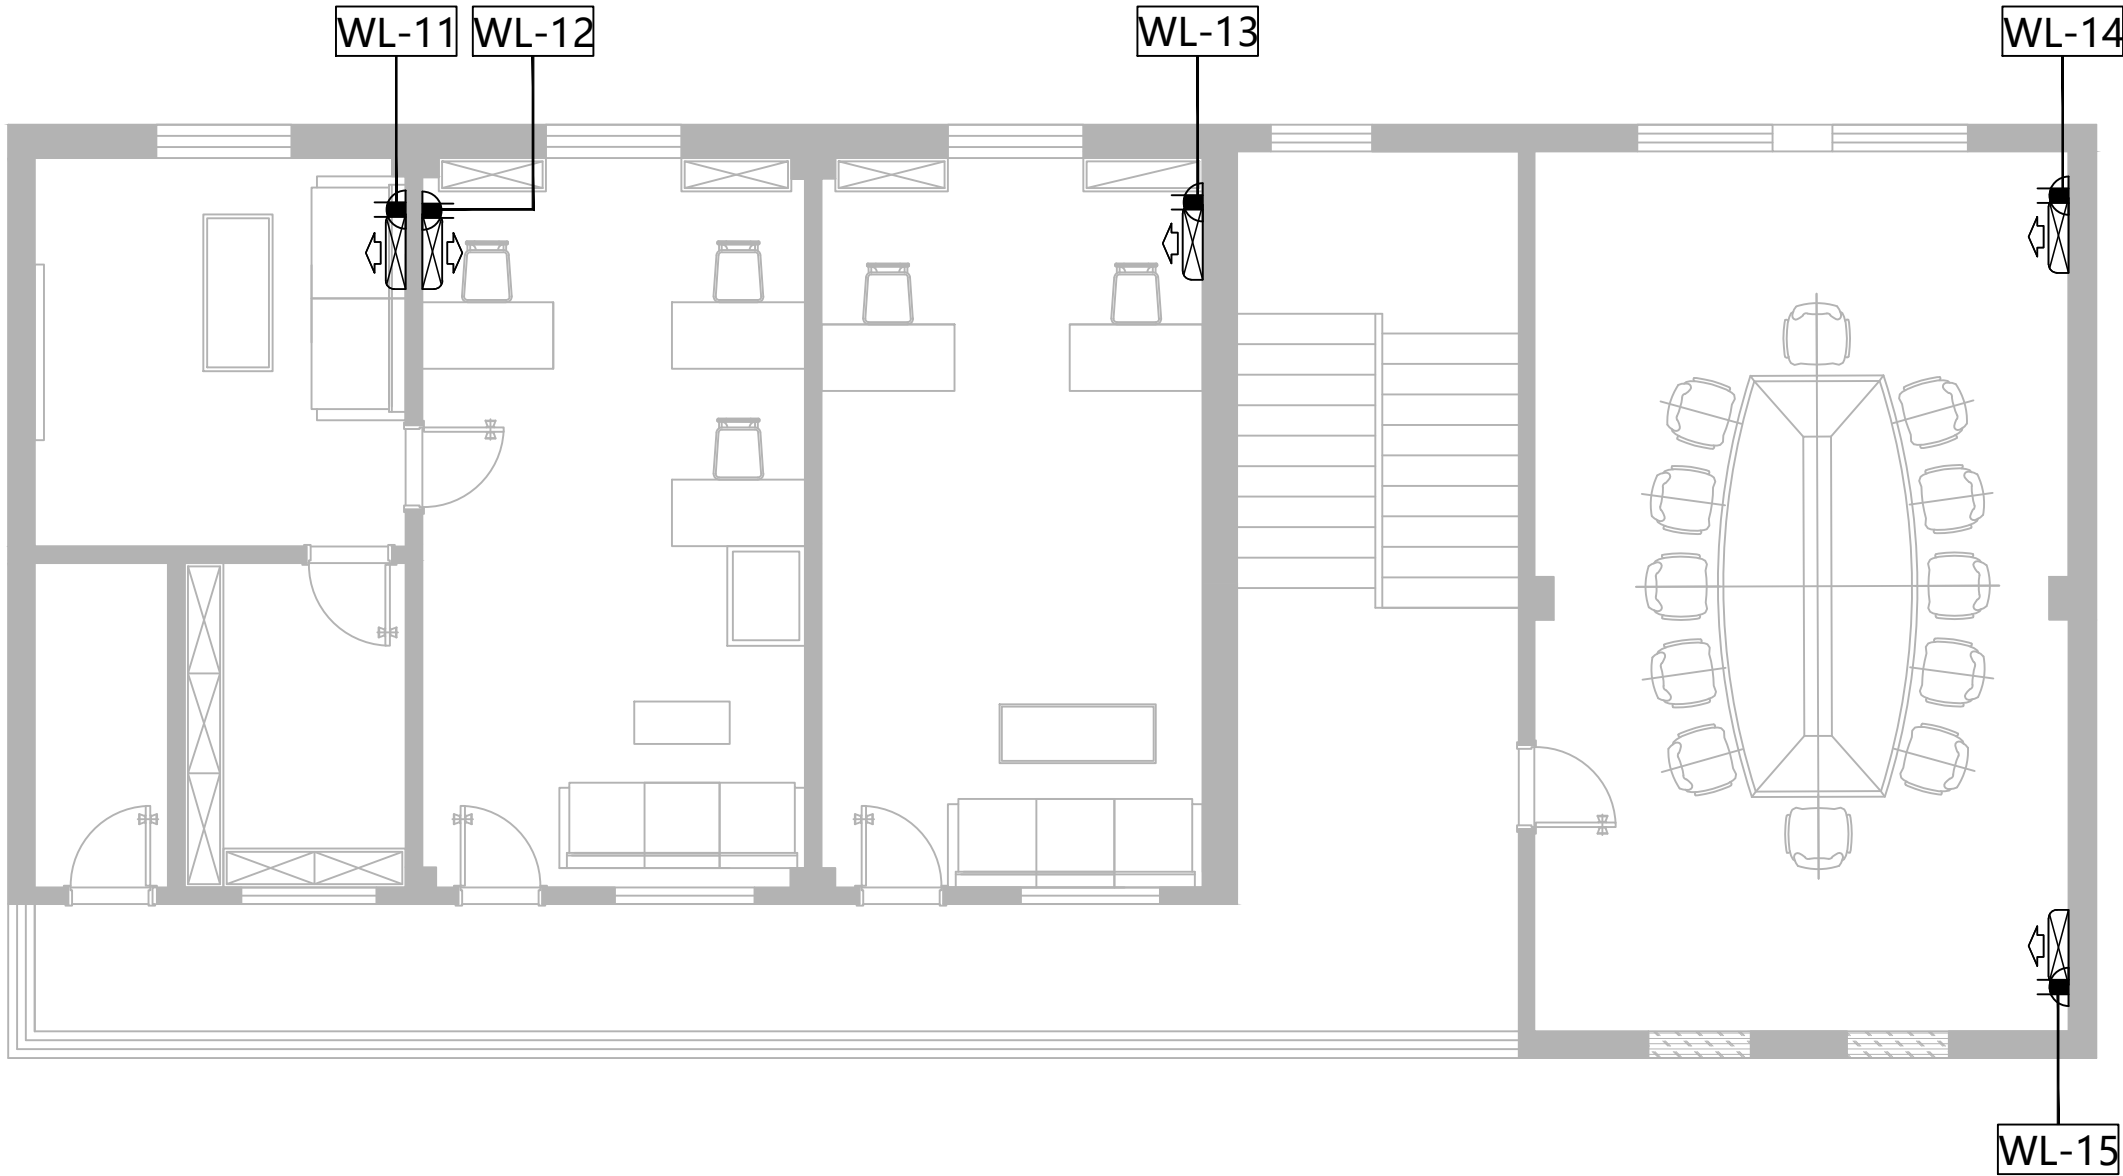

ARCHITECTURAL PLAN

二层空调回路图

SCALE 1:50@A4

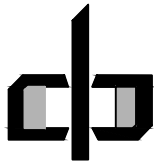


中潮博雅设计有限公司
ZHONGCHAO BOYA ENGINEERING
DESIGN CO., LTD

会 签			
总 图		建 筑	●
结 构		给 排 水	
暖 通		电 气	
动 力		弱 电	
自 控			
业 主 单 位	犁市镇人民政府		
项 目 名 称	犁市镇纪委办公场所改造提升项目		
子 项 名 称			
图 纸 名 称			
工 程 号			
阶 段	施工图	图 号	JS44
专 业	建 筑	比 例	详图
出图日期	2026.07		
项目负责人	赵春燕	赵春燕	
专业负责人	李立涛	李立涛	
审 定	李立涛	李立涛	
校 审	黄强	黄强	
设 计	夏春燕	夏春燕	

* 本图纸版权属中潮博雅设计有限公司所有。
* 本图纸需手续齐全方可用于施工。

建筑	给排水	电气
图	构	通
总	结	暖
会 签		


PE=34.35KW
PJ=27.48KW
KX=0.8
COS=0.85
IJS=146.95A

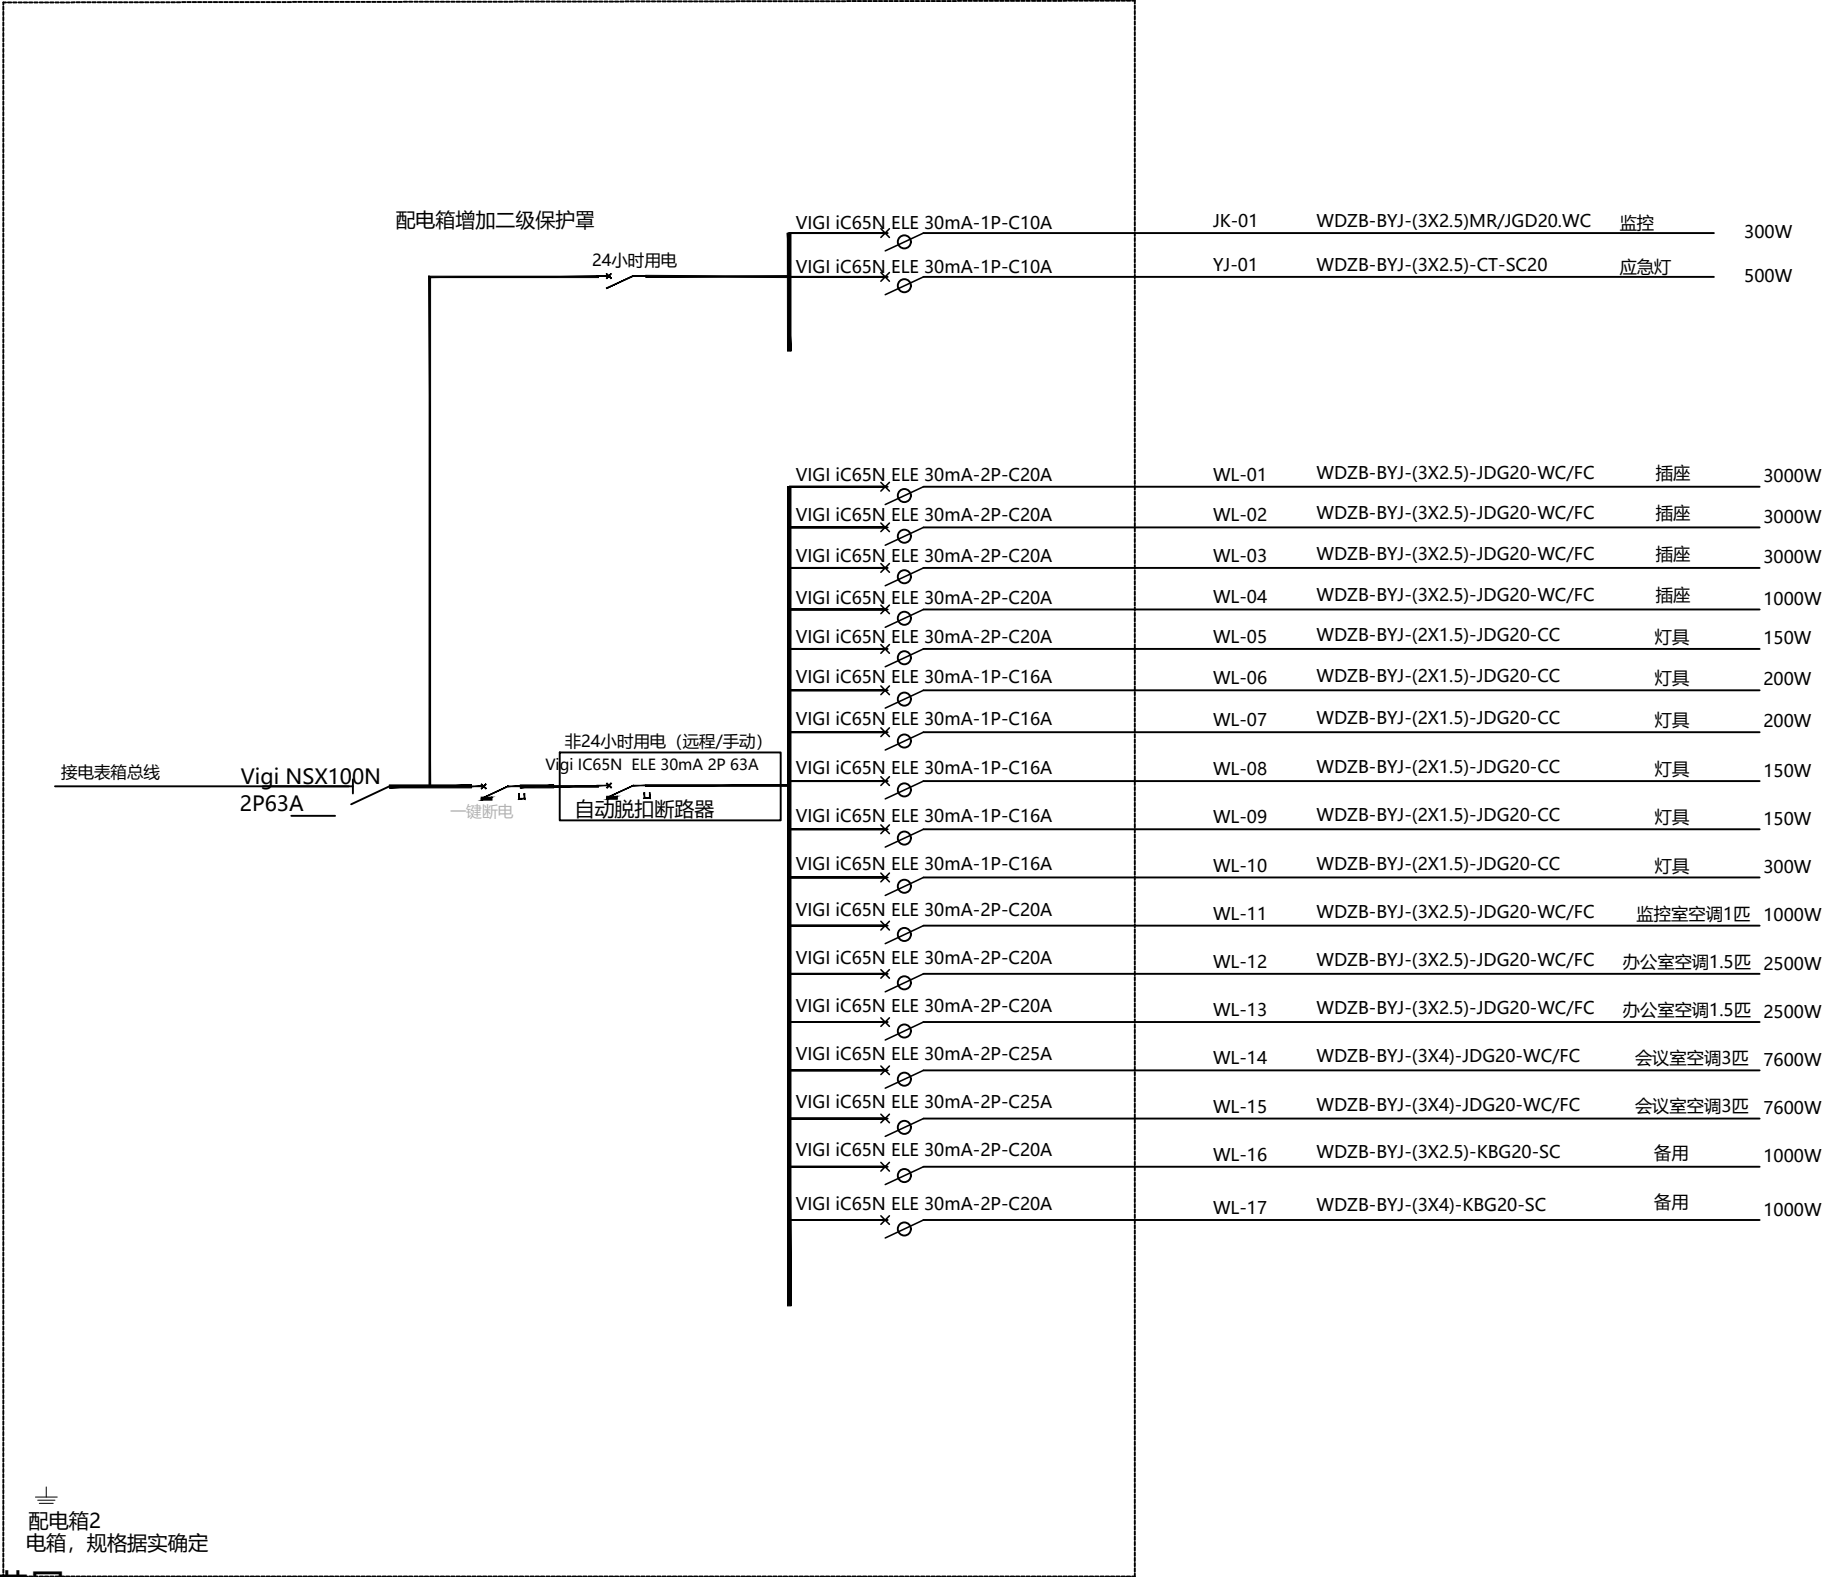

注：

1/各空开上端连线规格需满足与下端连线规格保持一致。

2/现场电工施工前先检视系统图准确性，如有不合理的地方请联系设计沟通调整。

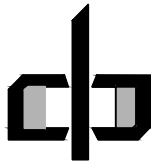

中潮博雅设计有限公司
ZHONGCHAO BOYA ENGINEERING
DESIGN CO., LTD


会 签			
总 图		建 筑	●
结 构		给 排 水	
暖 通		电 气	
动 力		弱 电	
自 控			
业 主 单 位	犁市镇人民政府		
项 目 名 称	犁市镇纪委办公场所改造提升项目		
子 项 名 称			
图 纸 名 称			
工 程 号			
阶 段	施工图	图 号	JS45
专 业	建 筑	比 例	详图
出图日期	2026. 07		
项目 负责人	赵春燕		
专业 负责人	李立涛		
审 定	李立涛		
校 审	黄强		
设 计	夏春燕		

ARCHITECTURAL PLAN

二层电路系统图

SCALE 1:50@A4

会 签		总 图	建 筑				
		结 构	给 排 水				
		暖 通	电 气				

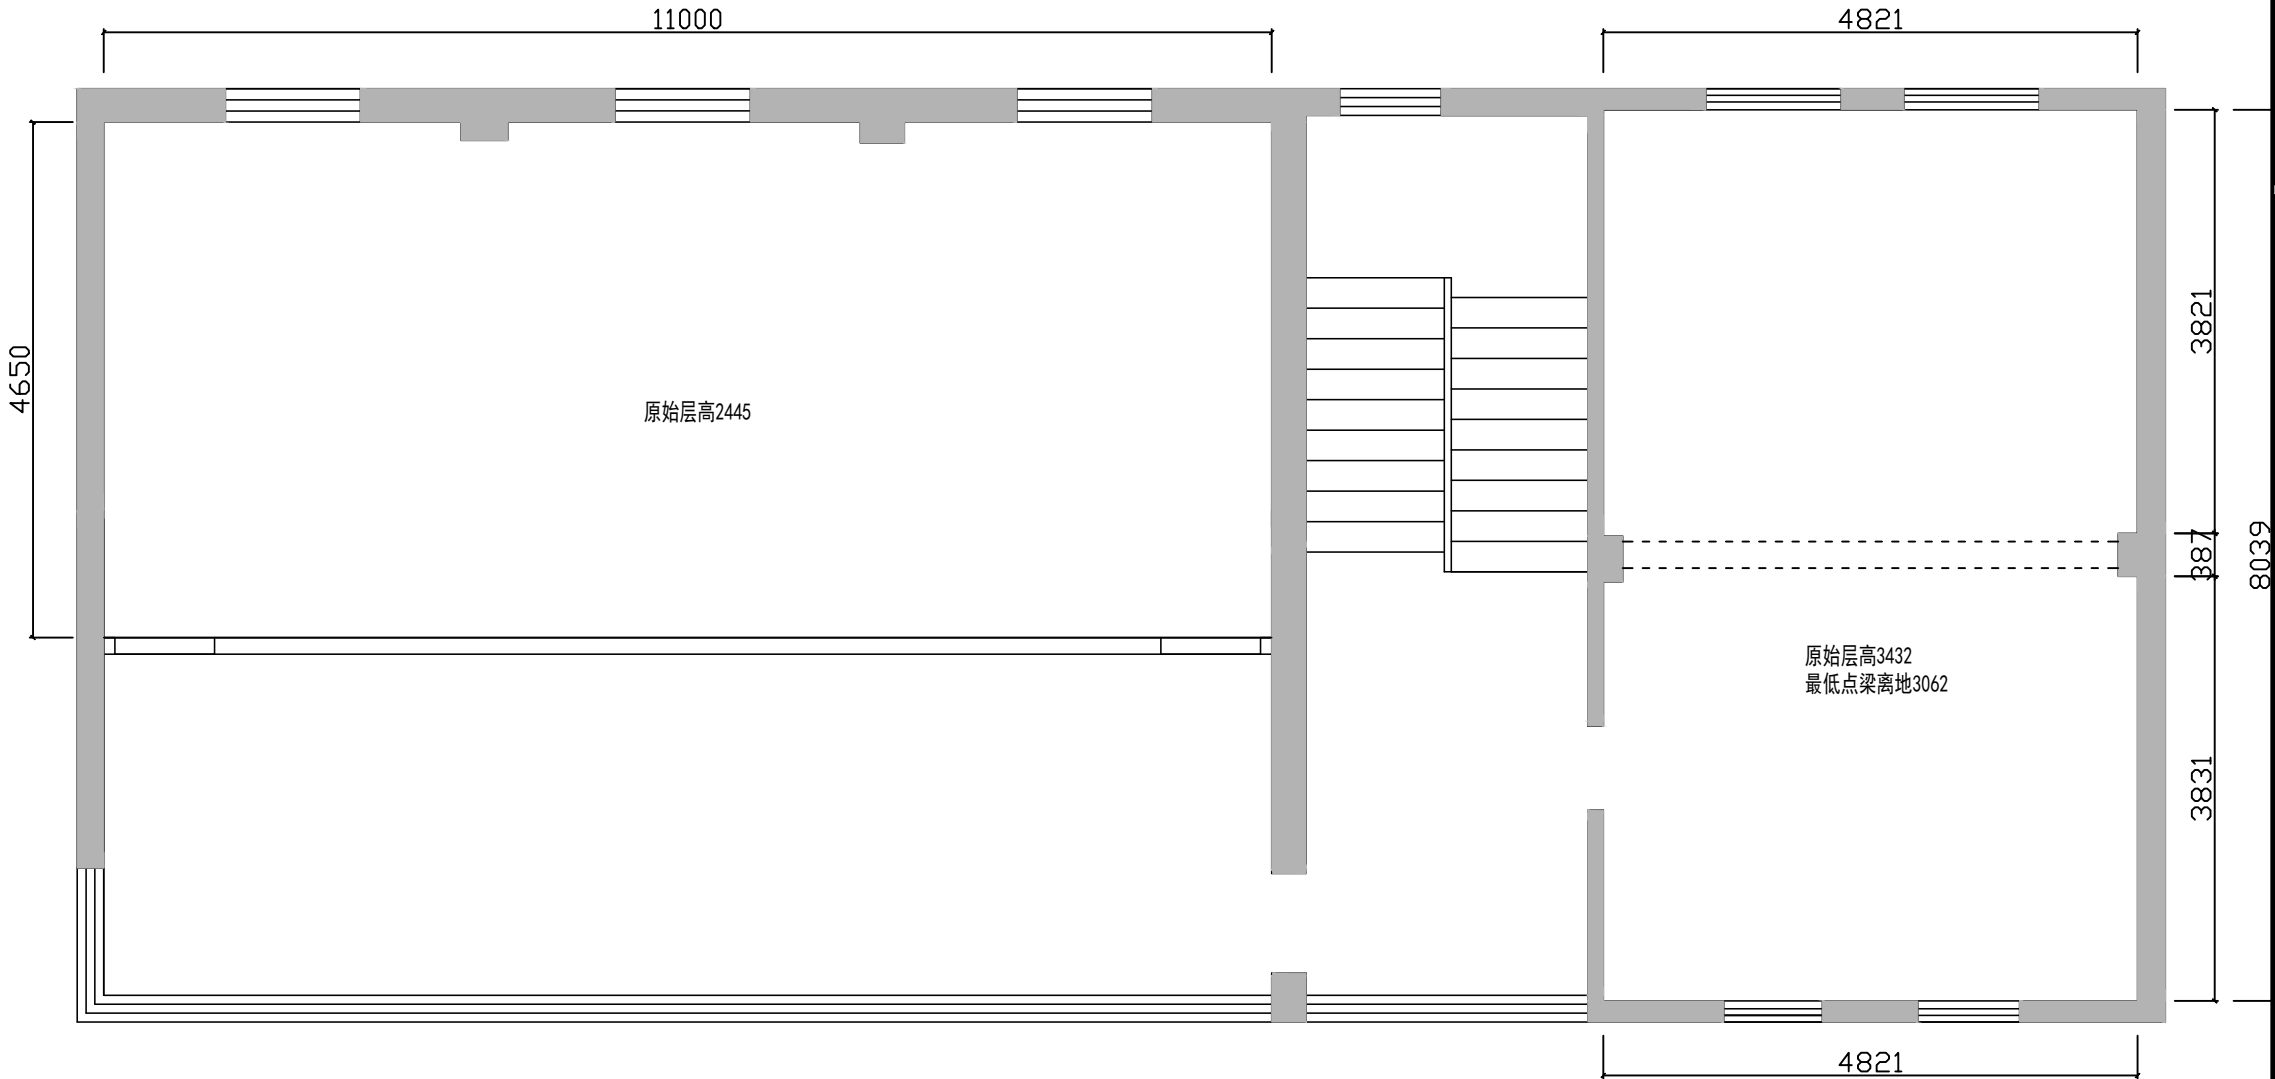


* 本图纸版权属中潮博雅设计有限公司所有。
* 本图纸需手续齐全方可用于施工。

ARCHITECTURAL PLAN

三层原始平面图


SCALE 1:50@A4

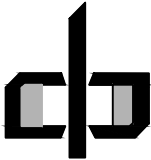

中潮博雅设计有限公司
ZHONGCHAO BOYA ENGINEERING
DESIGN CO., LTD

会 签			
总 图		建 筑	●
结 构		给 排 水	
暖 通		电 气	
动 力		弱 电	
自 控			
业主单位	犁市镇人民政府		
项目名称	犁市镇纪委办公场所改造提升项目		
子项名称			
图纸名称			
工程号			
阶 段	施工图	图 号	JS46
专 业	建 筑	比 例	详图
出图日期	2026. 07		
项目负责人	赵春燕	赵春燕	
专业负责人	李立涛	李立涛	
审 定	李立涛	李立涛	
校 审	黄强	黄强	
设 计	夏春燕	夏春燕	

图	建	筑	气
总	结	构	电
会	签		

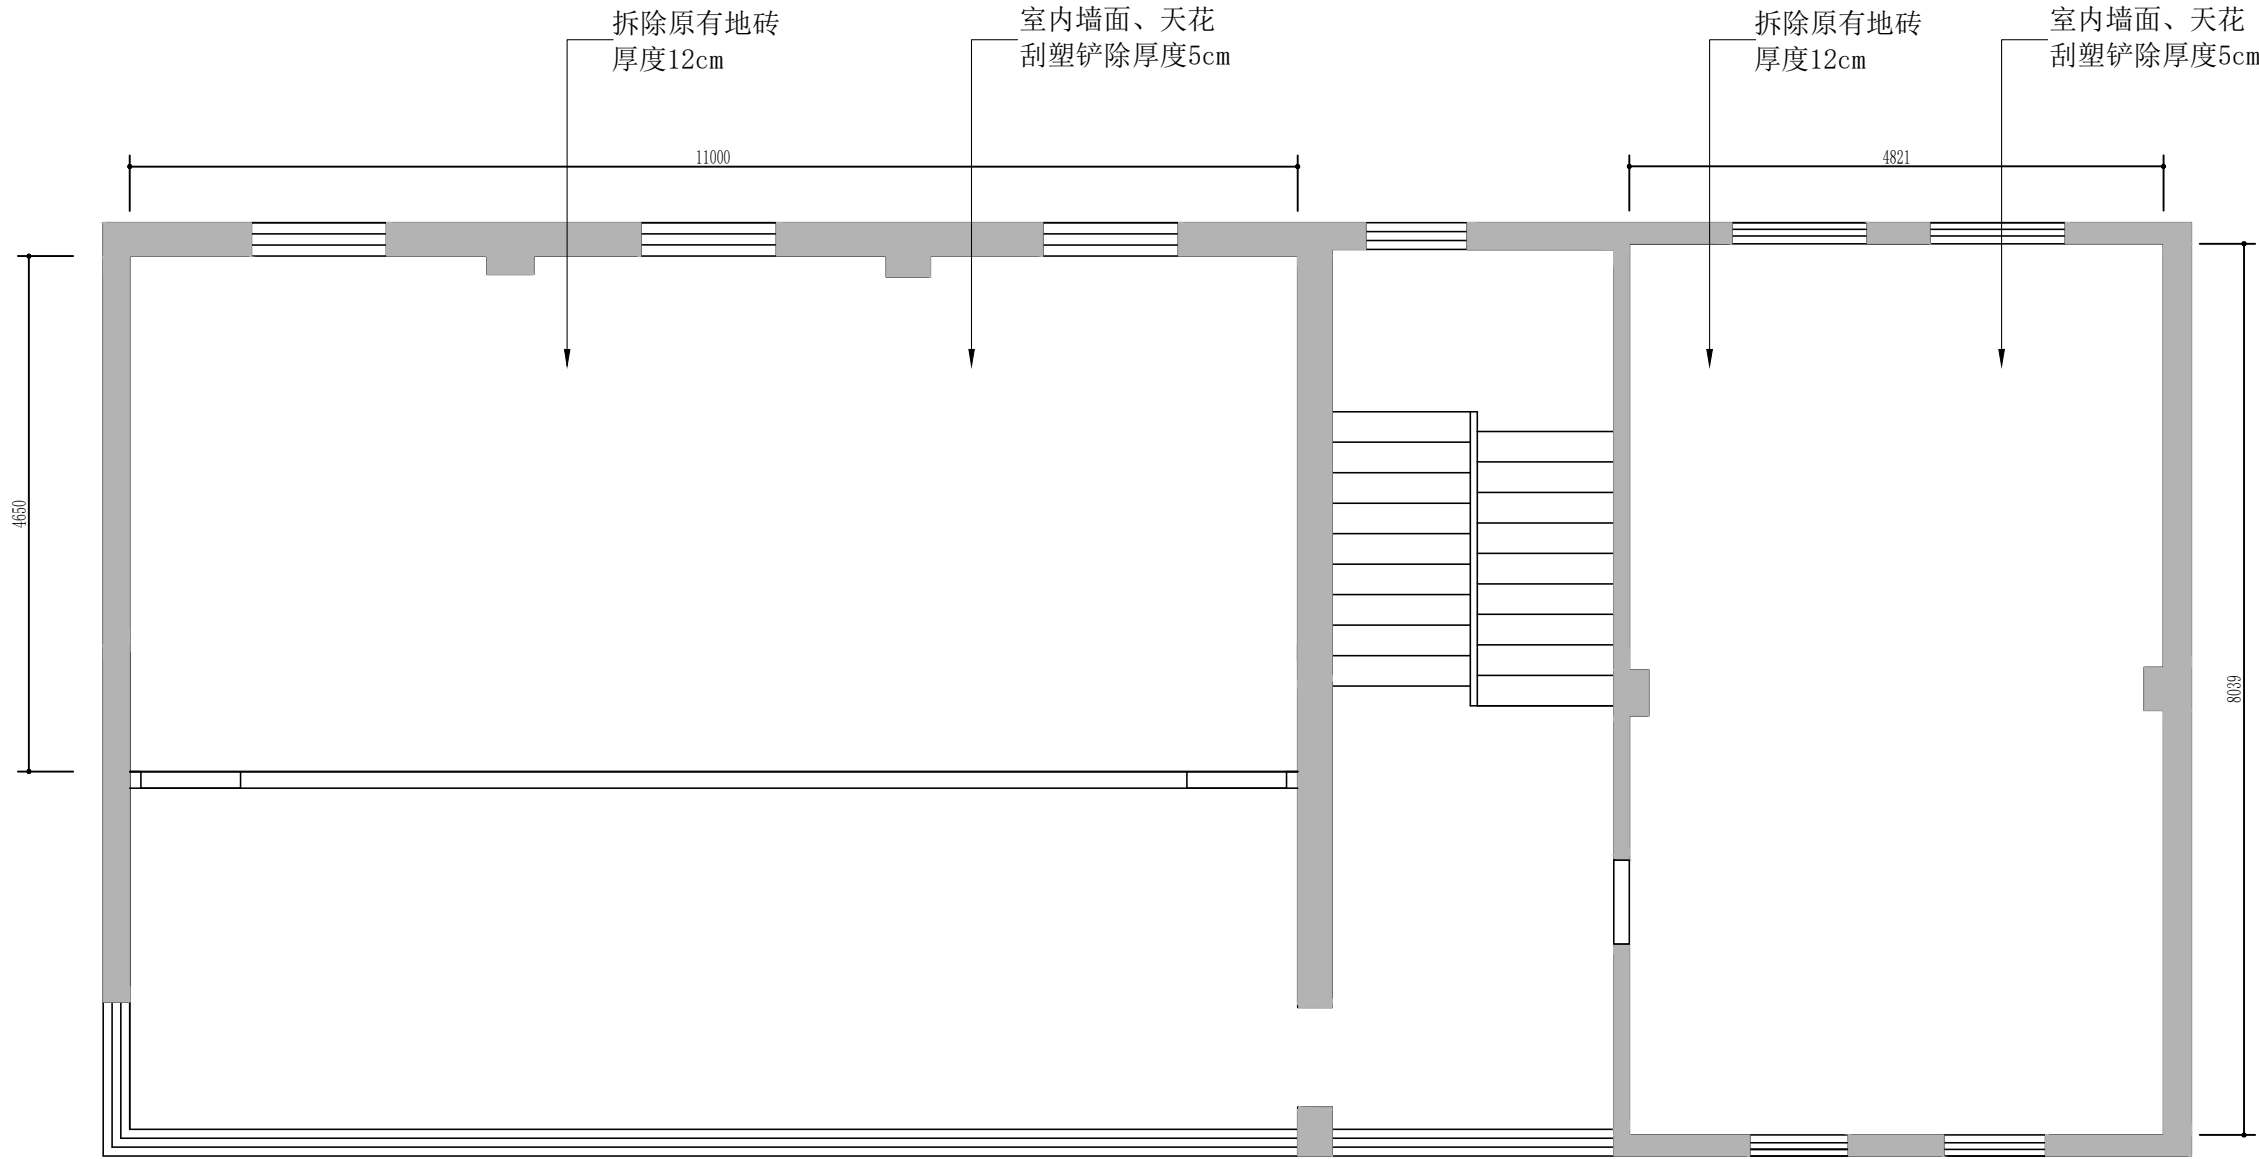


注1. 图中所示标高均为装修完成面的尺寸.

ARCHITECTURAL PLAN

三层拆墙图

SCALE 1:50@A4

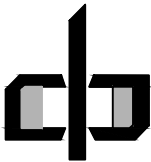

中潮博雅设计有限公司
ZHONGCHAO BOYA ENGINEERING
DESIGN CO., LTD

会 签			
总 图		建 筑	●
结 构		给 排 水	
暖 通		电 气	
动 力		弱 电	
自 控			
业主单位	犁市镇人民政府		
项目名称	犁市镇纪委办公场所改造提升项目		
子项名称			
图纸名称			
工程号			
阶 段	施工图	图 号	JS47
专 业	建 筑	比 例	详图
出图日期	2026. 07		

项目负责人	赵春燕	赵春燕
专业负责人	李立涛	李立涛
审 定	李立涛	
校 审	黄强	黄强
设 计	夏春燕	夏春燕

* 本图纸版权属中潮博雅设计有限公司所有。
* 本图纸需手续齐全方可用于施工。

* 本图纸版权属中潮博雅设计有限公司所有。
* 本图纸需手续齐全方可用于施工。


* 本图纸版权属中潮博雅设计有限公司所有。
* 本图纸需手续齐全方可用于施工。



* 本图纸版权属中潮博雅设计有限公司所有。
* 本图纸需手续齐全方可用于施工。

三层砌墙图

 SCALE 1:50@A4




ZHONGCHAO BOYA ENGINEERING
DESIGN CO., LTD

会 签			
总 图		建 筑	●
墙面铲除 基层重新刮腻子两遍 磨刷三遍乳胶漆		给 排 水	
暖 通		电 气	
动 力		弱 电	
自 控			
业主单位	犁市镇人民政府		
项目名称	犁市镇纪委办公场所改造提升项目		
子项名称			
图纸名称			
工程号			
阶段	施工图	图 号	JS48
专 业	建 筑	比 例	详图
出图日期	2026.07		
项目负责人	赵春燕	赵春燕	
专业负责人	李立涛	李立涛	
审 定	李立涛		
校 审	黄强	黄强	
设 计	夏春燕	夏春燕	

会 签		总 图	建 筑				
		结 构	给 排 水				
		暖 通	电 气				


* 本图纸版权属中潮博雅设计有限公司所有。
* 本图纸需手续齐全方可用于施工。

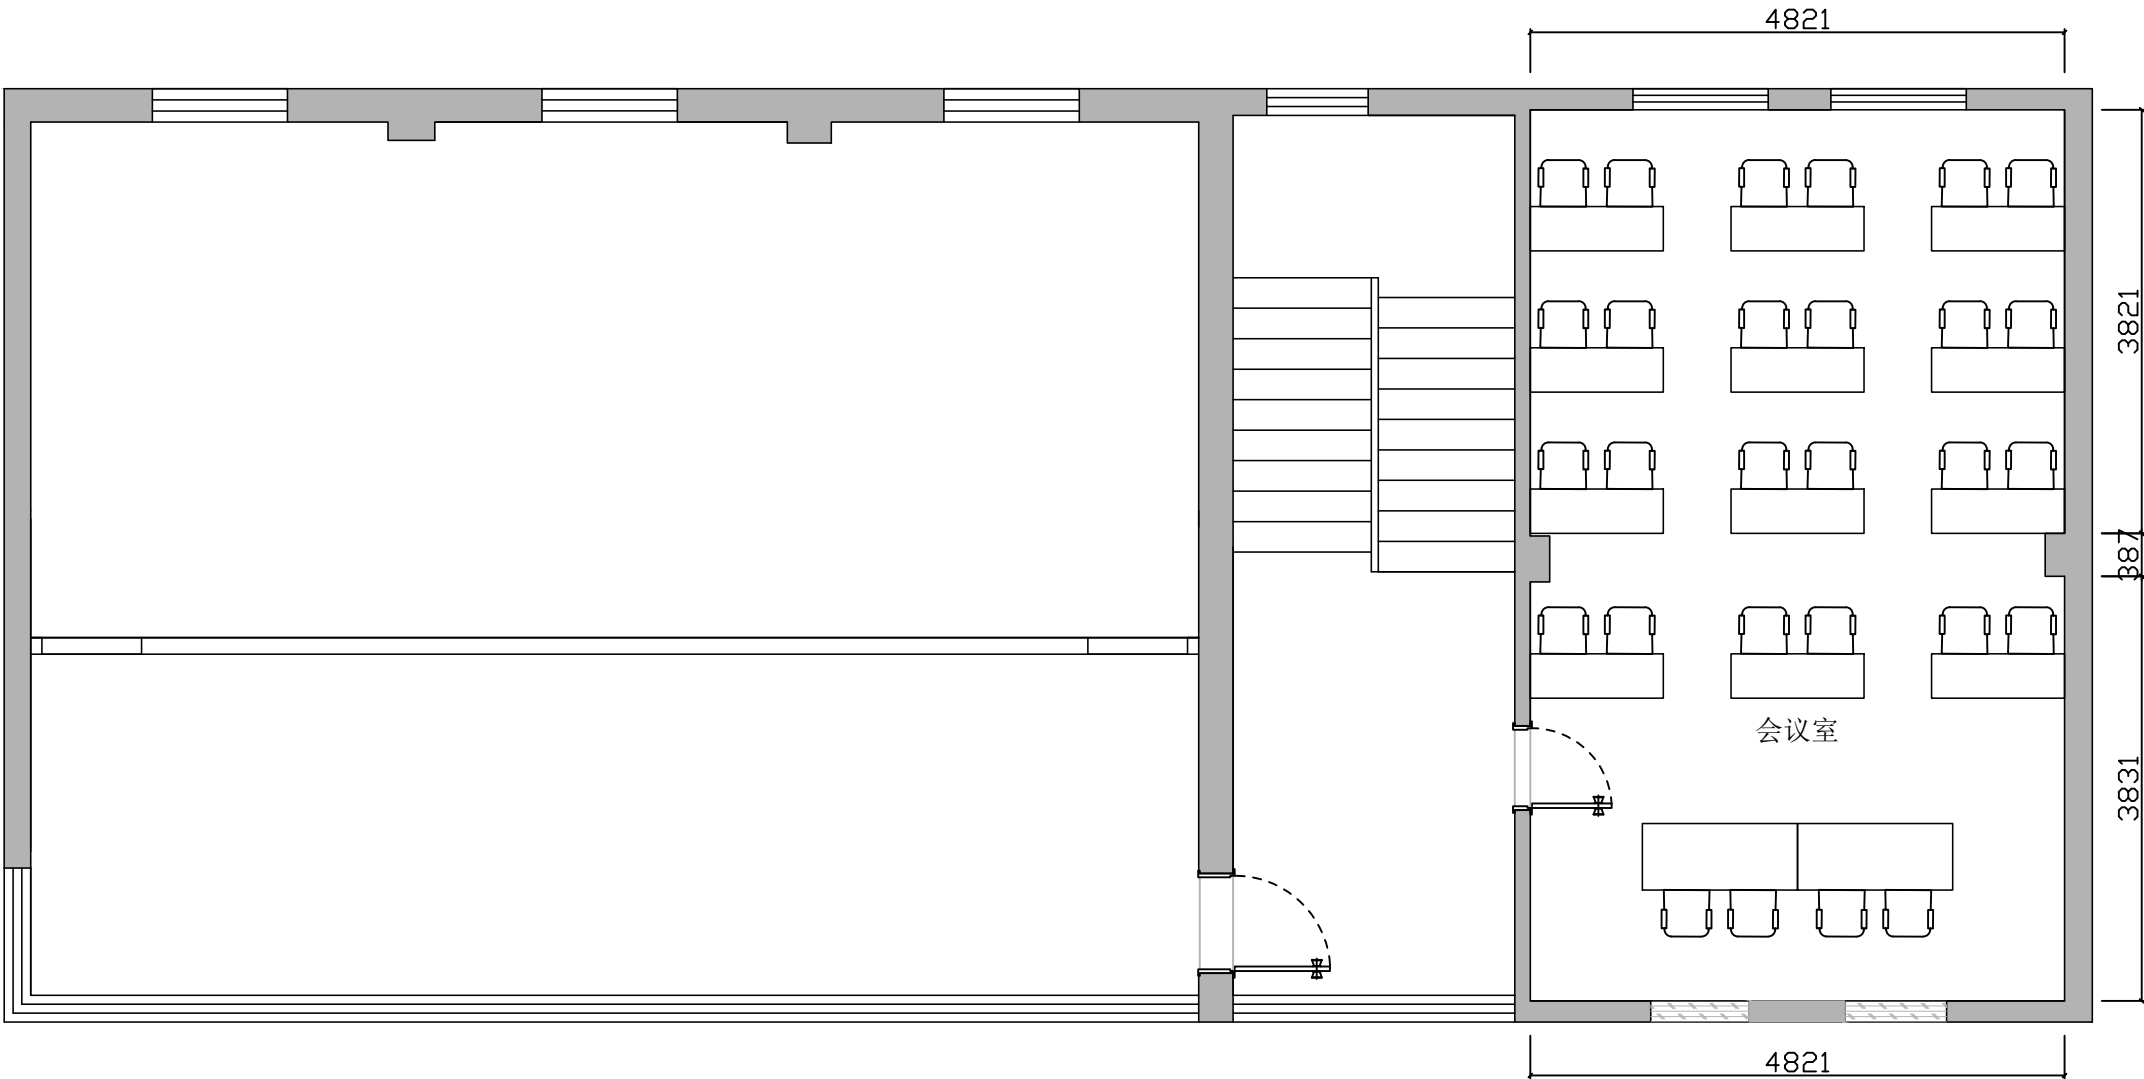

ARCHITECTURAL PLAN

三层平面布置图


SCALE 1:50@A4

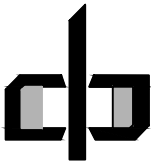

中潮博雅设计有限公司
ZHONGCHAO BOYA ENGINEERING
DESIGN CO., LTD

会 签			
总 图		建 筑	●
结 构		给 排 水	
暖 通		电 气	
动 力		弱 电	
自 控			
业 主 单 位	犁市镇人民政府		
项 目 名 称	犁市镇纪委办公场所改造提升项目		
子 项 名 称			
图 纸 名 称			
工 程 号			
阶 段	施工图	图 号	JS49
专 业	建 筑	比 例	详图
出图日期	2026. 07		
项目 负责人	赵春燕	赵春燕	
专业 负责人	李立涛	李立涛	
审 定	李立涛	李立涛	
校 审	黄强	黄强	
设 计	夏春燕	夏春燕	


会 签	总 图			建 筑		
	结 构			给 排 水		
	暖 通			电 气		

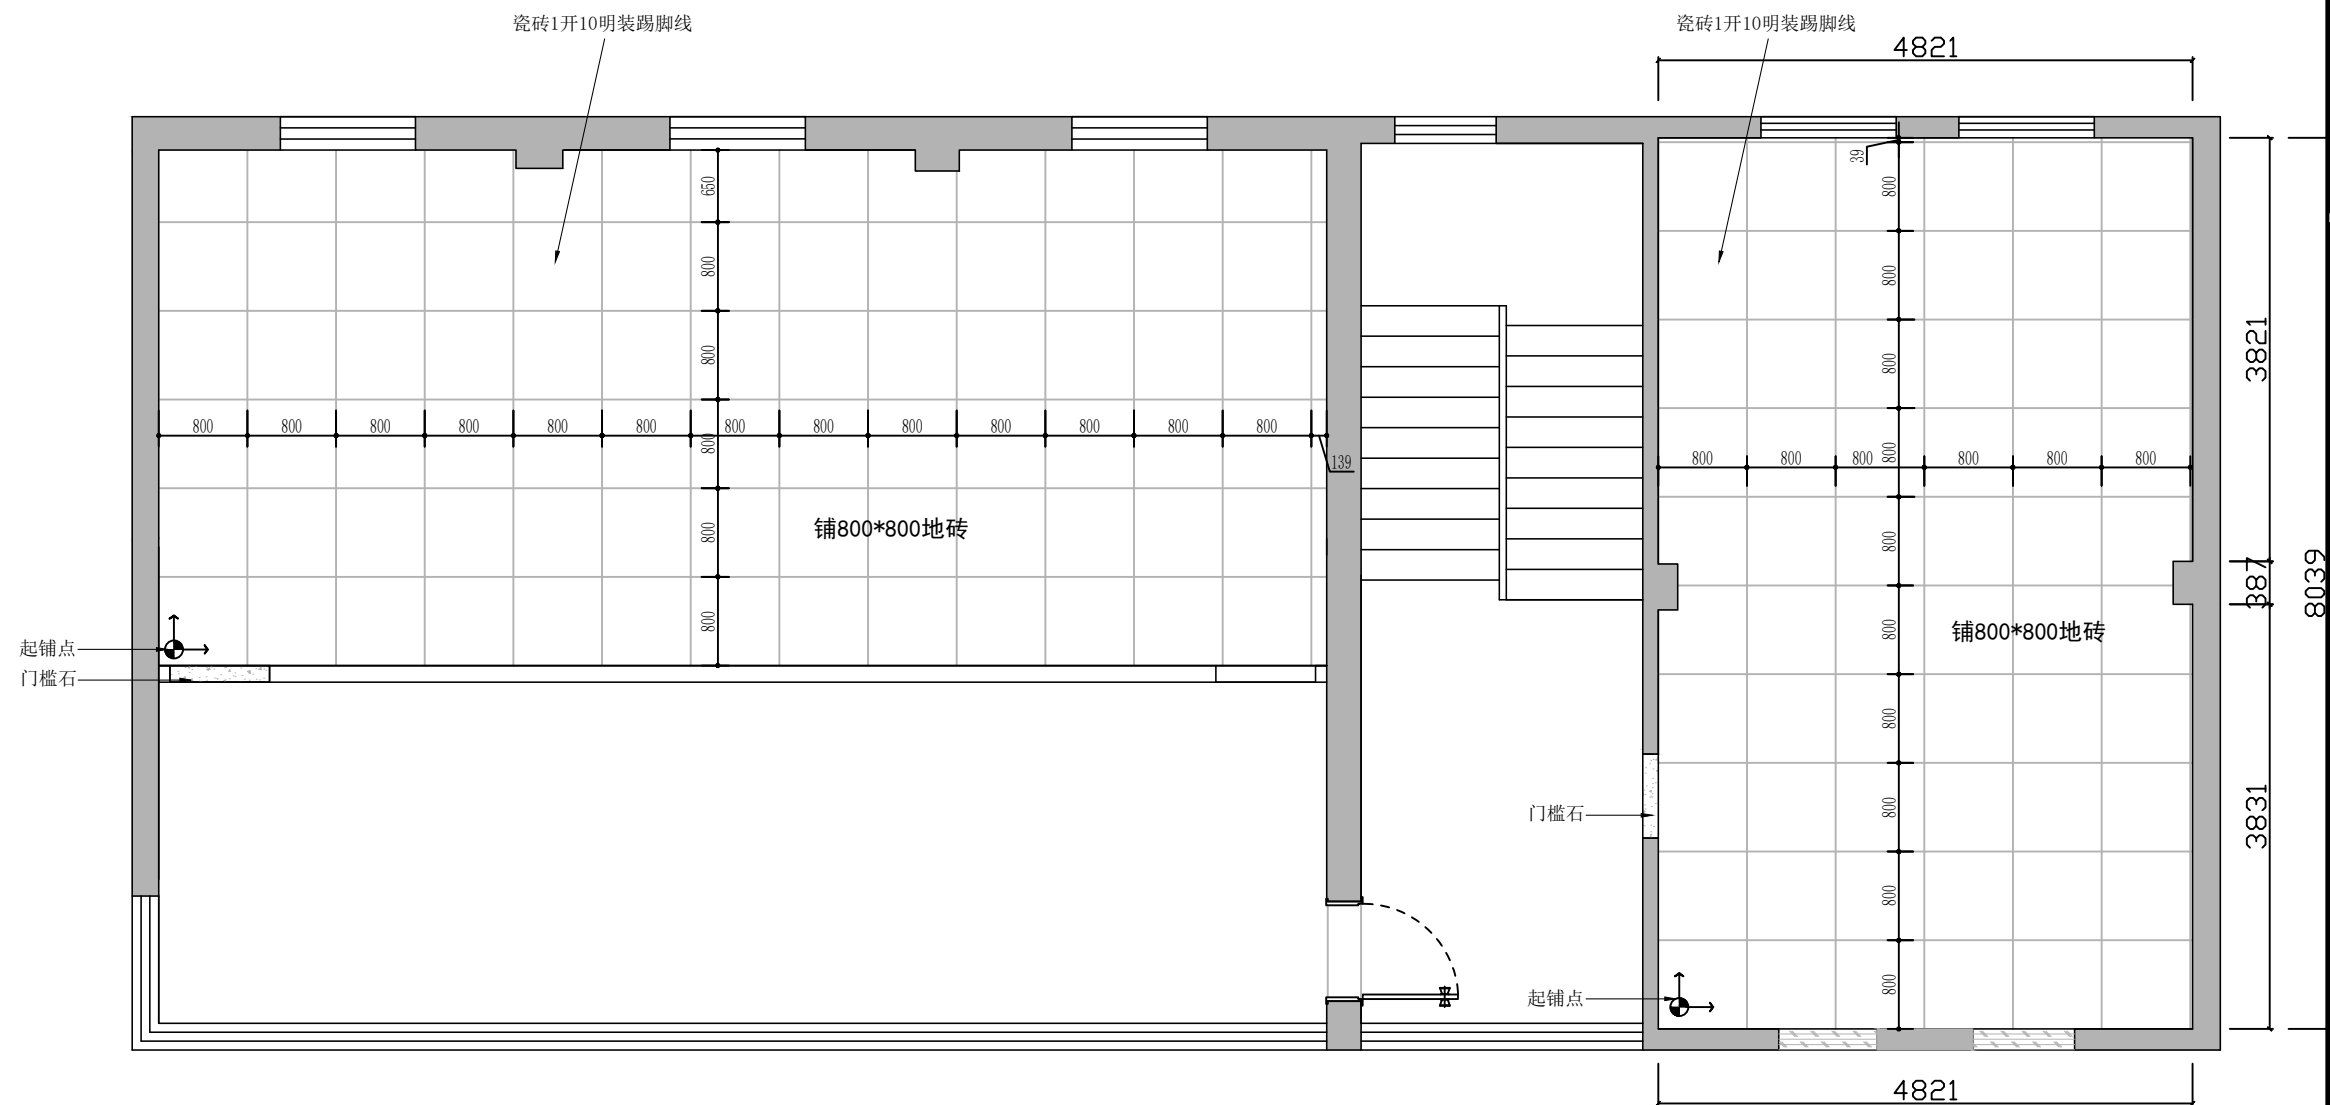

ARCHITECTURAL PLAN

三层地面铺贴图

SCALE 校 1:50@A4

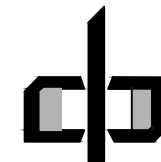

中潮博雅设计有限公司

ZHONGCHAO BOYA ENGINEERING
DESIGN CO., LTD

会		签	
总 图		建 筑	●
结 构		给 排 水	
暖 通		电 气	
动 力		弱 电	
自 控			
业 主 单 位	犁市镇人民政府		
项 目 名 称	犁市镇纪委办公场所改造提升项目		
子 项 名 称			
图 纸 名 称			
工 程 号			
阶 段	施工图	图 号	JS50
专 业	建 筑	比 例	详图
出图日期	2026. 07		
项目负责人	赵春燕	赵春燕	
专业负责人	李立涛	李立涛	
审 定	李立涛		
校 对	1:500	黄强	黄强
设 计	A4	夏春燕	夏春燕


* 本图纸版权属中潮博雅设计有限公司所有。

* 本图纸需手续齐全方可用于施工。

图	建	筑	水	电
总	结	构	给	排
			气	暖
会 签				

* 本图纸版权属中潮博雅设计有限公司所有。
* 本图纸需手续齐全方可用于施工。


序号	图例	说明
1		条形灯
2		铝扣灯
3		普通吸顶灯
4		回风口
5		侧出风
6		侧回风
7		双头射灯
8		圆形筒灯
9		可调向射灯
10		暗藏灯带

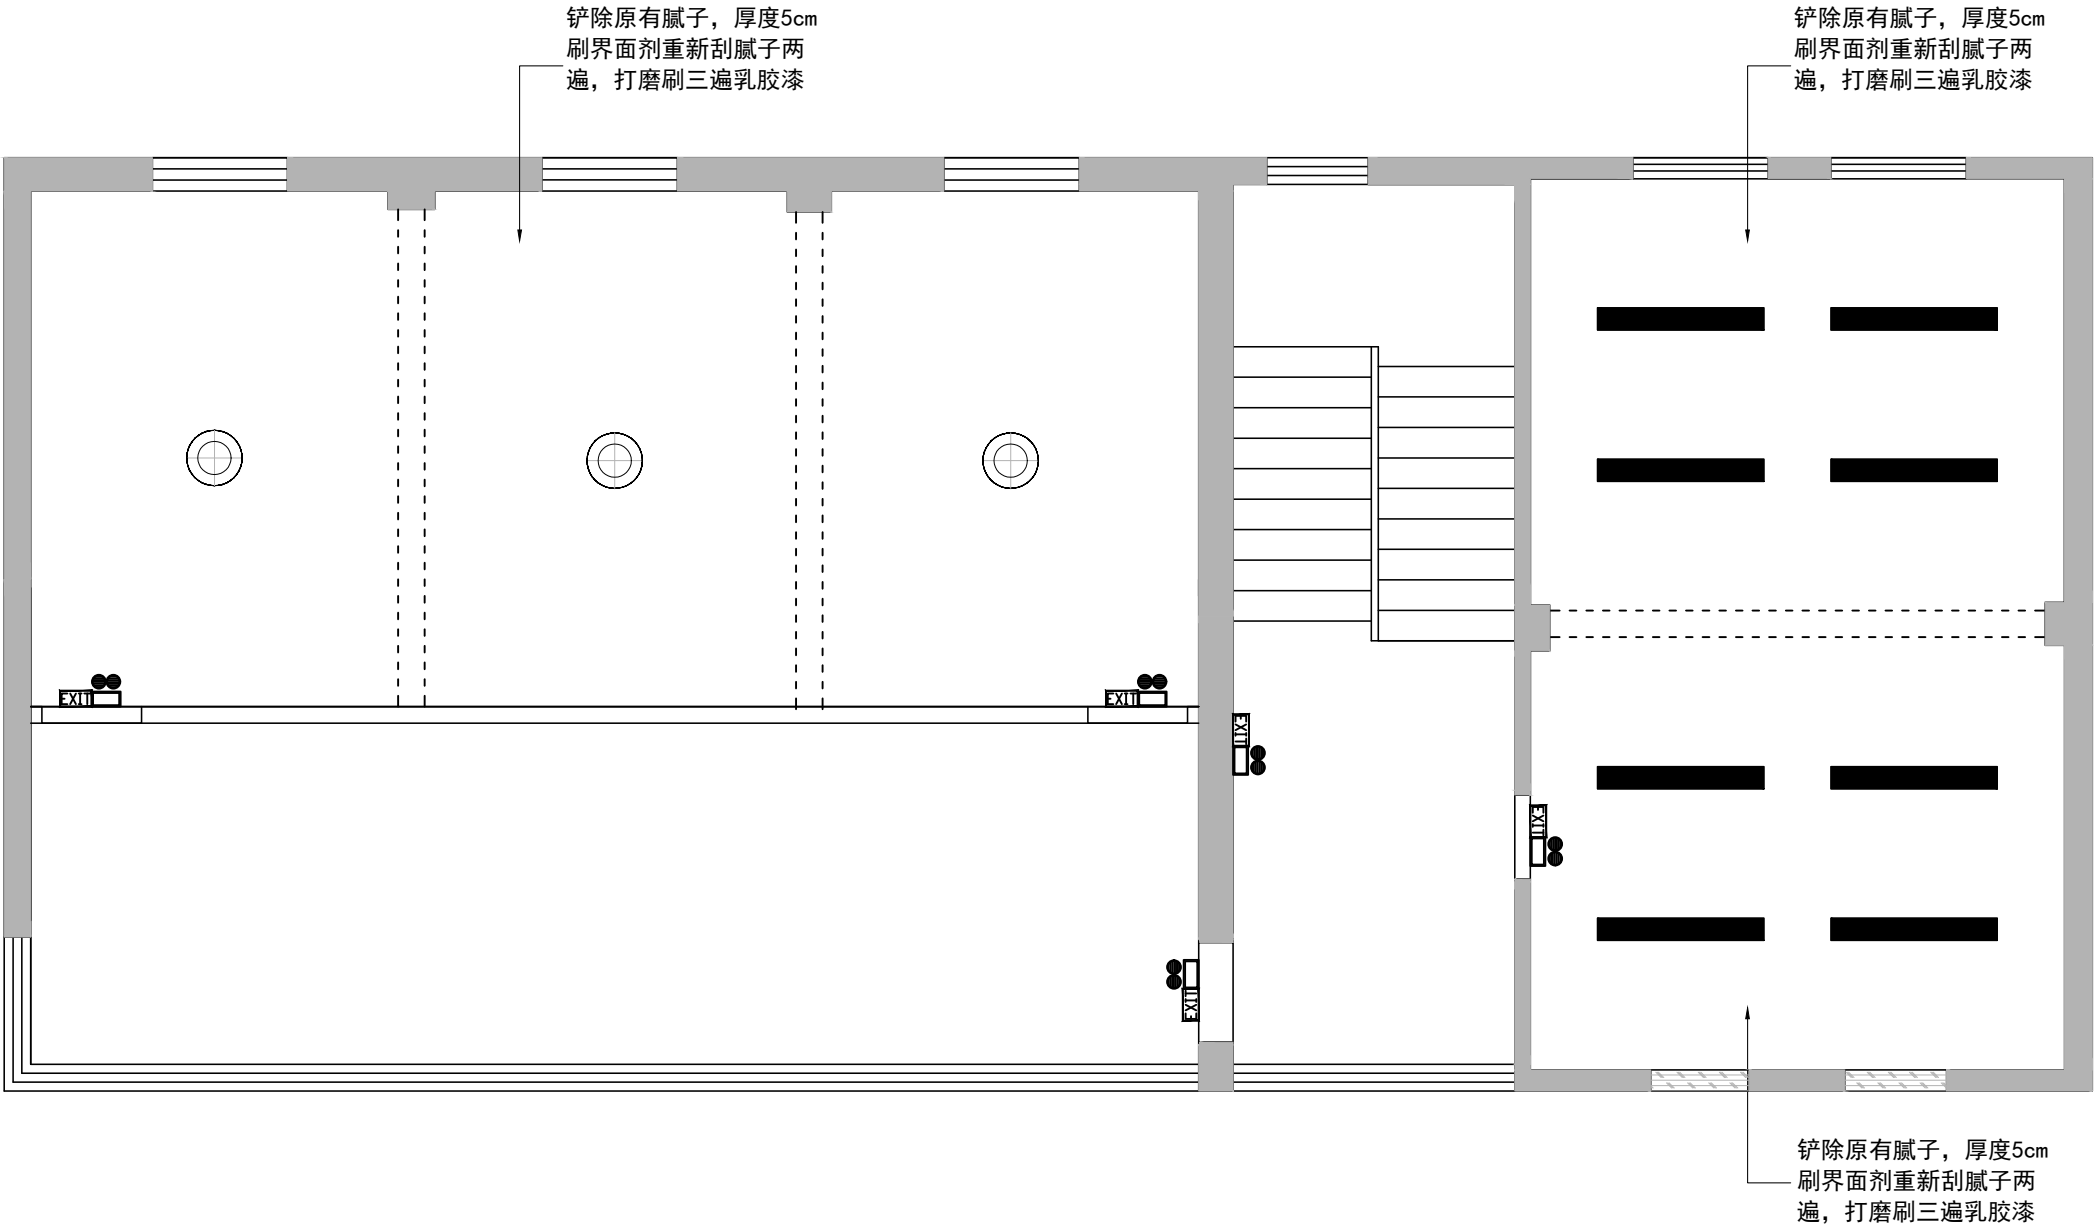

ARCHITECTURAL PLAN

三层天花布置图


SCALE 1:50@A4

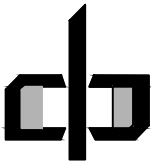

中潮博雅设计有限公司
ZHONGCHAO BOYA ENGINEERING
DESIGN CO., LTD

会 签			
总 图		建 筑	●
结 构		给 排 水	
暖 通		电 气	
动 力		弱 电	
自 控			
业 主 单 位	犁市镇人民政府		
项 目 名 称	犁市镇纪委办公场所改造提升项目		
子 项 名 称			
图 纸 名 称			
工 程 号			
阶 段	施工图	图 号	JS51
专 业	建 筑	比 例	详图
出图日期	2026. 07		
项目 负责人	赵春燕		
专业 负责人	李立涛		
审 定	李立涛		
校 审	黄强		
设 计	夏春燕		

图	建	建	建	建	建
总	结	结	结	结	结
会	签	会	签	会	签

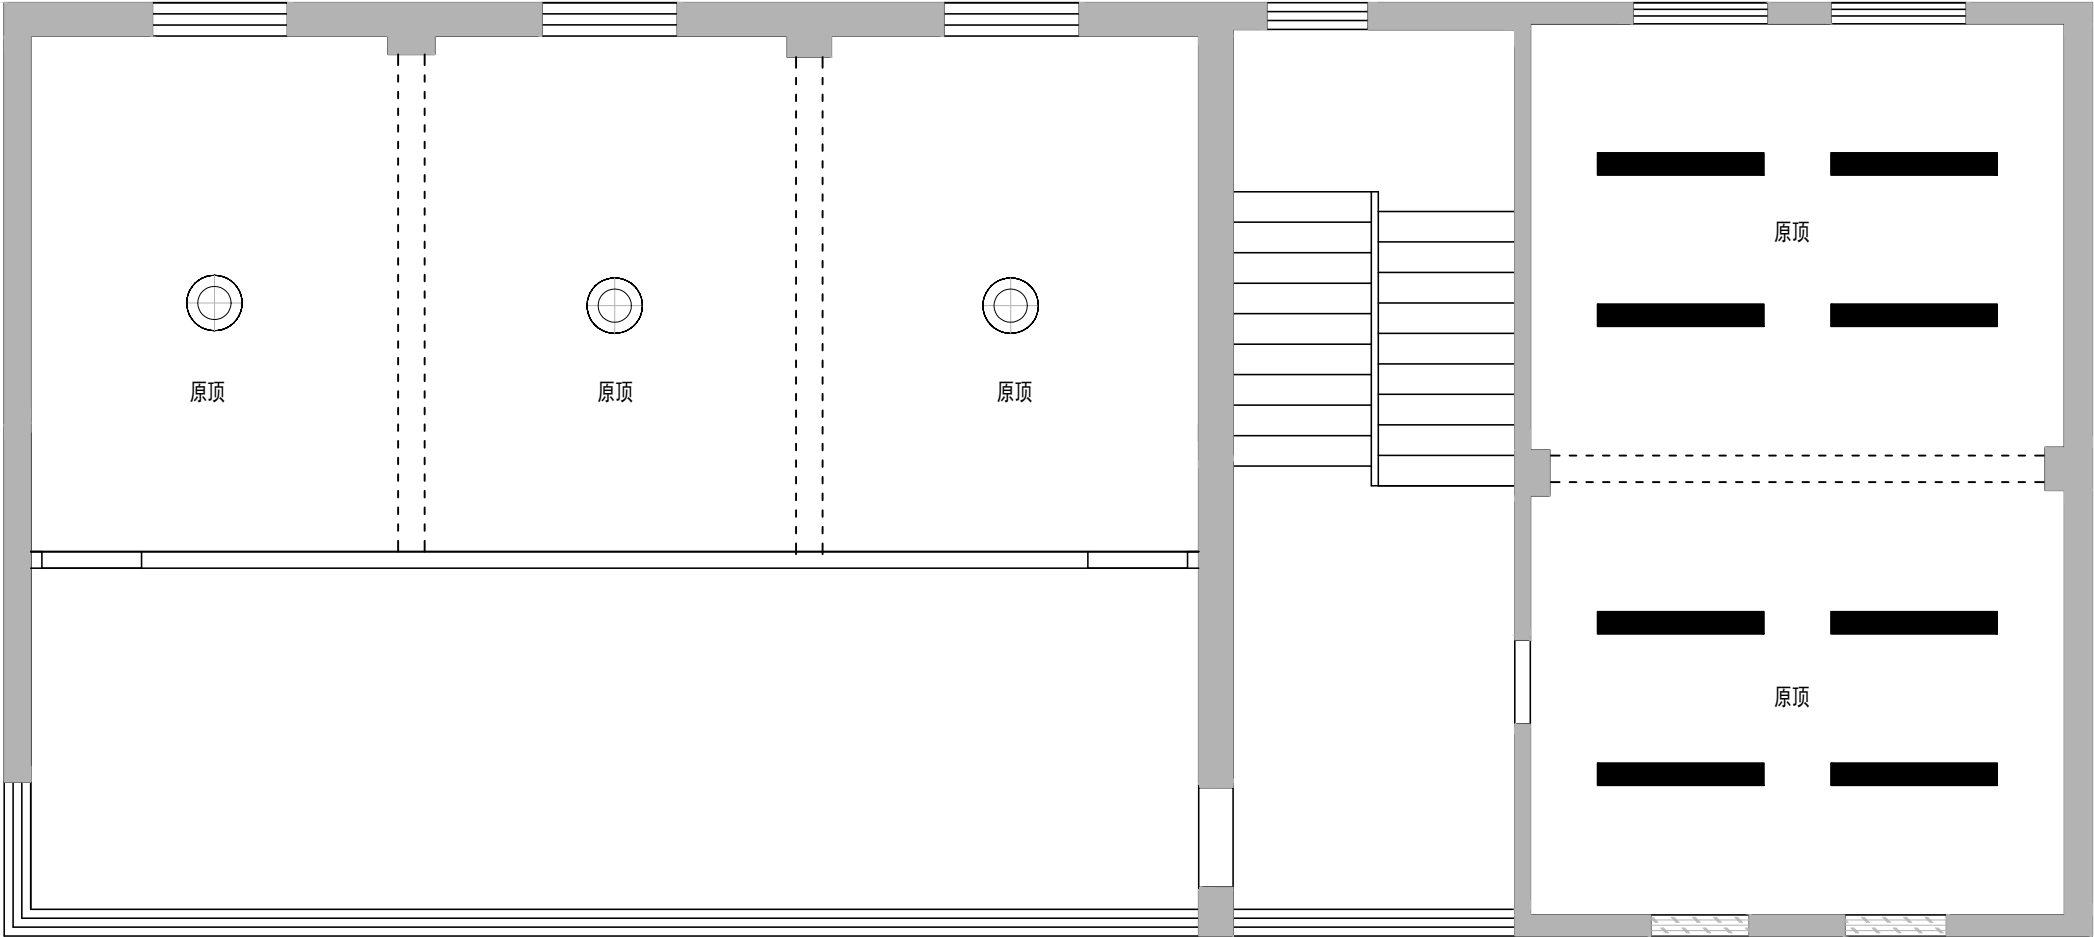


序号	图例	说明
1		条形灯
2		铝扣灯
3		普通吸顶灯
4		回风口
5		侧出风
6		侧回风
7		双头射灯
8		圆形筒灯
9		可调向射灯
10		暗藏灯带

ARCHITECTURAL PLAN

三层天花尺寸图


SCALE 1:50@A4

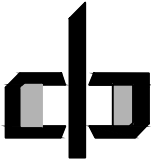

中潮博雅设计有限公司
ZHONGCHAO BOYA ENGINEERING
DESIGN CO., LTD

会 签			
总 图		建 筑	●
结 构		给 排 水	
暖 通		电 气	
动 力		弱 电	
自 控			
业主单位	犁市镇人民政府		
项目名称	犁市镇纪委办公场所改造提升项目		
子项名称			
图纸名称			
工程号			
阶 段	施工图	图 号	JS52
专 业	建 筑	比 例	详图
出图日期	2026. 07		
项目负责人	赵春燕		
专业负责人	李立涛		
审 定	李立涛		
校 审	黄强		
设 计	夏春燕		

图	建	给	电	气	
总					
结					
暖					
会					
签					

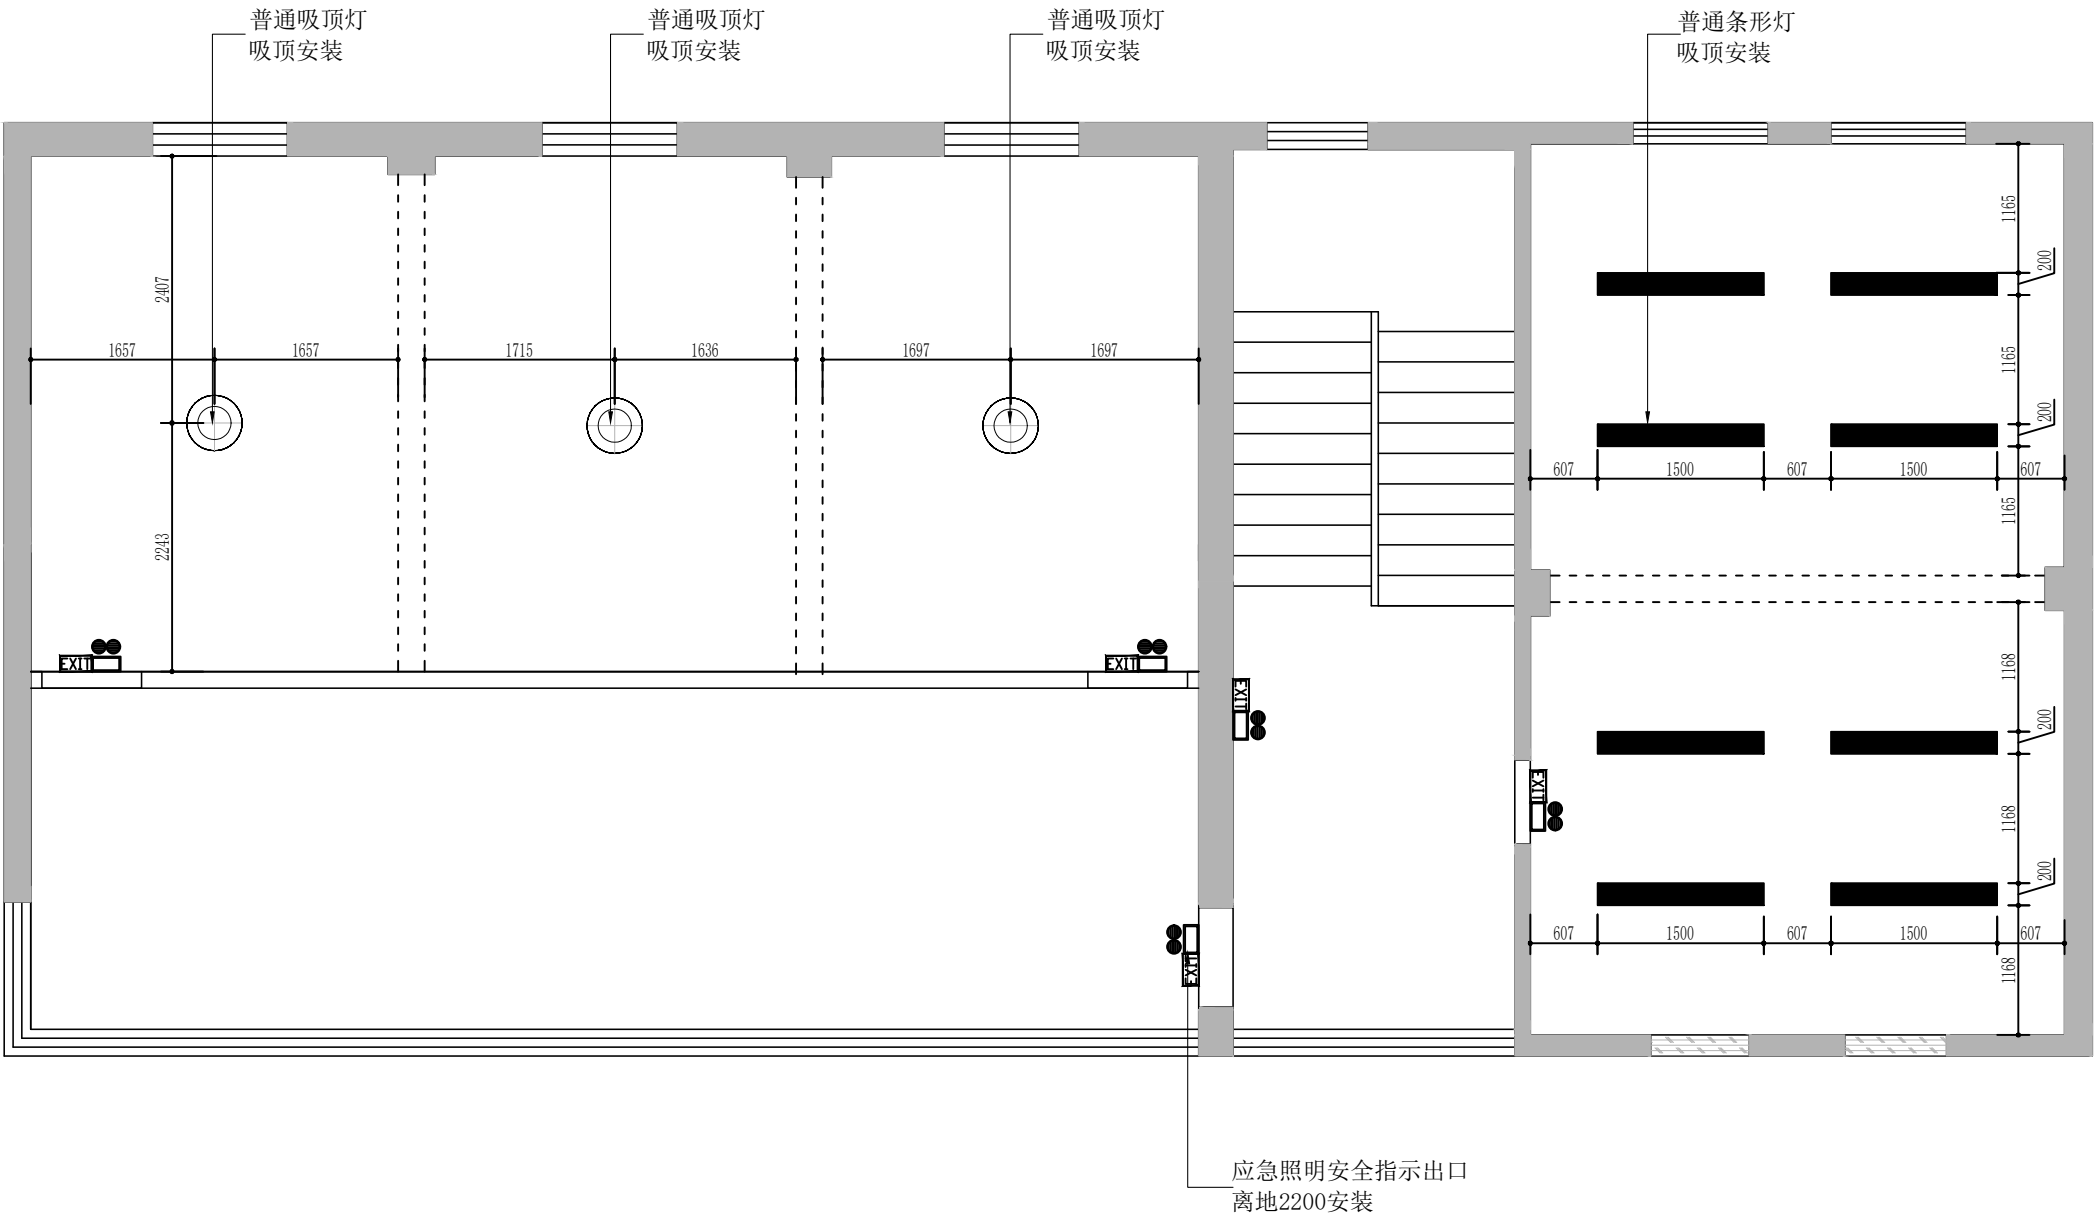


序号	图例	说明
1		条形灯
2		铝扣灯
3		普通吸顶灯
4		回风口
5		侧出风
6		侧回风
7		双头射灯
8		圆形筒灯
9		可调向射灯
10		暗藏灯带

ARCHITECTURAL PLAN

三层灯具尺寸图

SCALE 1:50@A4

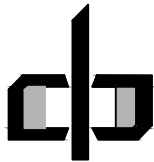


中潮博雅设计有限公司
ZHONGCHAO BOYA ENGINEERING
DESIGN CO., LTD

会 签

总 图		建 筑	●
结 构		给 排 水	
暖 通		电 气	
动 力		弱 电	
自 控			

业主单位	犁市镇人民政府		
项目名称	犁市镇纪委办公场所改造提升项目		
子项名称			
图纸名称			
工程号			
阶 段	施工图	图 号	JS53
专 业	建 筑	比 例	详图
出图日期	2026. 07		
项目负责人	赵春燕		
专业负责人	李立涛		
审 定	李立涛		
校 审	黄强		
设 计	夏春燕		

图	建	筑	给	水	电
总	结	构	暖	通	
会	签				

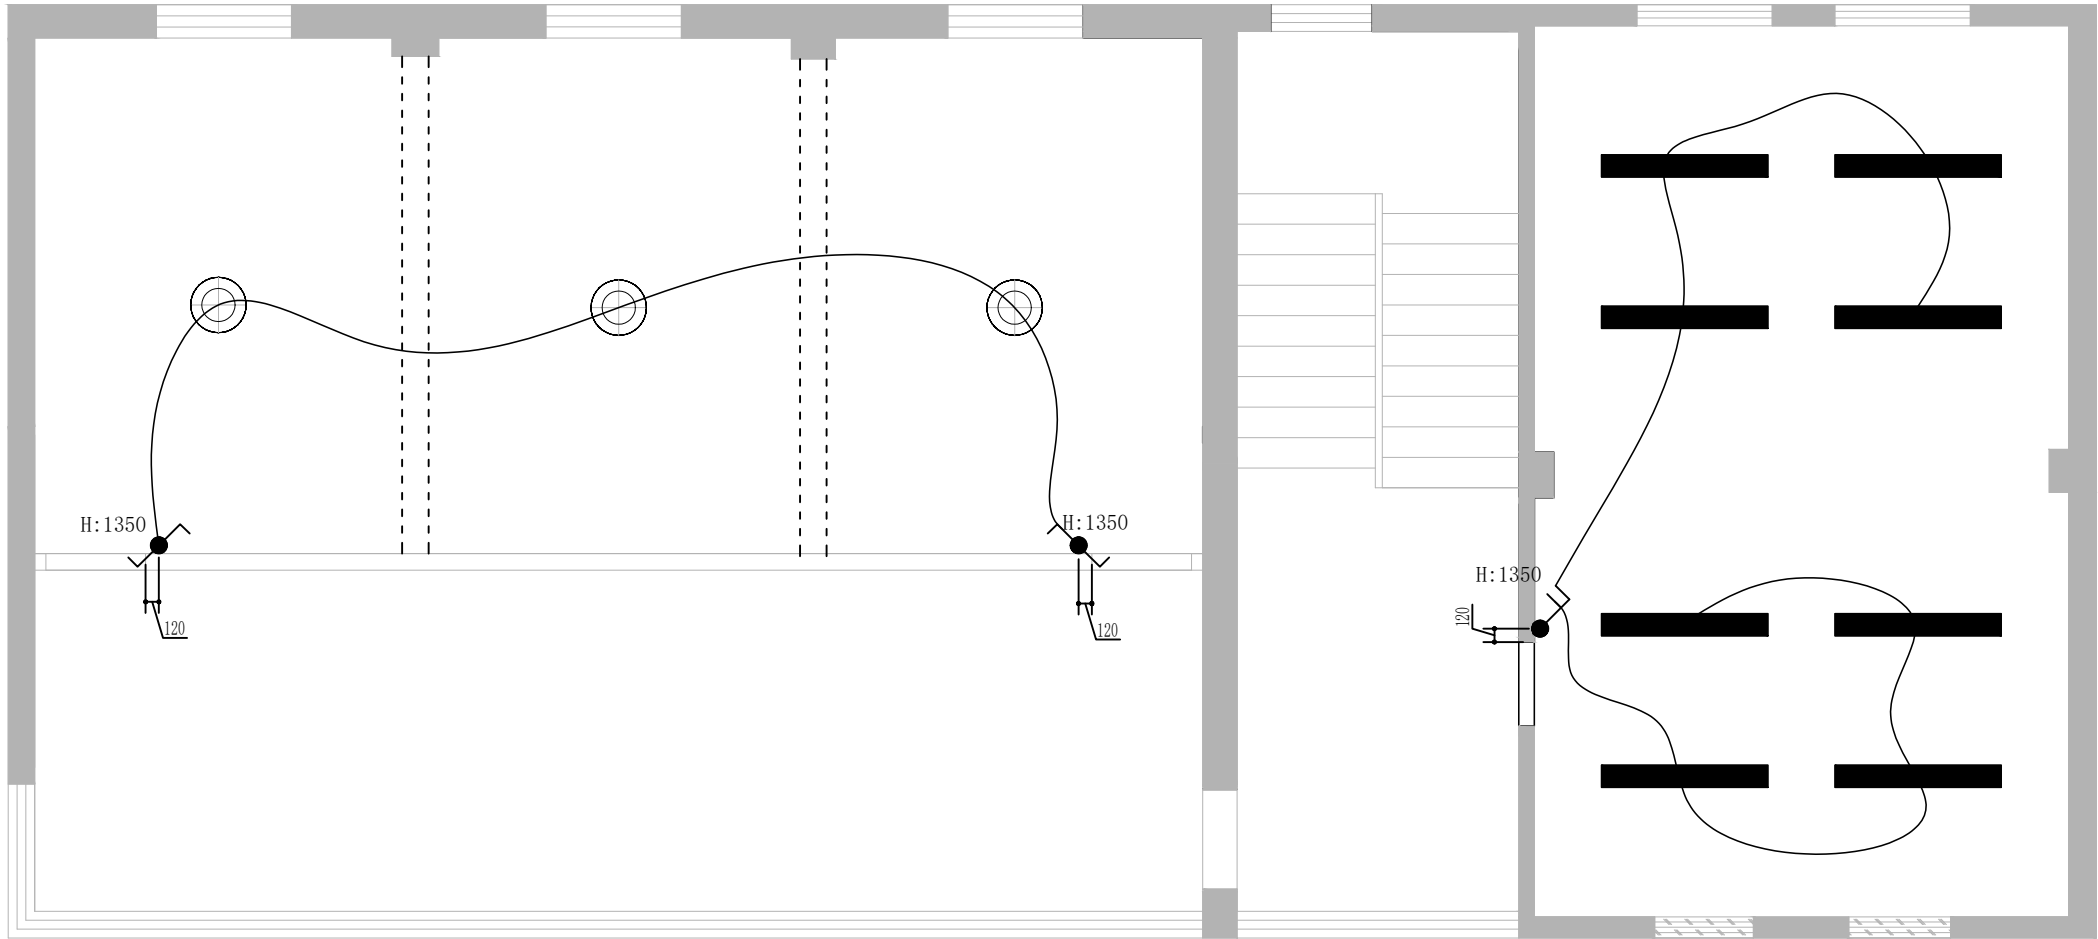


图例说明		
符号(平)	符号(立)	说明
	⊞	●
	⊞	●
	⊞	●
	⊞	●
	⊞	●
	⊞	●

注1. 图中所示标高均为装修完成面的尺寸.

ARCHITECTURAL PLAN

三层开关布置图

SCALE 1:50@A4

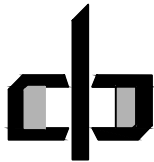


中潮博雅设计有限公司
ZHONGCHAO BOYA ENGINEERING
DESIGN CO., LTD

会 签			
总 图		建 筑	●
结 构		给 排 水	
暖 通		电 气	
动 力		弱 电	
自 控			

业主单位	犁市镇人民政府		
项目名称	犁市镇纪委办公场所改造提升项目		
子项名称			
图纸名称			
工程号			
阶 段	施工图	图 号	JS54
专 业	建 筑	比 例	详图
出图日期	2026. 07		


项目负责人	赵春燕	赵春燕
专业负责人	李立涛	李立涛
审 定	李立涛	
校 审	黄强	黄强
设 计	夏春燕	夏春燕

会 签	总 图			建 筑		
	结 构			给 排 水		
	暖 通			电 气		

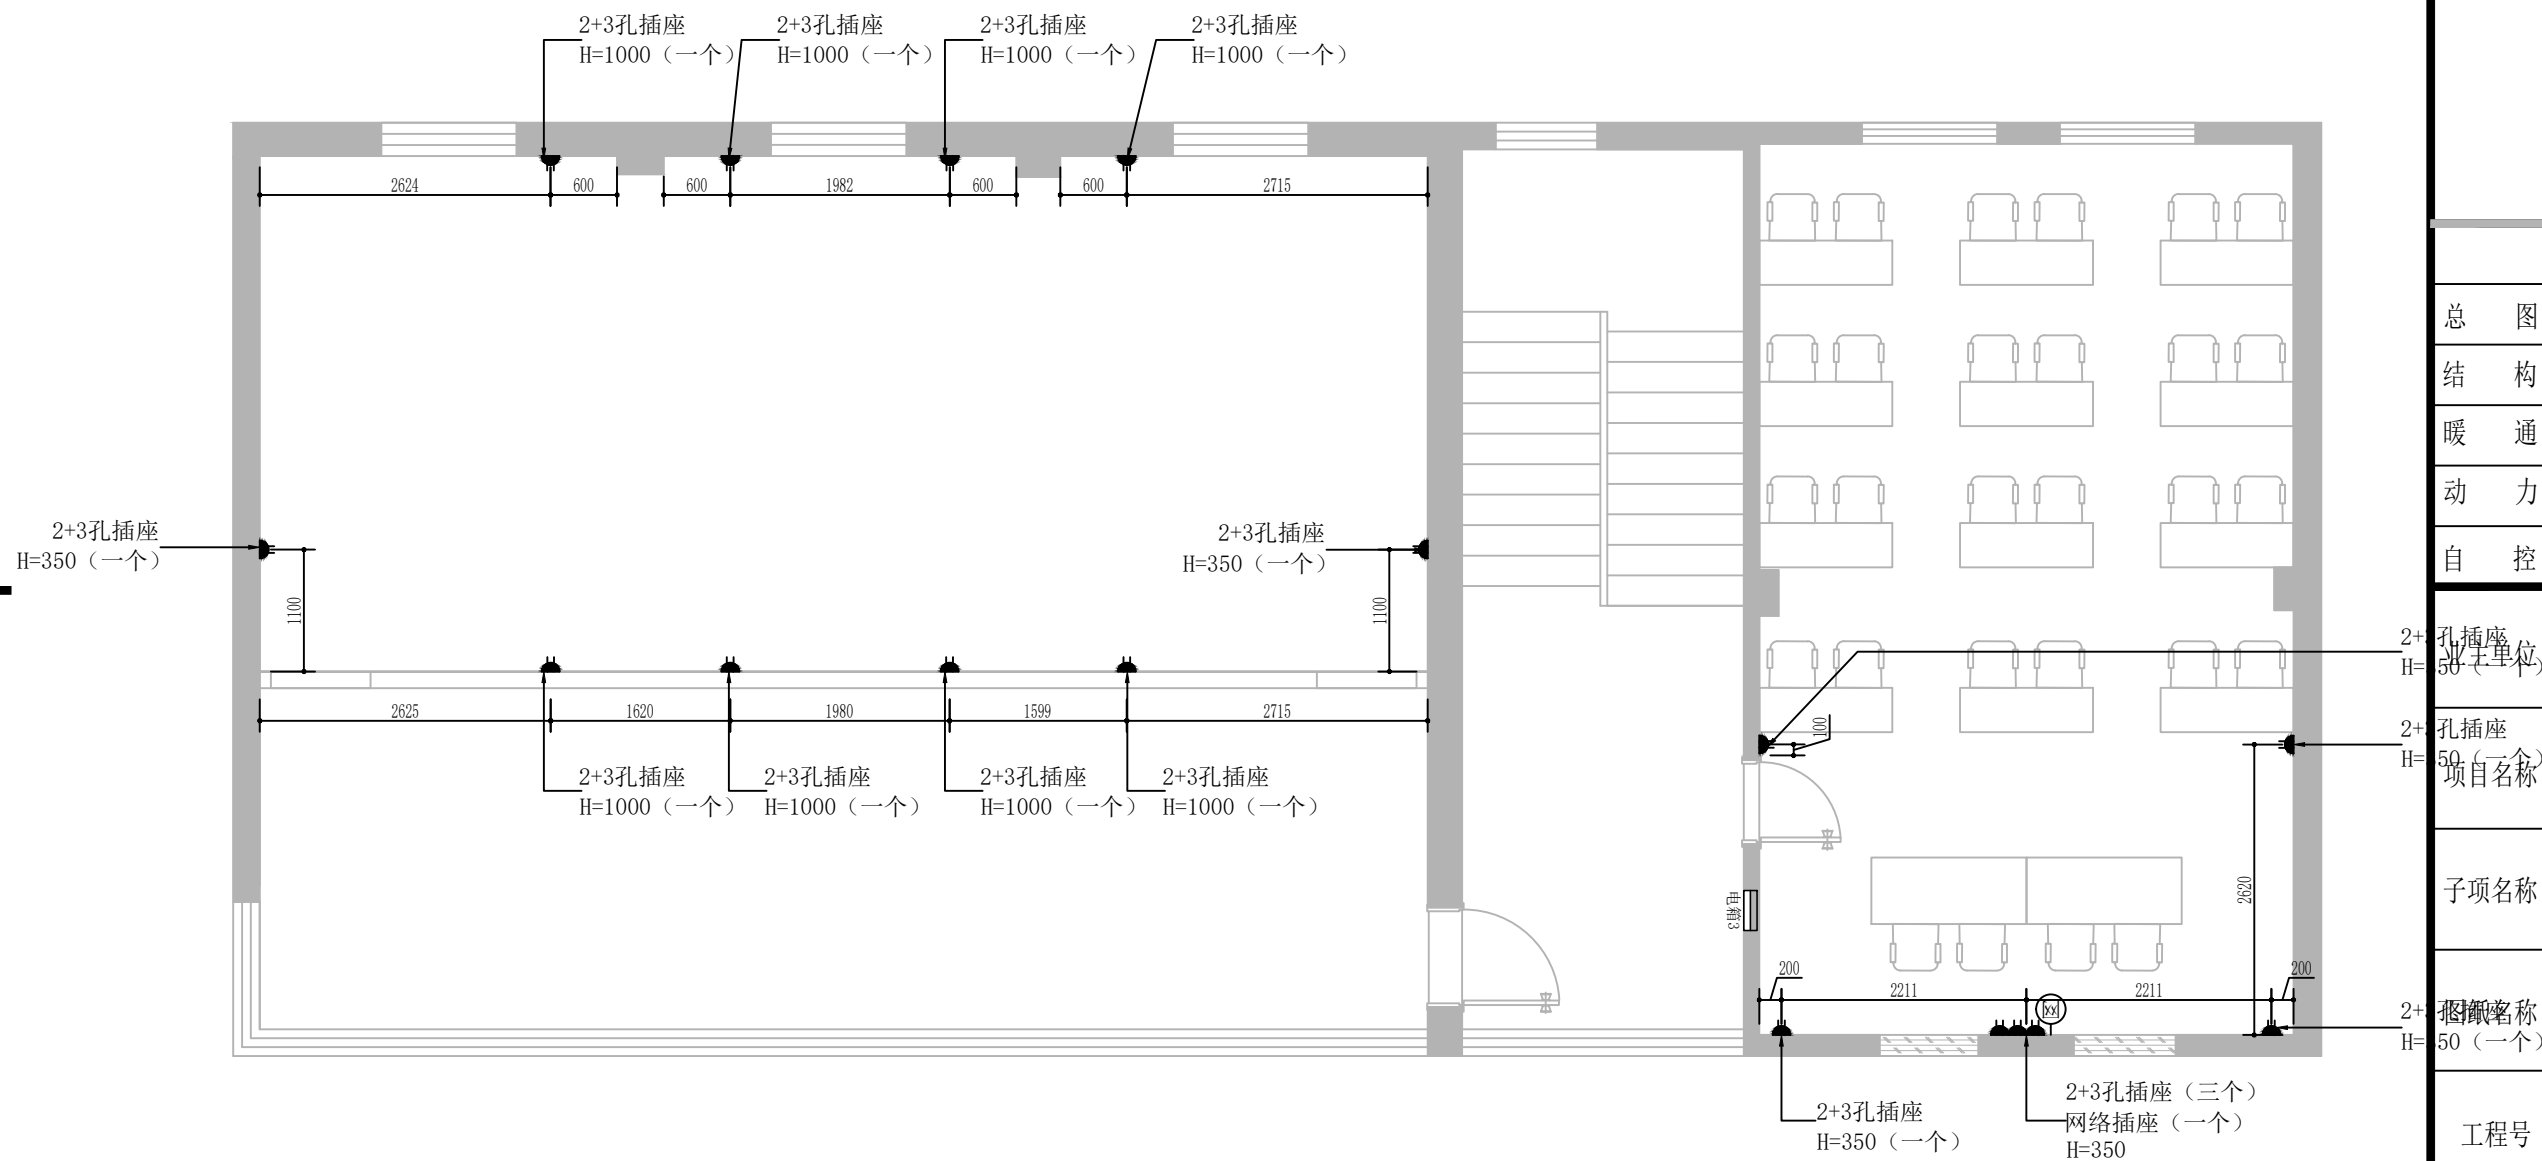

* 本图纸版权属中潮博雅设计有限公司所有。

* 本图纸需手续齐全方可用于施工。

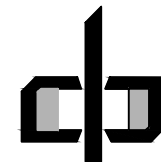

中潮博雅设计有限公司
ZHONGCHAO BOYA ENGINEERING
DESIGN CO., LTD


会		签	
总图		建筑	●
结构		给排水	
暖通		电气	
动力		弱电	
自控			
孔插座 50（一个） 单位名称	犁镇人民政府		
孔插座 50（一个） 项目名称	犁镇纪委办公场所改造提升项目		
子项名称			
孔插座 50（一个） 工程名称			
工程号			
阶段	施工图	图号	JS55
专业	建筑	比例	详图
出图日期	2026. 07		
项目负责人	赵春燕		
专业负责人	李立涛		
审 定	李立涛		
校 审	黄强		
设 计	夏春燕		

ARCHITECTURAL PLAN

三层插座布置图

SCALE 1:50@A4


总图	建筑	给排水	电气		
暖通					
会签					

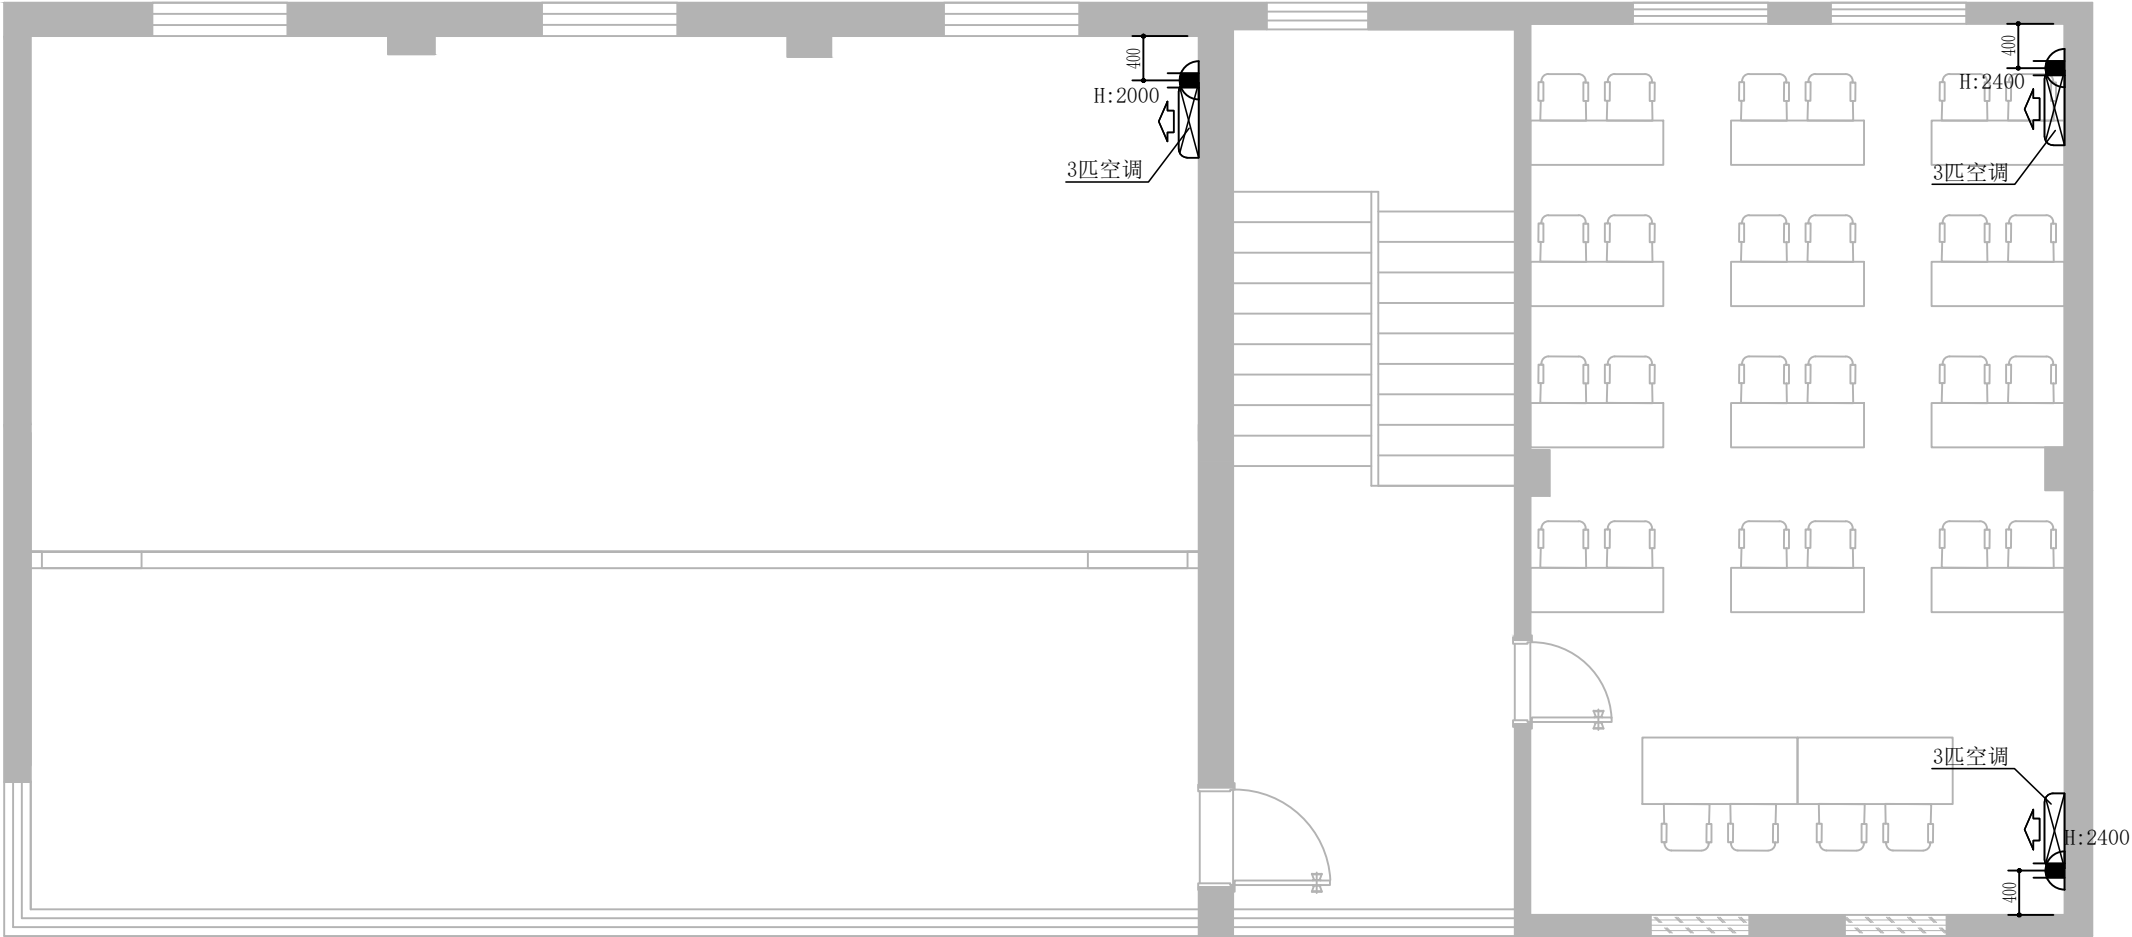

ARCHITECTURAL PLAN

三层空调布置图

SCALE 1:50@A4

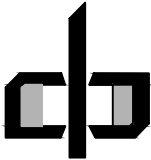


中潮博雅设计有限公司
ZHONGCHAO BOYA ENGINEERING
DESIGN CO., LTD

会 签			
总 图		建 筑	●
结 构		给 排 水	
暖 通		电 气	
动 力		弱 电	
自 控			
业 主 单 位	犁市镇人民政府		
项 目 名 称	犁市镇纪委办公场所改造提升项目		
子 项 名 称			
图 纸 名 称			
工 程 号			
阶 段	施工图	图 号	JS56
专 业	建 筑	比 例	详图
出图日期	2026. 07		
项目 负责人	赵春燕	赵春燕	
专业 负责人	李立涛	李立涛	
审 定	李立涛		
校 审	黄强	黄强	
设 计	夏春燕	夏春燕	

* 本图纸版权属中潮博雅设计有限公司所有。
* 本图纸需手续齐全方可用于施工。

总图	建筑	给排水	电气		
结构					
暖通					
会签					


* 本图纸版权属中潮博雅设计有限公司所有。
* 本图纸需手续齐全方可用于施工。

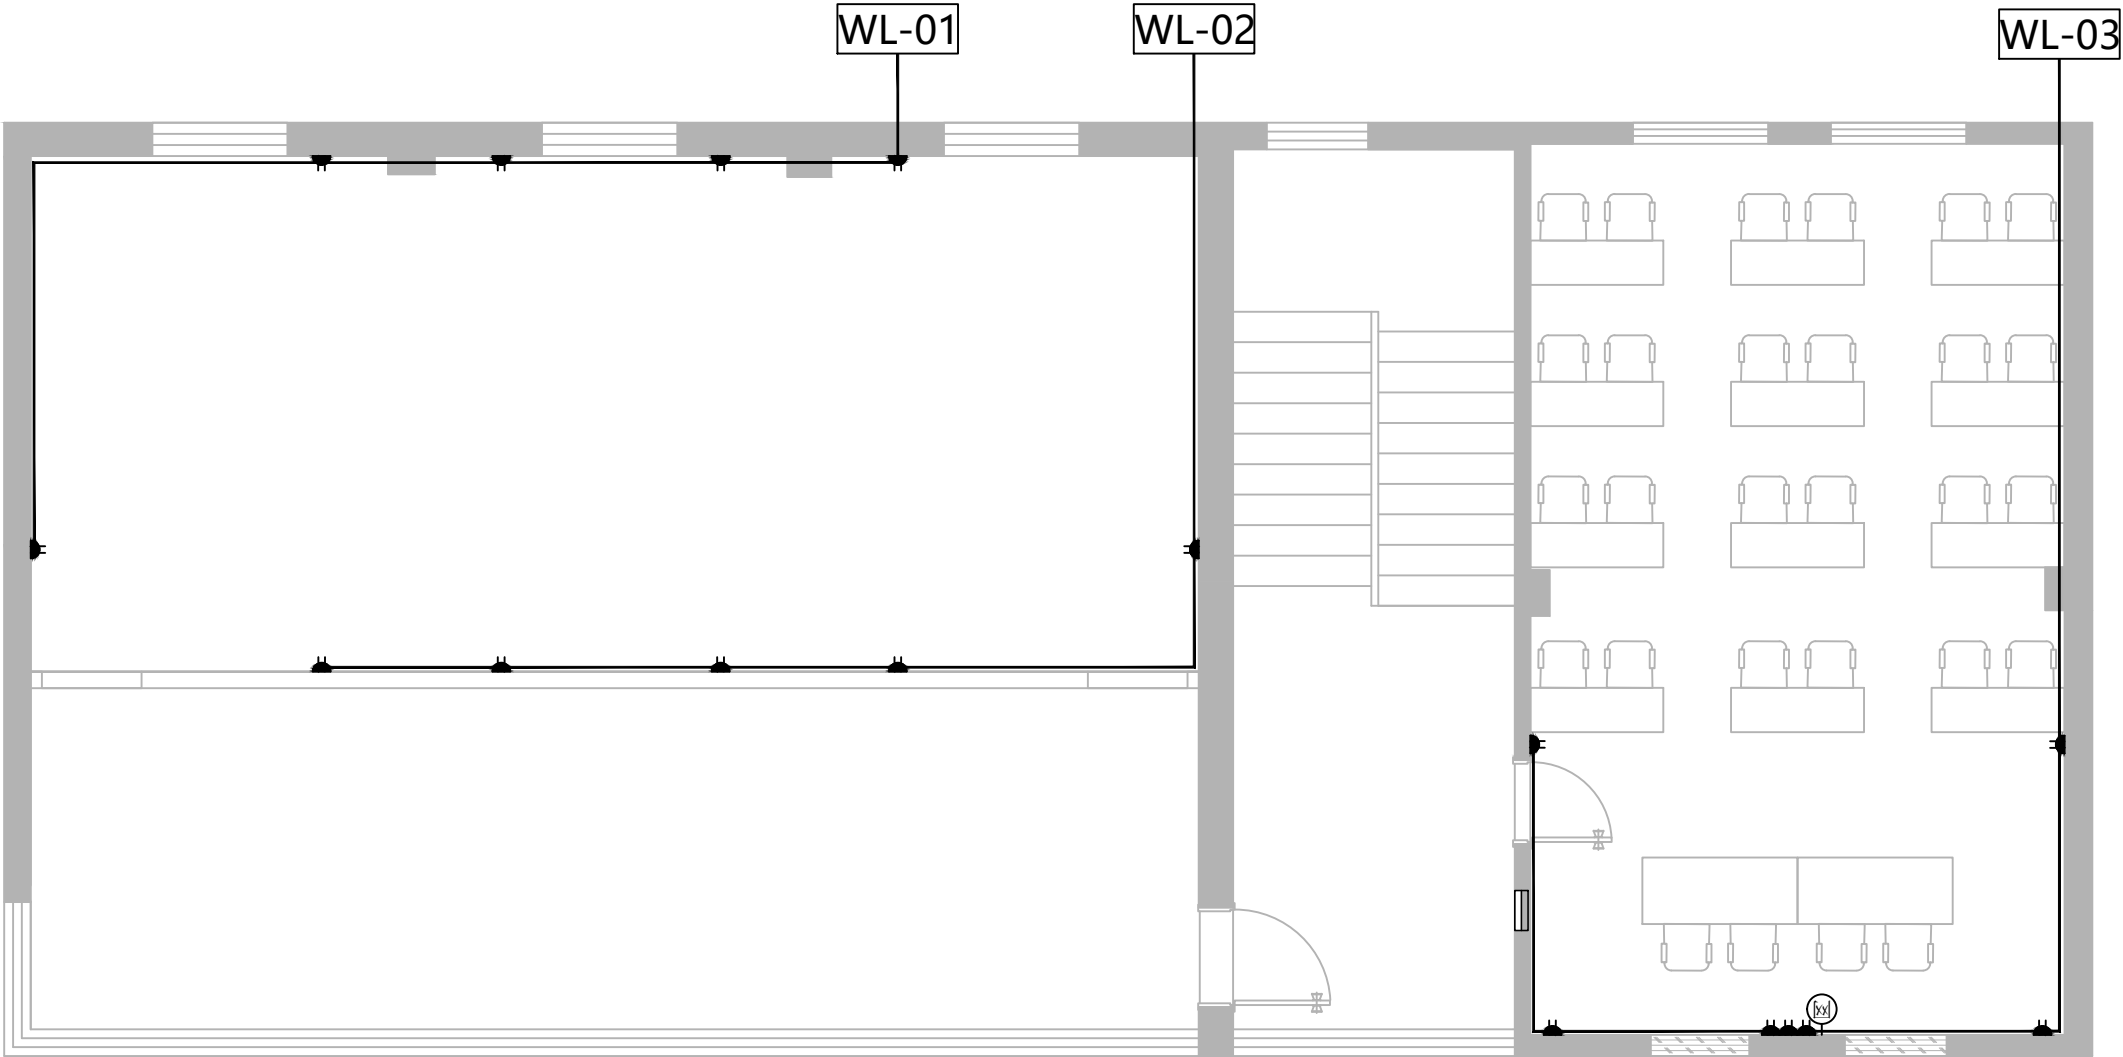

ARCHITECTURAL PLAN

三层插座布置图


SCALE 1:50@A4

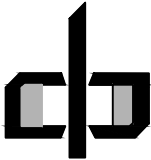

中潮博雅设计有限公司
ZHONGCHAO BOYA ENGINEERING
DESIGN CO., LTD

会 签			
总 图		建 筑	●
结 构		给 排 水	
暖 通		电 气	
动 力		弱 电	
自 控			
业 主 单 位	犁市镇人民政府		
项 目 名 称	犁市镇纪委办公场所改造提升项目		
子项名称			
图 纸 名 称			
工 程 号			
阶 段	施工图	图 号	JS57
专 业	建 筑	比 例	详图
出图日期	2026. 07		
项目 负责人	赵春燕	赵春燕	
专业 负责人	李立涛	李立涛	
审 定	李立涛		
校 审	黄强	黄强	
设 计	夏春燕	夏春燕	


图	建	建	建	建	建
总	结	结	结	结	结
会	签	会	签	会	签

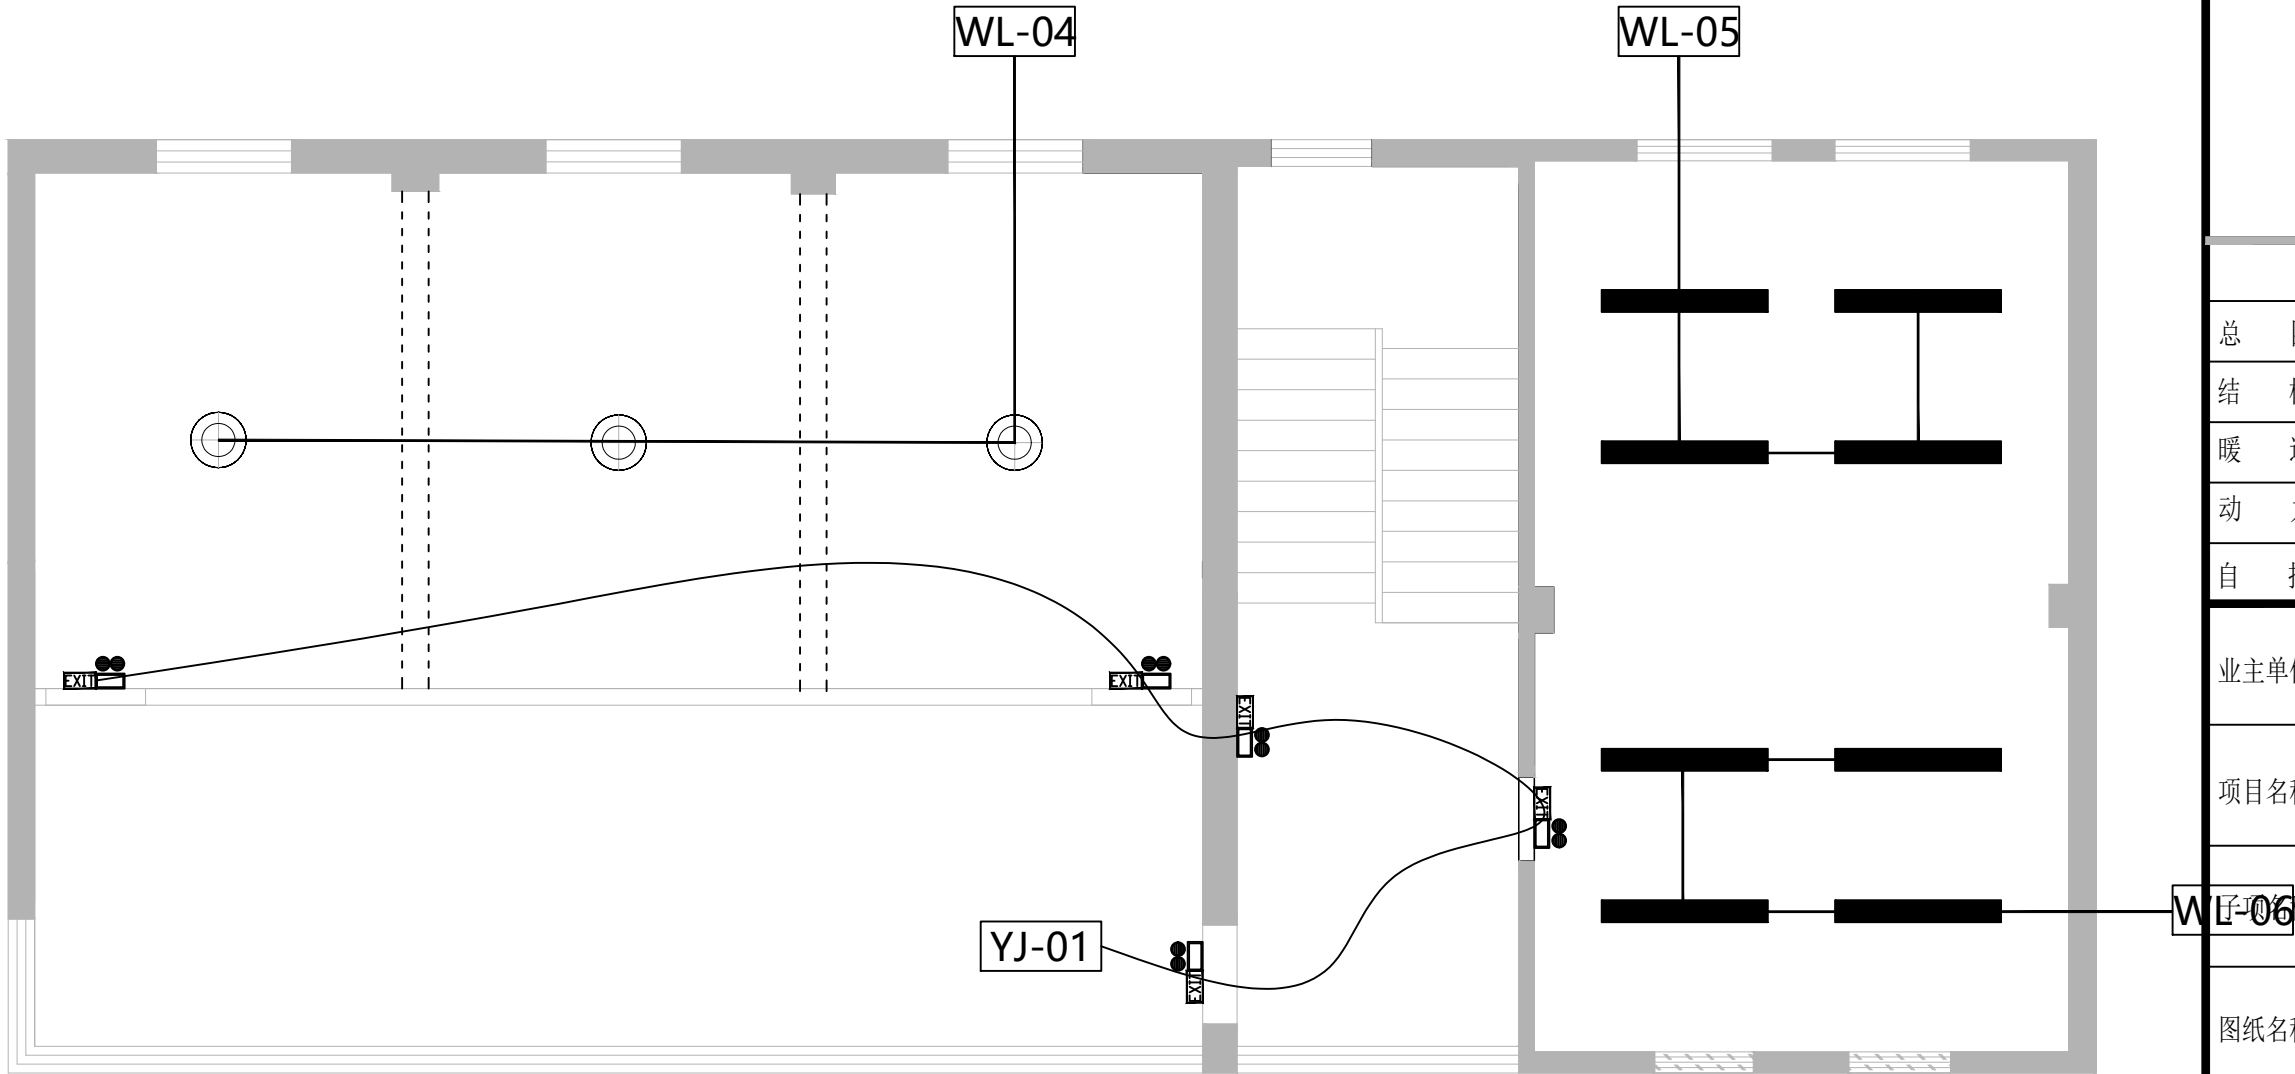

ARCHITECTURAL PLAN

三层开关布置图

SCALE 1:50@A4

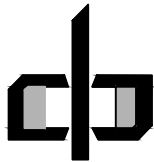


中潮博雅设计有限公司
ZHONGCHAO BOYA ENGINEERING
DESIGN CO., LTD

会 签			
总 图		建 筑	●
结 构		给 排 水	
暖 通		电 气	
动 力		弱 电	
自 控			
业 主 单 位	犁市镇人民政府		
项 目 名 称	犁市镇纪委办公场所改造提升项目		
子 项 目 名 称	WL-06		
图 纸 名 称			
工 程 号			
阶 段	施工图	图 号	JS58
专 业	建 筑	比 例	详图
出图日期	2026. 07		
项目负责人	赵春燕	赵春燕	
专业负责人	李立涛	李立涛	
审 定	李立涛	李立涛	
校 审	黄强	黄强	
设 计	夏春燕	夏春燕	

* 本图纸版权属中潮博雅设计有限公司所有。
* 本图纸需手续齐全方可用于施工。

总图	建筑	给排水	电气		
结构					
暖通					
会签					


* 本图纸版权属中潮博雅设计有限公司所有。
* 本图纸需手续齐全方可用于施工。

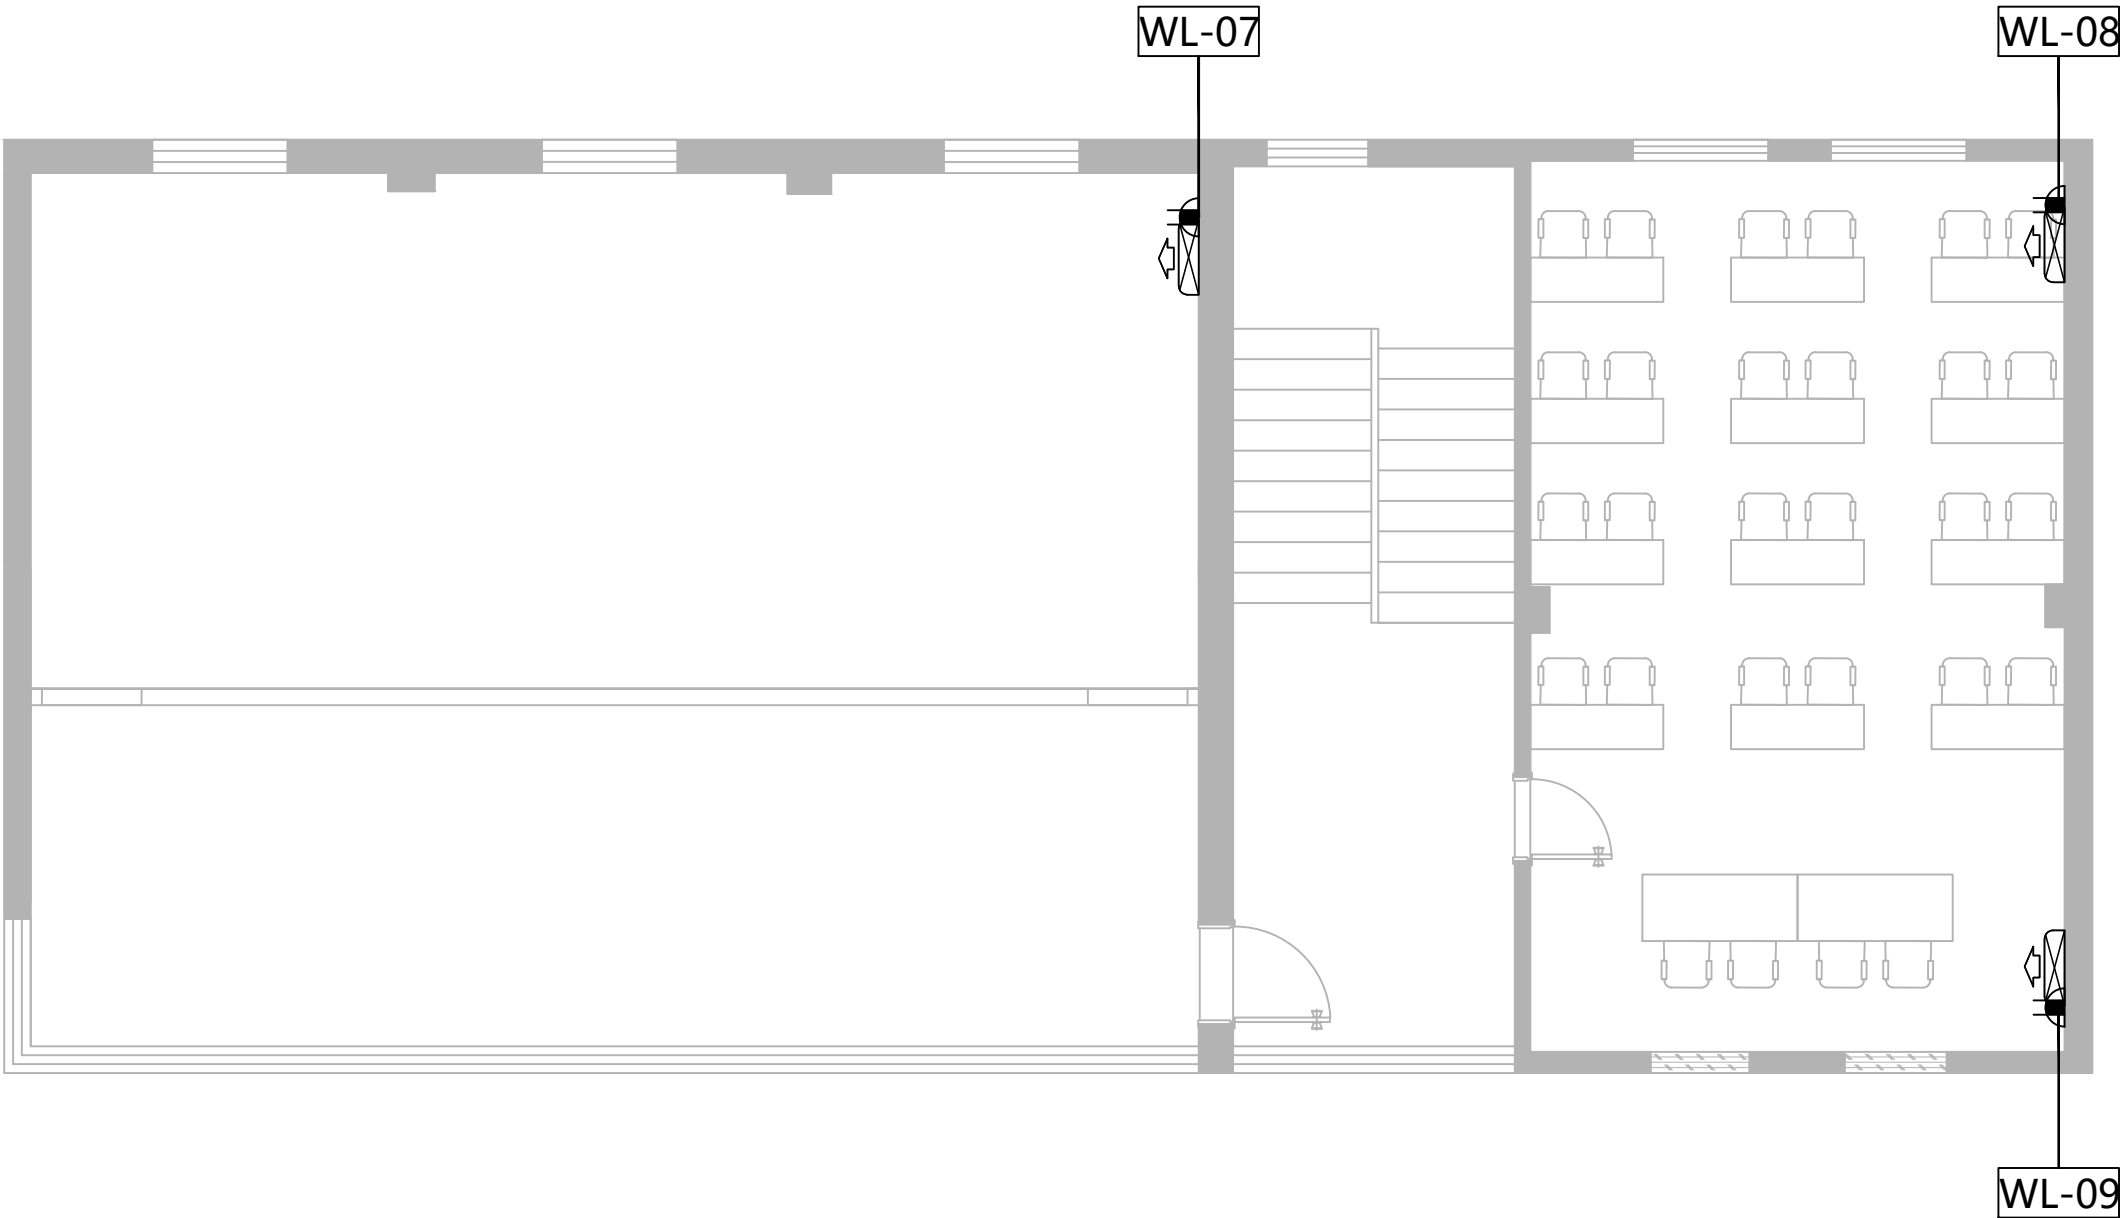

ARCHITECTURAL PLAN

三层空调布置图

SCALE 1:50@A4

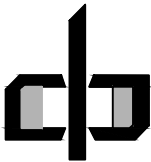


中潮博雅设计有限公司
ZHONGCHAO BOYA ENGINEERING
DESIGN CO., LTD

会 签			
总 图		建 筑	●
结 构		给 排 水	
暖 通		电 气	
动 力		弱 电	
自 控			
业主单位	犁市镇人民政府		
项目名称	犁市镇纪委办公场所改造提升项目		
子项名称			
图纸名称			
工程号			
阶 段	施工图	图 号	JS59
专 业	建 筑	比 例	详图
出图日期	2026. 07		
项目负责人	赵春燕	赵春燕	
专业负责人	李立涛	李立涛	
审 定	李立涛	李立涛	
校 审	黄强	黄强	
设 计	夏春燕	夏春燕	

图	建	筑	电
总	结	构	气
会	签	暖	通


PE=26.4KW
PJ=21.12KW
KX=0.8
COS=0.85
IJS=112.94A

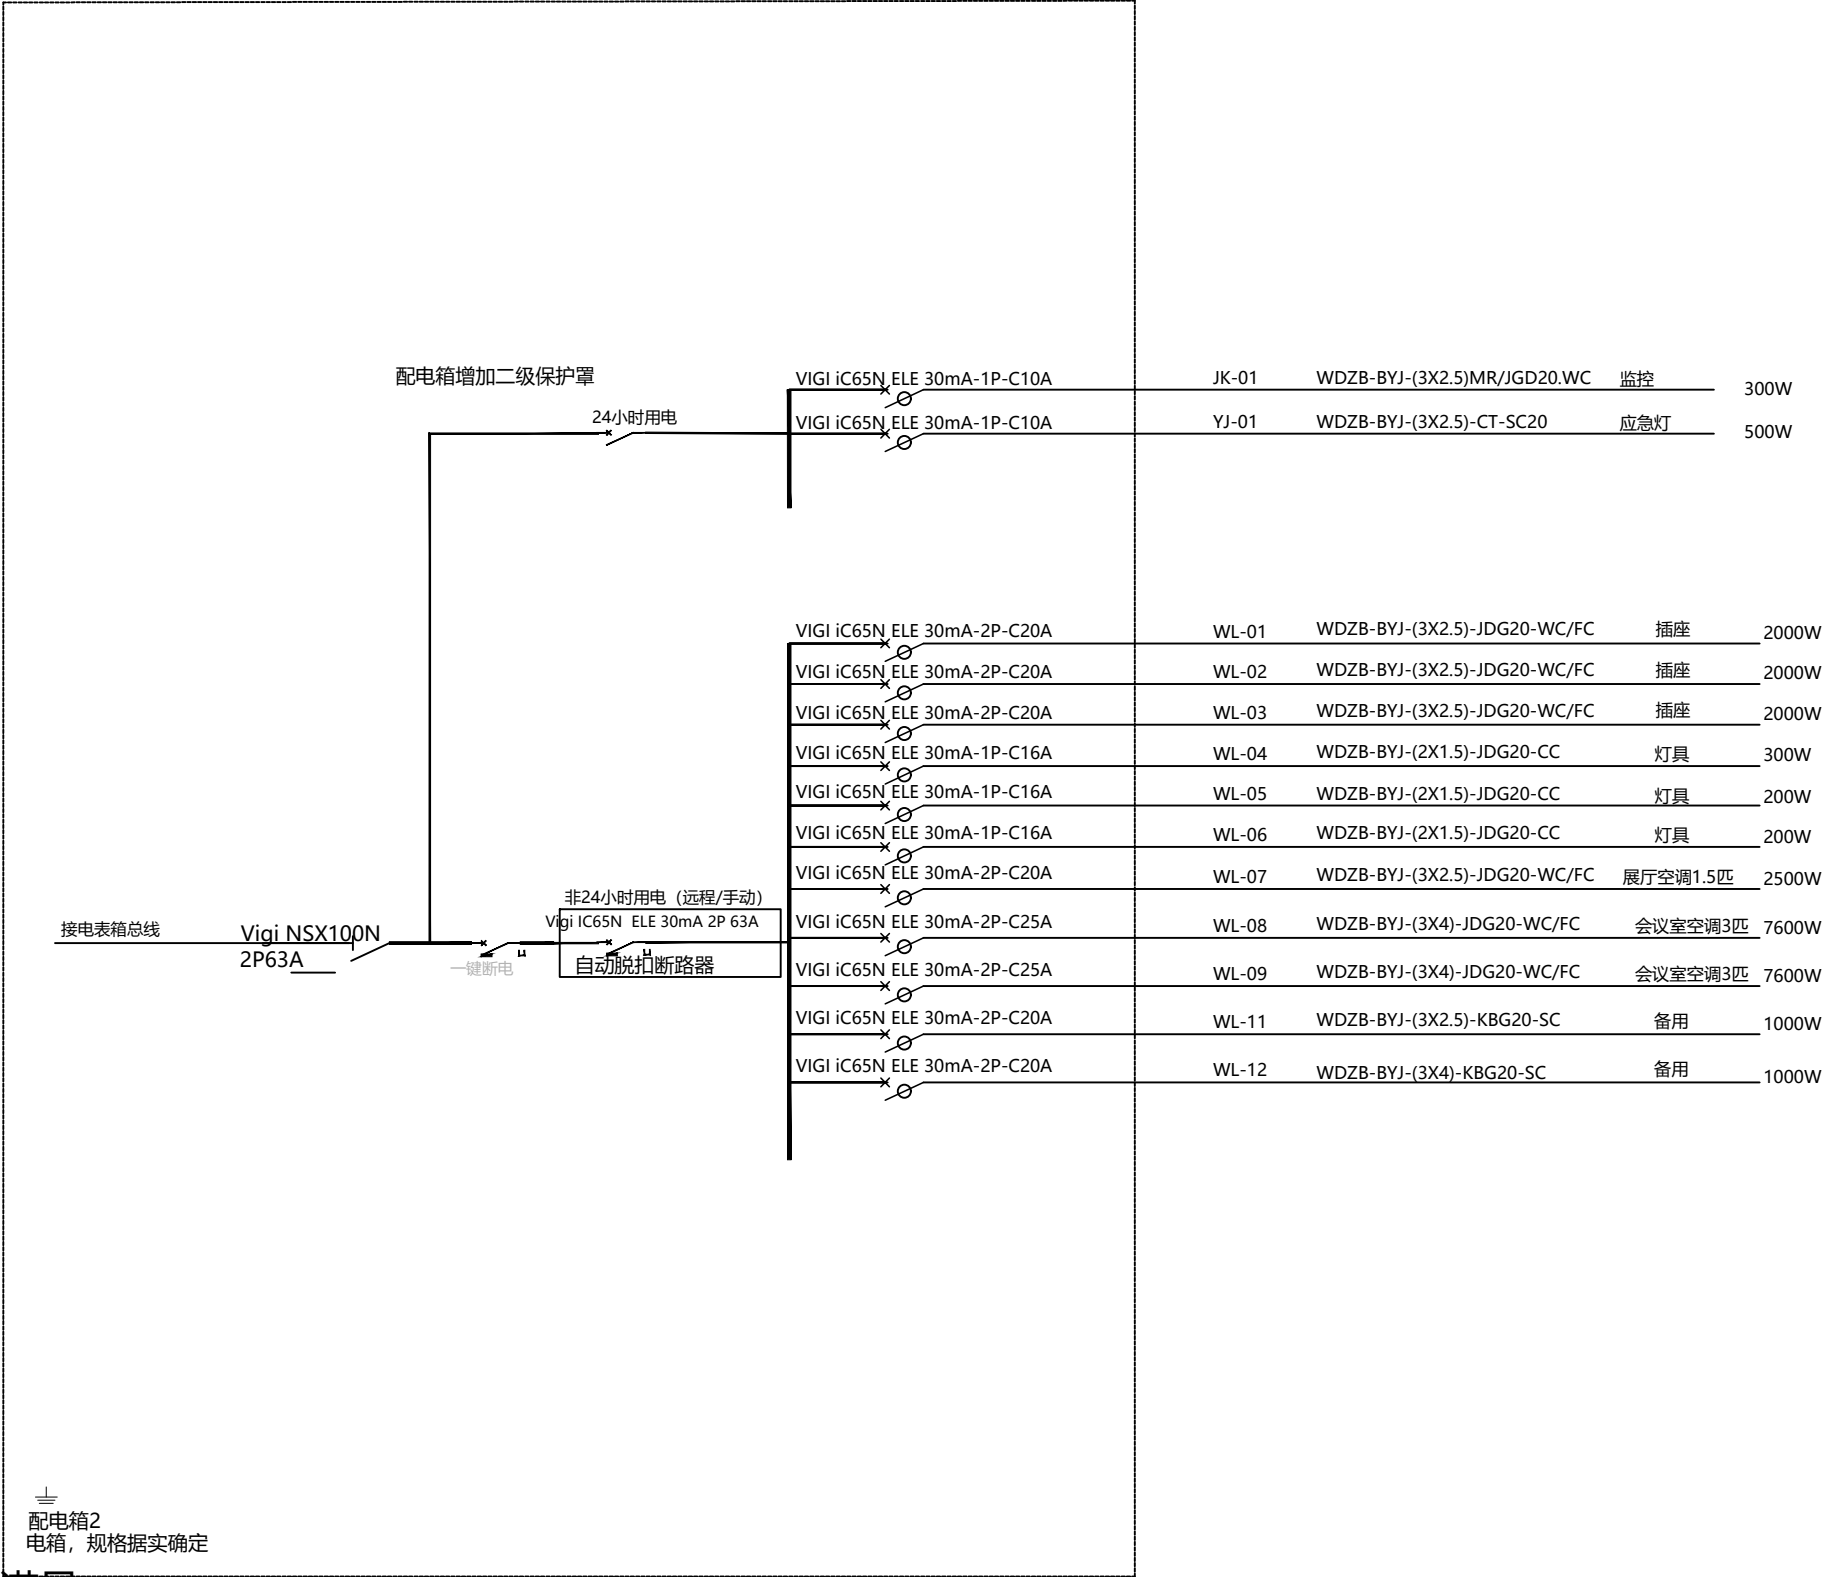

注：
1/各空开上端连线规格需满足与下端连线规格保持一致。
2/现场电工施工前先检视系统图准确性，如有不合理的地方请联系设计沟通调整。

ARCHITECTURAL PLAN


二层电路系统图 SCALE 1:50@A4

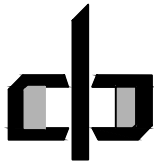

中潮博雅设计有限公司
ZHONGCHAO BOYA ENGINEERING
DESIGN CO., LTD

会 签			
总 图		建 筑	●
结 构		给 排 水	
暖 通		电 气	
动 力		弱 电	
自 控			
业 主 单 位	犁市镇人民政府		
项 目 名 称	犁市镇纪委办公场所改造提升项目		
子 项 名 称			
图 纸 名 称			
工 程 号			
阶 段	施工图	图 号	JS60
专 业	建 筑	比 例	详图
出图日期	2026. 07		
项目 负责人	赵春燕	赵春燕	
专业 负责人	李立涛	李立涛	
审 定	李立涛	李立涛	
校 审	黄强	黄强	
设 计	夏春燕	夏春燕	

会 签		总 图	建 筑
		结 构	给 排 水
		暖 通	电 气

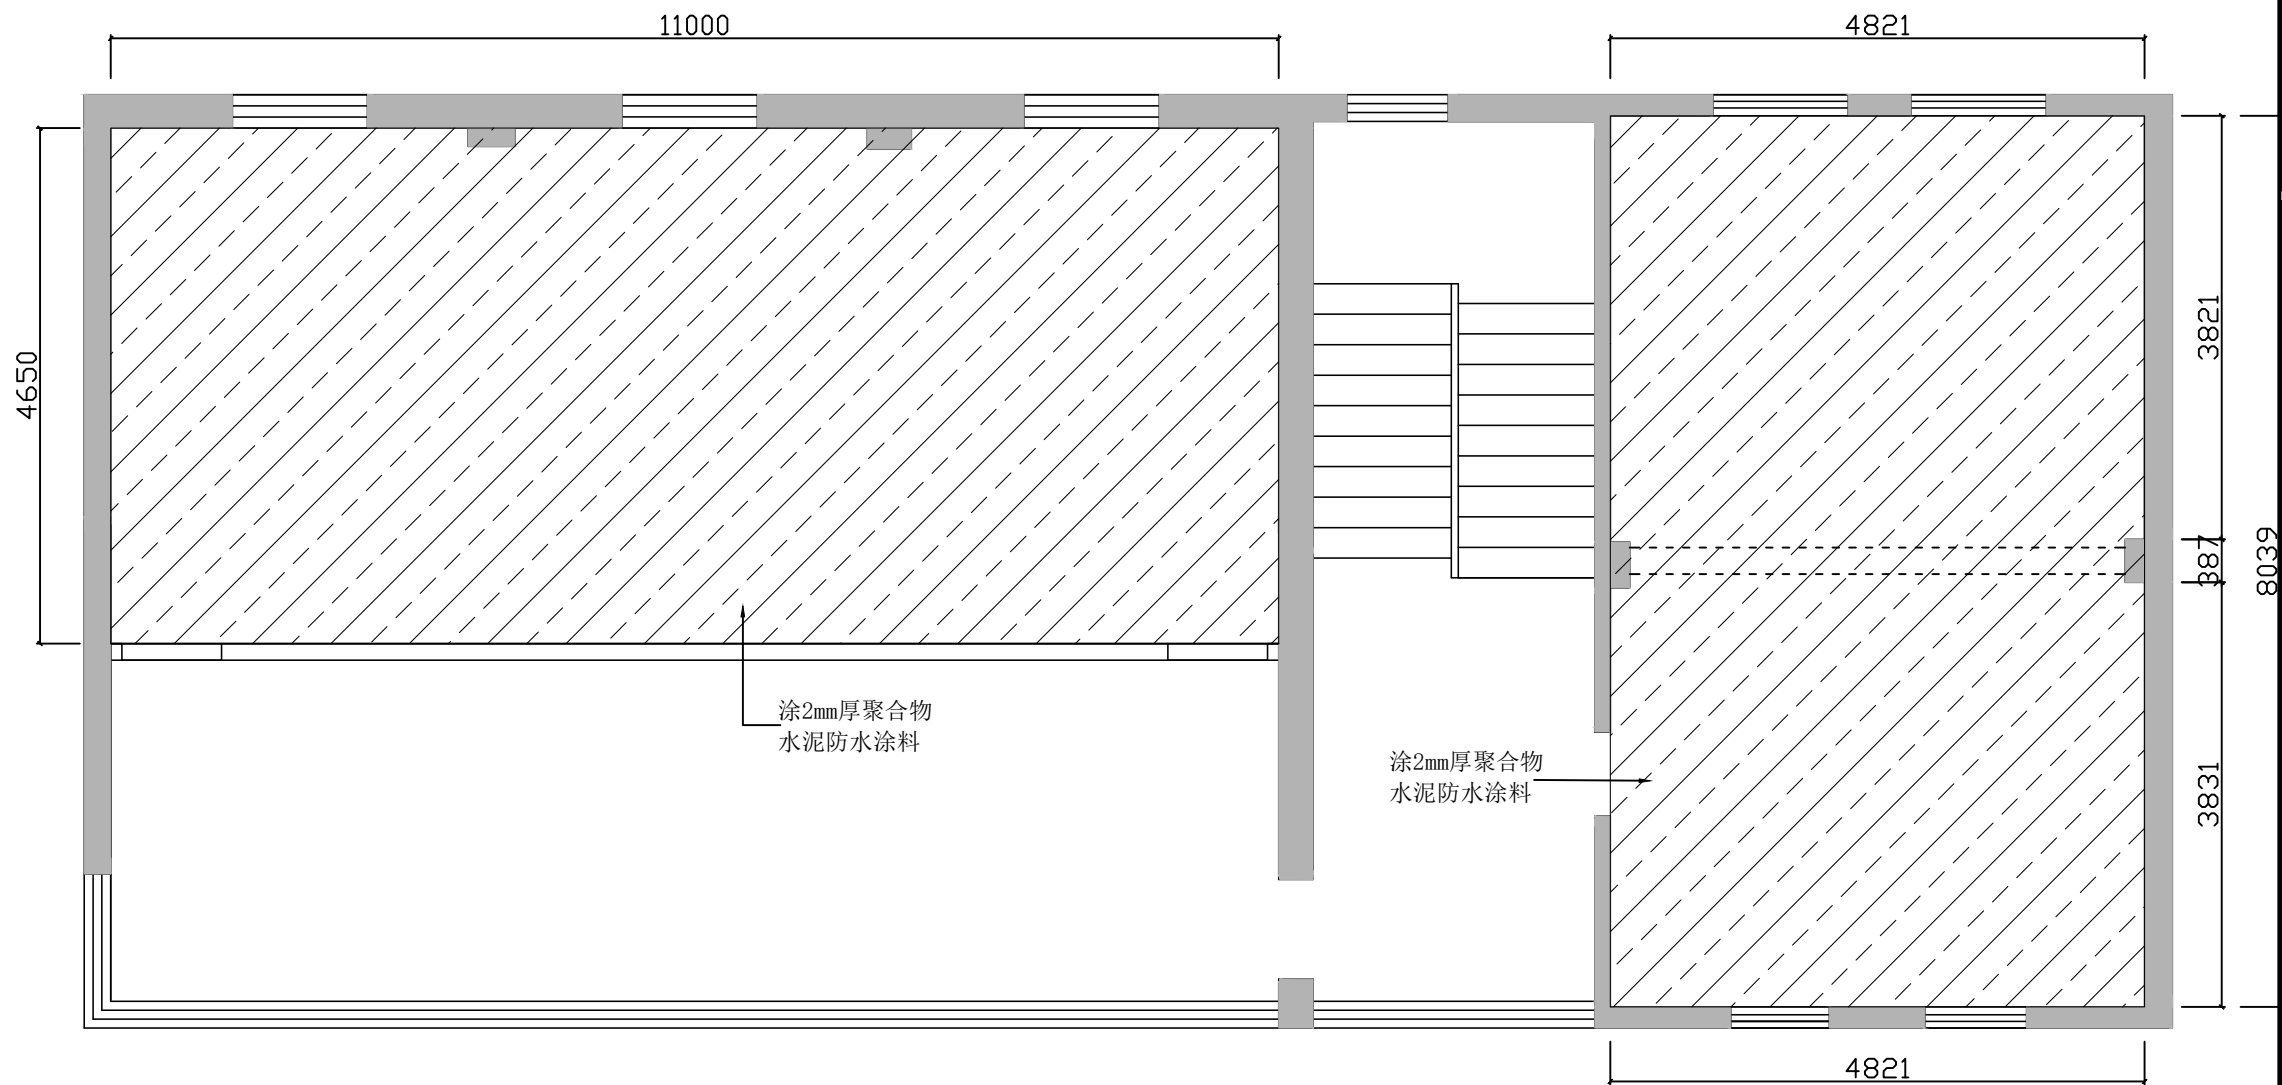


* 本图纸版权属中潮博雅设计有限公司所有。
* 本图纸需手续齐全方可用于施工。

ARCHITECTURAL PLAN

顶层施工平面图


SCALE 1:50@A4

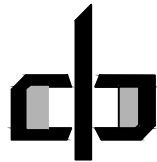

中潮博雅设计有限公司
ZHONGCHAO BOYA ENGINEERING
DESIGN CO., LTD

会 签			
总 图		建 筑	●
结 构		给 排 水	
暖 通		电 气	
动 力		弱 电	
自 控			
业主单位	犁市镇人民政府		
项目名称	犁市镇纪委办公场所改造提升项目		
子项名称			
图纸名称			
工程号			
阶 段	施工图	图 号	JS61
专 业	建 筑	比 例	详图
出图日期	2026. 07		
项目负责人	赵春燕	赵春燕	
专业负责人	李立涛	李立涛	
审 定	李立涛	李立涛	
校 审	黄强	黄强	
设 计	夏春燕	夏春燕	


建筑	给排水	电气	
图总	构结	暖通	
会签			

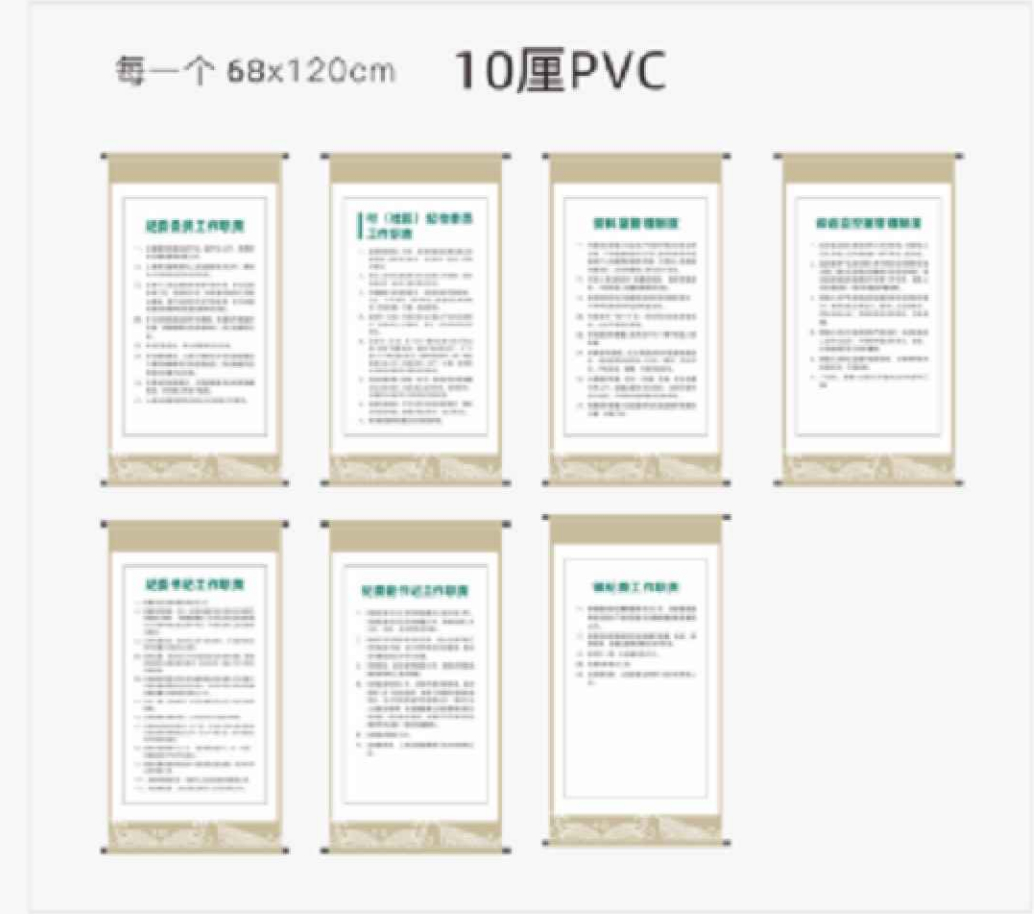

墙面尺寸3.7X2.8m 画面尺寸3.1x1.08m




墙面尺寸5X2.8m

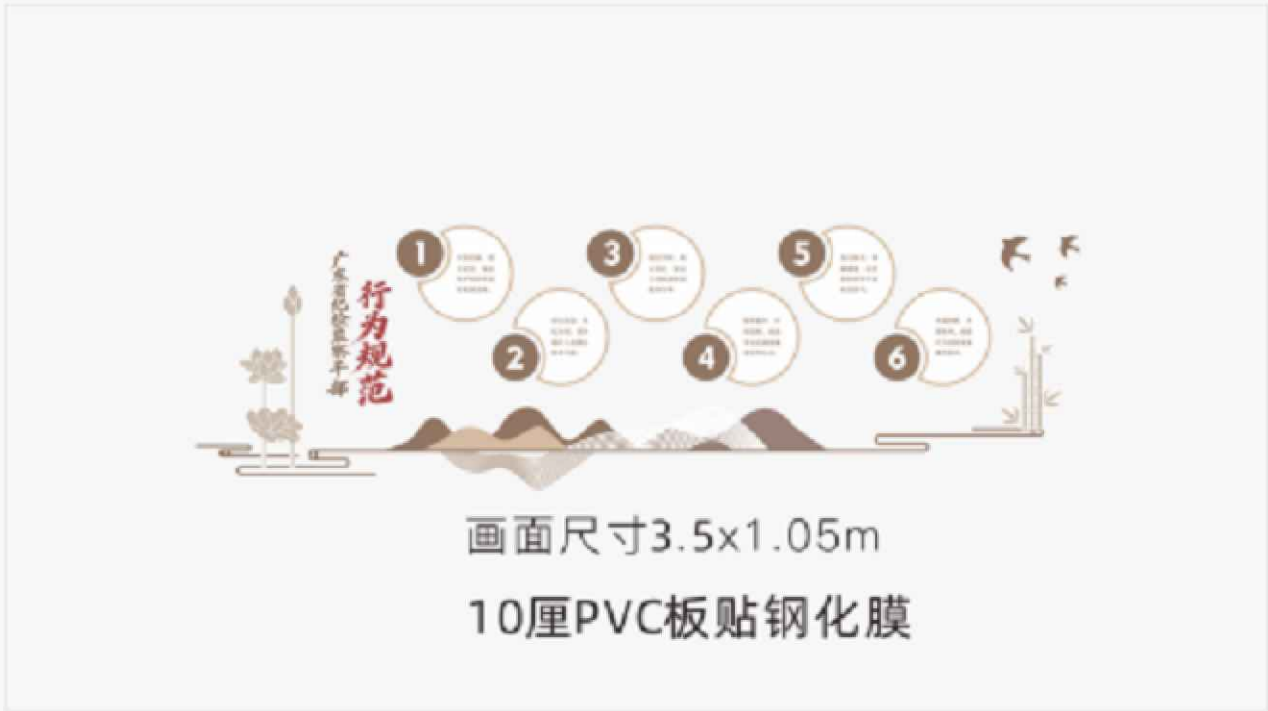

ARCHITECTURAL PLAN

广告物料施工平面图

SCALE 1:50@A4

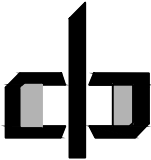

中潮博雅设计有限公司
ZHONGCHAO BOYA ENGINEERING
DESIGN CO., LTD

会 签			
总 图		建 筑	●
结 构		给 排 水	
暖 通		电 气	
动 力		弱 电	
自 控			
业 主 单 位	犁市镇人民政府		
项 目 名 称	犁市镇纪委办公场所改造提升项目		
子 项 名 称			
图 纸 名 称			
工 程 号			
阶 段	施工图	图 号	JS62
专 业	建 筑	比 例	详图
出图日期	2026. 07		
项目 负责人	赵春燕	赵春燕	
专业 负责人	李立涛	李立涛	
审 定	李立涛		
校 审	黄强	黄强	
设 计	夏春燕	夏春燕	